


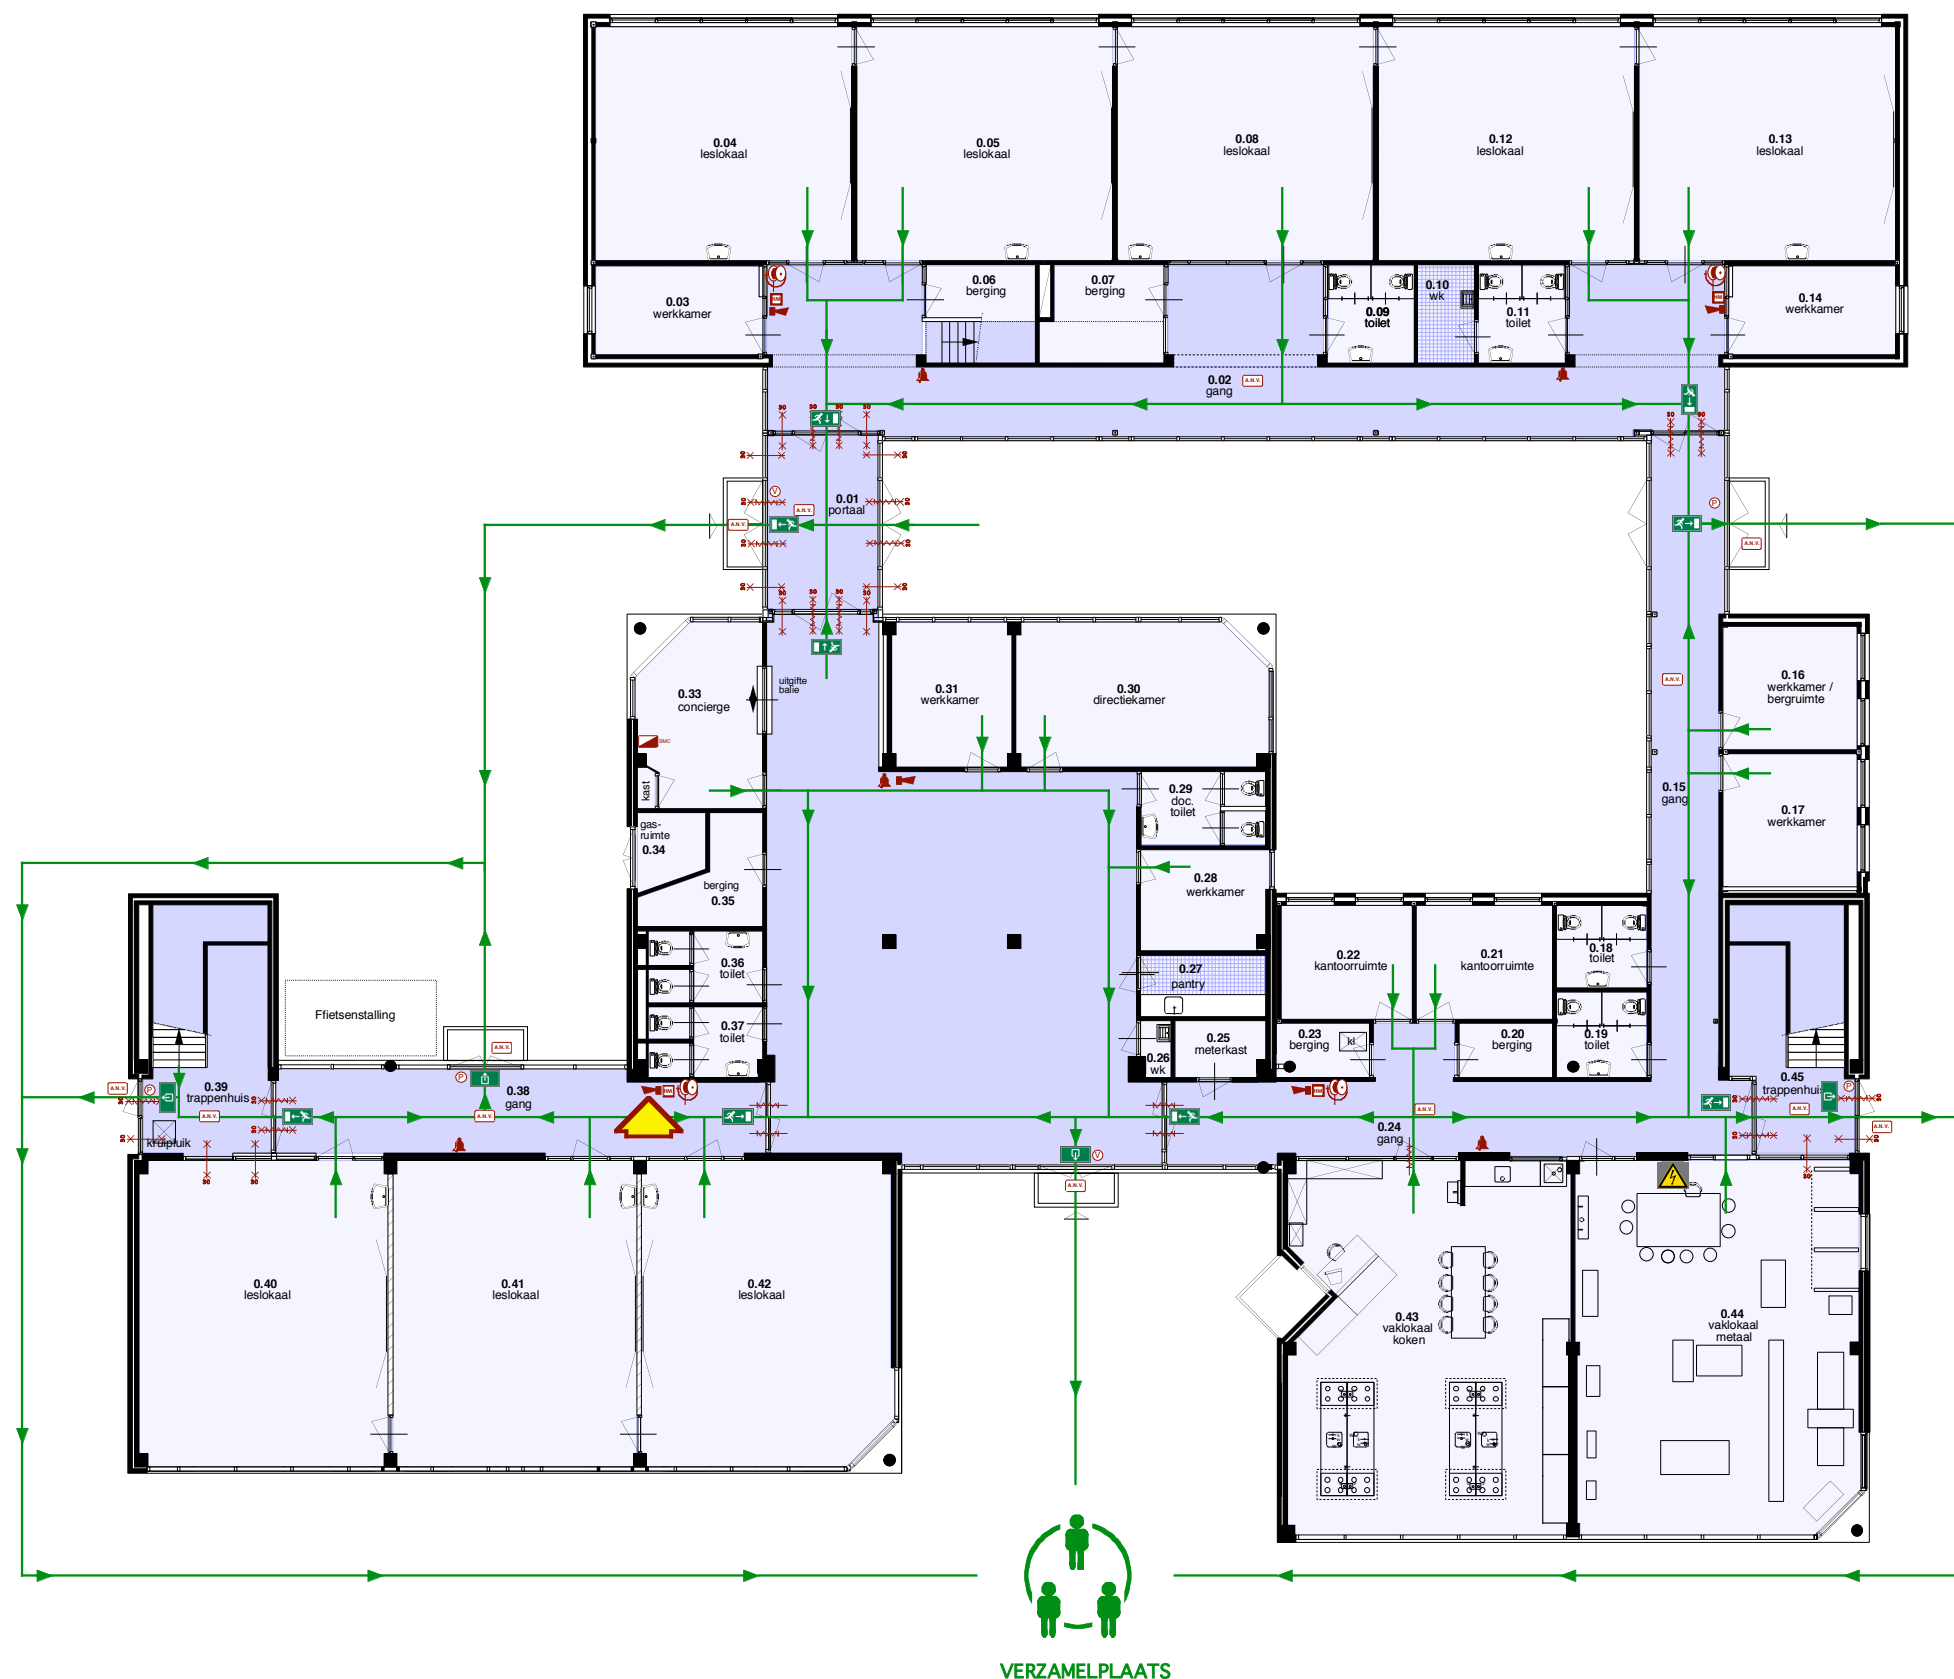

- Renvoel:**
- Signaalgever (slow whoop)
 - Lestijd signaalgever
 - Ruimte v.v. algemene noodverlichting
 - Meterkast
 - Transparantverlichtingsarmatuur t.b.v. UITGANG conform NEN 6088
 - Transparantverlichtingsarmatuur t.b.v. vluchtwegaanduiding rechtdoor of naar beneden
 - Transparantverlichtingsarmatuur t.b.v. vluchtwegaanduiding (naar links)
 - Transparantverlichtingsarmatuur t.b.v. vluchtwegaanduiding (naar rechts)
 - Brandslanghaspel
 - Handbrandmelder
 - Brandmeldcentrale (type C)
 - Brandwerende zelfsluitende deur 30 min wdbdo
 - Brandwerende 30 min wdbdo scheiding
 - Vluchtslot, afsluitbaar met paniekslot
 - Vluchtslot, afsluitbaar met loopslot
 - Vluchtroute binnen en buiten
 - U BEVINDT ZICH HIER

Horizon, Schreuder College,
begane grond.

Mp **Maissan**
planadviezen B.V.
bouwkundig ingenieurs- en adviesbureau
postbus 45 - 3190 aa Hoogvliet - tel 010 - 2954747 fax 010 - 4721511

opdrachtgever: Stichting Stek jeugdzorg,
werk: **Brand& Ontruimingsplan**,
onderdeel: plattegrond, begane grond/ Max J. Schreuderschool Noord
tekeningnummer: 0405.02 blad 01
schaal 1:200
getekend G.K. d.d. 17-11-2006
MATEN IN HET WERK TE CONTROLEREN