

renvooi:

	Noodverlichting TL
	Noodverlichting Armatuur
	Noodverlichting Wandarmatuur
	Vluchtweg signalering
	Optische Rookmelder
	Akoestisch Signaalgever Slow Whoop
	Nevenindicator
	Deurmagneet
	Handbrandmelder Opbouw

	compartimentering WBDBO 60 minuten
	vluchtweg richting
	deur zelsluitend WBDBO 60 minuten
	deur zelfsluitend
	WBDBO 60 minuten
	brandslanghaspels
	Panieksluiting
	Kruipluik

ir. A.G. Blokland
A.G. Vermeulen arch. avb

Zijpendaalseweg 25
6814 CC Arnhem
Tel.: (026) 4452451

Fax: (026) 4430934
E-mail: info@gaj.nl
Internet: www.gaj.nl

project: Verbouw Oosterlicht College te Vianen

opdrachtgever: Gemeente Vianen


onderwerp: 1e verdieping t.b.v. gebruiksvergunning

fase: Uitvoering

get: TGN
datum: 24-10-2007
wijziging: A:
D:

schaal: 1:50
gecontroleerd:
B:
E:

afmeting: A2
bestand: 2019 GV02-001.2019 GV02
C:
F:

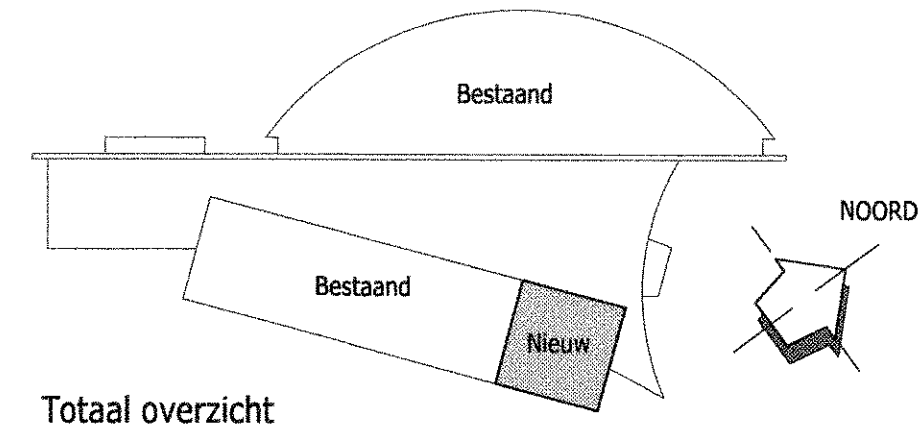

Totaal overzicht

gaj architecten