



Fietsenstalling  
Schaal 1 : 50

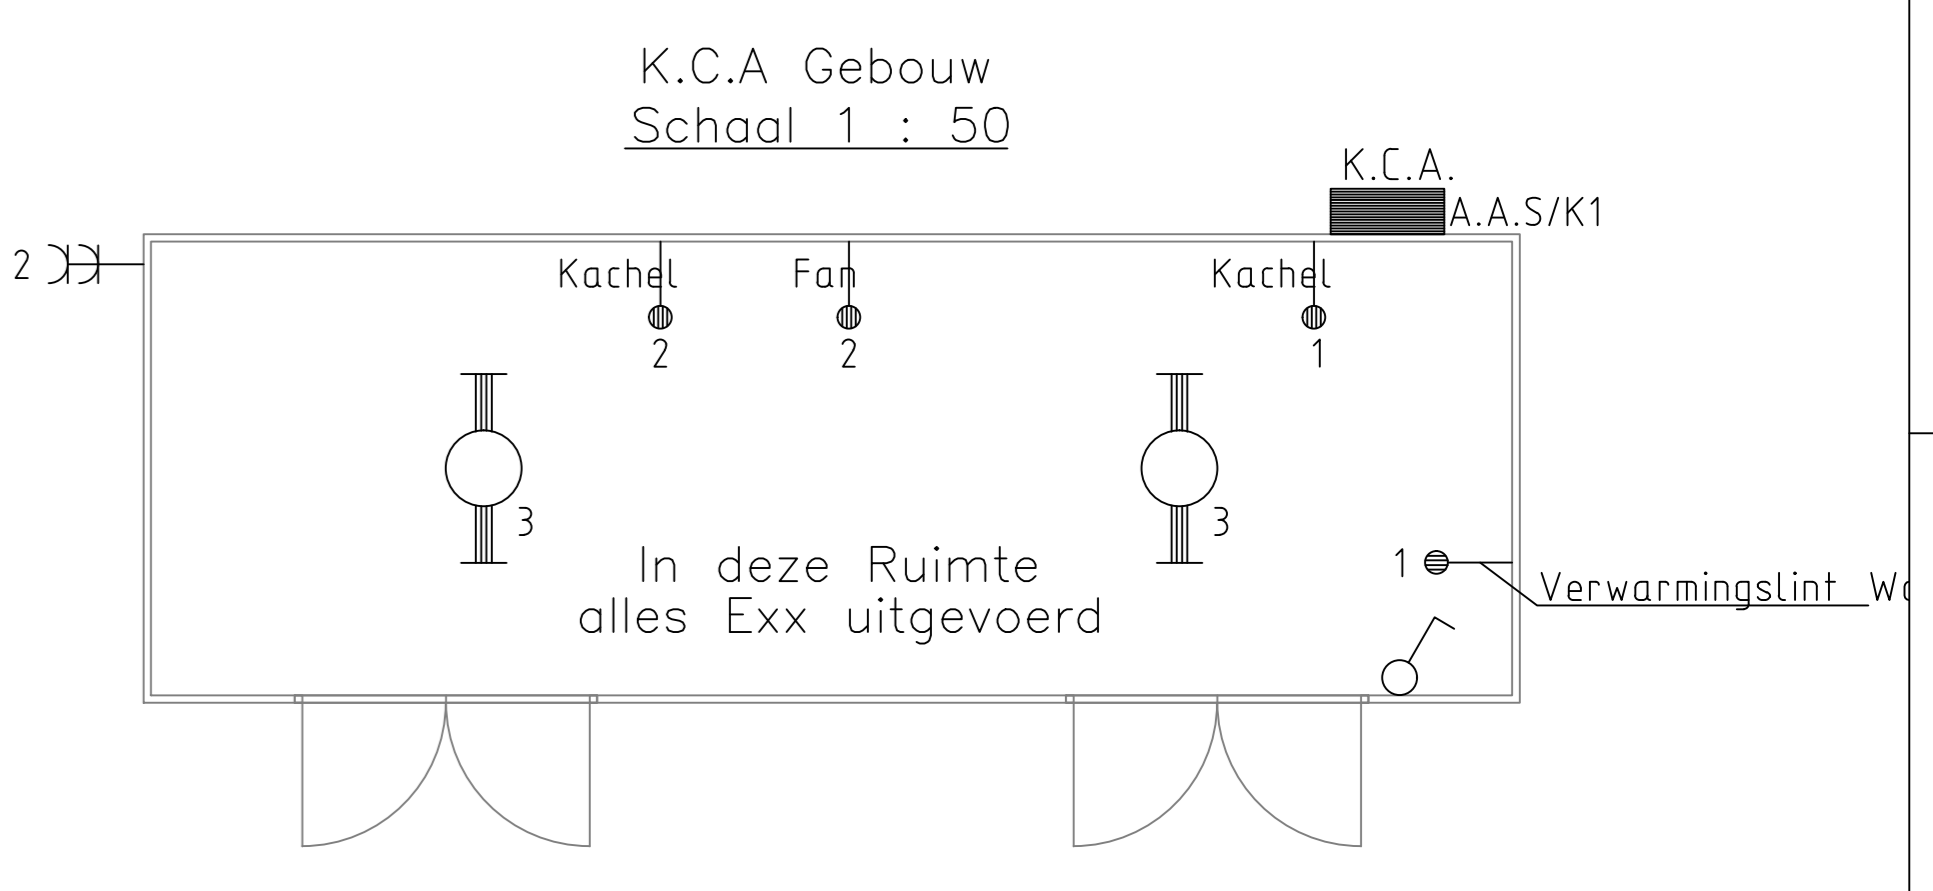

K.C.A. Gebouw  
Schaal 1 : 50

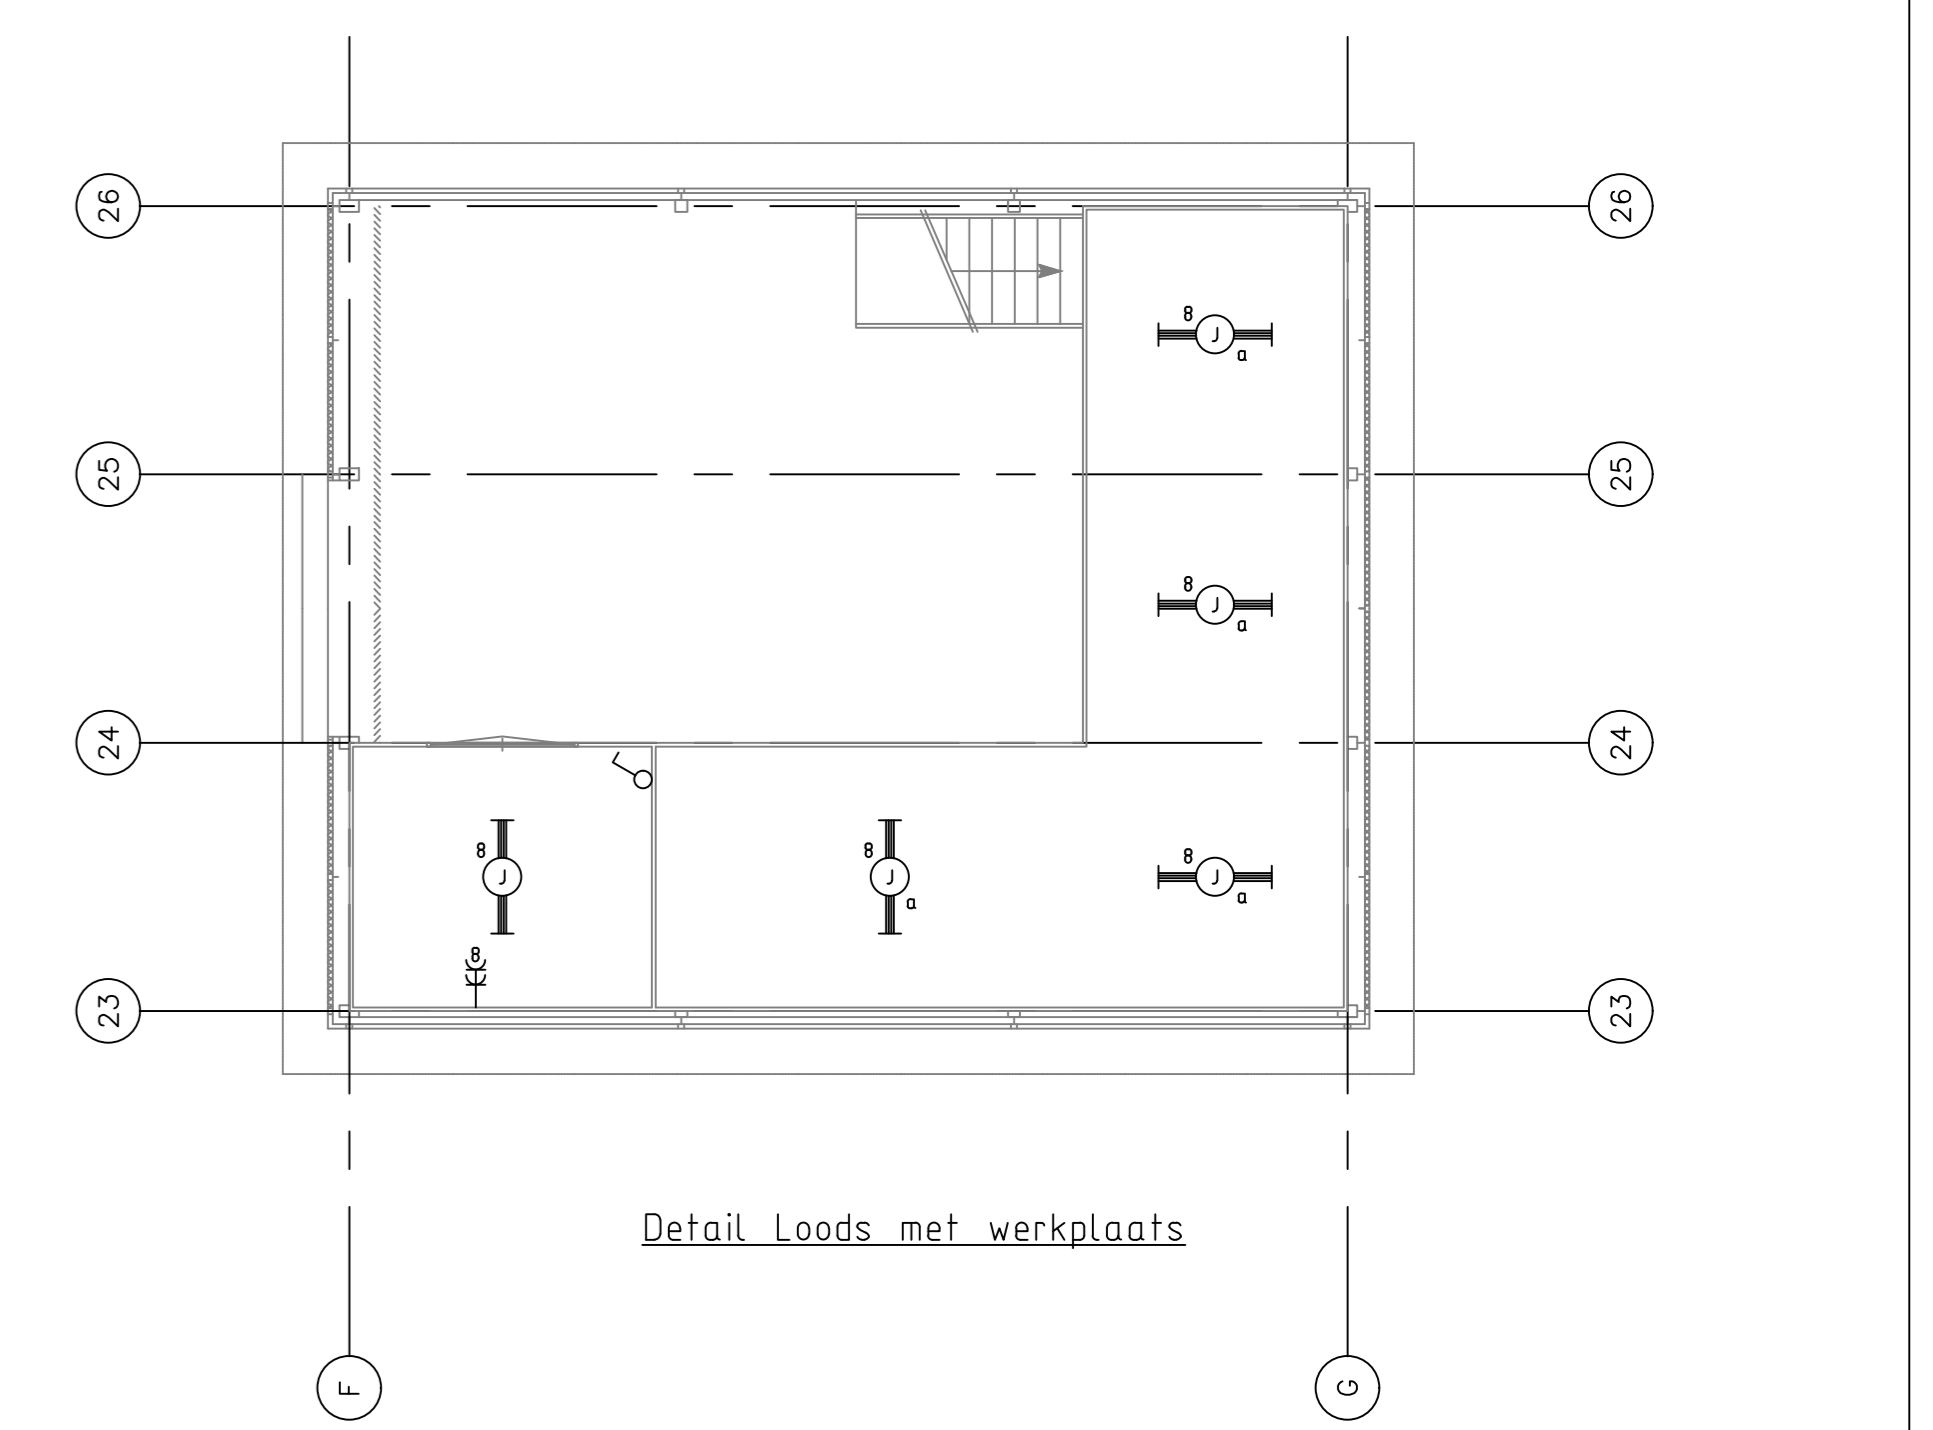

Detail Loads met werkplaats

Renvoii :

|  |                                     |  |                             |
|--|-------------------------------------|--|-----------------------------|
|  | : TLD58W/83                         |  | : Enkele WCD met Randaarde  |
|  | : TLD58W/83                         |  | : Dubbele WCD met Randaarde |
|  | : 1PL 9WL                           |  | : Krccht WCD 400V           |
|  | : TLD36W/83                         |  | : Loos Asp                  |
|  | : TLD58W/83                         |  | : Bedraad Asp               |
|  | : TLD36W/83                         |  | : Bedraad Asp 230V          |
|  | : --                                |  | : Bedraad Asp 400V          |
|  | : TLD36W/83                         |  | : Pulsedrukker              |
|  | : --                                |  | : Osram Wandlamp 80W        |
|  | : TLD36W/83                         |  | : Bewegingsmelder ( 90° )   |
|  | : PL 10W/83                         |  | : Bewegingsmelder ( 360° )  |
|  | : HIT 150W                          |  | : Handbrandmelder           |
|  | : TLD58W/83                         |  | : Slowhoop                  |
|  | : TLD58W/83                         |  | : Tijd klok                 |
|  | : TLD58W/83                         |  | : Ventilator                |
|  | : TLD58W/83                         |  | : Nooduit ( vluchtweg )     |
|  | : HG 50W                            |  | : Uit                       |
|  | : TLD58W/83                         |  | : Verdelinrichting          |
|  | : Son-T 70W                         |  |                             |
|  | : Noodverlichting                   |  |                             |
|  | : Enkelpolige Schakelaar            |  |                             |
|  | : Enkelpolige Schakelaar met dimmer |  |                             |
|  | : Enkelpolige Wisselchakelaar       |  |                             |
|  | : Enkelpolige Serieschakelaar       |  |                             |

**GEMEENTE BARENDRECHT**

Albert Plesmanweg 7-9, Rotterdam.  
Telefoon 010-4601570. Fax 010-4952636

**SYNORGA**

Datum: 22-04-2005  
Schaal: 1:100  
Getekend: RB

Opdrachtgever: GEMEENTE BARENDRECHT  
Project: " Gemeentewerf en Brandweerpost "

Ontwerper: te Barendrecht

Formaat: Tekening nr.: 24400166-12-100  
Blad: 100

Copyright reserved

File: 24400166-12-100.dwg