


RENVOOI

SYMBOL	OMSCHRIJVING	HOOGTE
	ARMATUUR MET FLUORESCENTIEBUSLAMP	
	ARMATUUR MET FLUORESCENTIEBUSLAMP + HOODUNIT	
	ARMATUUR MET FLUORESCENTIEBUSLAMP, WATERDICHT	
	ARMATUUR MET FL-LAMP	
	ARMATUUR MET FL-LAMP + HOODUNIT	
	ARMATUUR MET FL-LAMP, WATERDICHT	
	ARMATUUR MET HALOGEEN VERLICHTING	
	ARMATUUR	
	ARMATUUR + HOODUNIT	
	ARMATUUR MET FLUORESCENTIEBUSLAMP, WANDMONTAGE	2400+vl
	ARMATUUR MET FL-LAMP, WANDMONTAGE	2400+vl
	ARMATUUR MET FL-LAMP + HOODUNIT, WANDMONTAGE	2400+vl
	ARMATUUR MET GLOEDLAMP, WANDMONTAGE	2400+vl
	VLICHTWEGGELEIDINGSARMATUUR 'NOODUITGANG'	
	SCHAKELAAR ENKELPOLIG	1950+vl
	WISSELSCHAKELAAR	1950+vl
	DRIPER ENKELPOLIG	1950+vl
	ENKELPOLIGE SCHAKELAAR, WATERDICHT (overige variant)	1950+vl
	ENKELPOLIGE SCHAKELAAR, WATERDICHT (overige variant)	1950+vl
	WISSELSCHAKELAAR, WATERDICHT (overige variant)	1950+vl
	WISSELSCHAKELAAR, WATERDICHT (overige variant)	1950+vl
	PULSDRUKKER	1950+vl
	BEWEGINGSSCHAKELAAR	
	BEWEGINGSSCHAKELAAR, OP WAND	
	BRANDWEERSCHAKELAAR	3000+vl
	SLEUTELSCHAKELAAR ENKELPOLIG	1950+vl

HOOGTE IN mm BOVEN AFGEWERKTE VLOER
TENZU OP PLATTEGROND ANDERS AANGEGEVEN

OPMERKING:
 LICHTLUN

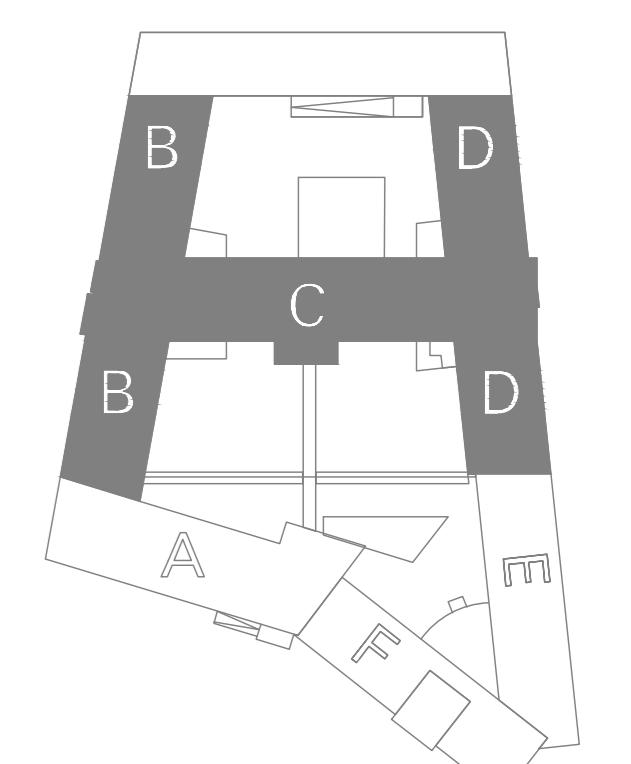

Status : **REVISIE** Bouwkundige onderlegger dd 20-02-2012

Project : RIJNVESTE 1 + 2
LEIDEN

Installatie : LICHTINSTALLATIE
BEGANE GROND BOUWDEEL B, C, D

Datum : 01-03-2012 Schaal : 1 : 100 Get. : P.T. | **Technische Installaties bv**

Projectnr. : 160310
Tekeningsnummer : BCD-00-E63-00