



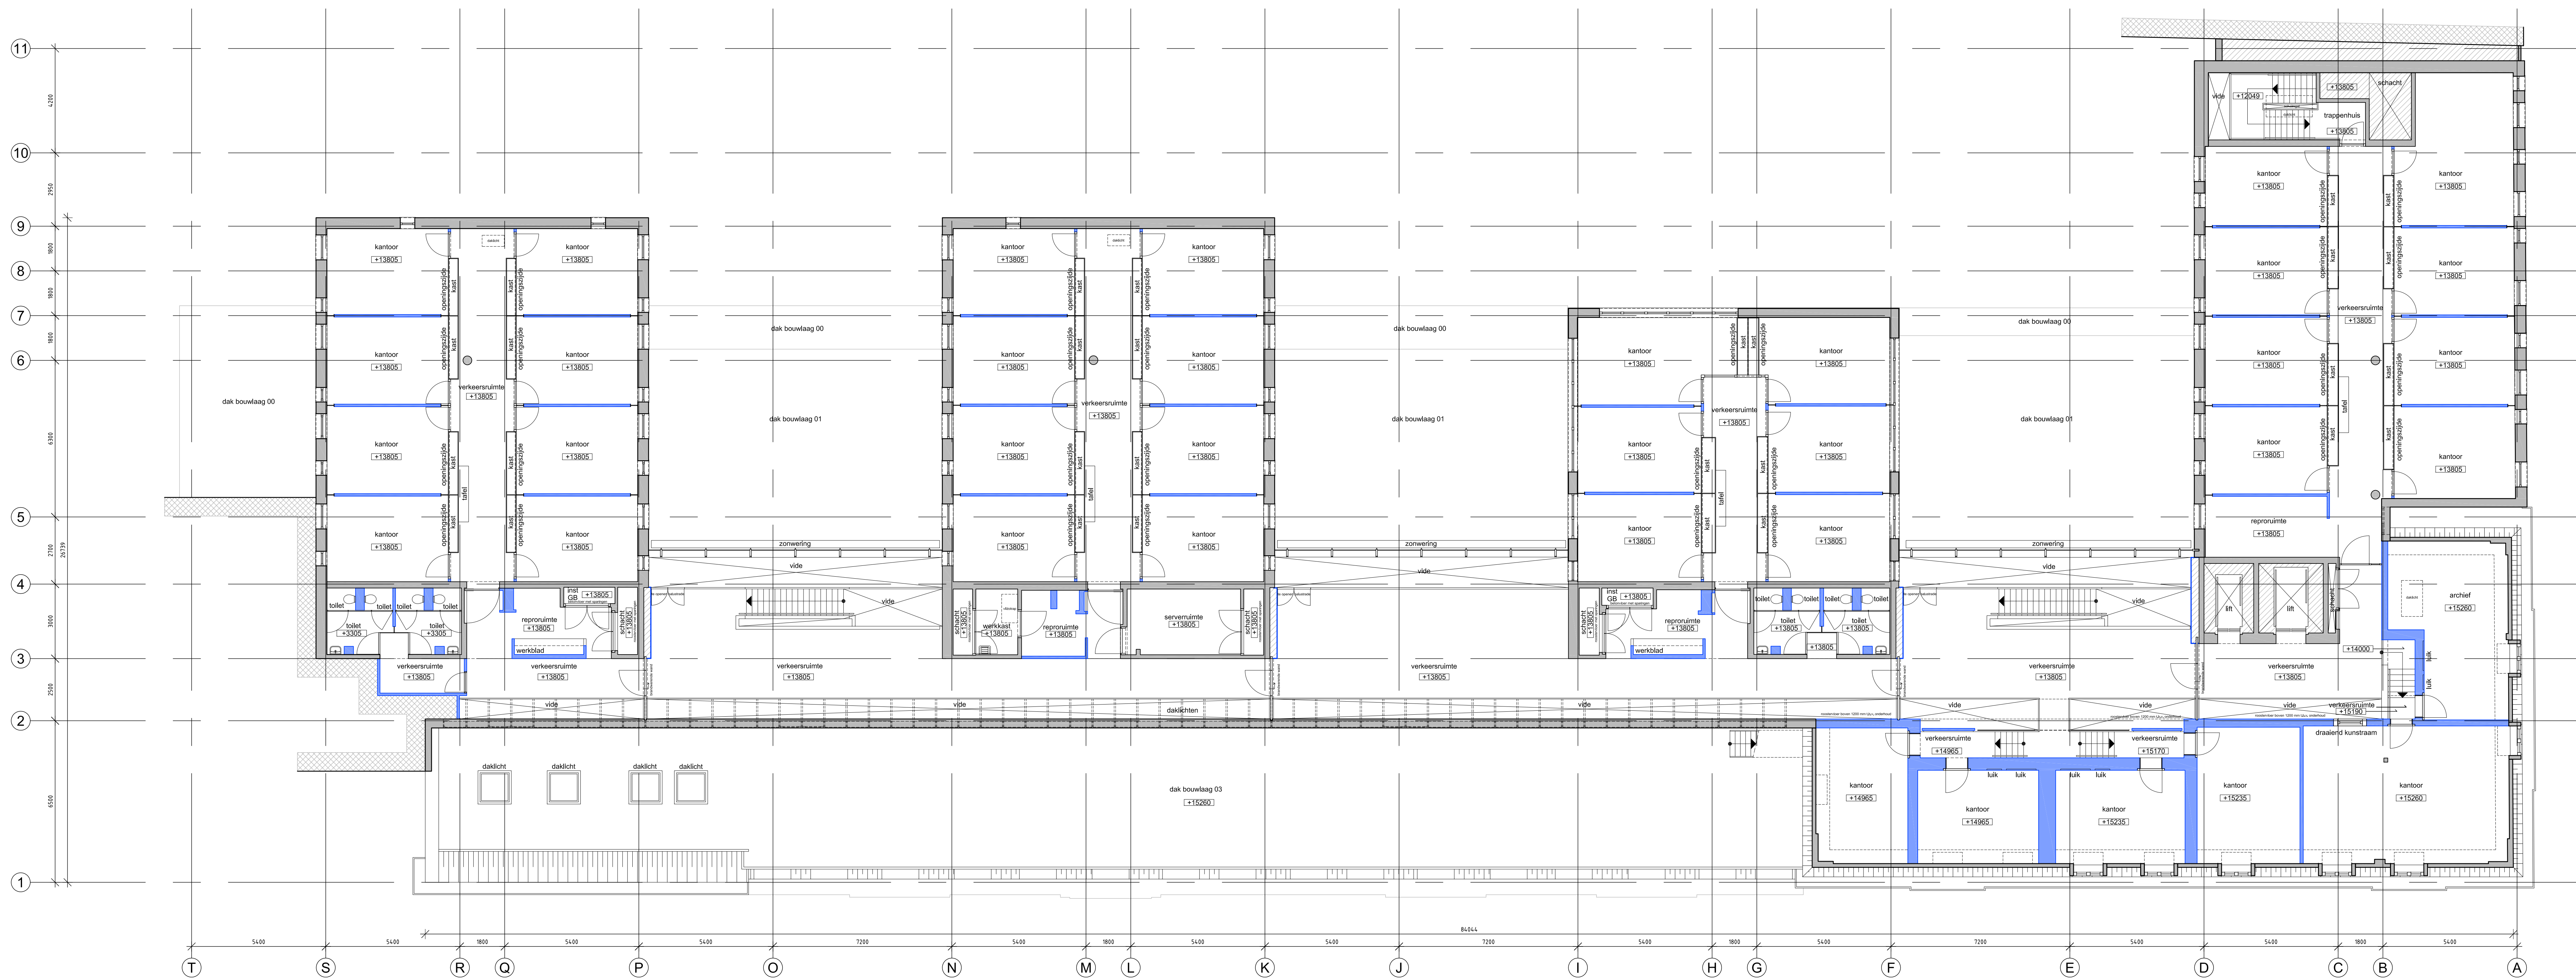

Renvooi
niet toegankelijke ruimte
geen exclusief gebruiksrecht Rgd
BSH brandslanghaspel

DBL droge blusleiding
inst installatie
GB gebouwbeheersing

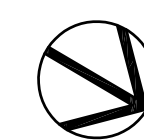

 **Rijksoverheid**
Ministerie van Binnenlandse Zaken
en Koninkrijksrelaties

Omschrijving en adres van het werk
Kantoorruimte Raad van State
Oranjestraat 15 2514 JB 's-Gravenhage

Orderver
Plattegrond
4e verdieping

Formaat A0 Schaal 1:100
Bouwdetail
Bouwlaag 04 TS-nr. TS601628

Revisie 3 en 4 Revisie 1 en 2
Getekend
Plekdatum 02-03-2011

Achtere / Leverancier / Tekentruur
Kontek Engineering
Postbus 1018 / 2340 BA / Oegstgeest
T: 071-5191100 / F: 071-5156531

Opdrachtgever
RGD Directie Beheer
Postbus 20952
2000 GB Den Haag

TS-sub: 0001 / 0001
B006

Werk directory: d1 > DWG-Beheer > >