


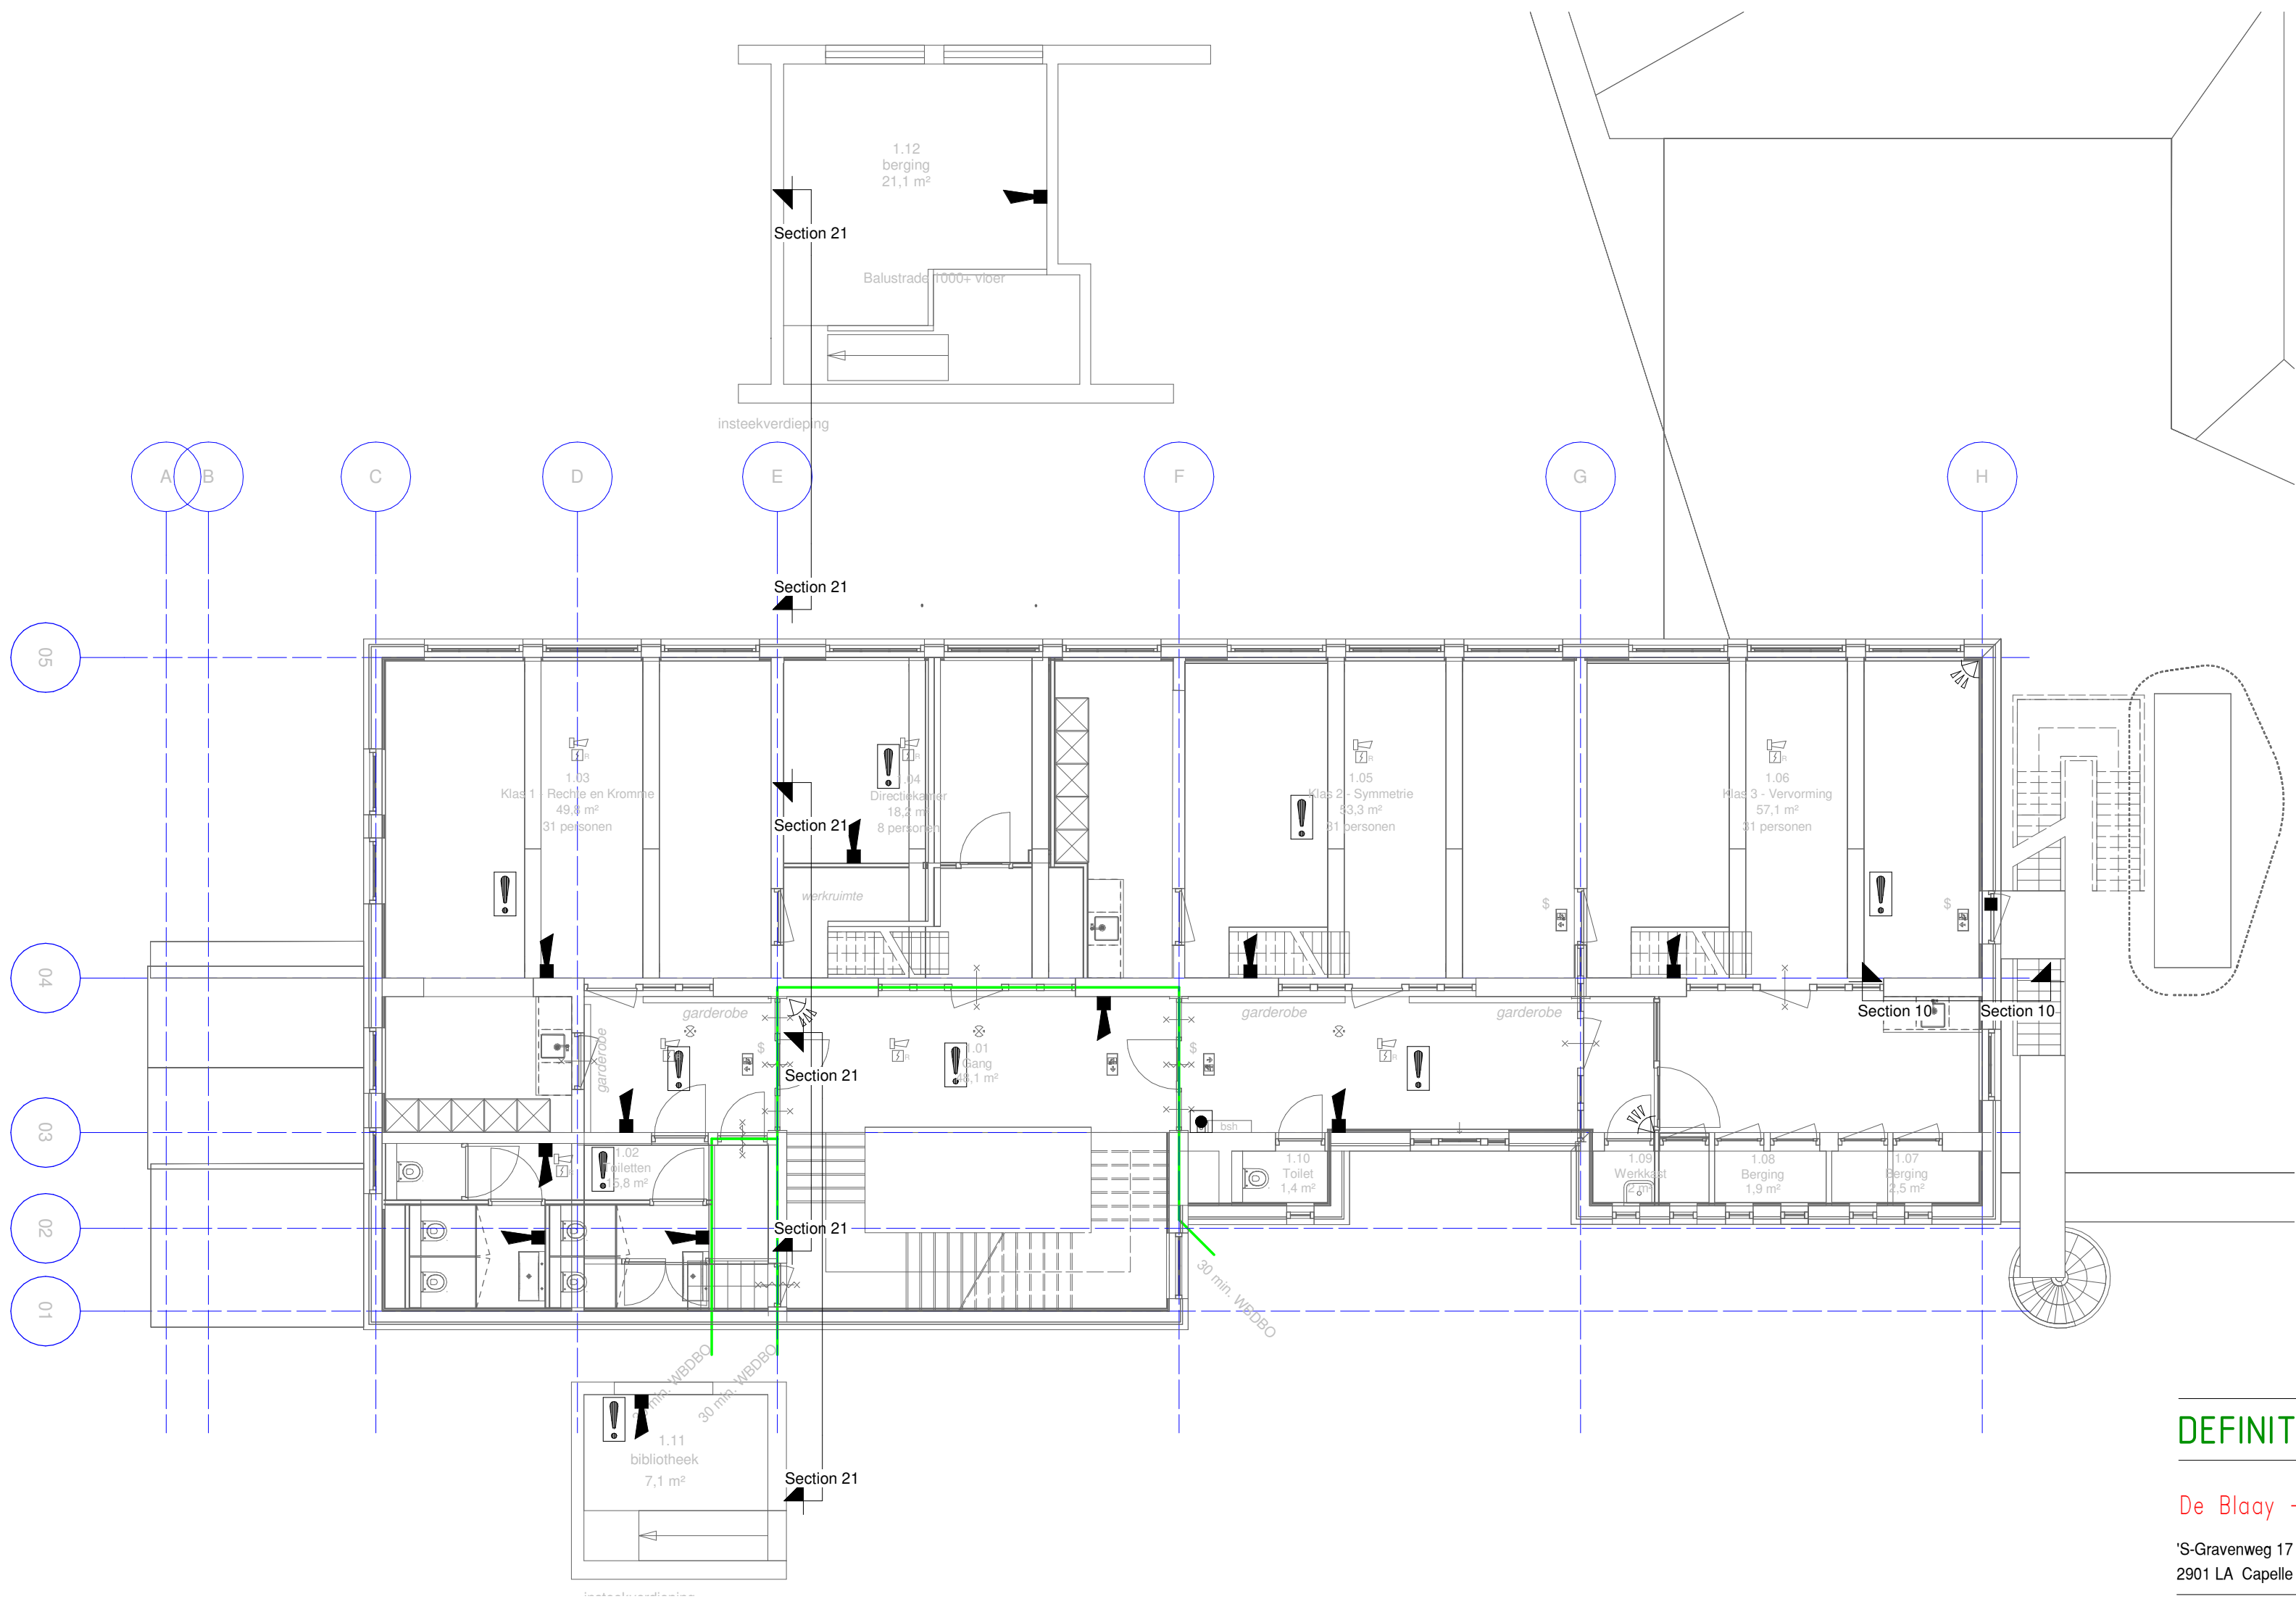

RENVOOI

- BMC** BRANDMELDCENTRALE
- SLOWWHOOP**
- HANDBRANDMELDER**
- IMC** INBRAAKMELDCENTRALE
- PIR, PASSIEF INFRAROOD DETECTOR**
- MAGNEETCONTACT**
- CODEBEDIENPANEEL**
- FLITSLICHT**

OPMERKINGEN:

- KLEEFMAGNETEN NIET VOORZIEN

DEFINITIEF ONTWERP

De Blaay – Van den Bogaard Raadgevende Ingenieurs B.V.

'S-Gravenweg 17
2901 LA Capelle a/d IJssel
Telefoon: 010-2757171
www.blaay.nl
blaayri@blaay.nl



F		Schaal: 1 : 100	Datum: 15-3-2021	Opdrachtgever: SAMENWERKENDE VRIJESCHOLEN ZUID-HOLLAND
E		Getekend: O.V.		Architect: NEGEN GRADEN ARCHITECTUUR
D		Gecontroleerd: R.K.		
C		Project: VRIJE SCHOOL VREDEHOF te ROTTERDAM	Formaat: A2	Projectnr.: 0046
B		Omschrijving: ELEKTROTECHNISCHE INSTALLATIE BEVEILIGINGSINSTALLATIE 1e VERDIEPING		Tekening nr.: BE01
A				Blad nr.:
Rev.	Datum:	Copyright reserved		

Bouwkundige onderlegger: 12-3-2021

Filaam: 0046_Vrije-School_INS_R20_Central.rvt