



- Alarmgever (3 stuks)
- Handbrandmelder (2 stuks)

REVISIE



postbus 345 6710 bh ede
tel:0318-637375 fax:0318-622346

itn installatietechniek

elektrotechniek
centrale verwarming
sanitair techniek



Projekt:	ROC	6	5
Opdrachtgever:	Onderwijsgroep A12	3	4
Werkonderdeel:	BM installatie 2e Verdieping Oude Gedeelte	2 01-05-02	1 21-03-01
		Gewijzigd	
		Werknr.: AE523	Gecontr.:
		Get.: Lvp	Blad
		Datum: 23-12-99	07
		Schaal: 1:400	Aantal
		Tek.nr.: AE52307	



Alarmgever (5stuks)
Handbrandmelder (3 stuks)

REVISIE



postbus 345 6710 bh ede
tel:0318-637375 fax:0318-622346
itn installatietechniek

elektrotechniek
centrale verwarming
sanitair techniek



Projekt: ROC	6	5
Opdrachtgever: Onderwijsgroep A12	3	4
Werkonderdeel: BM installatie 1e Verdieping Oude Gedeelte	2 01-05-02	1 21-03-01
	Gewijzigd	
	Werknr.: AE523	Gecontr.:
	Get.: Lvp	Blad
	Datum: 23-12-99	06
	Schaal: 1:400	Aantal
	Tek.nr.: AE52306	



-  Alarmgever (6 stuks)
-  Handbrandmelder rood (4 stuks)
-  Handbrandmelder groen ten behoeve van brandolstoten (5 stuks)

REVISIE

Project: ROC

Opdrachtgever: Onderwijsgroep A12

Werkonderdeel: BM installatie
Begane Grond Oude Gedeelte

6	5
3 21-03-01	4 01-05-02
2 03-04-00	1 17-02-00

Gewijzigd

Werknr.: AE523	Gecontr.:	Blad
Get.: LvP		05
Datum: 23-12-99		Aantal
Schaal: 1:400		
Tek.nr.: AE52305		




postbus 345 6710 bh ede
tel:0318-637375 fax:0318-622346

 itn installatietechniek

elektrotechniek
centrale verwarming
sanitair techniek



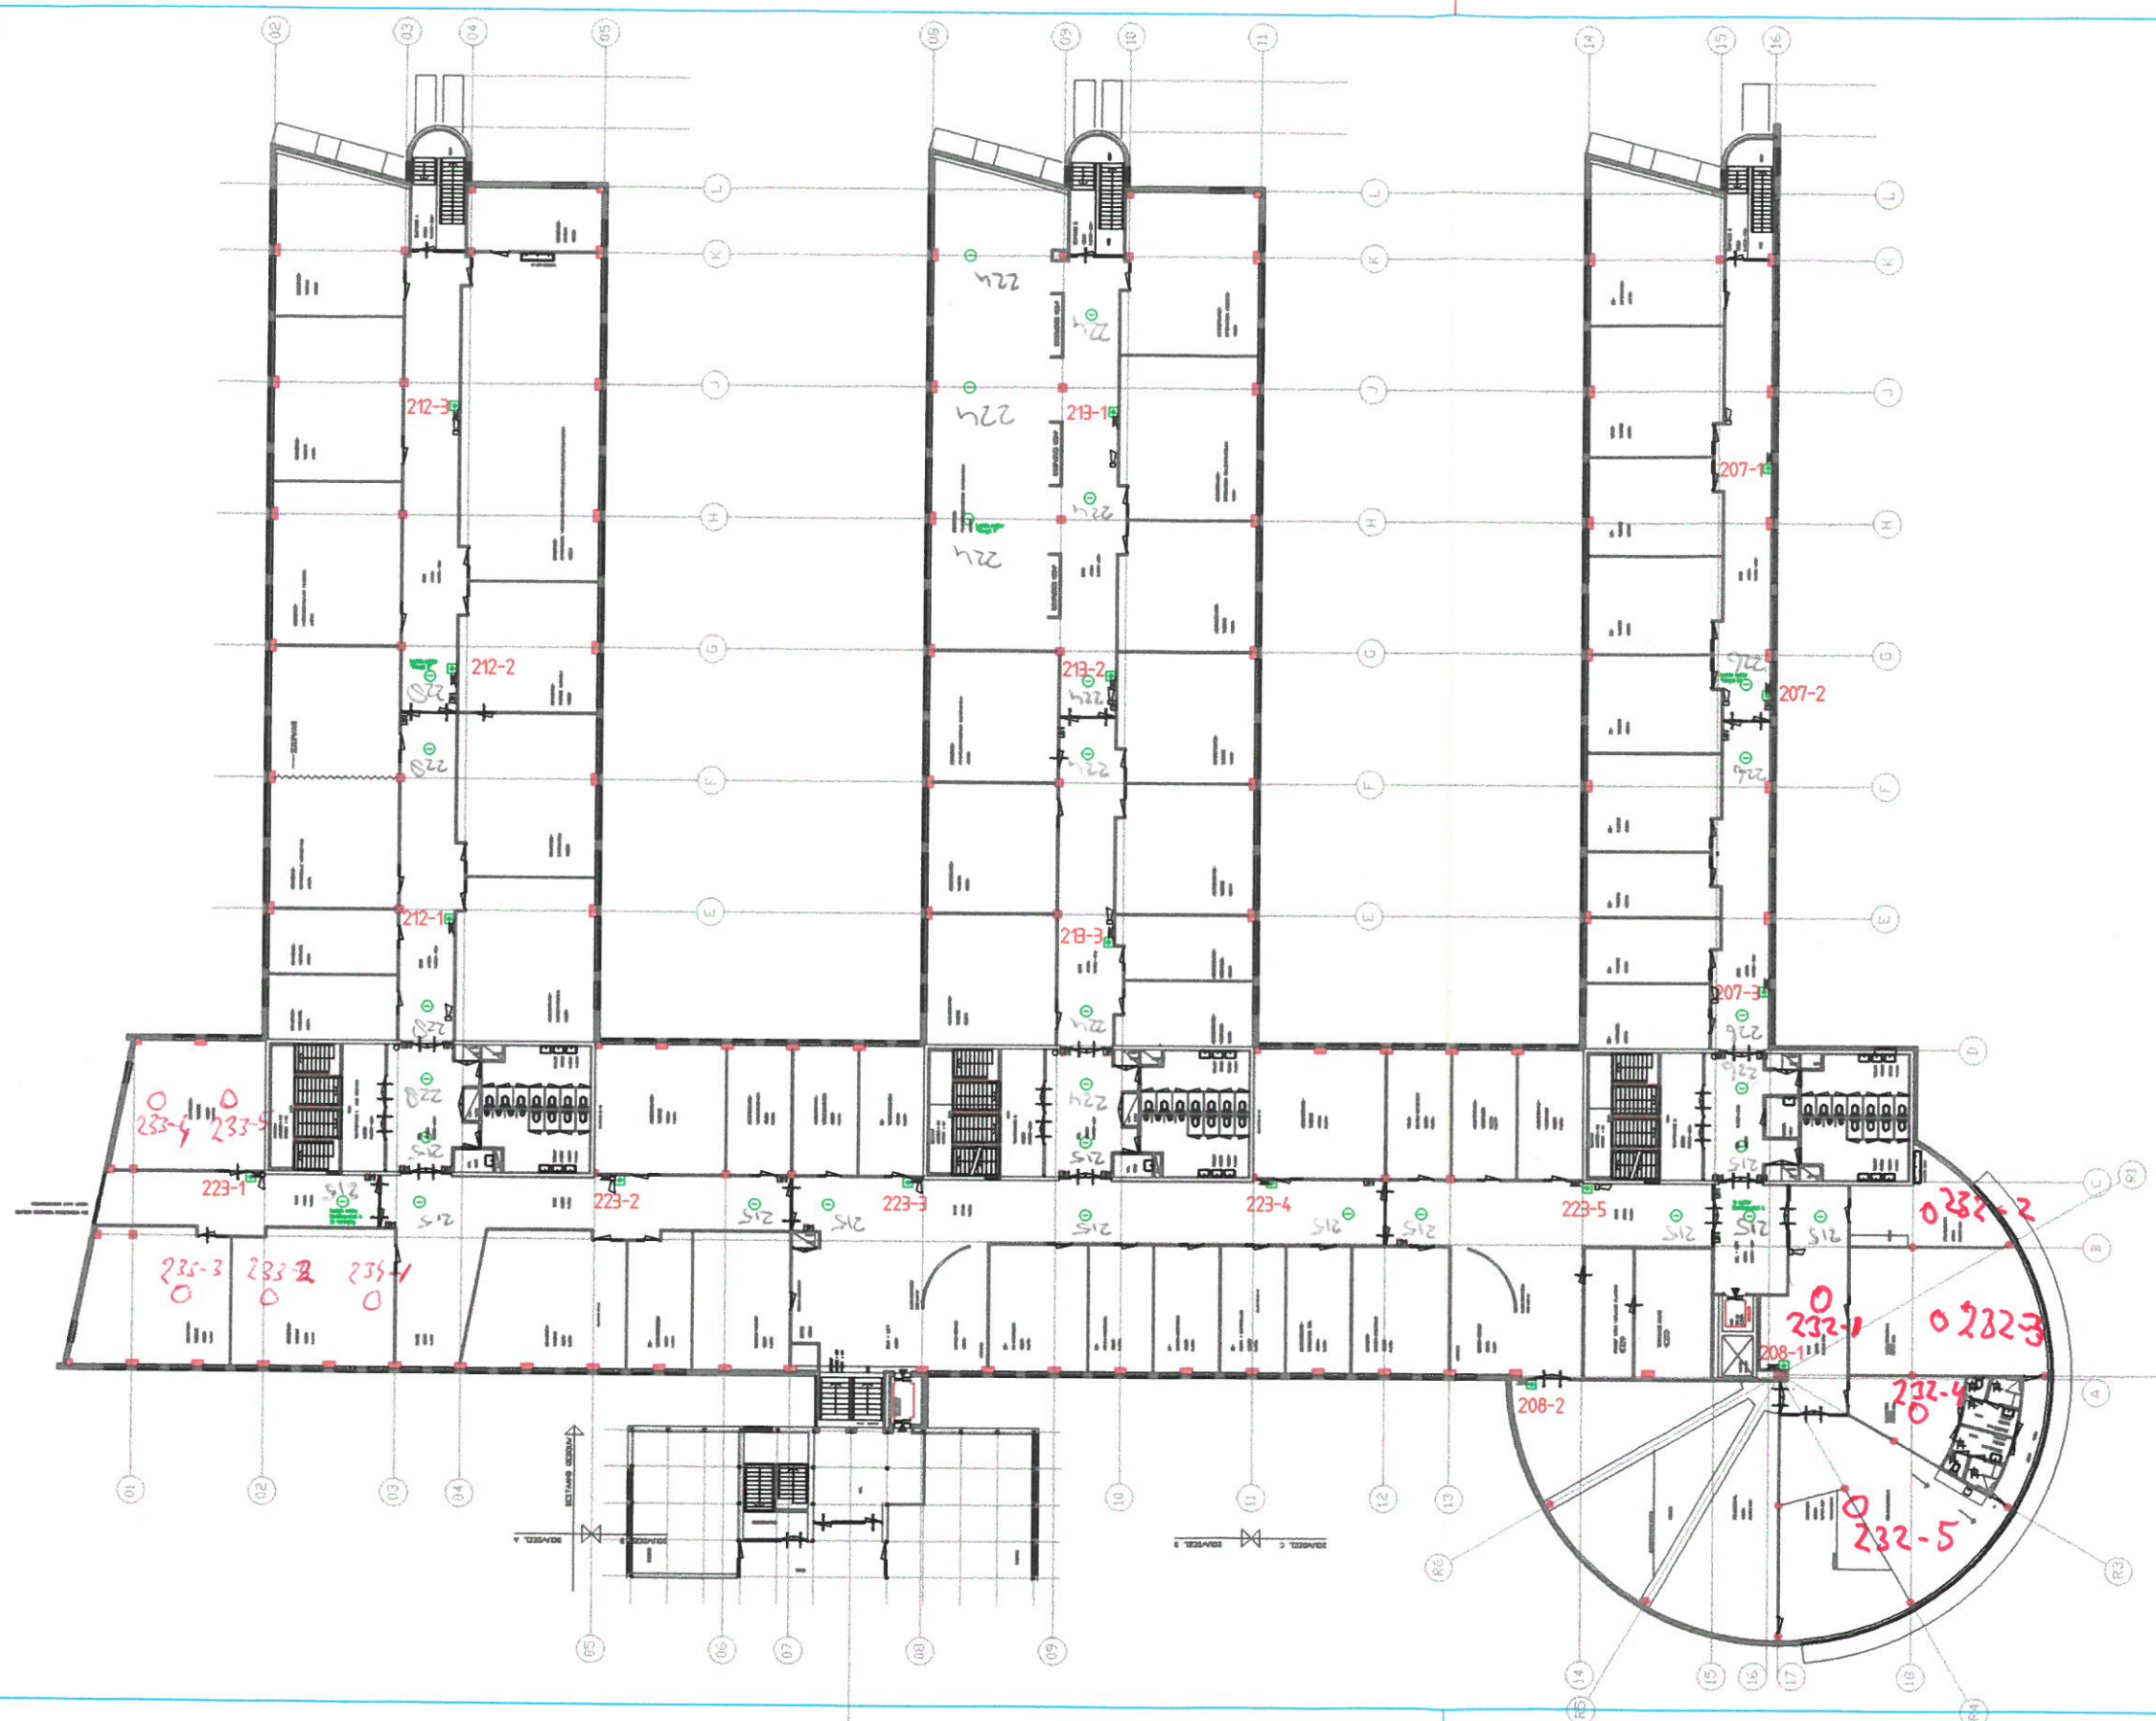

- Handbrandmelder nieuw (16 stuks)
- Optischmelder nieuw (30 stuks)
- Deurmagneet (28 stuks)

REVISIE

Project: ROC

Opdrachtgever: A12 Onderwijsgroep


Werkonderdeel: BM installatie
2e Verdieping

6	5
3 01-05-02	4
2 21-03-01	1 17-01-00
Gewijzigd	
Werknr.: AE523	Gecontr.:
Get.: LVP	Blad
Datum: 23-12-99	03
Schaal: 1:400	Aantal
Teknr.: AE52303	

postbus 345 6710 bh ede
tel:0318-637375 fax:0318-622346

elektrotechniek
centrale verwarming
sanitair techniek


itn installatietechniek

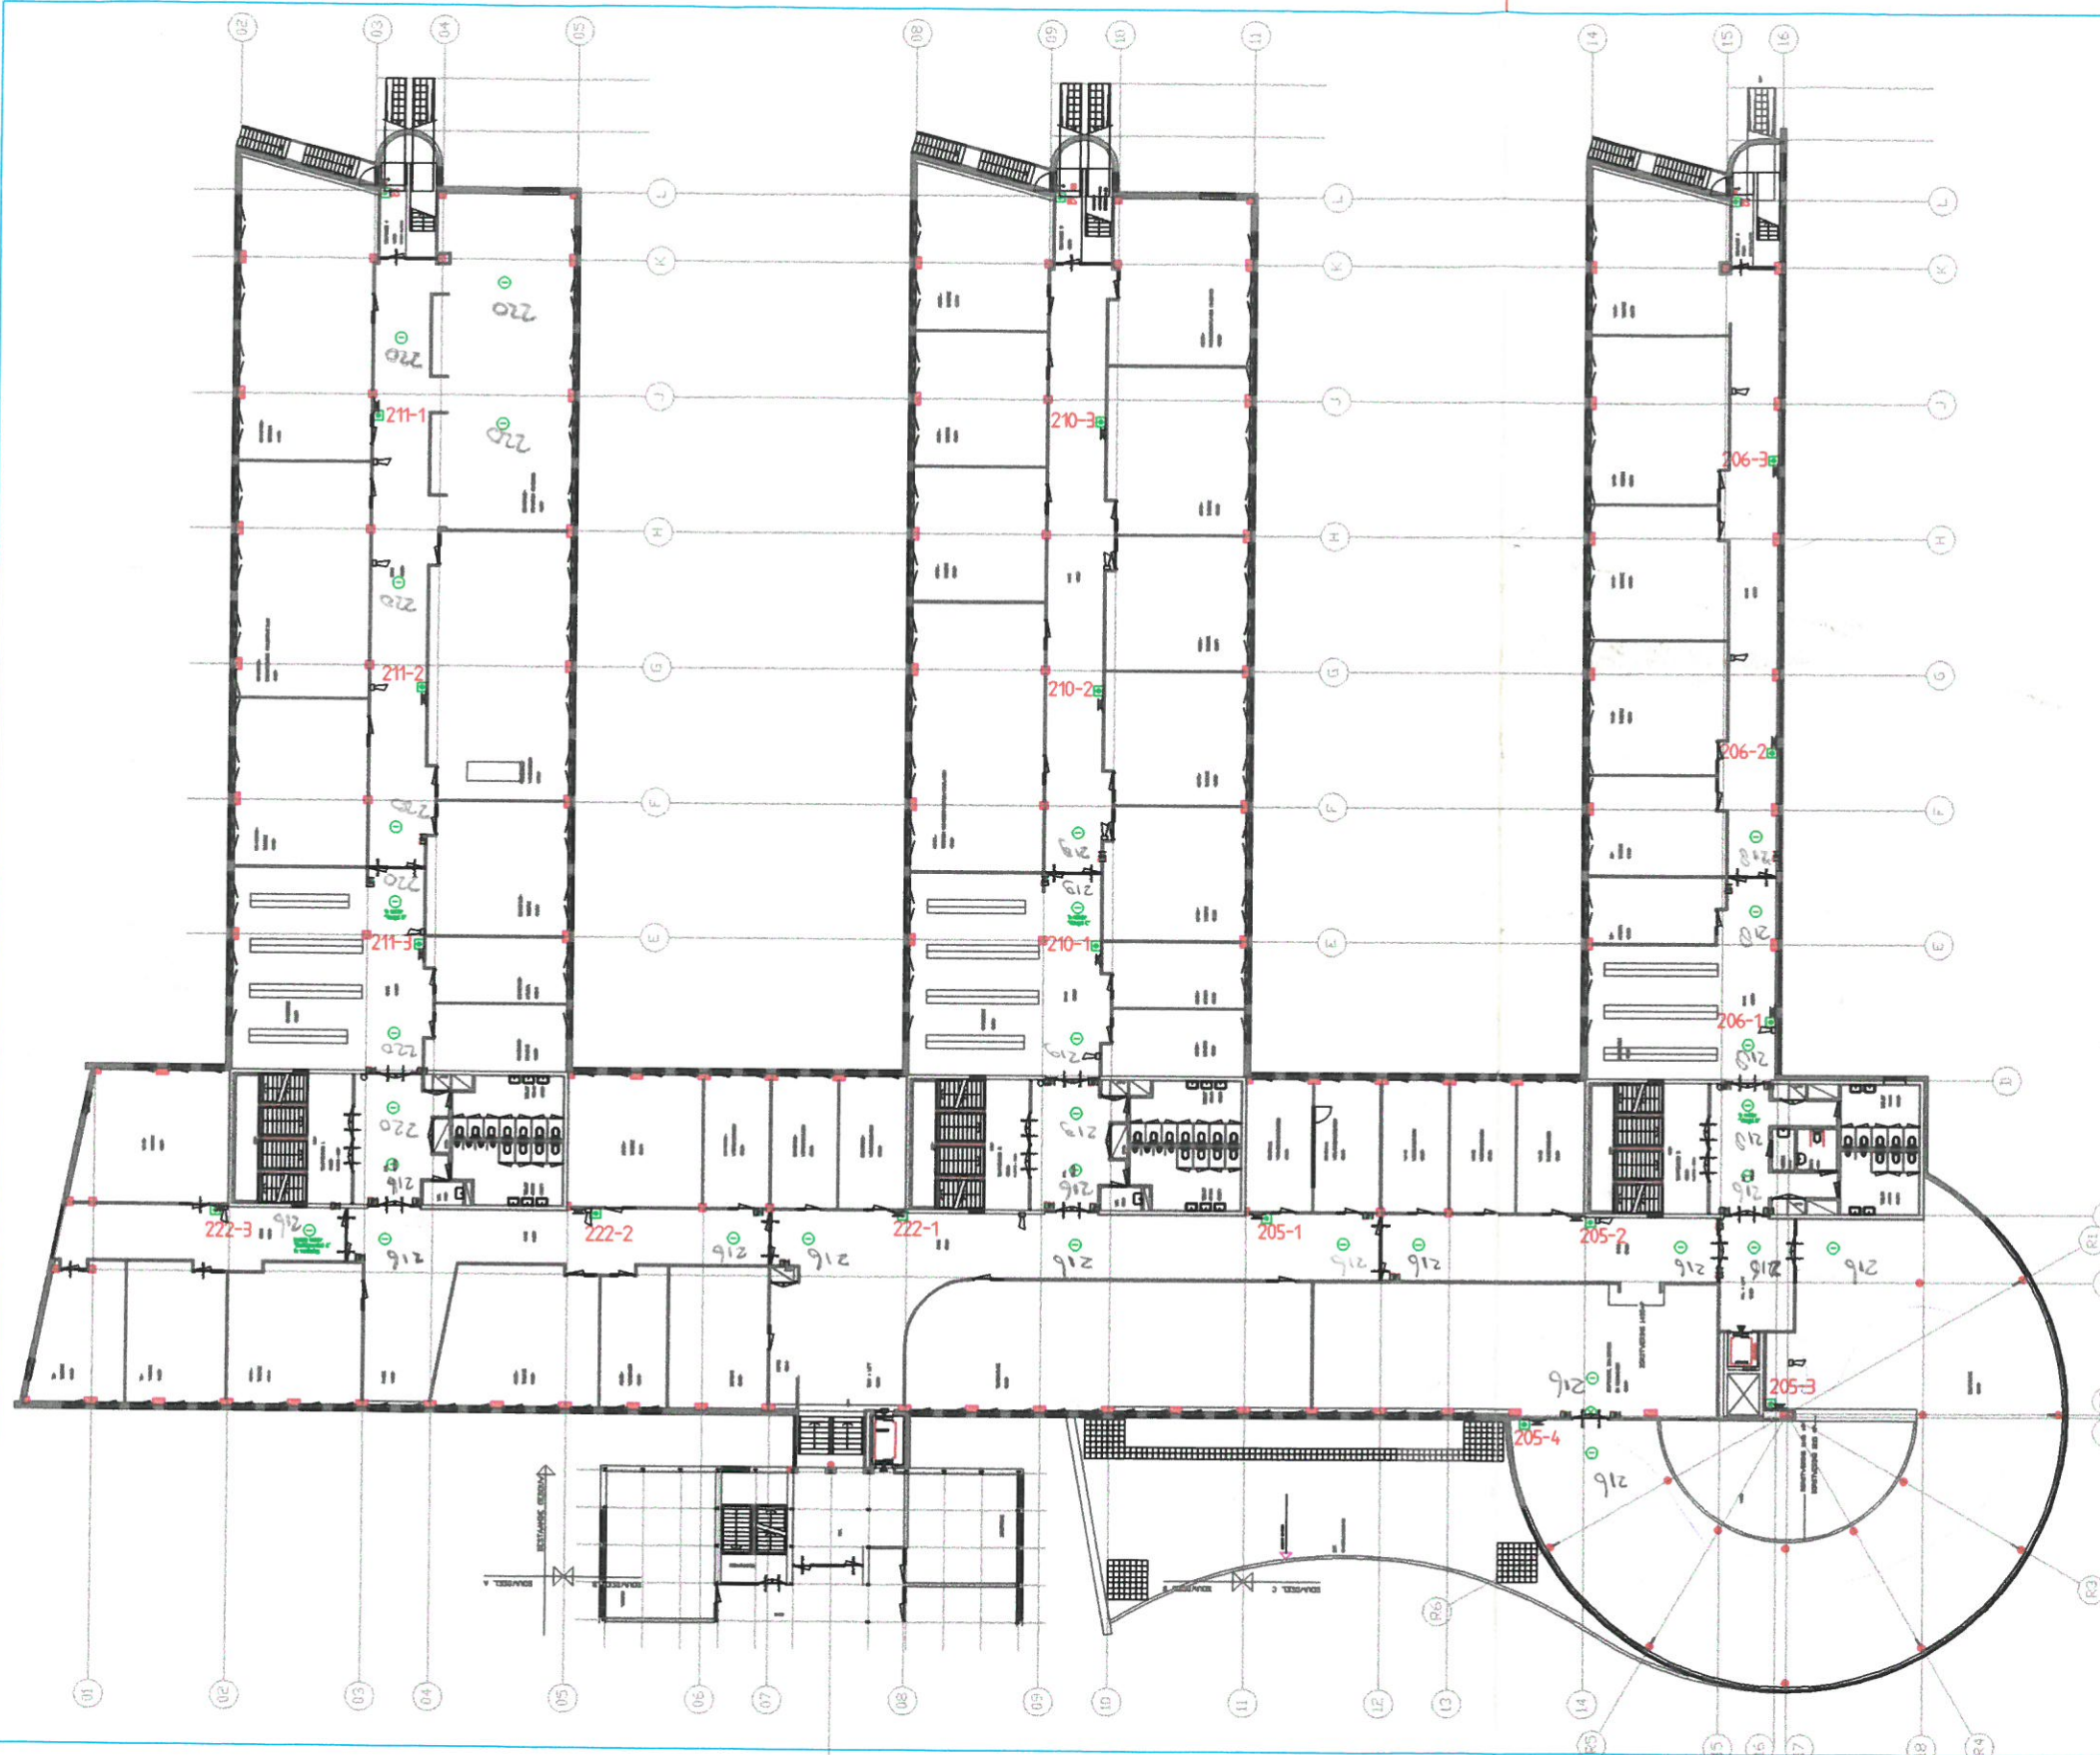

- Handbrandmelder groen ten behoeve van brandolstoten (3 stuks)
- Handbrandmelder nieuw (16 stuks)
- Optischmelder nieuw (31 stuks)
- Deurmagneet (30 stuks)

REVISIE

Project: ROC	6	5
Opdrachtgever: Onderwijsgroep A12	3 01-05-02	4
	2 21-03-01	1 17-01-00
	Gewijzigd	
	Werknr.: AE523	Gecontr.:
	Get.: Lvp	Blad
	Datum: 23-12-99	02
	Schaal: 1:400	Aantal
	Tek.nr.: AE52302	

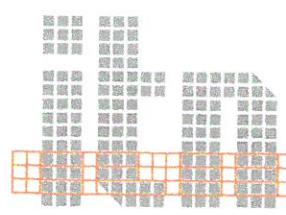


postbus 345 6710 bh ede
tel:0318-637375 fax:0318-622346

itn installatietechniek

elektrotechniek
centrale verwarming
sanitair techniek



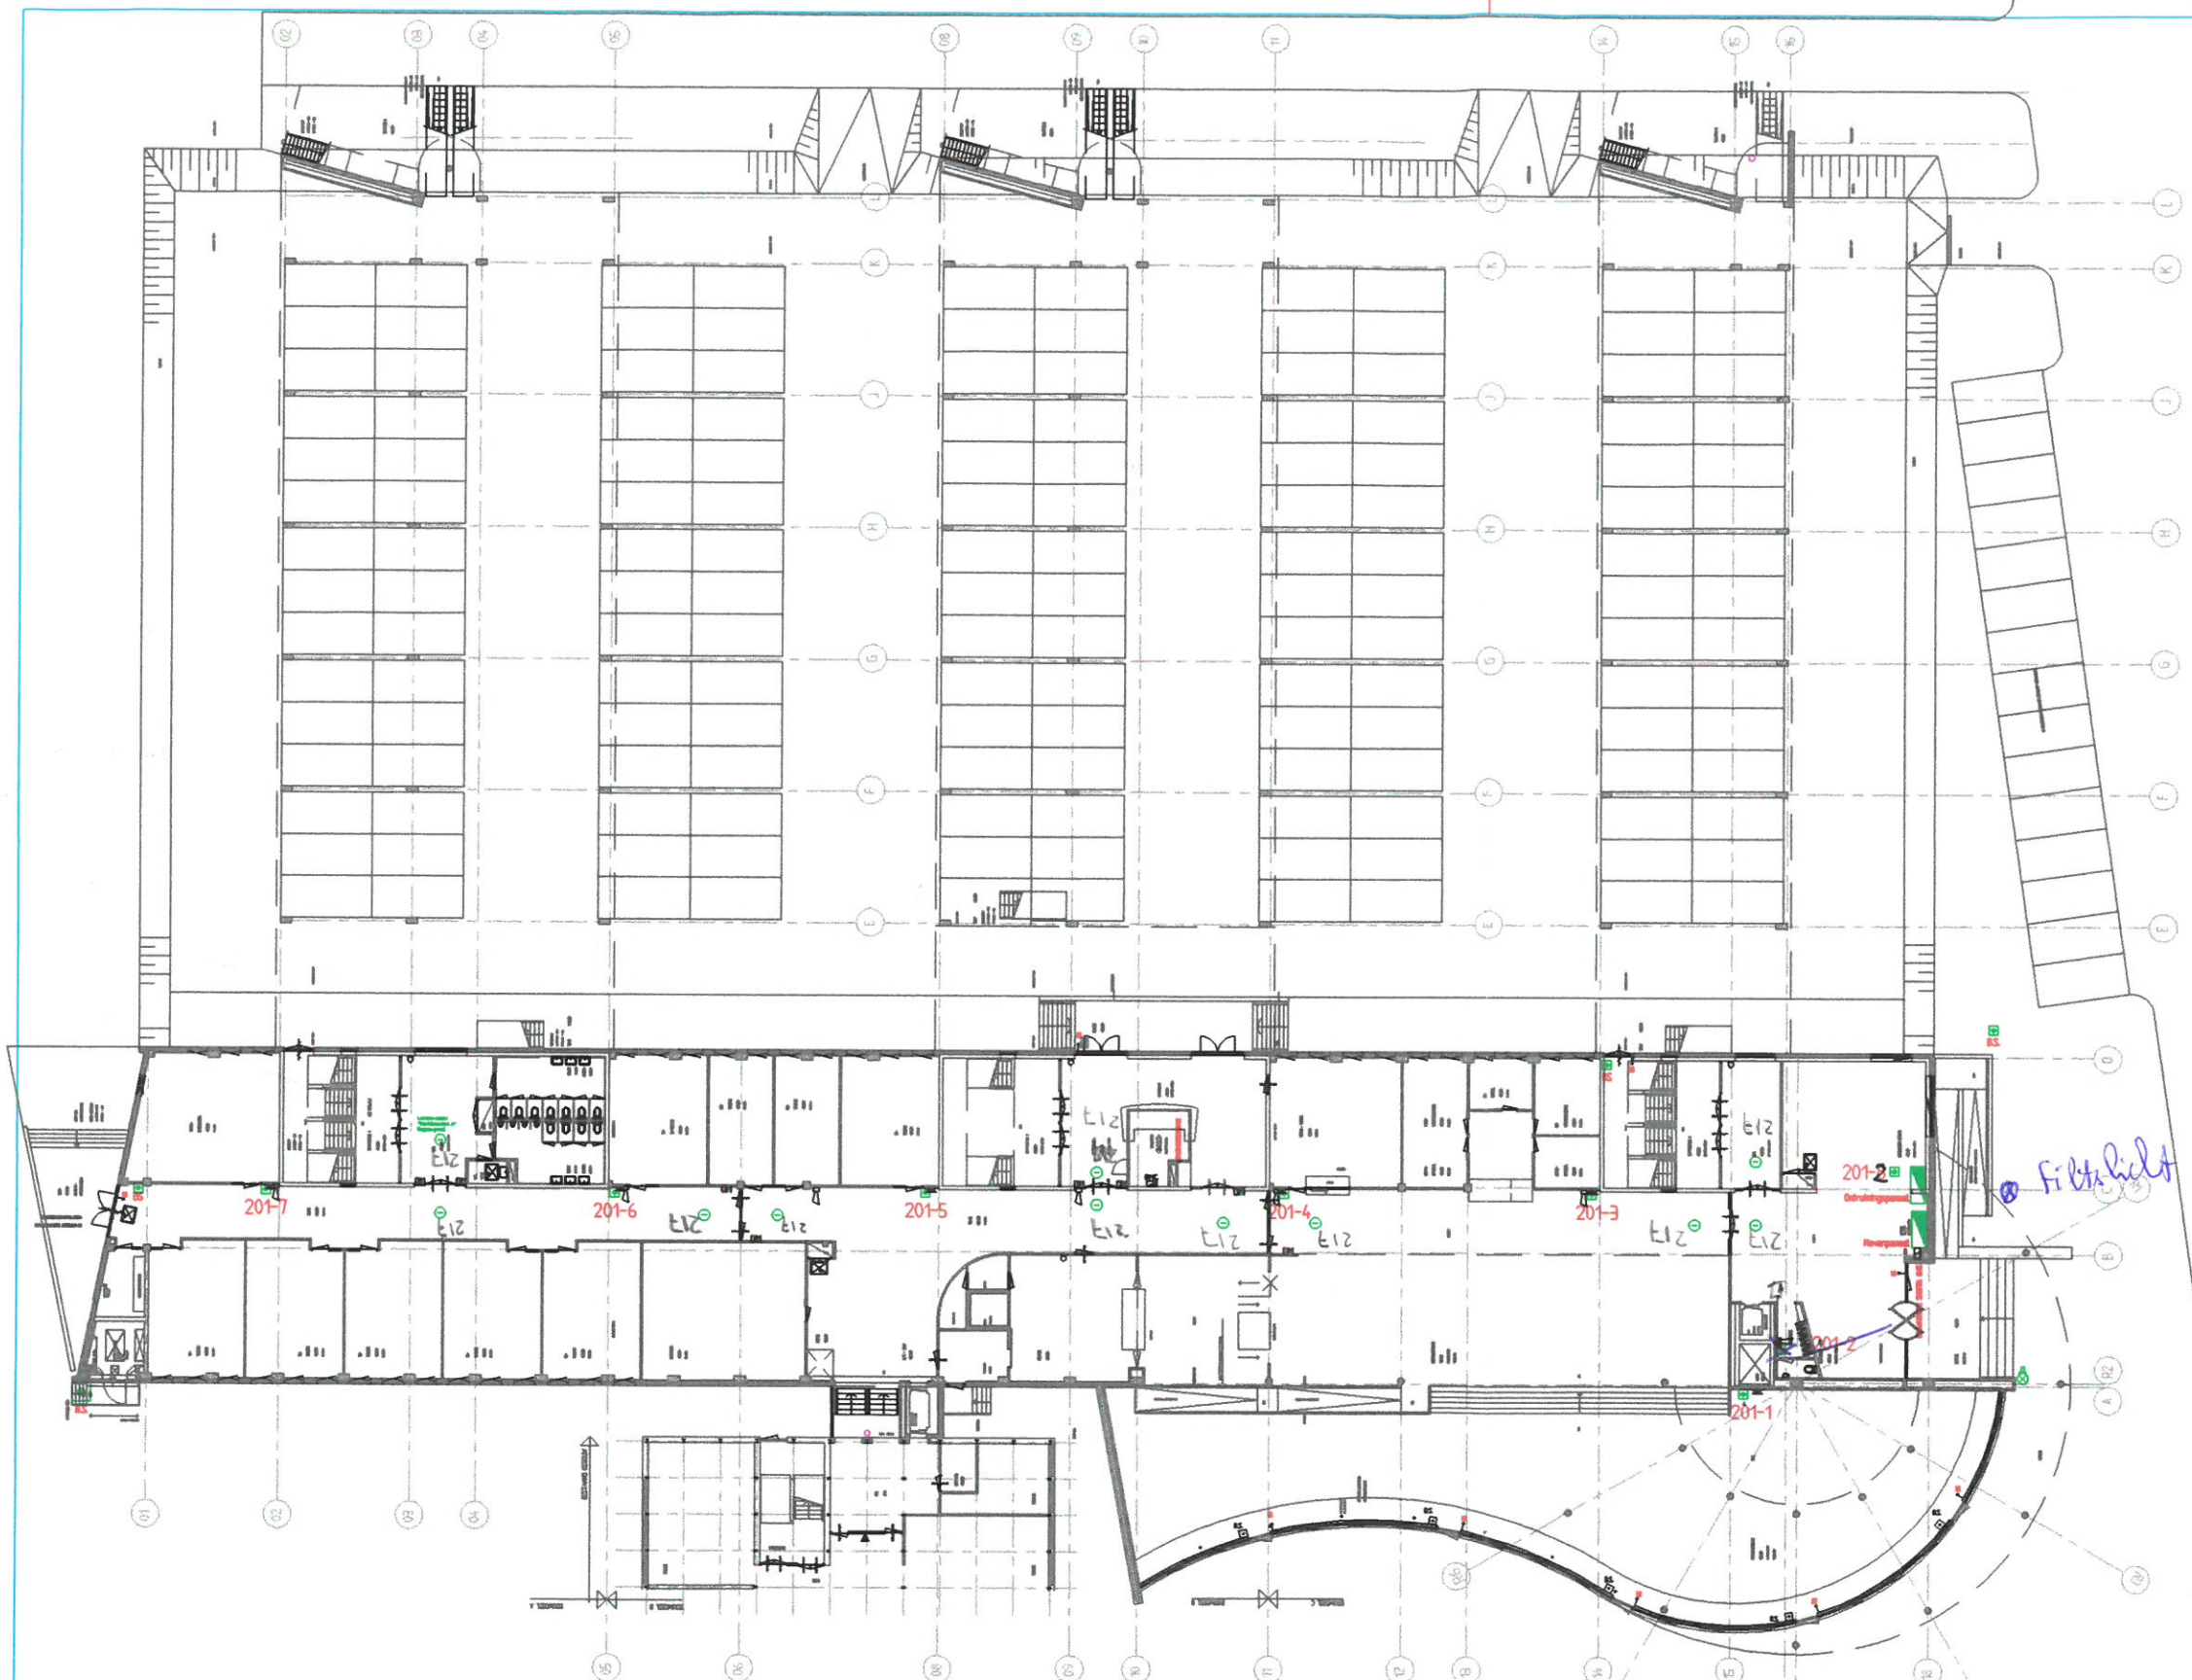

- Handbrandmelder groen ten behoeve van brandolstoten (9 stuks)
- Handbrandmelder nieuw (8 stuks)
- Optischmelder nieuw (11 stuks)
- Deurmagneet (8 stuks)
- Flitslicht

REVISIE

6	5
3 01-05-02	4
2 21-03-01	1 17-01-00
Gewijzigd	
Werknr.: AE523	Gecontr.:
Gef.: LVP	Blad
Datum: 23-12-99	01
Schaal: 1400	Aantal
Tek.nr.: AE52301	



postbus 345 6710 bh ede
tel:0318-637375 fax:0318-622346

■ itn installatietechniek

elektrotechniek
centrale verwarming
sanifair techniek



Project: ROC

Opdrachtgever: Onderwijsgroep A12

Werkonderdeel: BM installatie
Begane Grond