


OPMERKING:

- | | |
|---|--|
| 1 = SCHAKELAAR (HORIZONTAAL UITBOUWEN) EN VOLUME REGELAAR | 12 = WANDVERLICHTING |
| 2 = WCD ALGEMEEN 300+VL | 13 = SCHAKELAAR ZONWERING |
| 3 = WCD EN DATA 300+VL | 14 = ROEP-TREKKONTACT (RING) |
| 4 = CAI AANSLUITING EN DATA-TELEFOON ZIE HOOGTEN WCD'S | 15 = MIVA SIGNALERING 2500+VL OM DE HOEK VAN MIVA TOILET |
| 5 = HANDBRANDMELDER 1450+VL (IN BSH KAST) | 16 = TREKSCHAKELAAR |
| 6 = TRANSPARANT NOODVERLICHTING | 17 = INTERCOM / VIDEOFOON |
| 7 = KLEEFMAGNEET (VLOERMONTAGE) | 18 = KAARTLEZER (BEVEILIGING) |
| 8 = NEVEN INDICATOR (BMI) INDIEN MOGELIJK TEGEN PLAFOND | 19 = CODEBEDIENTABLEAU (BEVEILIGING) |
| 9 = BELDRUKKER DETAIL | 20 = PIR (BEVEILIGING) |
| 10 = AFSTEL-/AANWEZIGHEIDS-/ASSISTENTIE-DRUKKNOP | LET OP MAXIMALE HOOGTE 2700+VL |
| 11 = WANDGOOT OP PLINTHOOGTE | 21 = MAGNEETCONTACT (BEVEILIGING) |

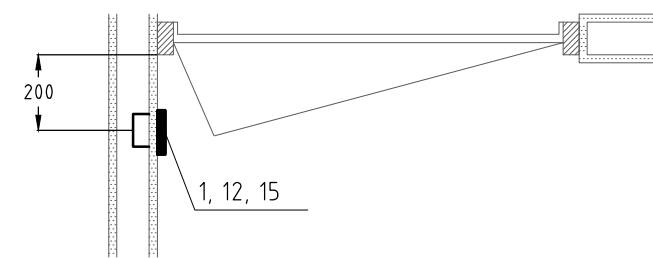

nelissen
ingenieursbureau

Postbus 1289 5602 BG Eindhoven T (040) 248 46 56

project:
**Zwembad de Slag
te Zaandam**

onderwerp:
**Elektrotechnische installaties
hoogte kalender**

bouwlaag:

getek.: THE
formaat: A3 schaal: 1:20
fase: Bestek datum: 3-9-2021

tek. nr. **4581E-B-A04**

bouwkundige onderlegger: