


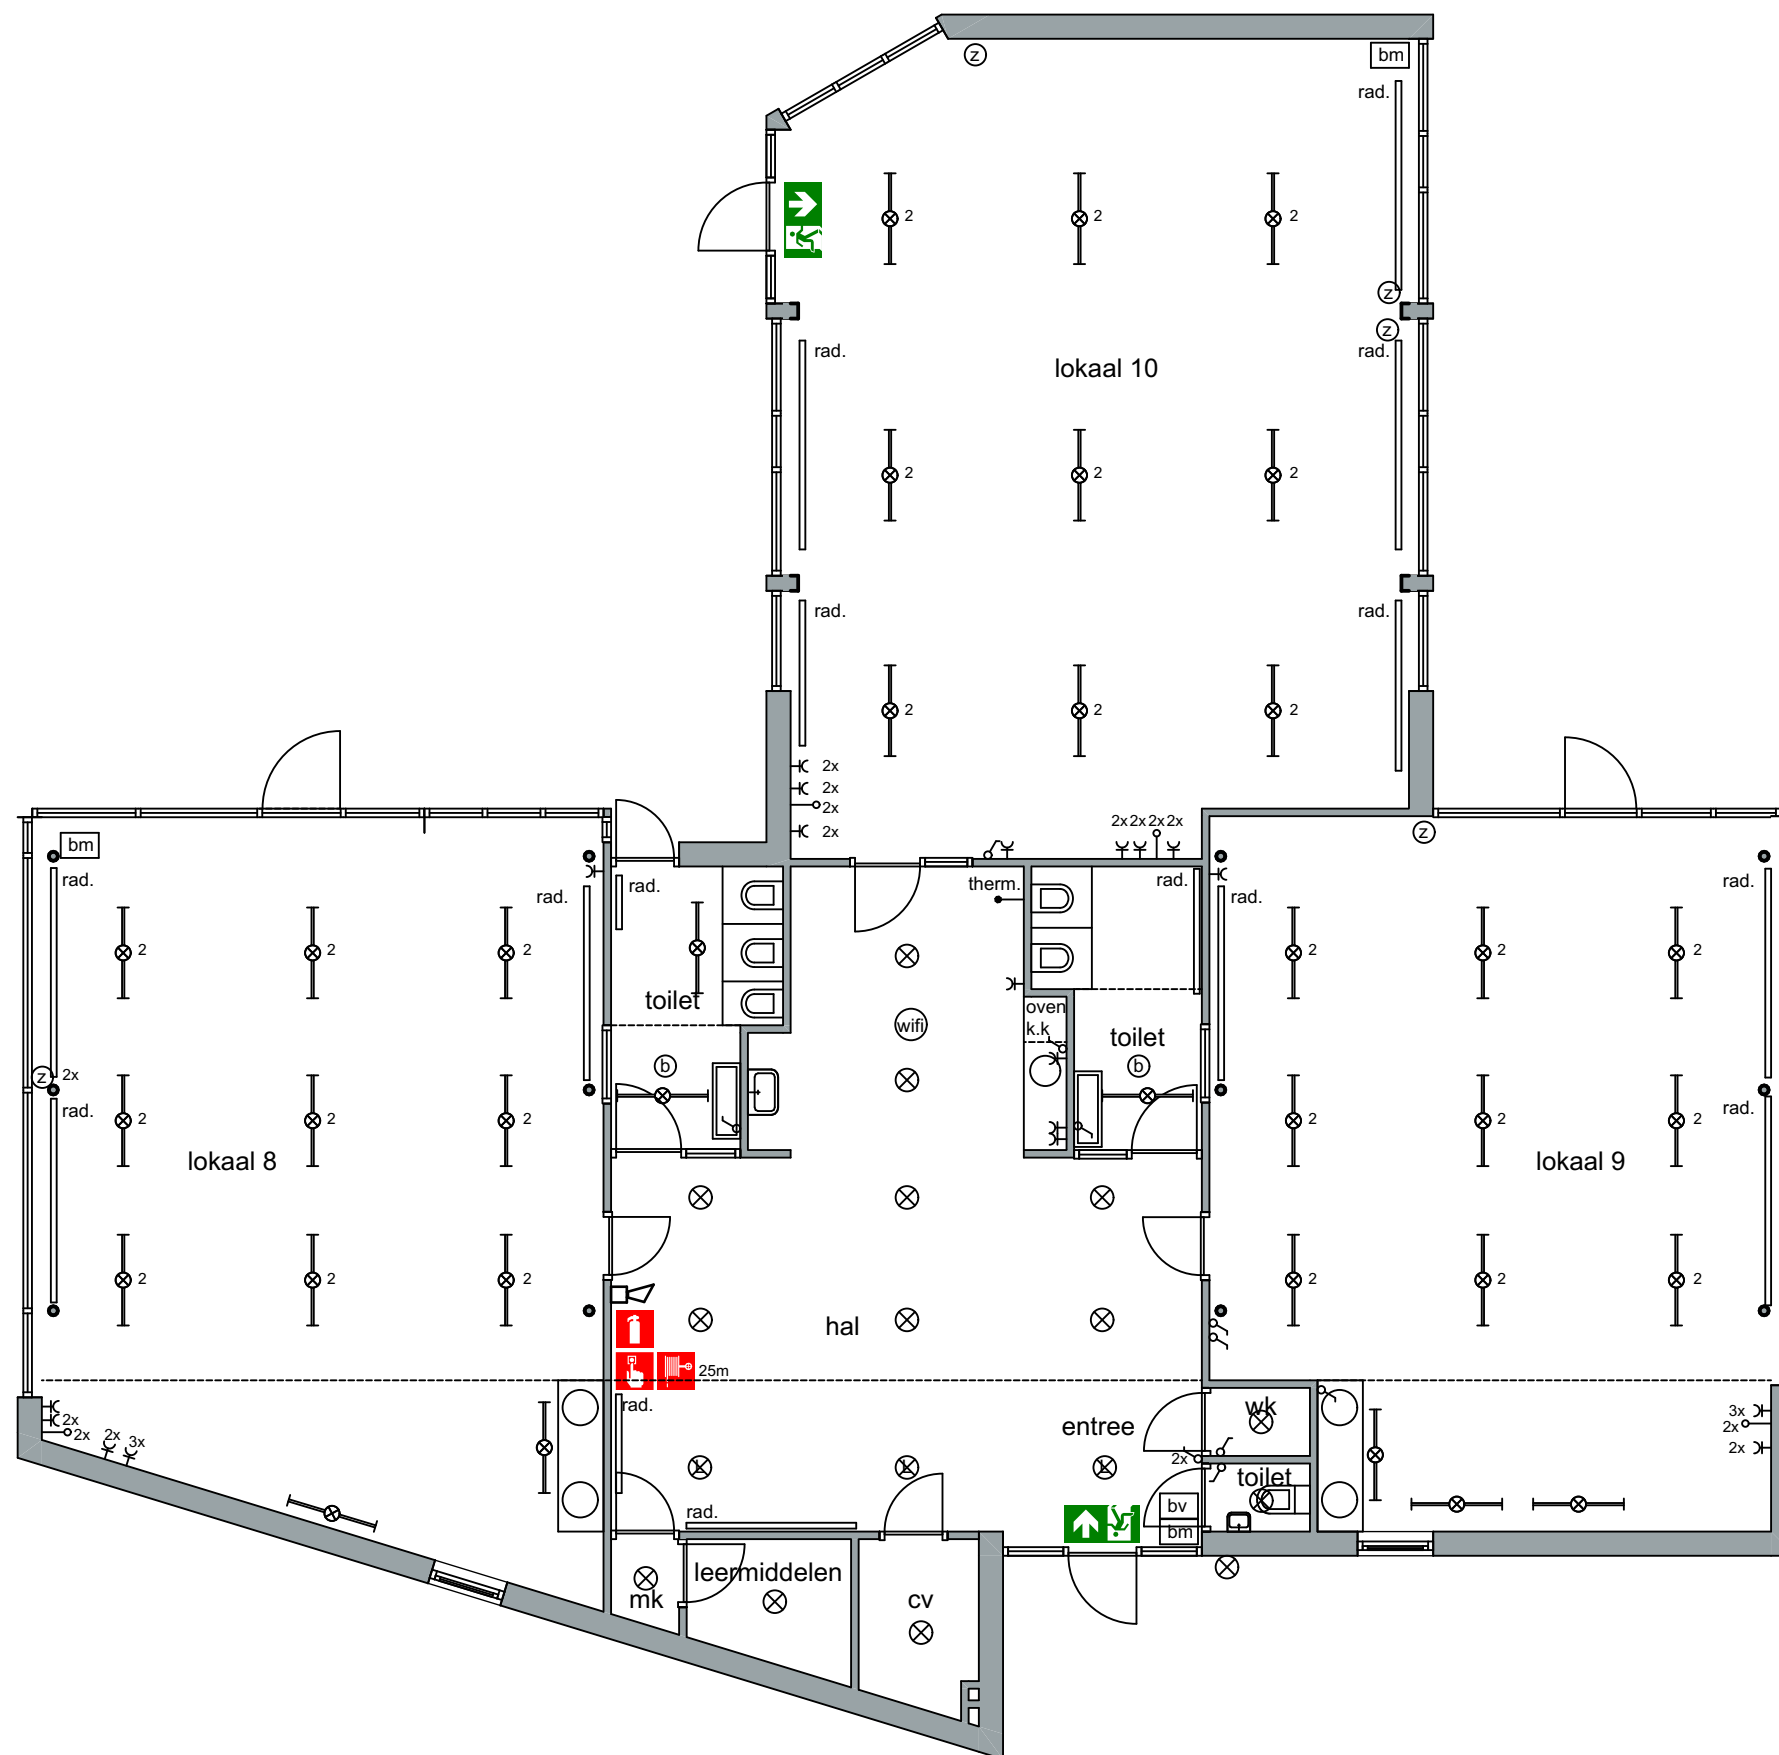

- | | | | |
|--|----------------------------------|--|-------------------------------|
| | Vluchtroute aanduiding | | dubbelpolige schakelaar |
| | Noodverlichting | | enkele wandcontactdoos geaard |
| | Slowwhoop | | data aansluiting |
| | Handmelder | | perilex |
| | Rookmelder | | telefoonsaansluiting |
| | handbrandblusser | | TL-verlichting |
| | Brandslanghaspel | | TL-armatuur met 2 lampen |
| | Panieksluiting | | TL-armatuur met 4 lampen |
| | Knopcylander | | therm. thermostaat |
| | Brandmeld-ontruimingsinstallatie | | bewegingsmelder beveiliging |
| | pl-spot | | bedieningspaneel beveiliging |
| | LED spot | | hoofdschakelaar elektra |
| | bewegingssensor verlichting | | meterkast |
| | bediening elektrische zonwering | | radiator |
| | enkelpolige schakelaar | | Wifi |

BVO = ca. 331 m2

Bijgebouw
Begane grond



SKOVV
Groenendaal 7
6715 BA EDE
Tel. (0318) 640405
I. www.SKOVV.nl
E. stafbureau@skovv.nl

Locatie: St Alexanderschool
Adres: Acacialaan 32A 6721 CP Bennekom
Onderdeel: Plattegrond begane grond bijgebouw bestaand met installaties

Schaal: 1:100
Datum: 01-11-2021
Formaat: A3
Getekend: _____
Revisie: _____
Projectnr.: _____