




- Noodverlichting
- Slowwhoop
- Handmelder
- Brandmelder
- handbrandblusser
- Brandslanghaspel
- Panieksluiting
- Knopcylinder
- Ontruimingsinstallatie

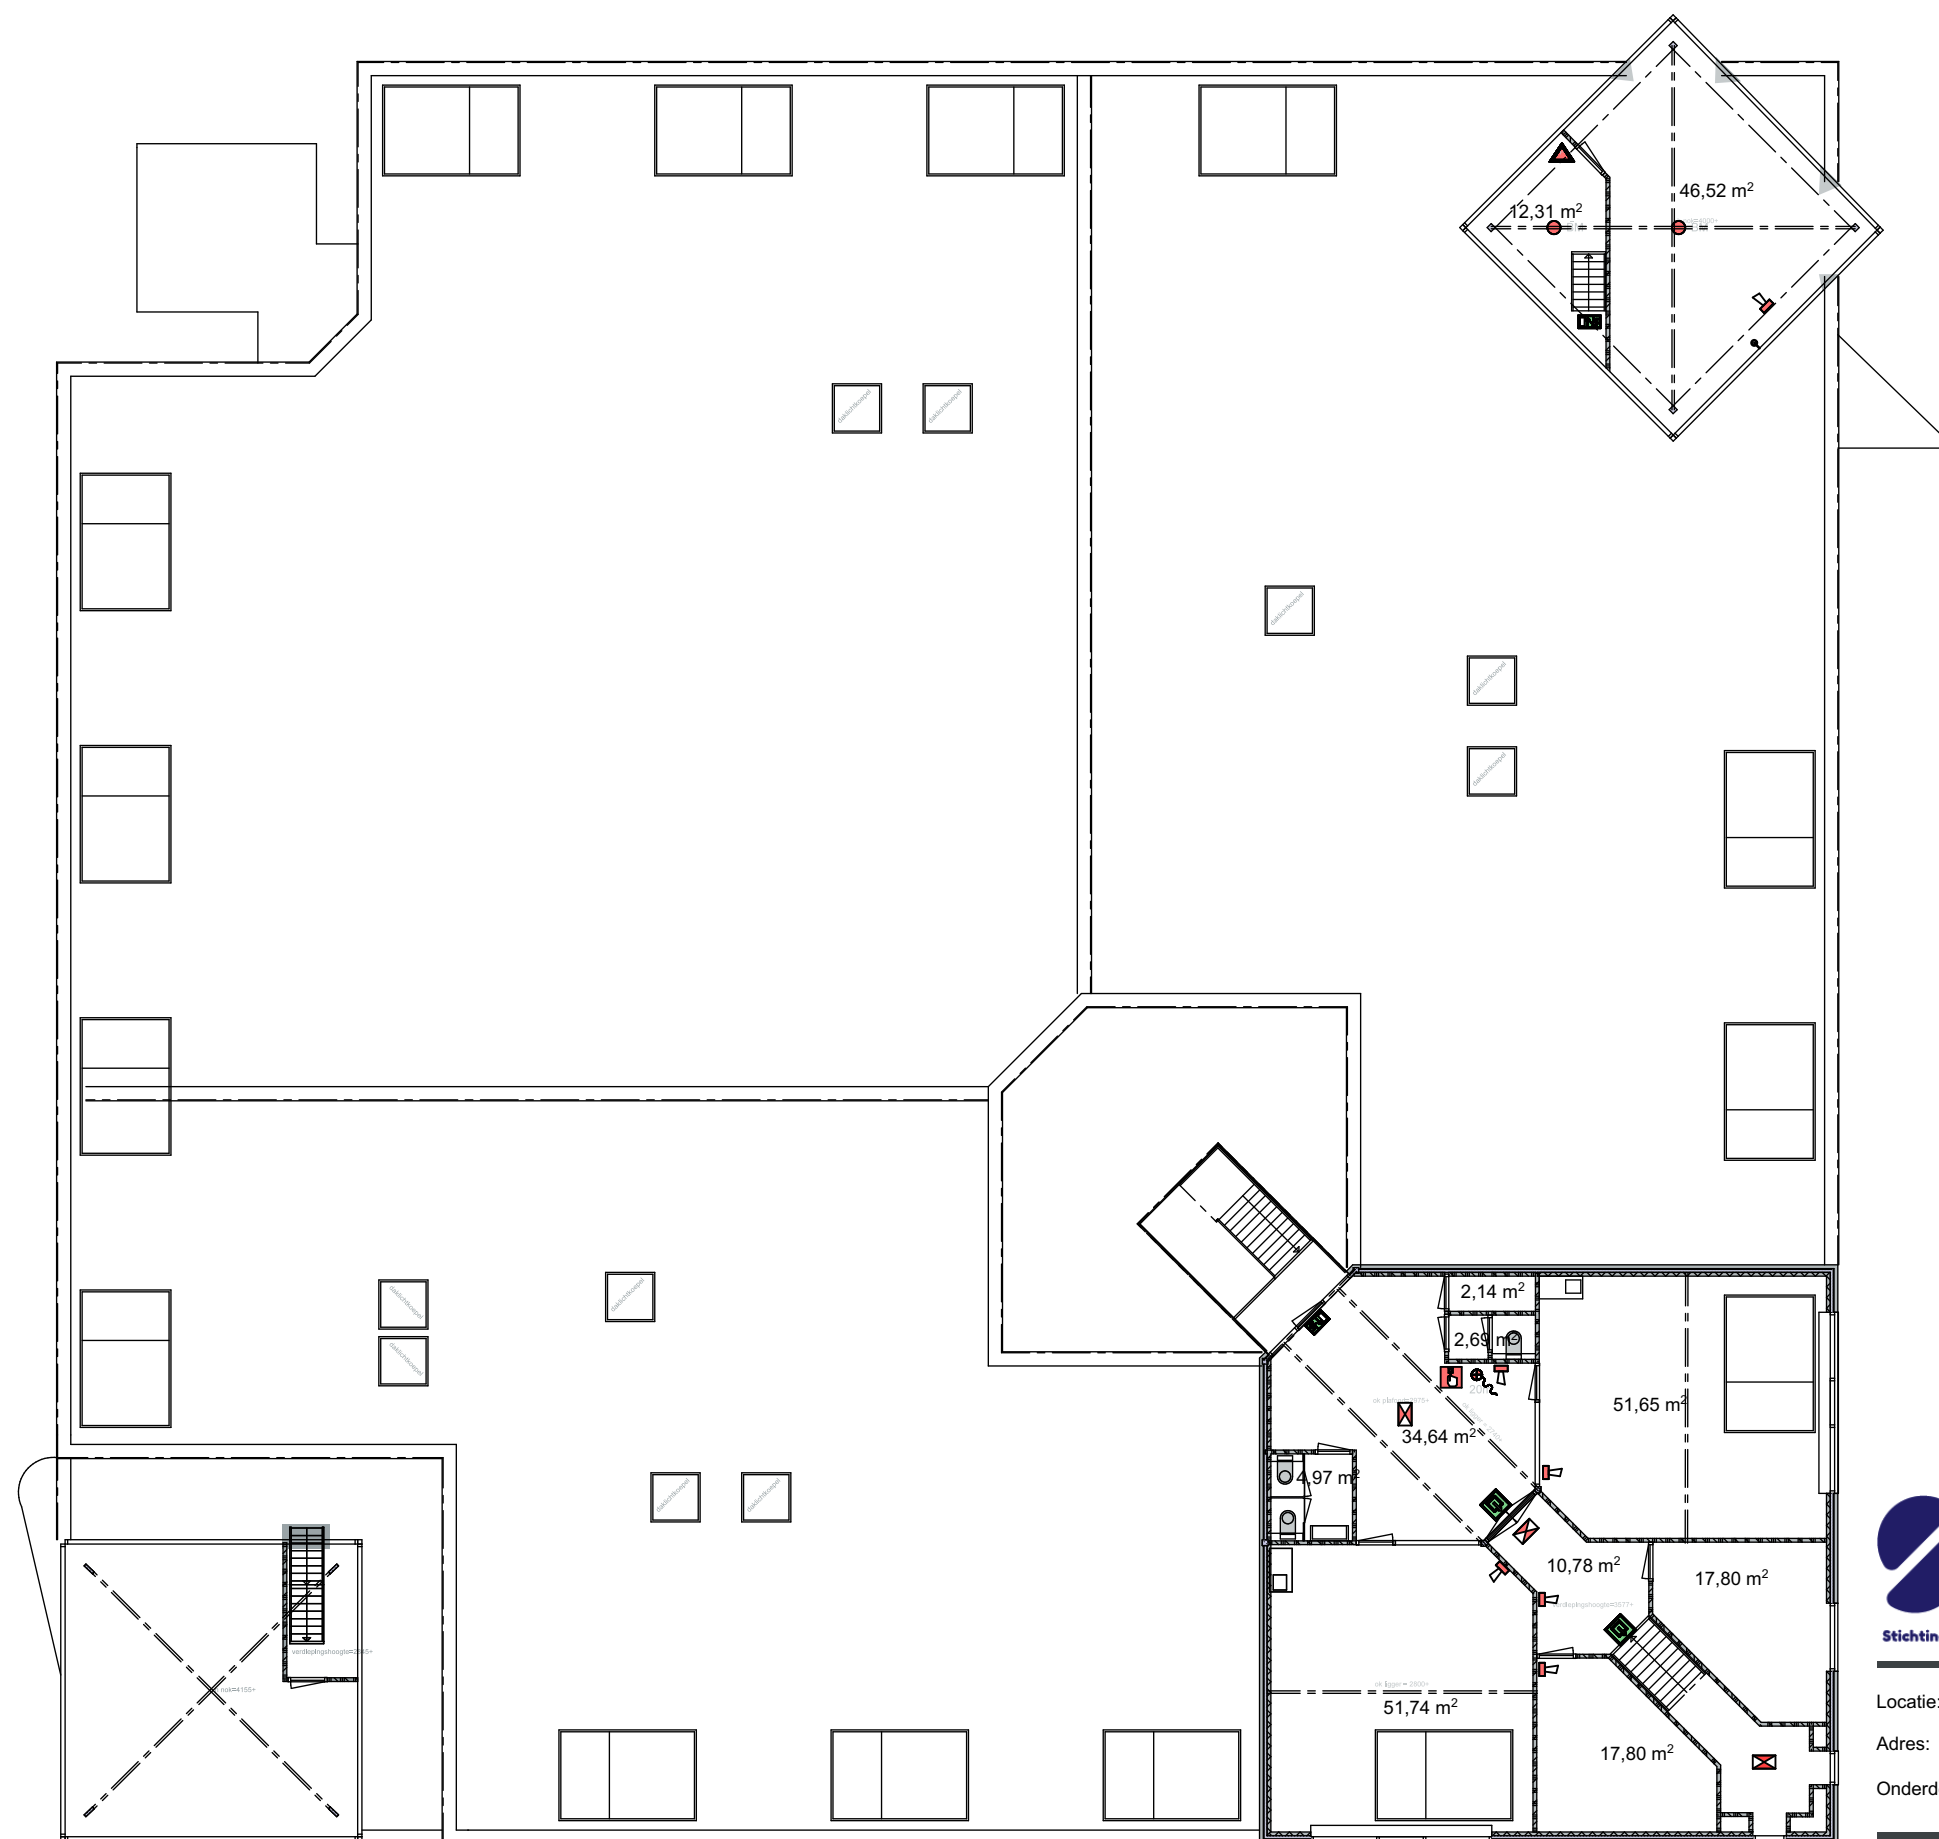

SKOVV
Groenendaal 7
6715 BA EDE
Tel. (0318) 640405
I. www.SKOVV.nl
E. stafbureau@skovv.nl

Locatie: Panta Rhei
Adres: Palmedreef 4 6716 HB Ede
Onderdeel: Plattegrond verdieping, bouwkundig met vluchtwegaanduiding

BVO 1e verdieping 231,05 m² + 63,17 m² = 294,22 m²

Schaal: 1:200
Datum: 18-09-2020
Formaat: A3
Getekend: _____
Revisie: _____
Projectnr.: _____