
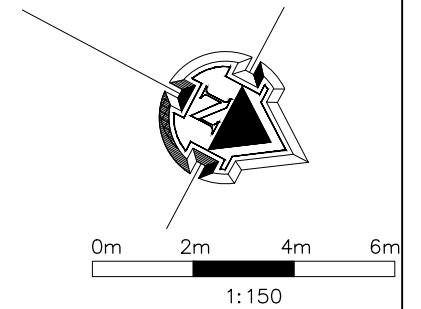


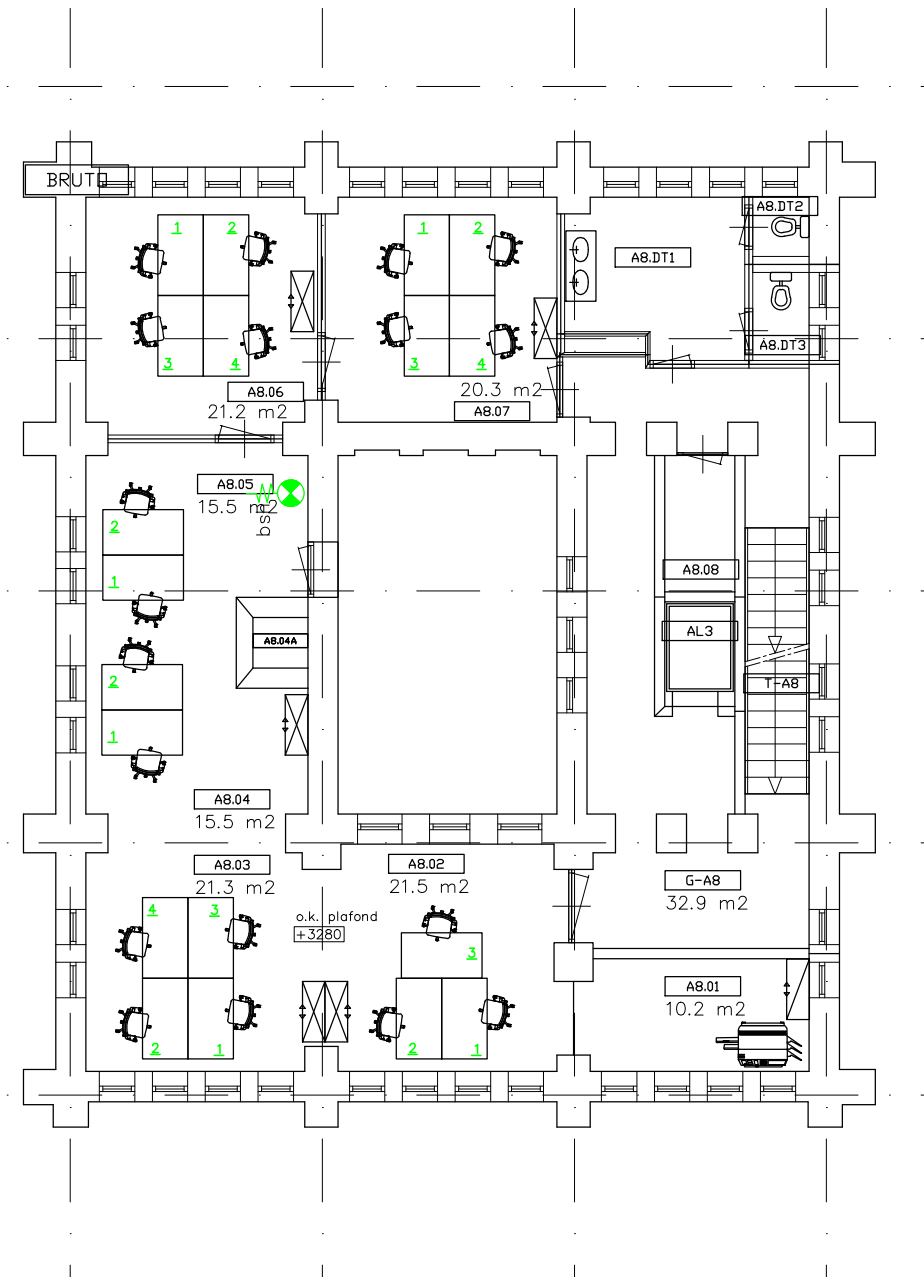

RENVOOI

BRANDVOORZIENING

draagb.blustoestel

brandslanghaspel
bsh

handbrandmelder
HM

uitgangsarmatuur

NU- armatuur

zelfsluitende deur

WBDBO 30 min.

WBDBO 60 min.


WBDBO 60 min.

DIVERSEN

vloerpeil, -hoogte
xxx+

0.16 ruimtenummer

Achtste verdieping

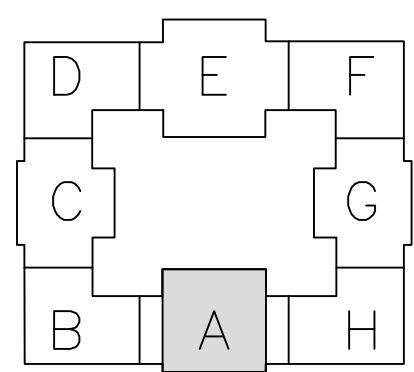

1UT
INK
U8

ProRail

Gebouw:
Verdieping: 8e Verdieping
Objectnr: 1UT_INK

Schaal: 1:150
Formaat: A3
Datum: 26-05-21

Getekend: @.P
Versie: -
Type: Indeling

Aanpassingen / opmerkingen:
Aantal werkplekken: 19