
 


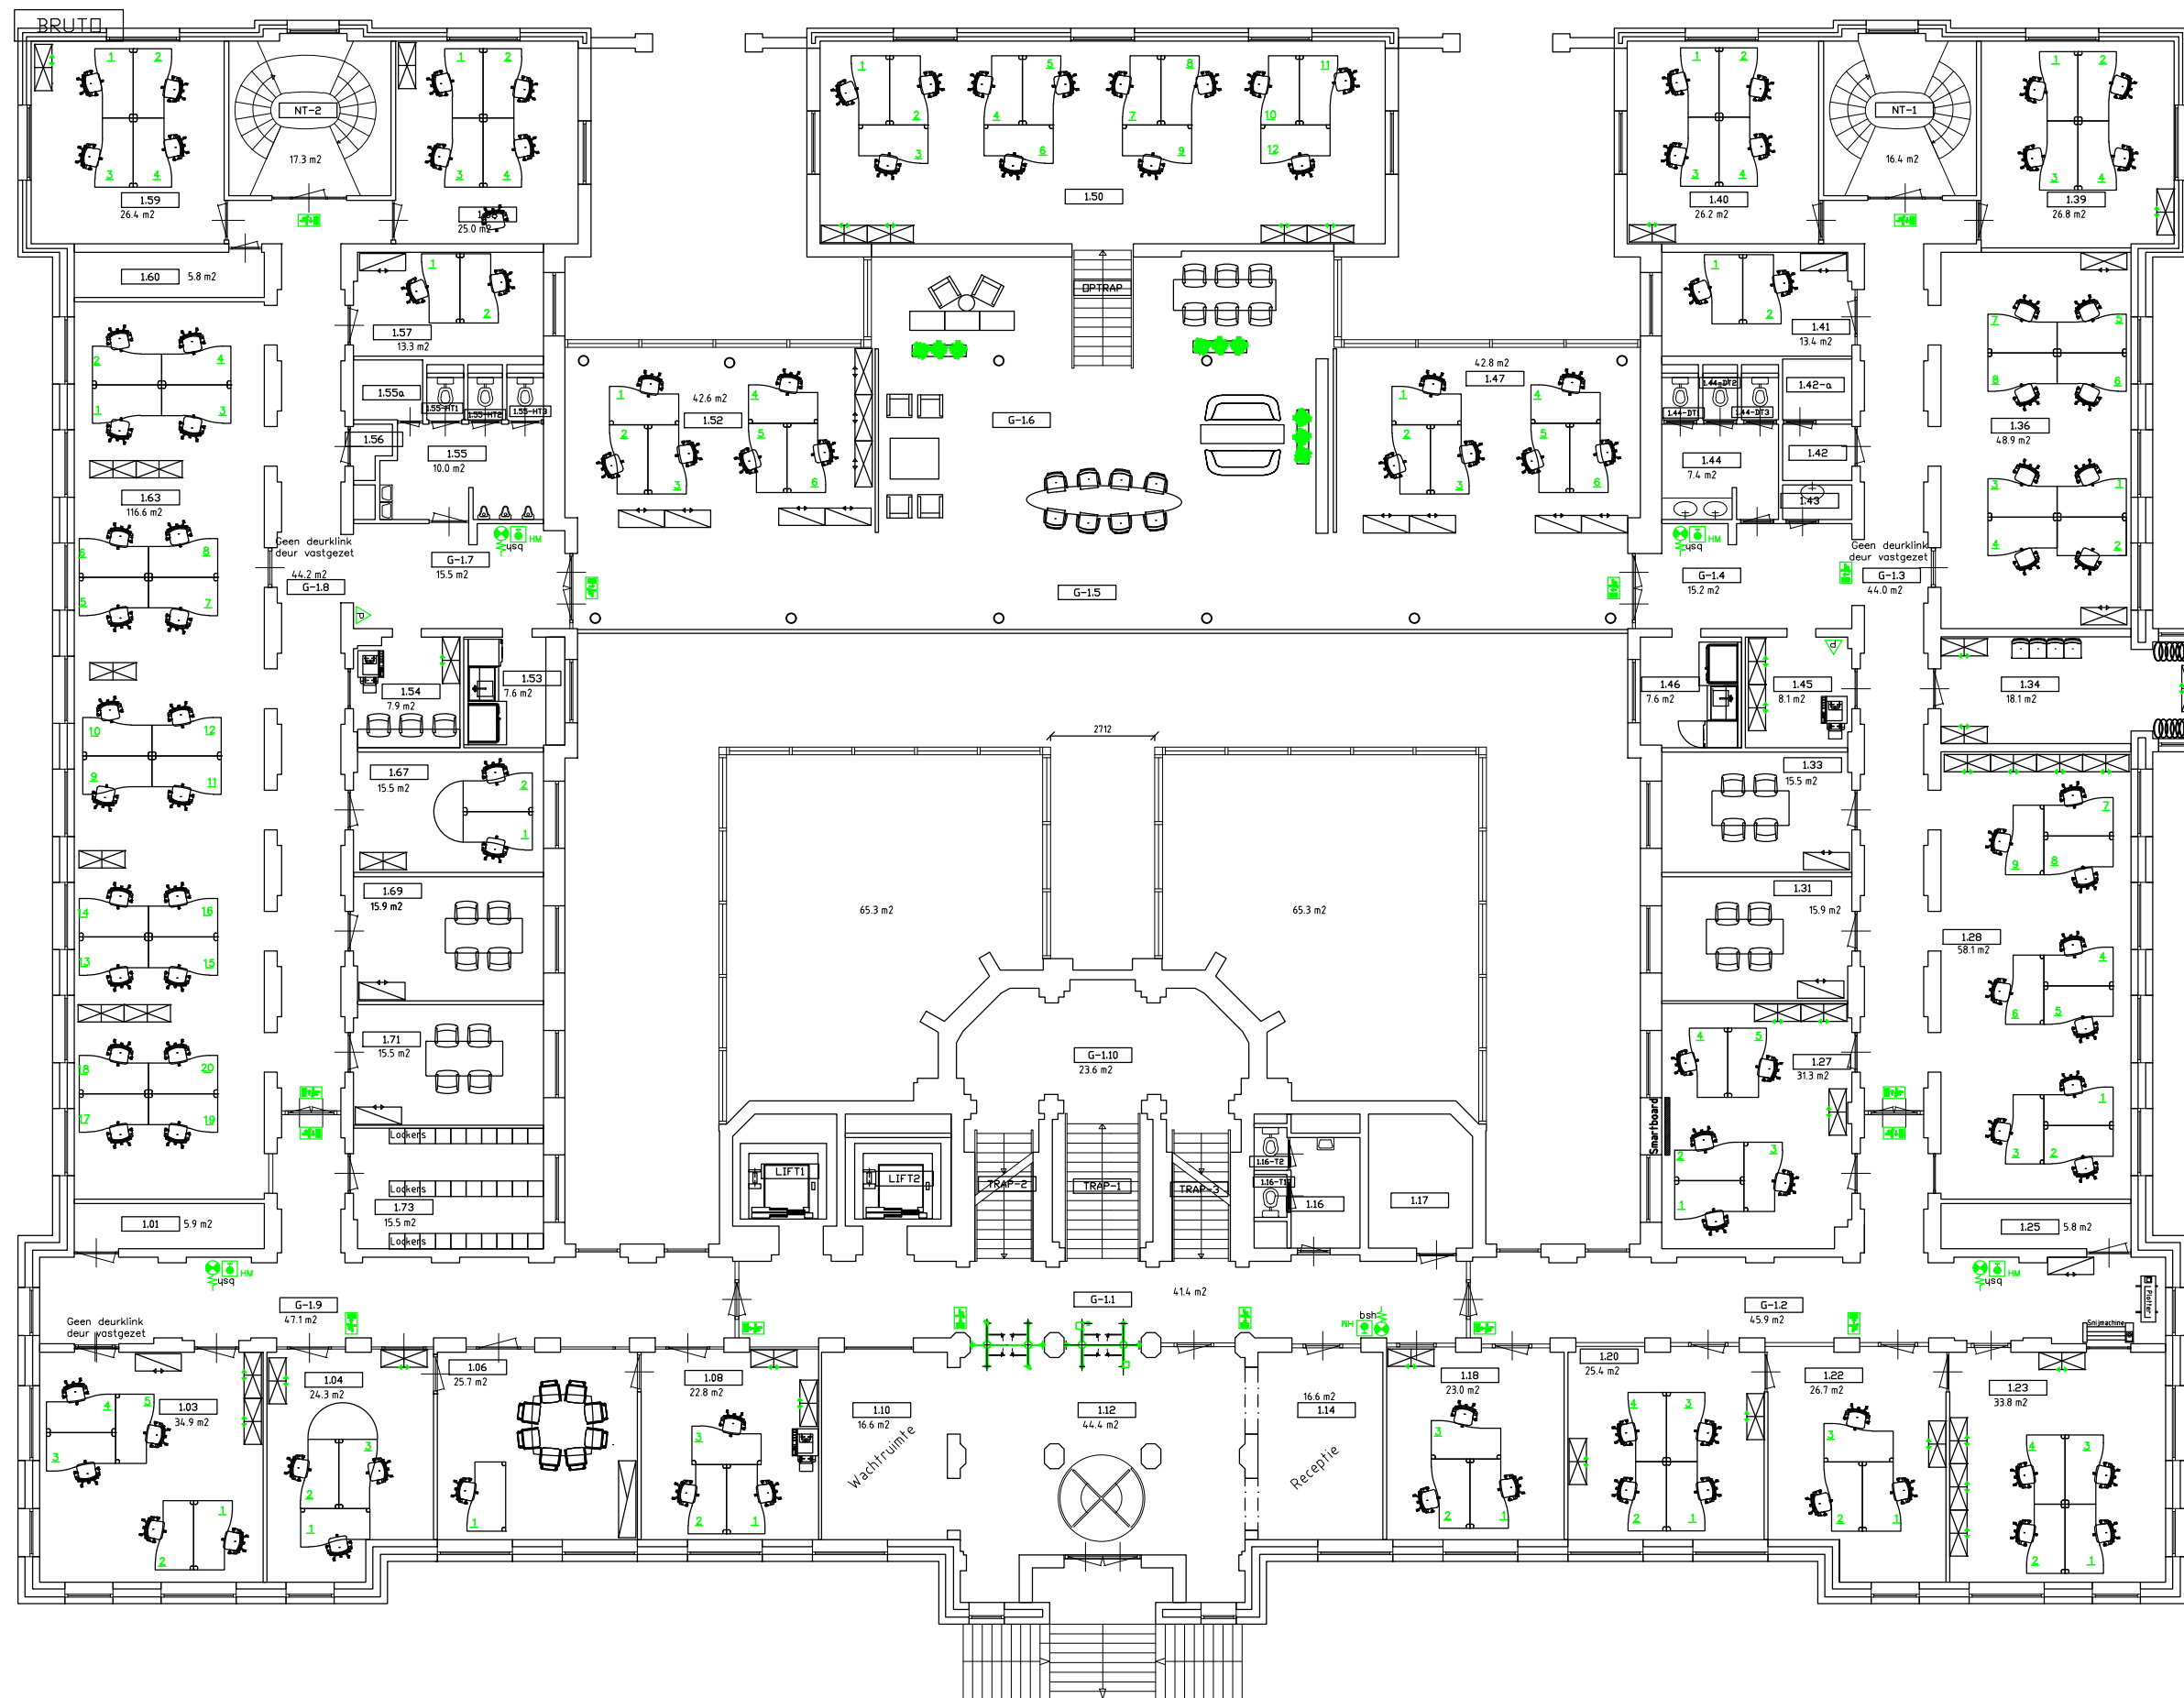

1e Etage



RENVOOI	
BEVEILIGING	
Code.	
BRANDVOORZIENING	
	draagb.blustoestel
	brandslanghaspel
	handbrandmelder
	uitgangsarmatuur
	NU- armatuur
	zelfsluitende deur
	WBDBO 30 min.
	WBDBO 60 min.
DIVERSEN	
	vloerpeil, -hoogte
	ruimtenummer

1UT
TB
U1

Gebouw:
Verdieping:
Objectnr:

1e Verdieping
1UT_TB

Schaal: 1: 200
Formaat: A3
Datum: 27-10-20

Getekend: @.P
Versie: -
Type: Indeling

Aanpassingen / opmerkingen:

Eerste verdieping