


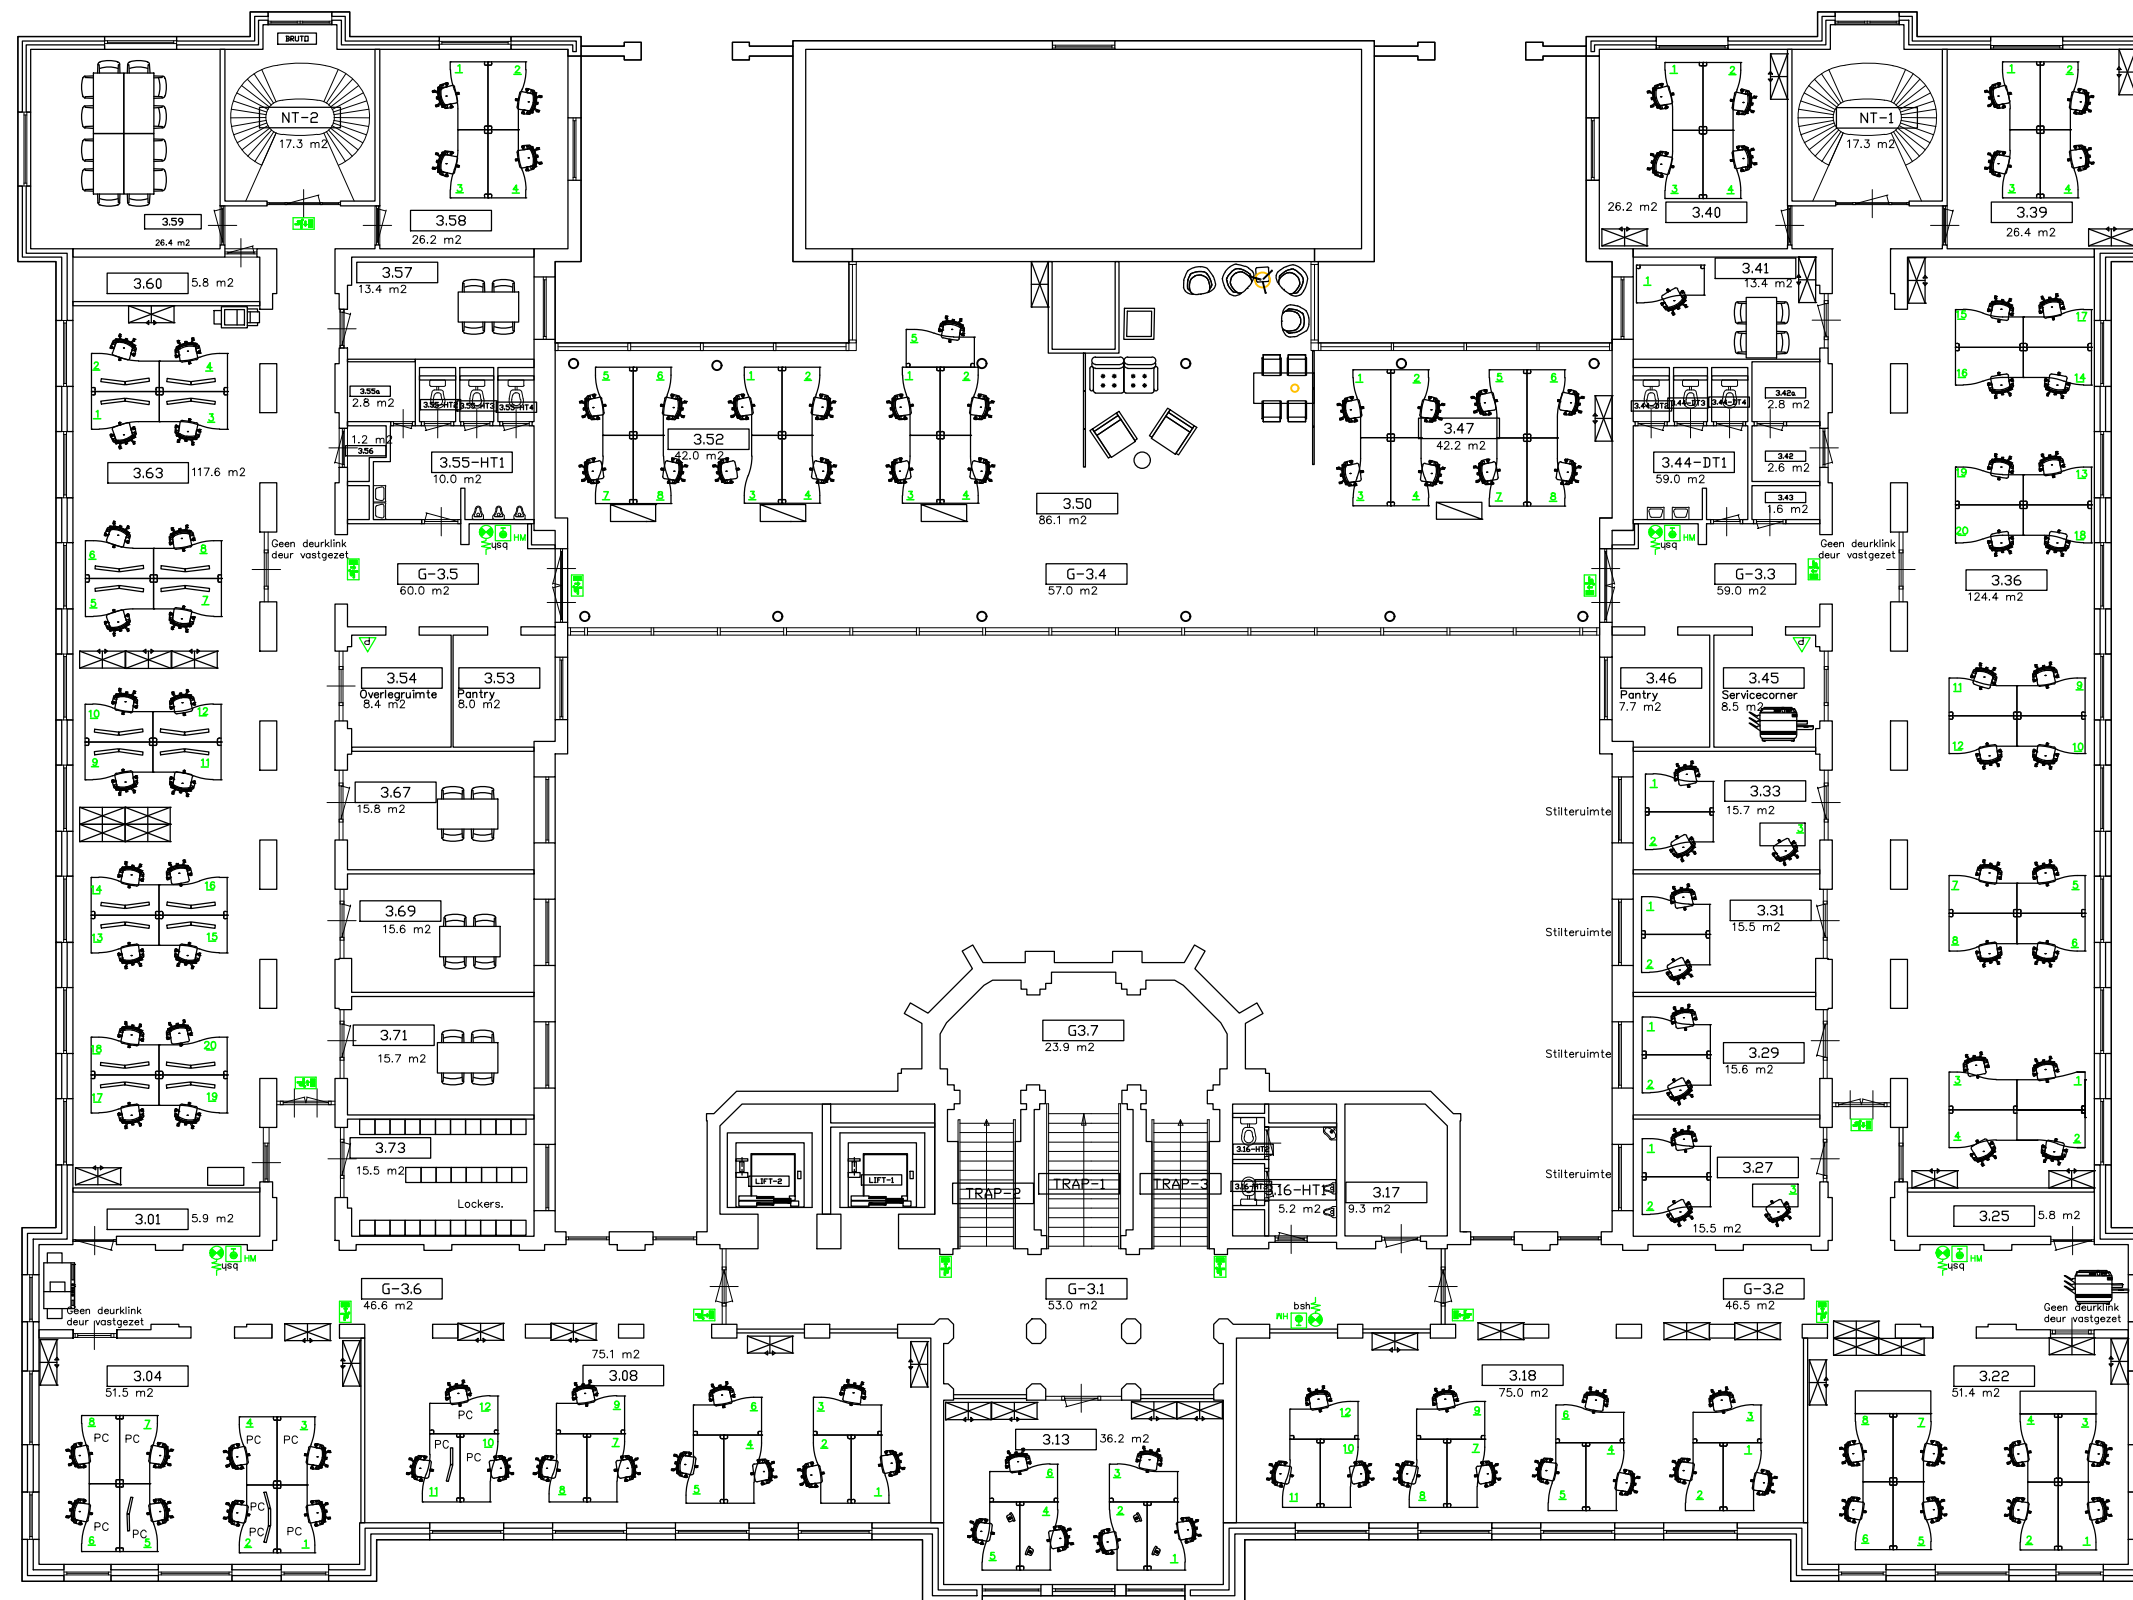

3e Etage



1: 200

RENVOOI

BEVEILIGING

BRANDVOORZIENING

draagb.blustoestel

brandslanghaspel

handbrandmelder

uitgangsarmatuur

NU- armatuur

zelfsluitende deur

WBDBO 30 min.

WBDBO 60 min.

DIVERSEN

vloerpeil, -hoogte

0.16 ruimtenummer

Derde verdieping

1UT
TB
U3

ProRail

Gebouw:
Verdieping:
Objectnr:

3e Verdieping
1UT_TB

Schaal: 1: 200
Formaat: A3
Datum: 31-05-21

Getekend: @.P
Versie: -
Type: Indeling

Aanpassingen / opmerkingen: