


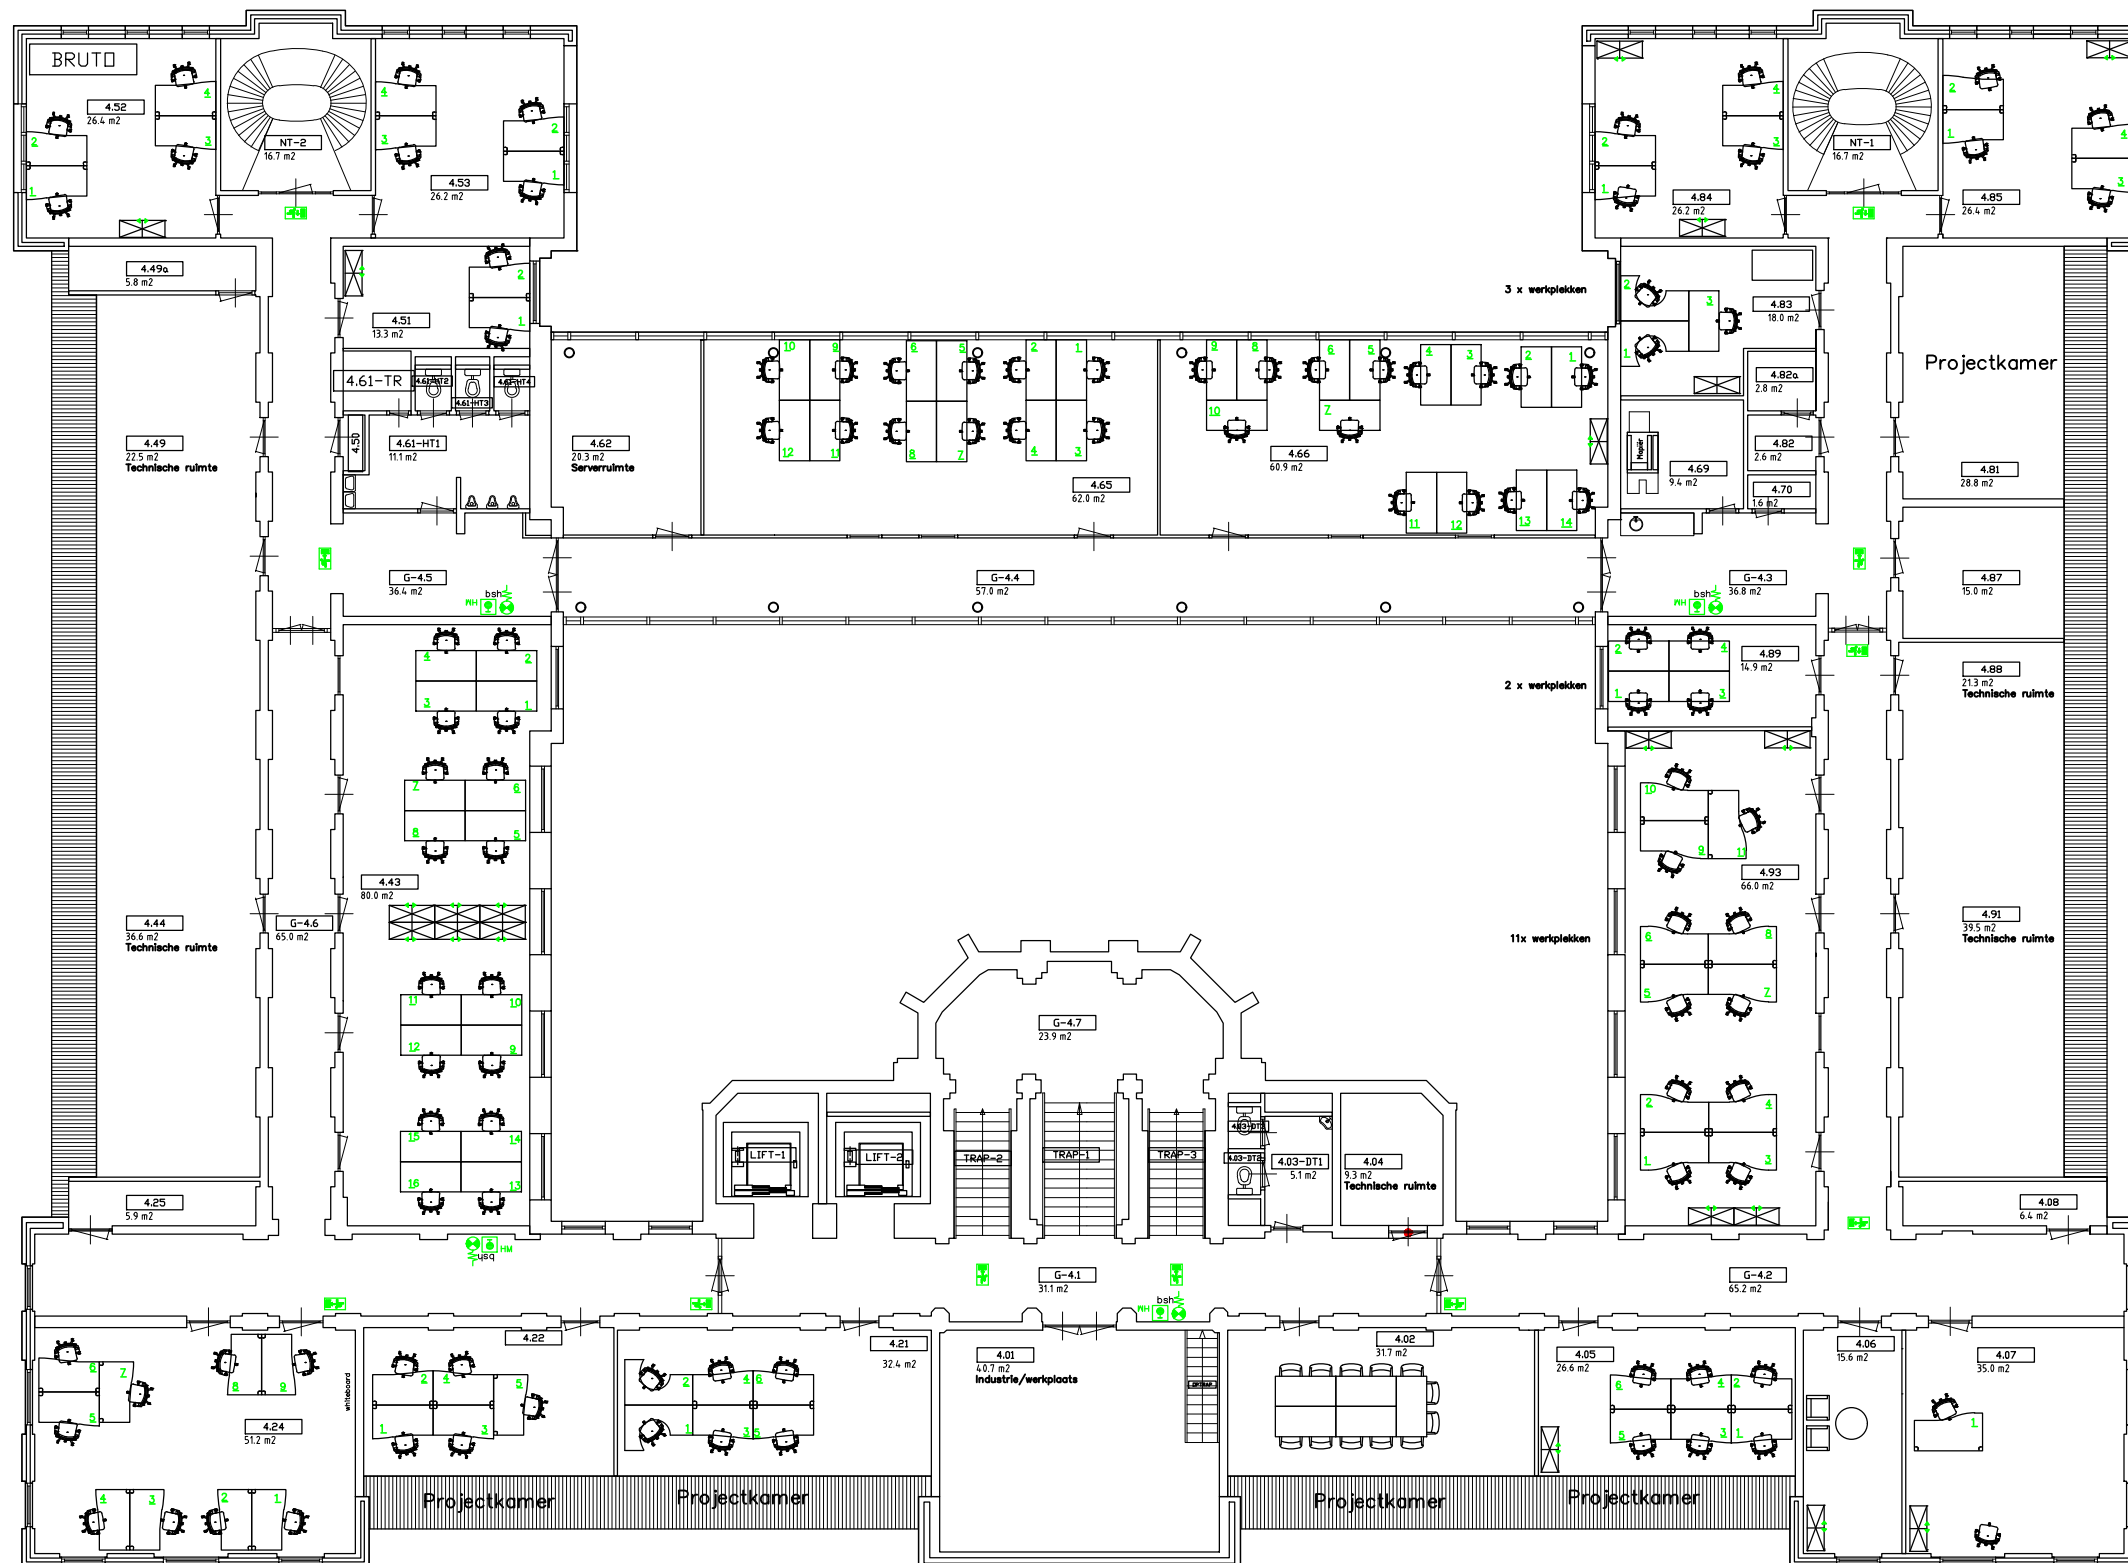

1: 200

RENVOOI

BEVEILIGING

BRANDVOORZIENING

draagb.blustoestel

brandslanghaspel

handbrandmelder

uitgangsarmatuur

NU- armatuur

zelfsluitende deur

WDBO 30 min.

WDBO 60 min.

DIVERSEN

vloerpeil, -hoogte

0.16 ruimtenummer

vierde verdieping

1UT
TB
U4

Gebouw: Tulpenburgh, Utrecht
Verdieping: 4e Verdieping
Objectnr: 1UT_TB

Schaal: 1: 200
Formaat: A3
Datum: 21-04-20

Getekend: @.P
Versie: -
Type: Indeling

Aanpassingen / opmerkingen: