



D' 7500
C 7200
B 7500
A' 22800

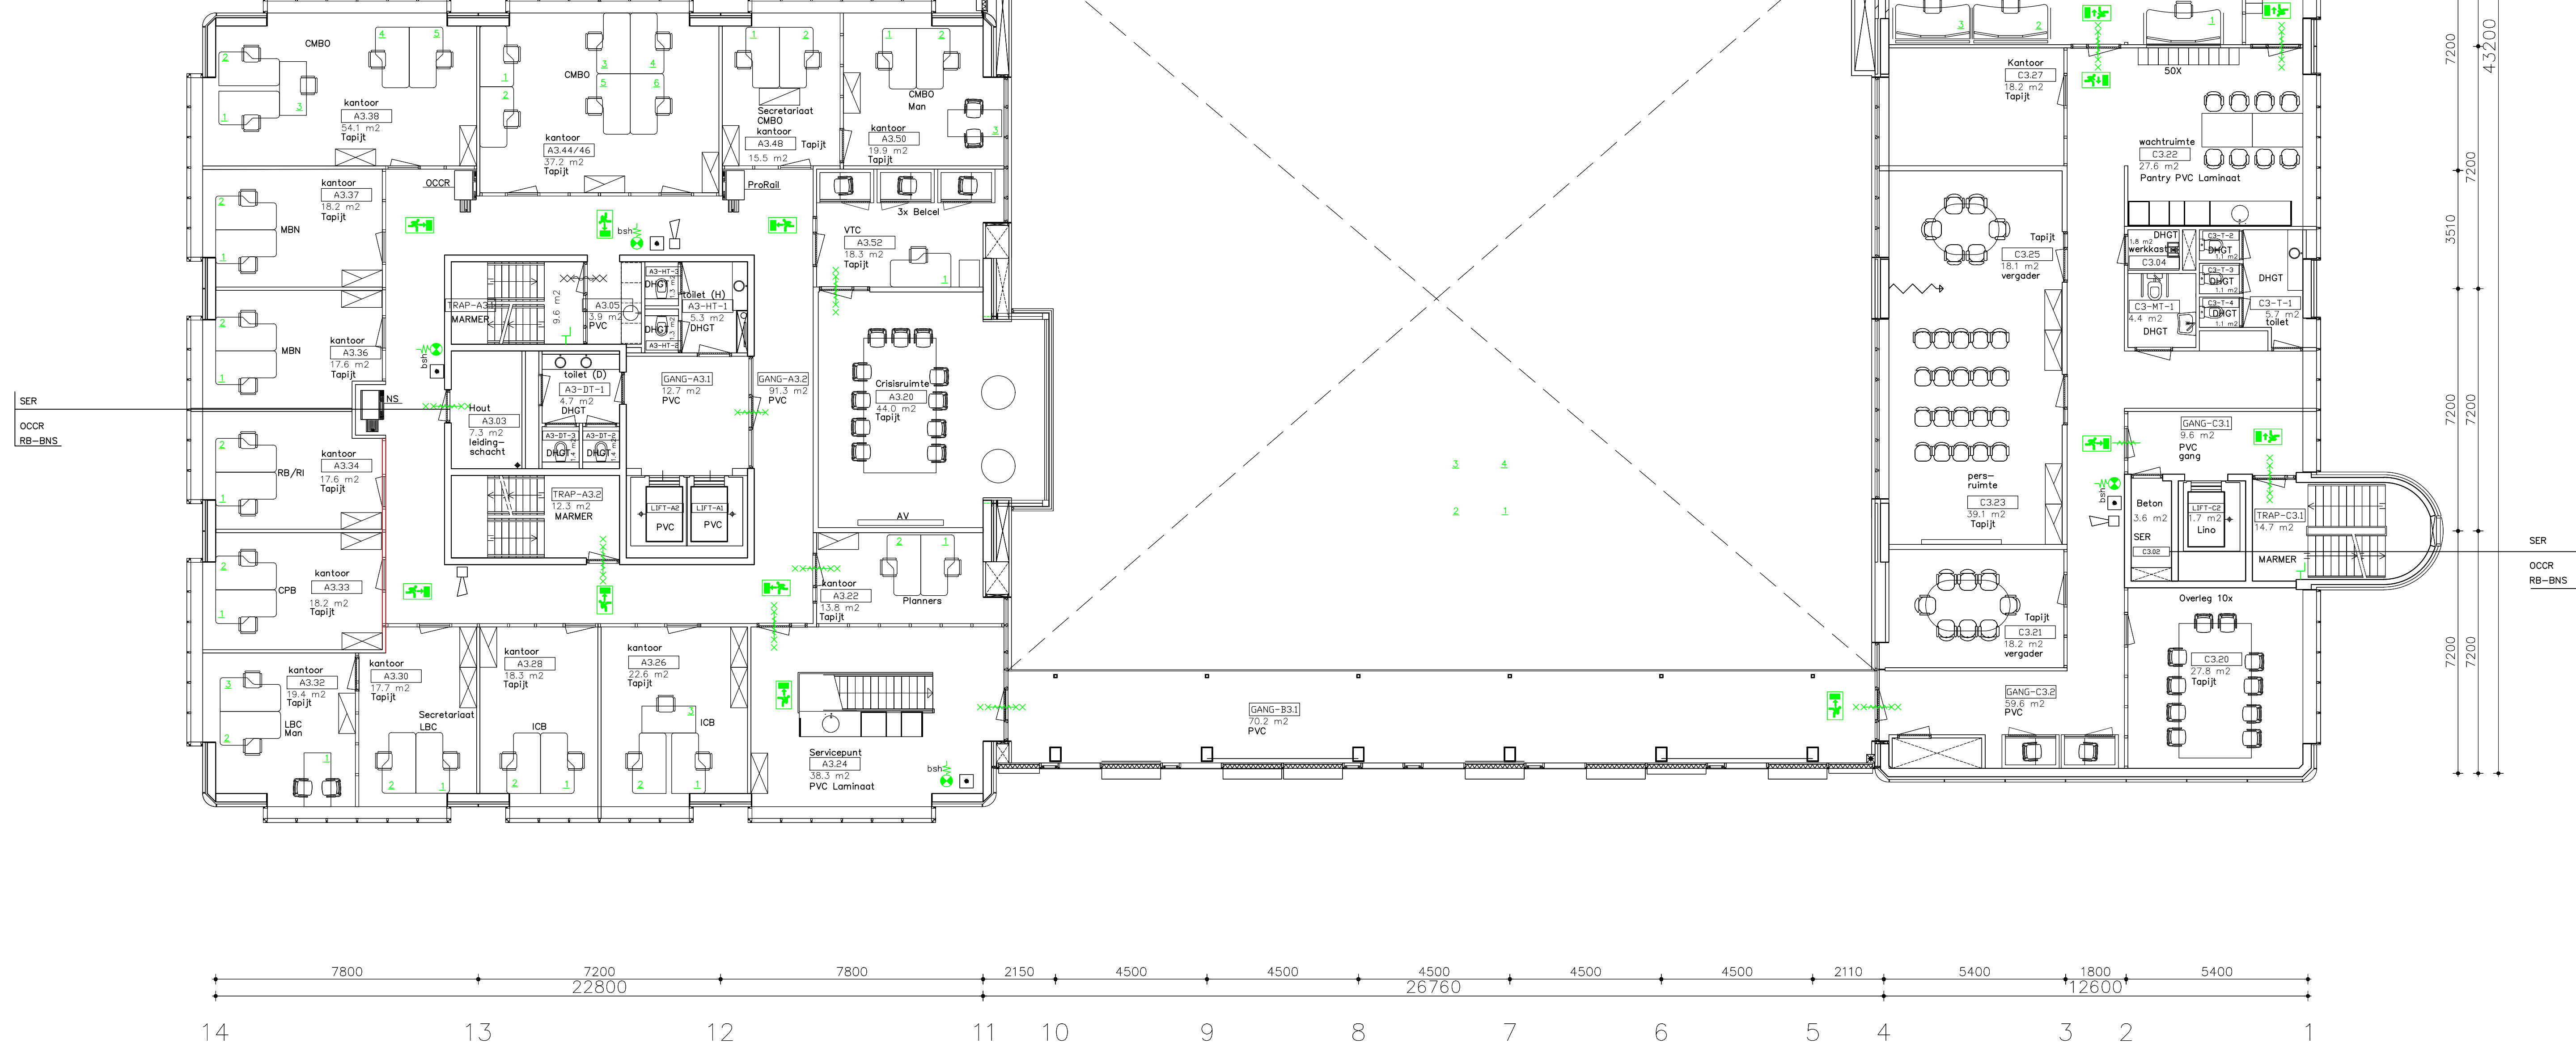

L
K
J
I
H
G
F
E
D
C
B
A

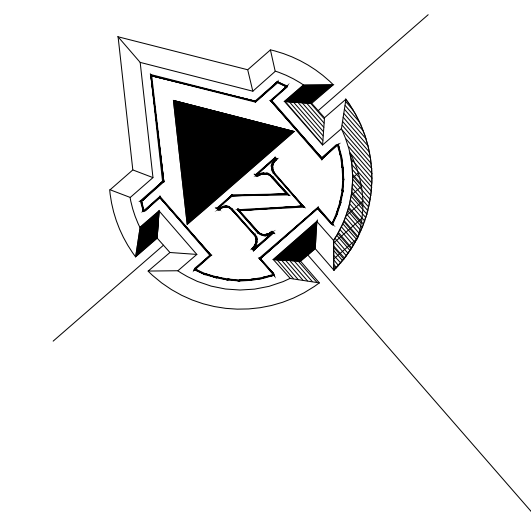

RENVOOI

BEVEILIGING

Code.

BRANDVOORZIENING

- draagb. blustoestel
- brandslanghaspel
- handbrandmelder
- uitgangsmateriaal
- NU- armatuur
- zelfsluitende deur
- WBDBO 30 min.
- WBDBO 60 min.

DIVERSEN

- vloerpeil, -hoogte
- ruimtenummer

1UT
ADHEL
U3

ProRail

Gebouw:
Verdieping:
Objectnr:

3e Verdieping
1UT_ADHEL

Schaal: 1:100
Formaat: A0
Datum: 08-03-22

Getekend: @.P
Versie: -
Type: Bouwkundig

Aanpassingen / opmerkingen: