



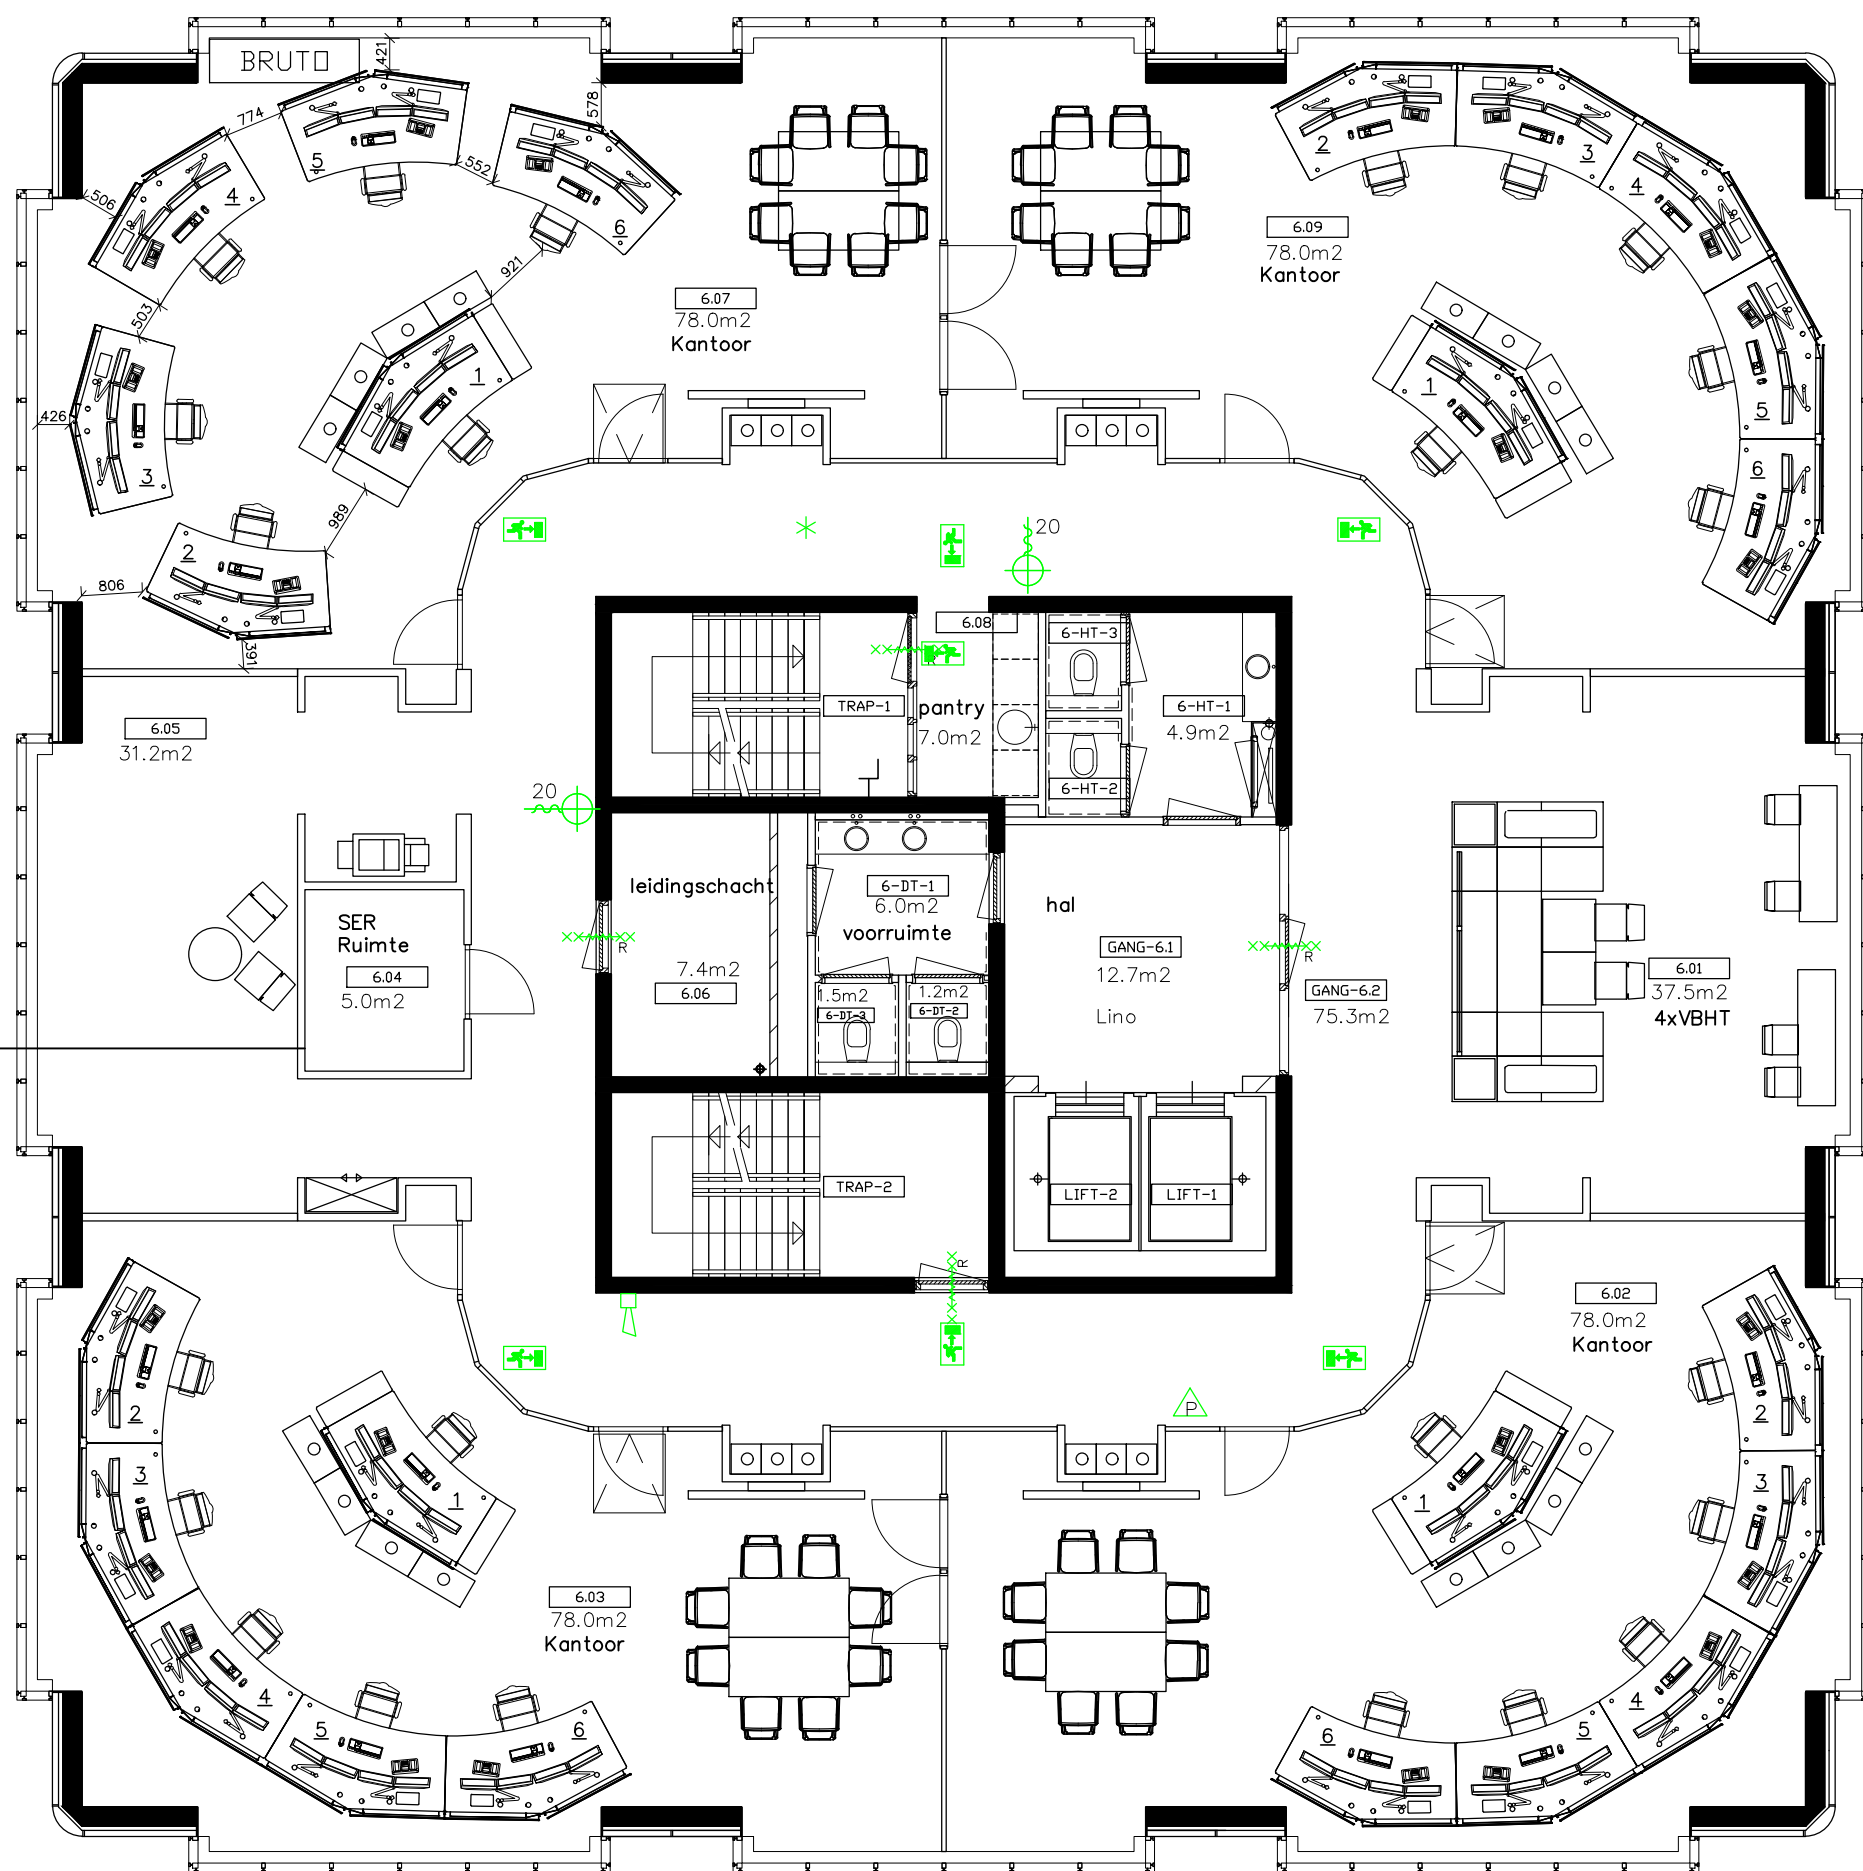

SER
VL Opleidingen
VL Uitwijk
ProRail
RB BNS

Zesde verdieping

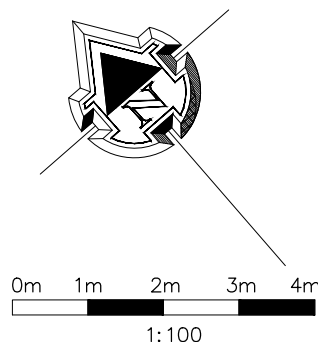

RENVOOI	
BEVEILIGING	
BRANDVOORZIENING	
	draagb.blustoestel
	brandslanghaspel
	handbrandmelder
	uitgangsarmatuur
	NU- armatuur
	zelfsluitende deur
	WDBDO 30 min.
	WDBDO 60 min.
DIVERSEN	
	vloerpeil, -hoogte
	ruimtenummer

1UT ADHEL U6	ProRail
Gebouw: A. Helfrichlaan, Utrecht	
Verdieping: 6e Verdieping	
Objectnr: 1UT_ADHEL	
Schaal: 1:100	Getekend: @.P
Formaat: A3	Versie: -
Datum: 19-02-19	Type: Indeling
Aanpassingen / opmerkingen:	