


3000
2200
4100
1100
5200
4100
1100
5200
2200

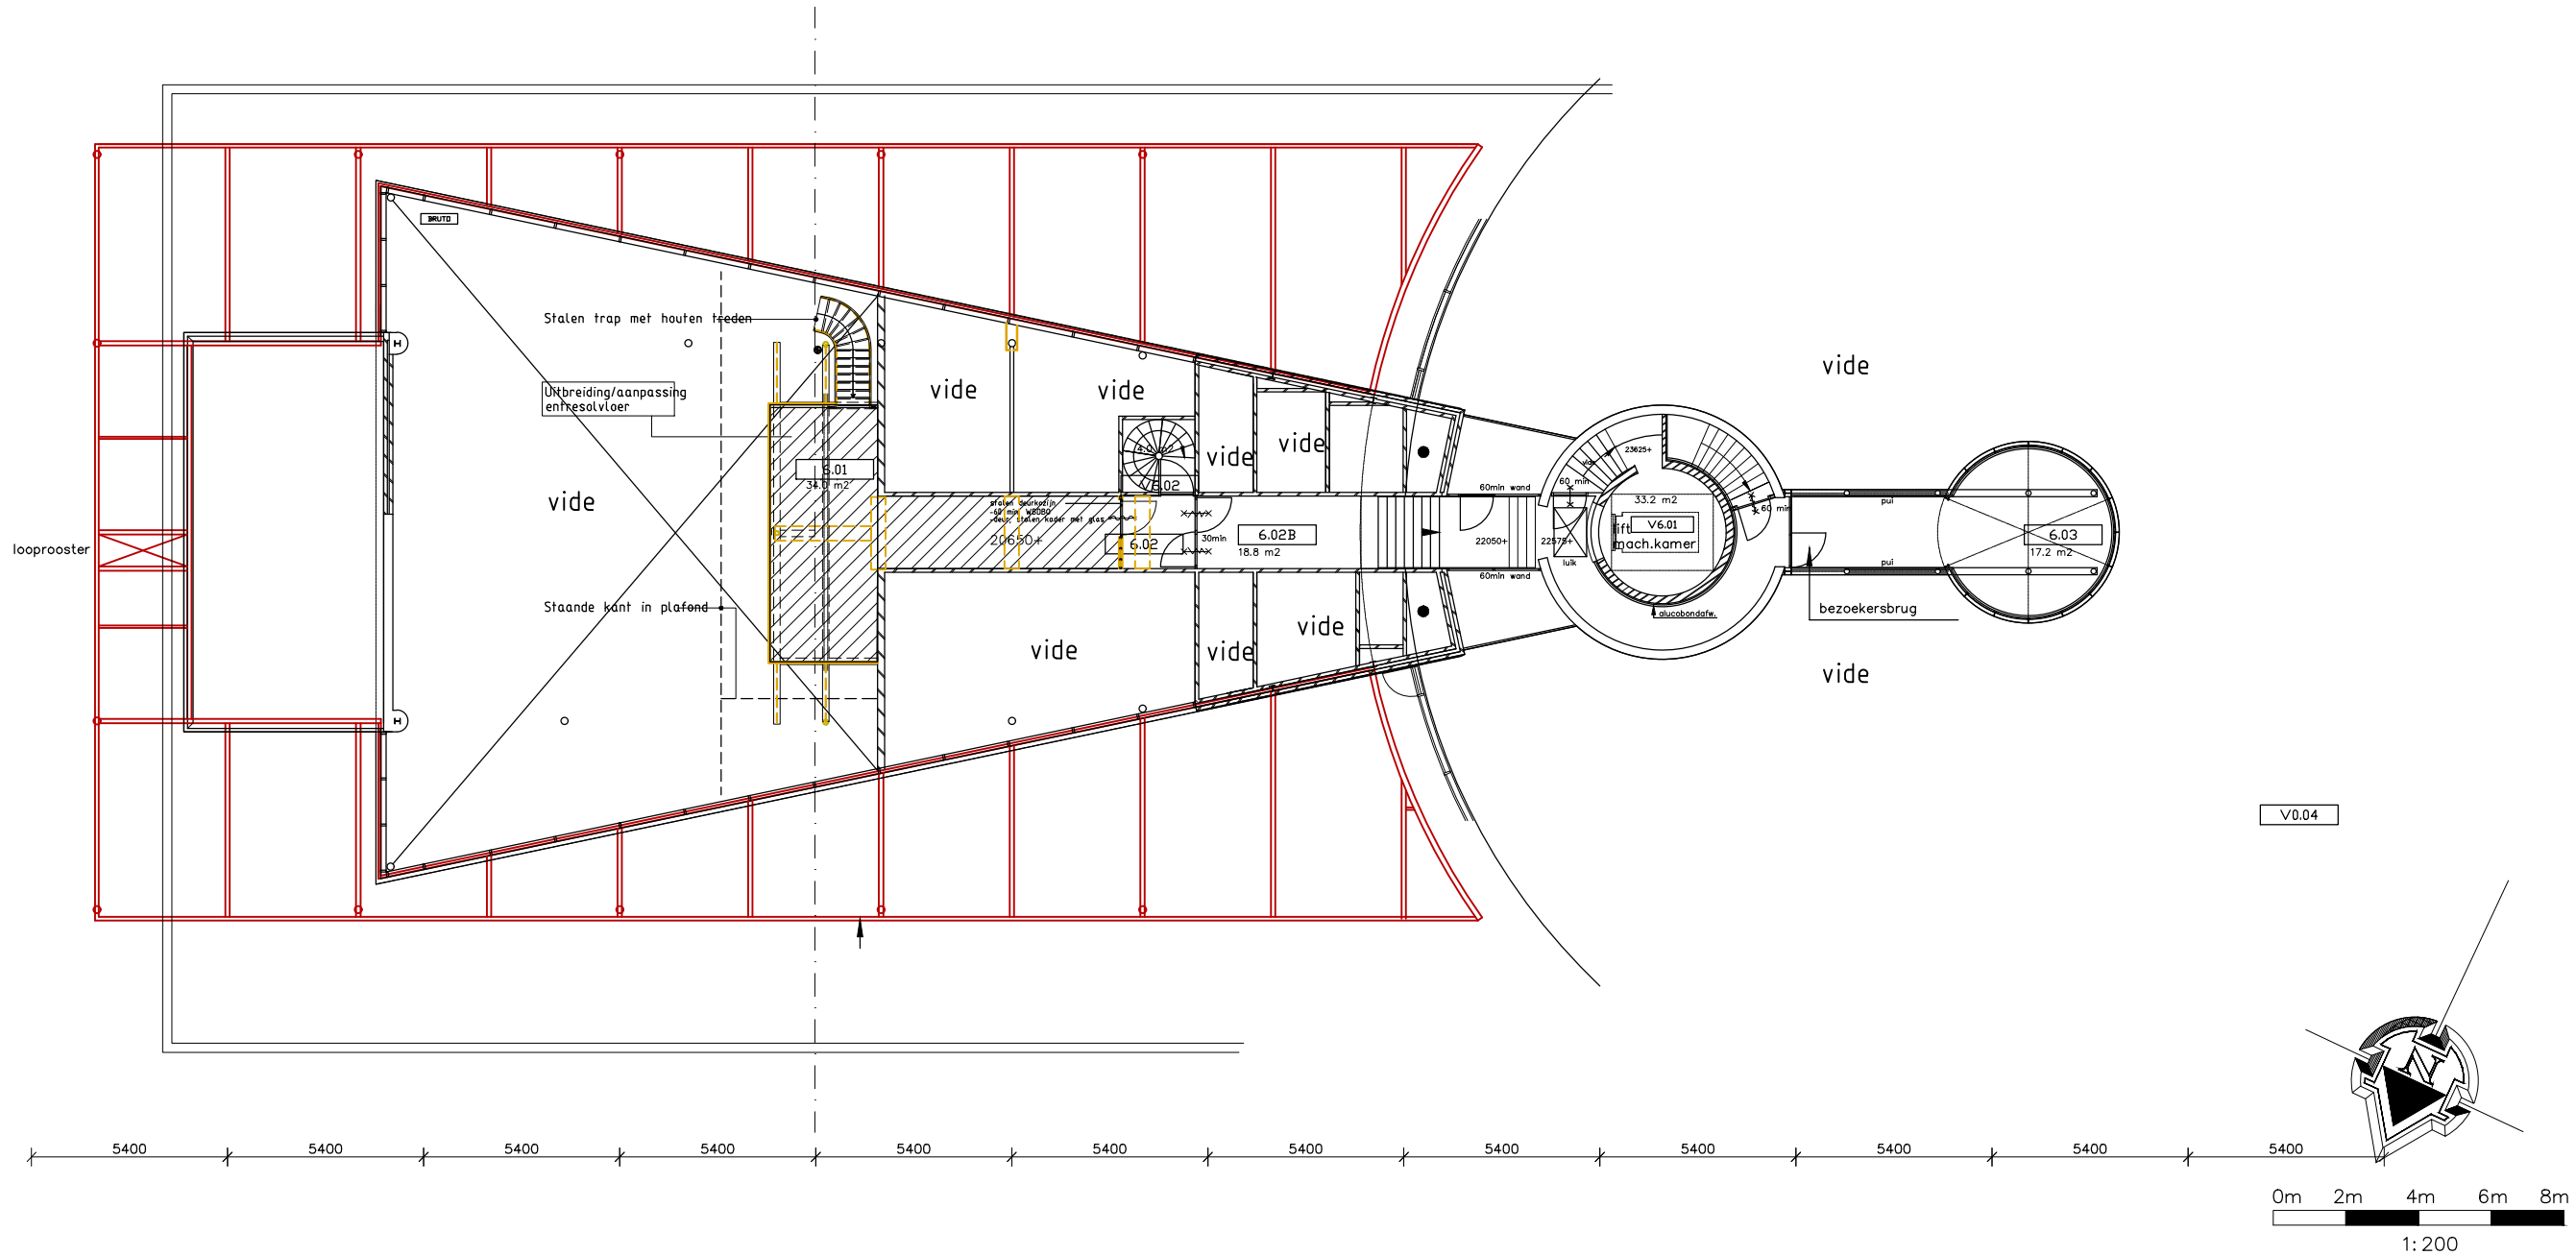

Zesde verdieping

RENVOOI	
BEVEILIGING	
BRANDVOORZIENING	
	draagb. blustoestel
	brandslanghaspel
	handbrandmelder
	uitgangsarmatuur
	NU- armatuur
	zelfsluitende deur
	WBDBO 30 min.
	WBDBO 60 min.
DIVERSEN	
	vloerpeil, -hoogte
	ruimtenummer

3RN VLTC U6	ProRail
Gebouw:	6e Verdieping
Verdieping:	3RN_VLTC
Objectnr:	
Schaal: 1: 200	Getekend: @.P
Formaat: A3	Versie: -
Datum: 26-06-19	Type: Indeling
Aanpassingen / opmerkingen:	
Controle ronde	