



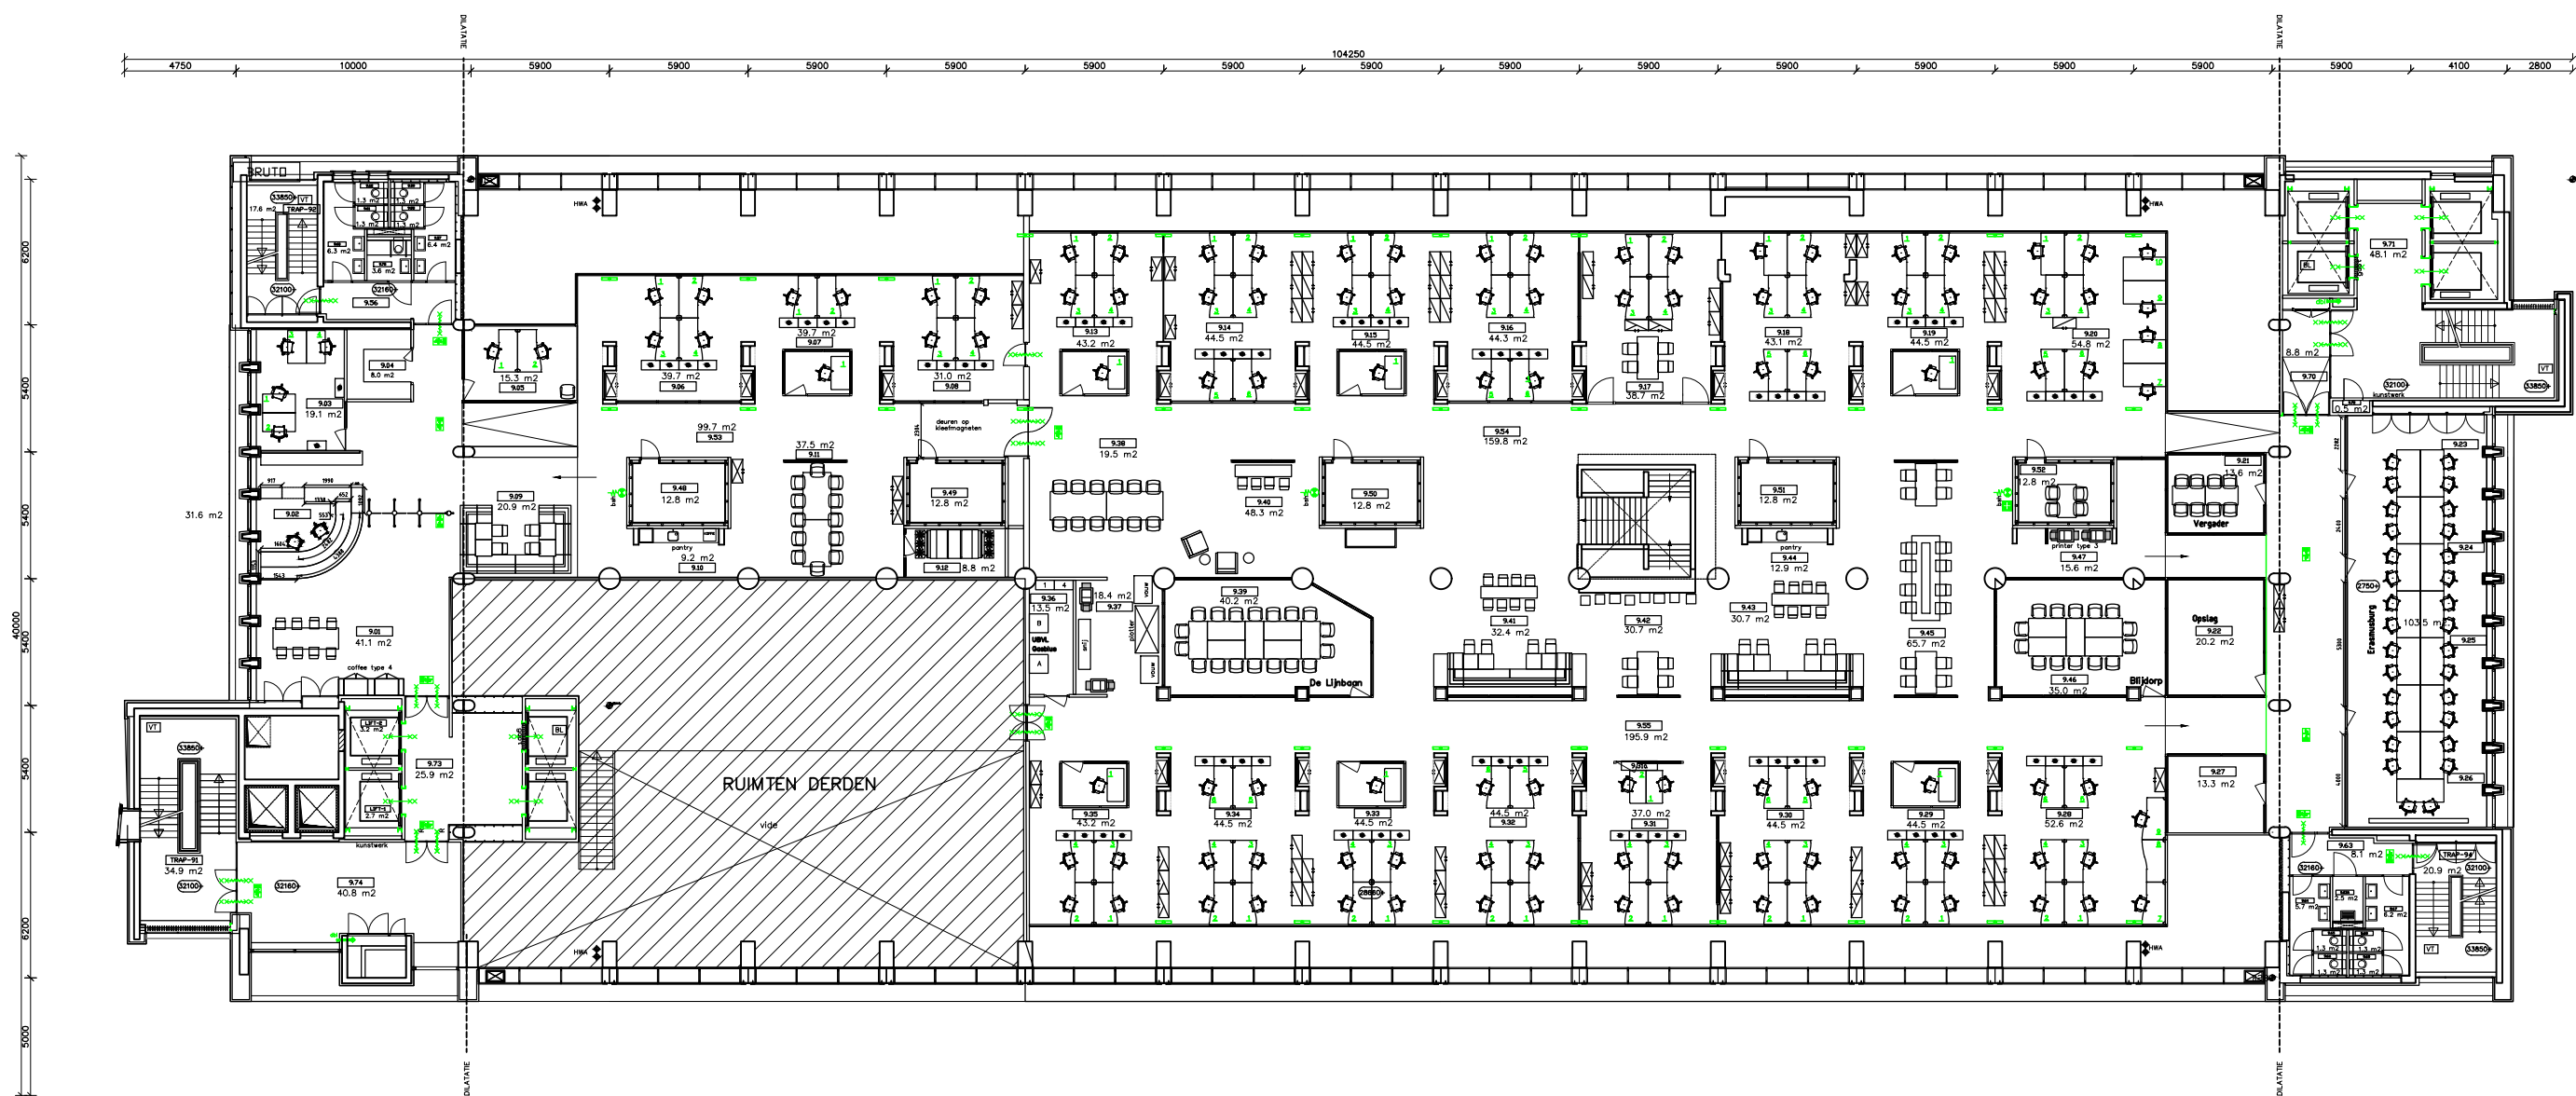

9de verdieping

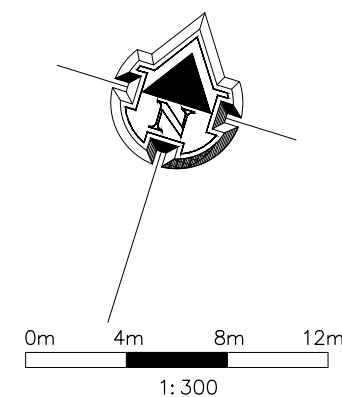

RENVOOI	
BEVEILIGING	
BRANDVOORZIENING	
	draagb. blustoestel
	brandslanghaspel
	handbrandmelder
	uitgangsarmatuur
	NU- armatuur
	zelfsluitende deur
	WBDBO 30 min.
	WBDBO 60 min.
DIVERSEN	
	vloerpeil, -hoogte
	0.16 ruimtenummer

4RZ CPOST U9	ProRail
Gebouw: Central Post, Rotterdam	
Verdieping: 9e Verdieping	
Objectnr: 4RZ_CPOST	
Schaal: 1: 300	Getekend: @.P
Formaat: A3	Versie: -
Datum: 21-04-22	Type: Indeling
Aanpassingen / opmerkingen:	