


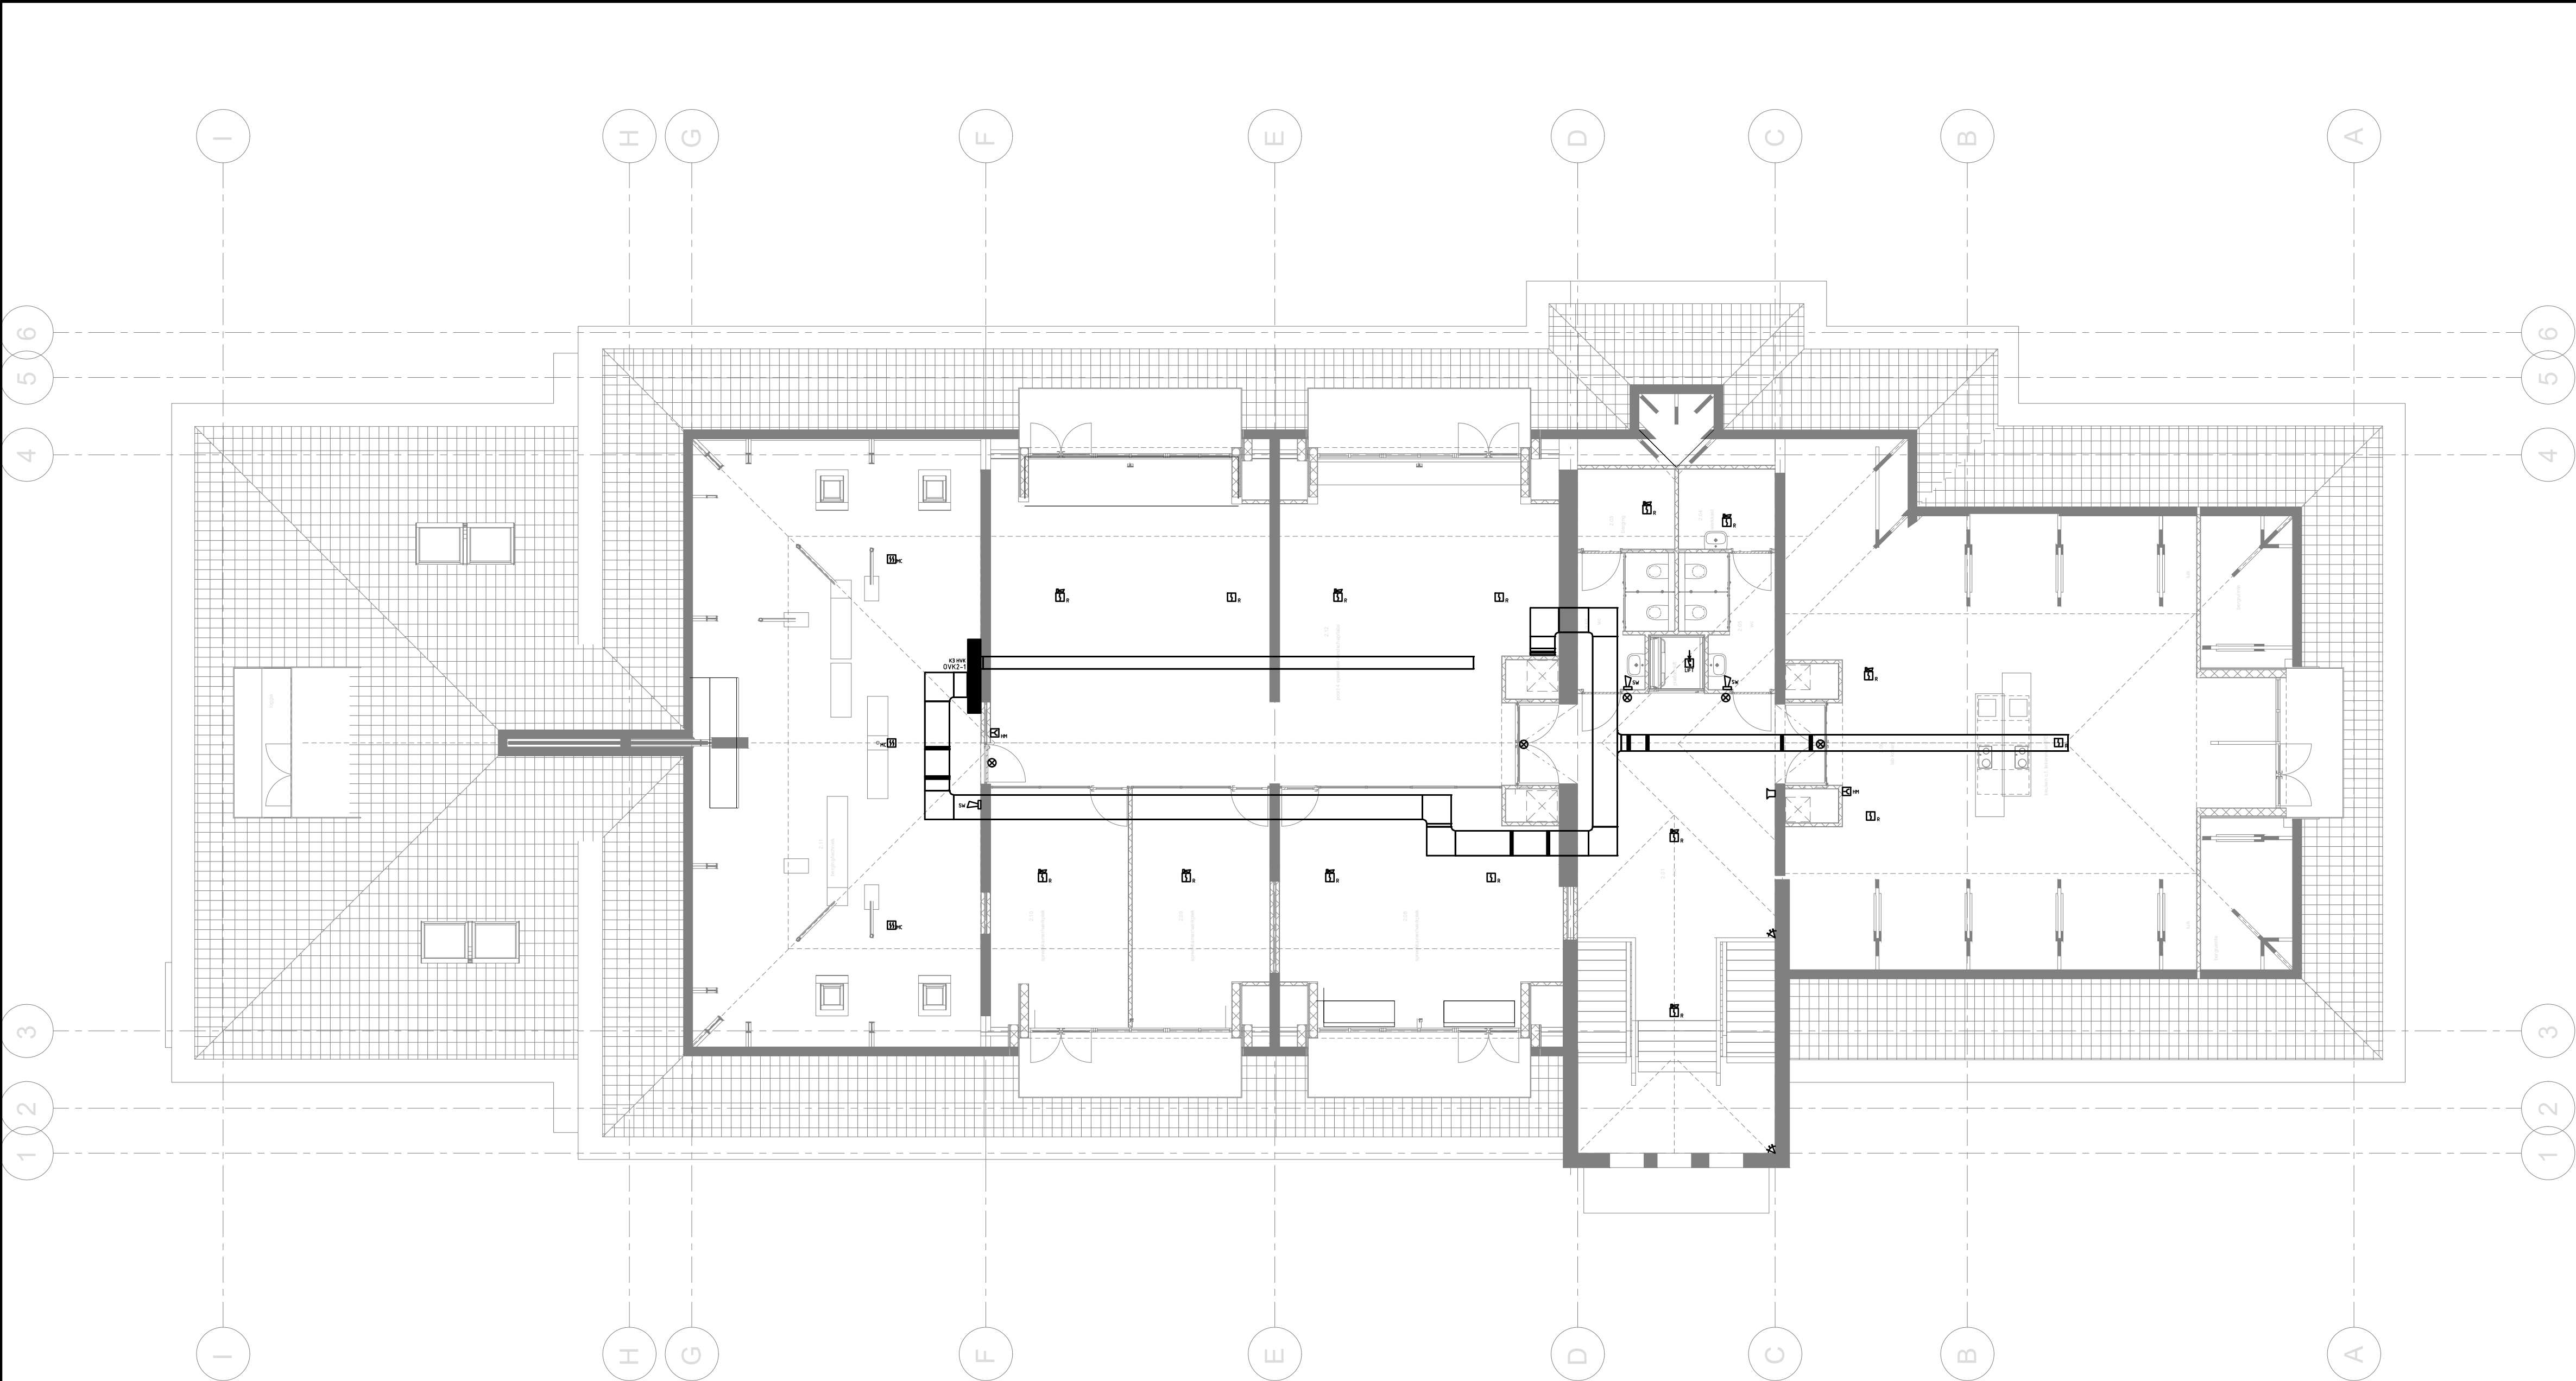

Symbool	Omschrijving	Symbool	Omschrijving
	Verdelinrichting		Intercom videofoon
	Aansluitpunt 1 fase, nul en beschermingscontact		Handbrandmelder
	Aansluitpunt 3 fasen, nul en beschermingscontact		Melder, multi-criteria
	Contactdoos 3 fasen, nul en beschermingscontact		Melder, rook, oprisich
	Contactdoos 2 fasen, nul en beschermingscontact, waferdicht		Ingangseenheid
	Contactdoos, peritex		Fluitslicht
	Contactdoos 1-voudig met beschermingscontact		Nevenindicator
	Contactdoos 2-voudig met beschermingscontact		Signaalgever akoestisch slow whoop
	Contactdoos verlichting, 2-voudig wandcontactdoos		Centrale, brandmeld-
	Contactdoos 2-voudig met beschermingscontact in 2 inbouwdozen		Codeslot
	Patchkast		Passief Infrarood
	Aansluitpunt data		Contact, magneet-
	Aansluitpunt data 2-voudig		Signaalgever optisch
	Defector, plafond		Schakelaar, 1-polig
	Thermostaat / Co2 leiding, onbedraad		Lichtschakelaar, PIR, 180 graden
	Afstelcombinatie		Schakelaar, 1-polig, met fhyrisforregeling
	Signalering invalidentoilet		Schakelaar, 3-polig (Werkschakelaar)
	Zusteroproep schakelaar		Schakelaar voor zonwering op en neer
	Zusteroproep trekschakelaar		Armatuur op wand met invoegpunt aan buitenzijde

AFKORTINGENLIJST

Vermogenscode	Omschrijving
AIRC0	Airco splitunit t.b.v. Serverruimte
AFZ.	Afzuigventilator
ALG	Algemeen
BO	Boiler
COM	Comode Lift
DC	Deurcontroller
DR	Droger
LBK	Luchtbehandelingskast
LIFT	Voeding Lift
KA1	Koffieautomaat
KK	Koelkast
PK	Patchkast
RK	Regelkast
SEP	Separate groep
SM	Schoonmaak
VW	Vaatwasser
VZ	Vriezer
WIFI	WIFI
WM	Wasmachine
WP01-W-W	Warmtepomp water/water
ZW	Zonwering

! Belangrijk

Maatvoering, locatie, dimensionering en brandwerende, constructieve voorzieningen definitief te bepalen volgens opgave werktekeningen en berekeningen installateur en zijn niet van deze tekening af te leiden

code

datum

wijziging

gewijzigd

gecontroleerd

projectnummer

2115

P

B

E

M

Boink

Project & Energiemanagement B.V.

Bezoekadres:
Gulberg 31, unit 1
5674 TE Nuenen
T: +31 (0)402076207
E: bpem@bpem.nl

project

BS KC Willemspoort
Ringbaan-Zuid 500
Tilburg

status

CONCEPT TO

opdrachtgever

Xpect primair

J. Asselbergsweg 38

5026 RR Tilburg

onderwerp

Elektrotechnische installatie
Beveiligingsinstallatie
Tweede verdieping

schaal

1:100

gecontroleerd

formaat

A2

tekenaar

-

engineer

RH

projectleider

FP

datum

13-04-2022

bladnummer

E02-06

getekend met Stabicad®