




Deel B
Doorsnede B-1

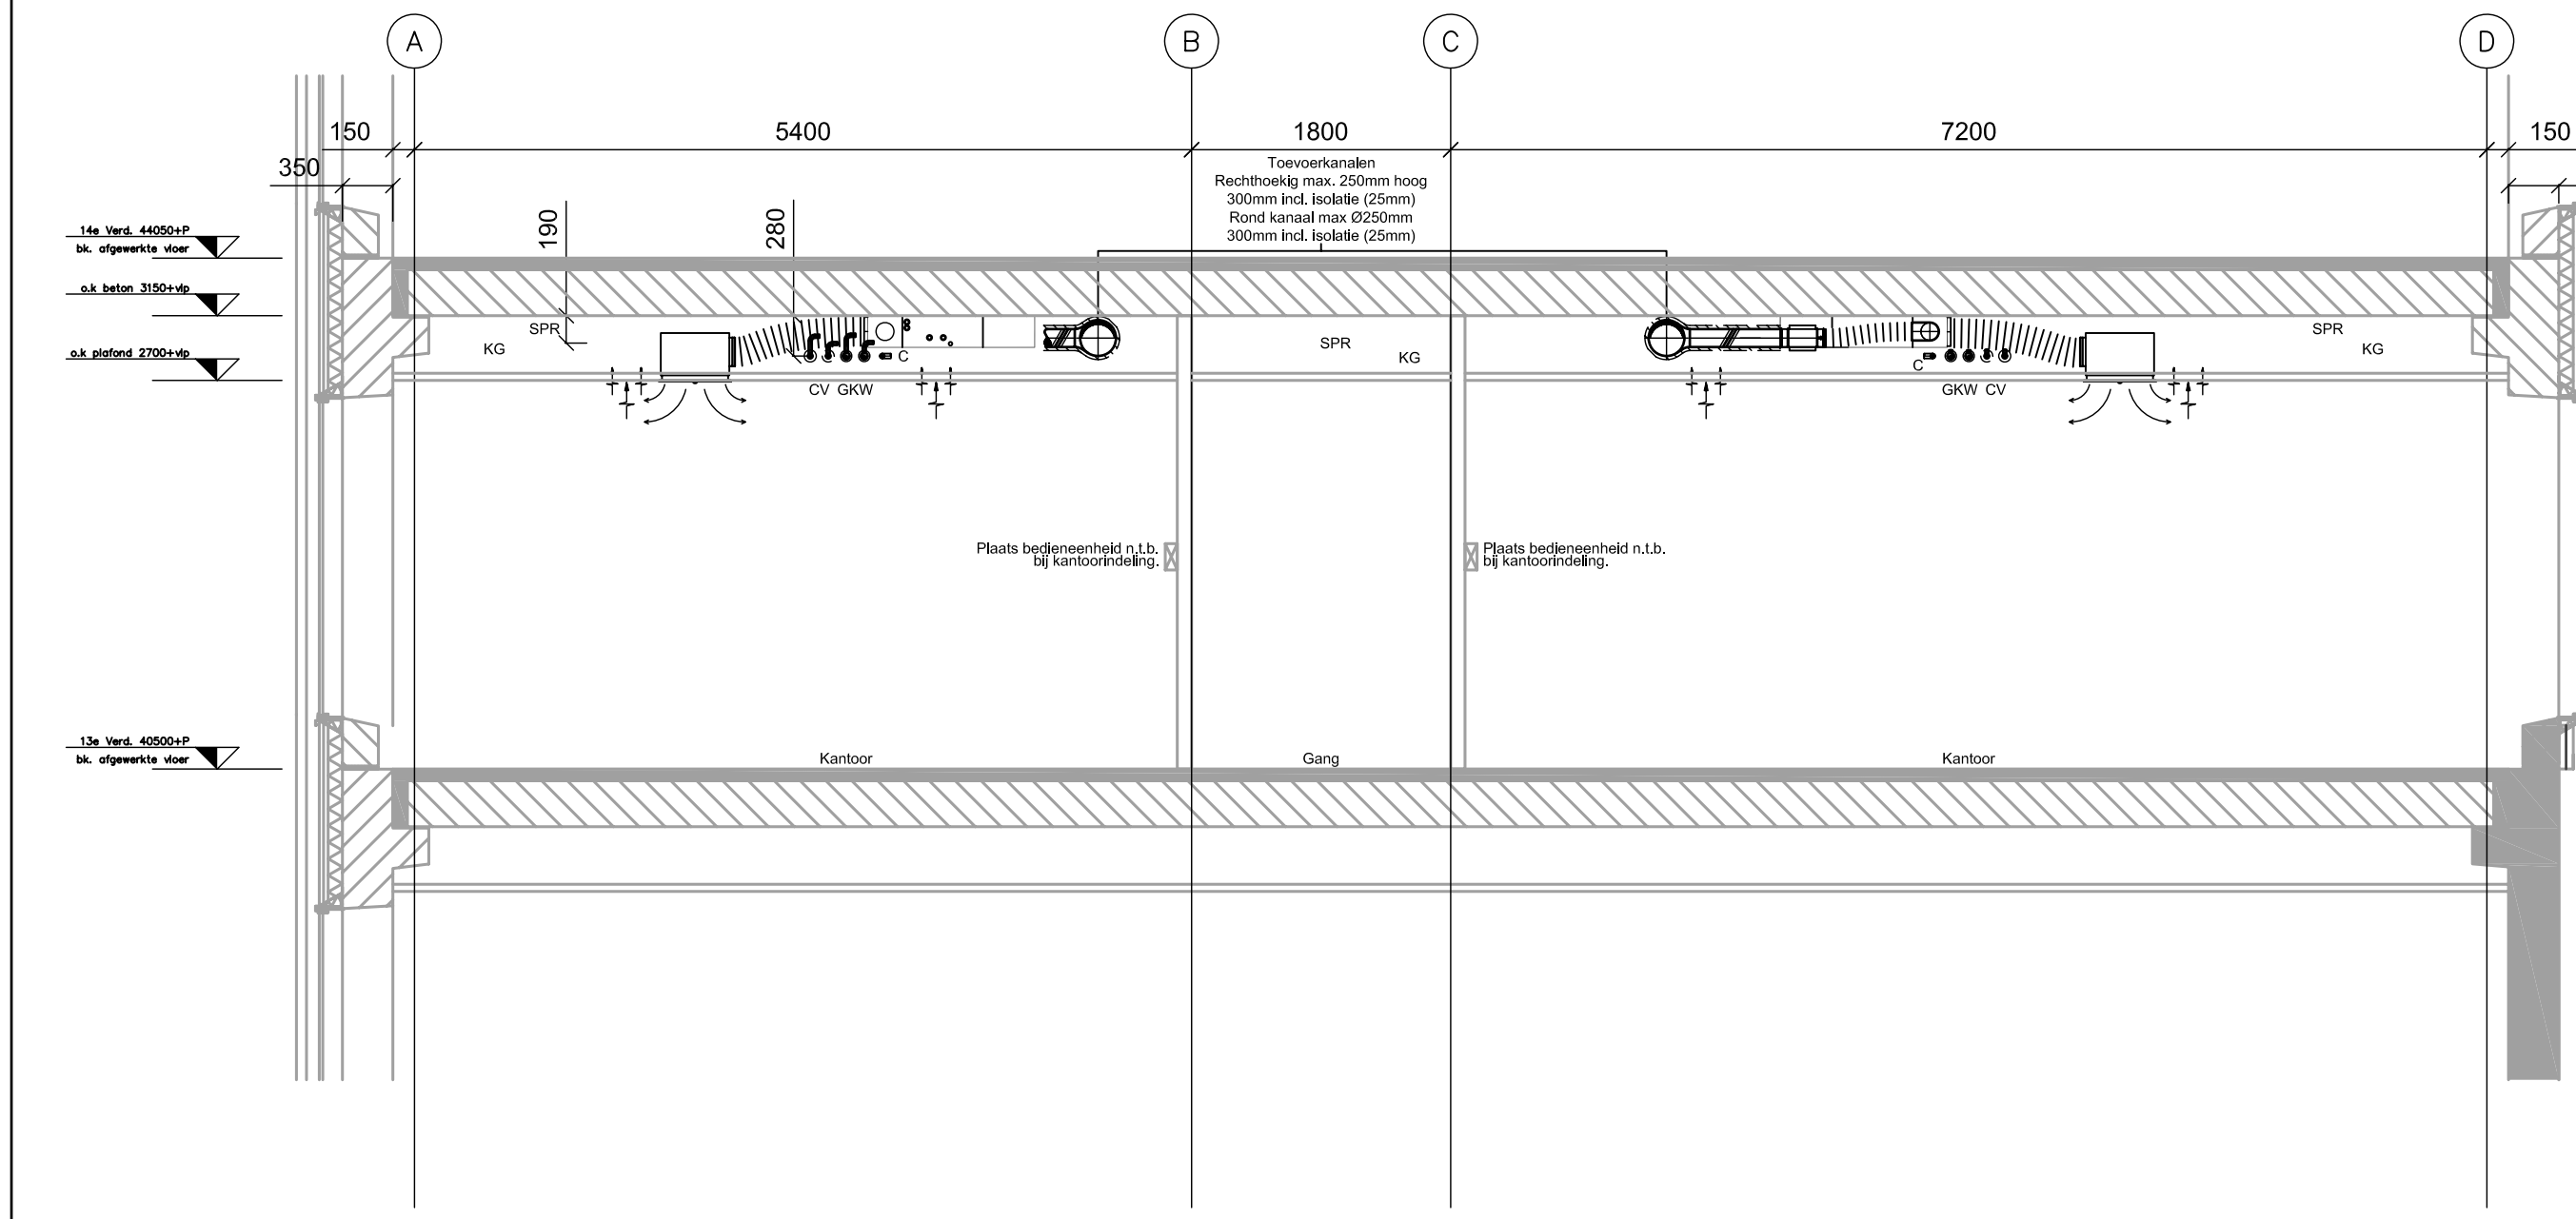


Deel B
Doorsnede B-2

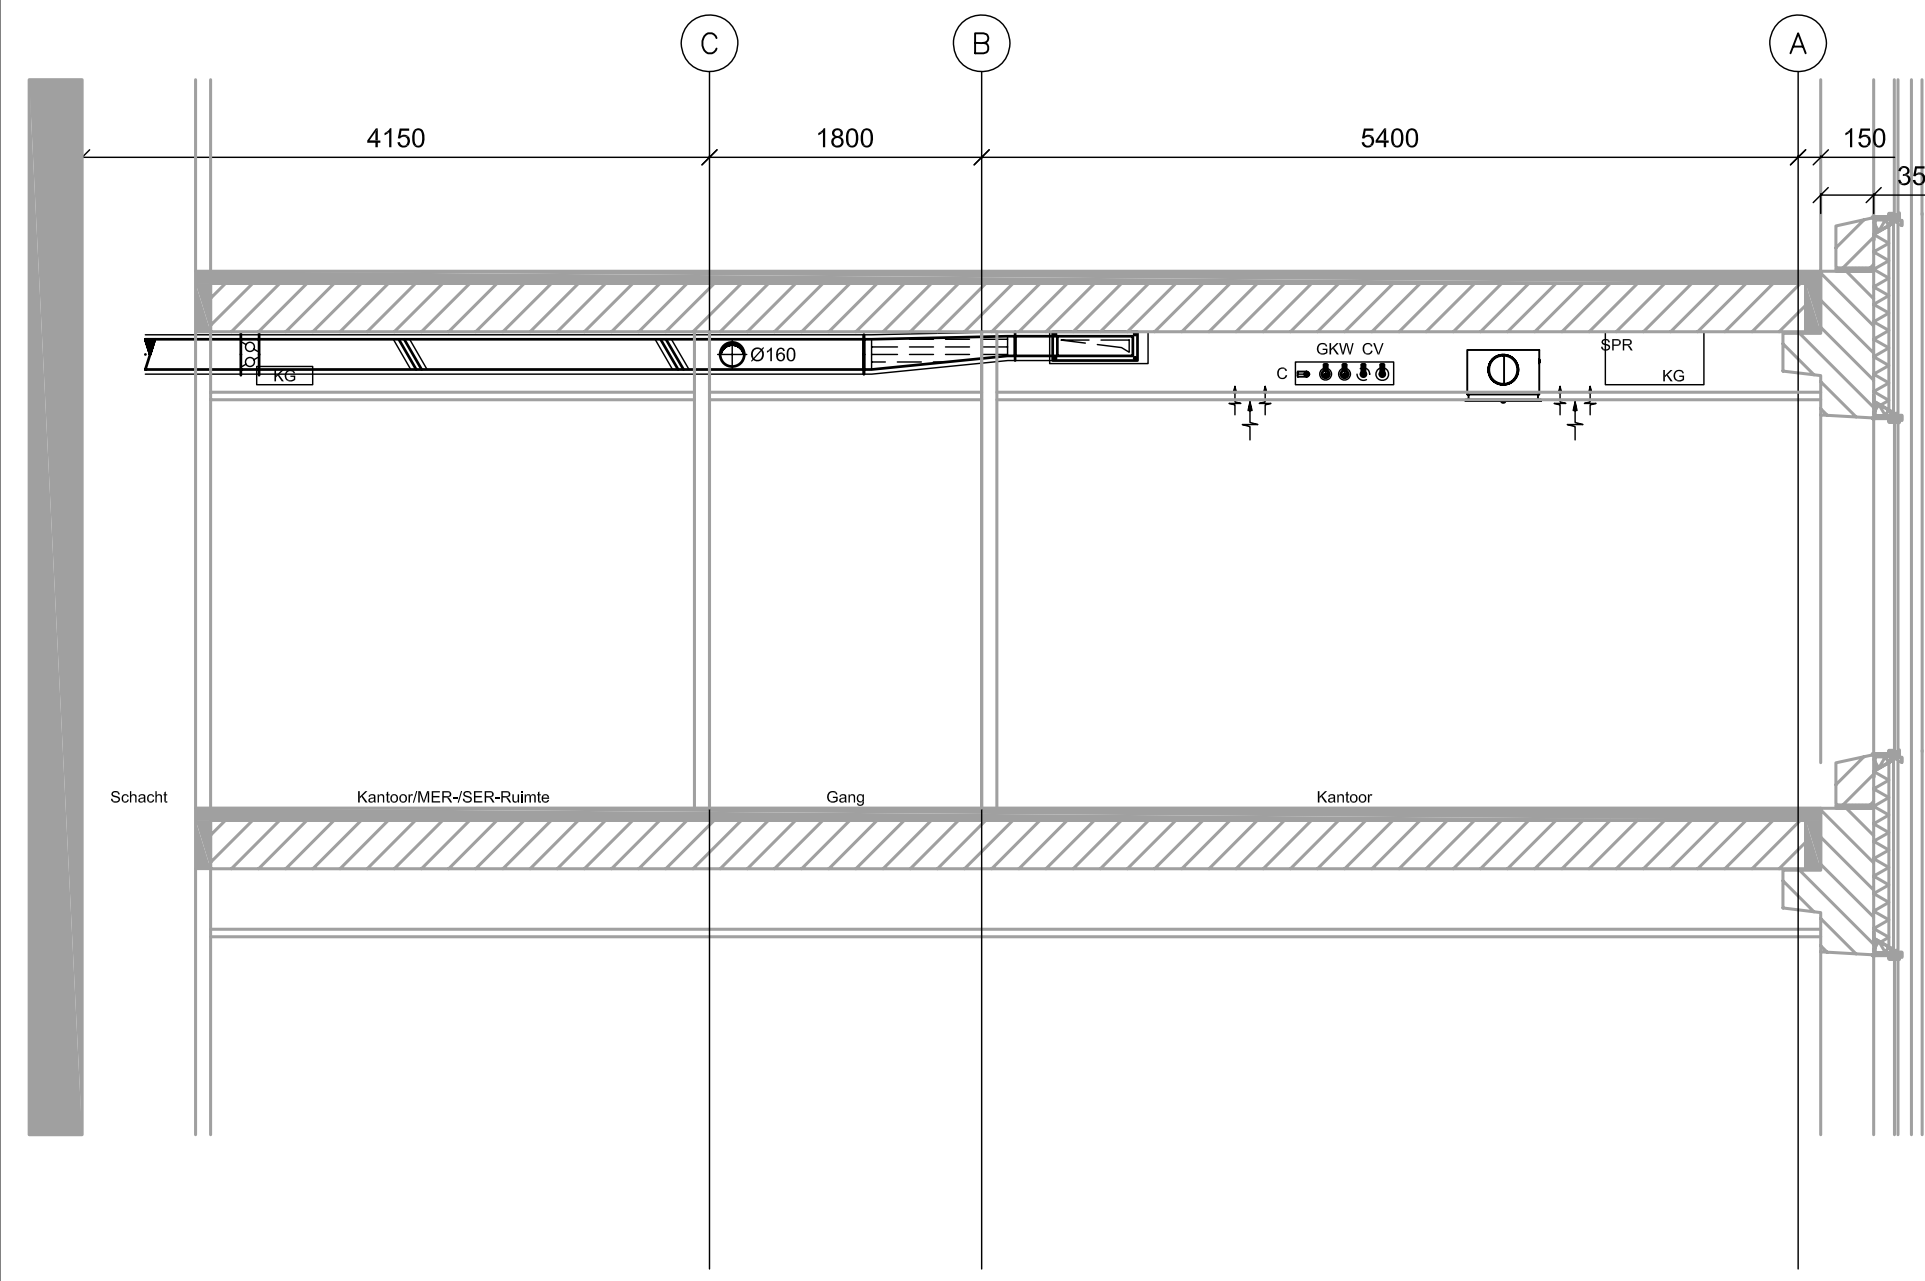


Deel B
Doorsnede B-3

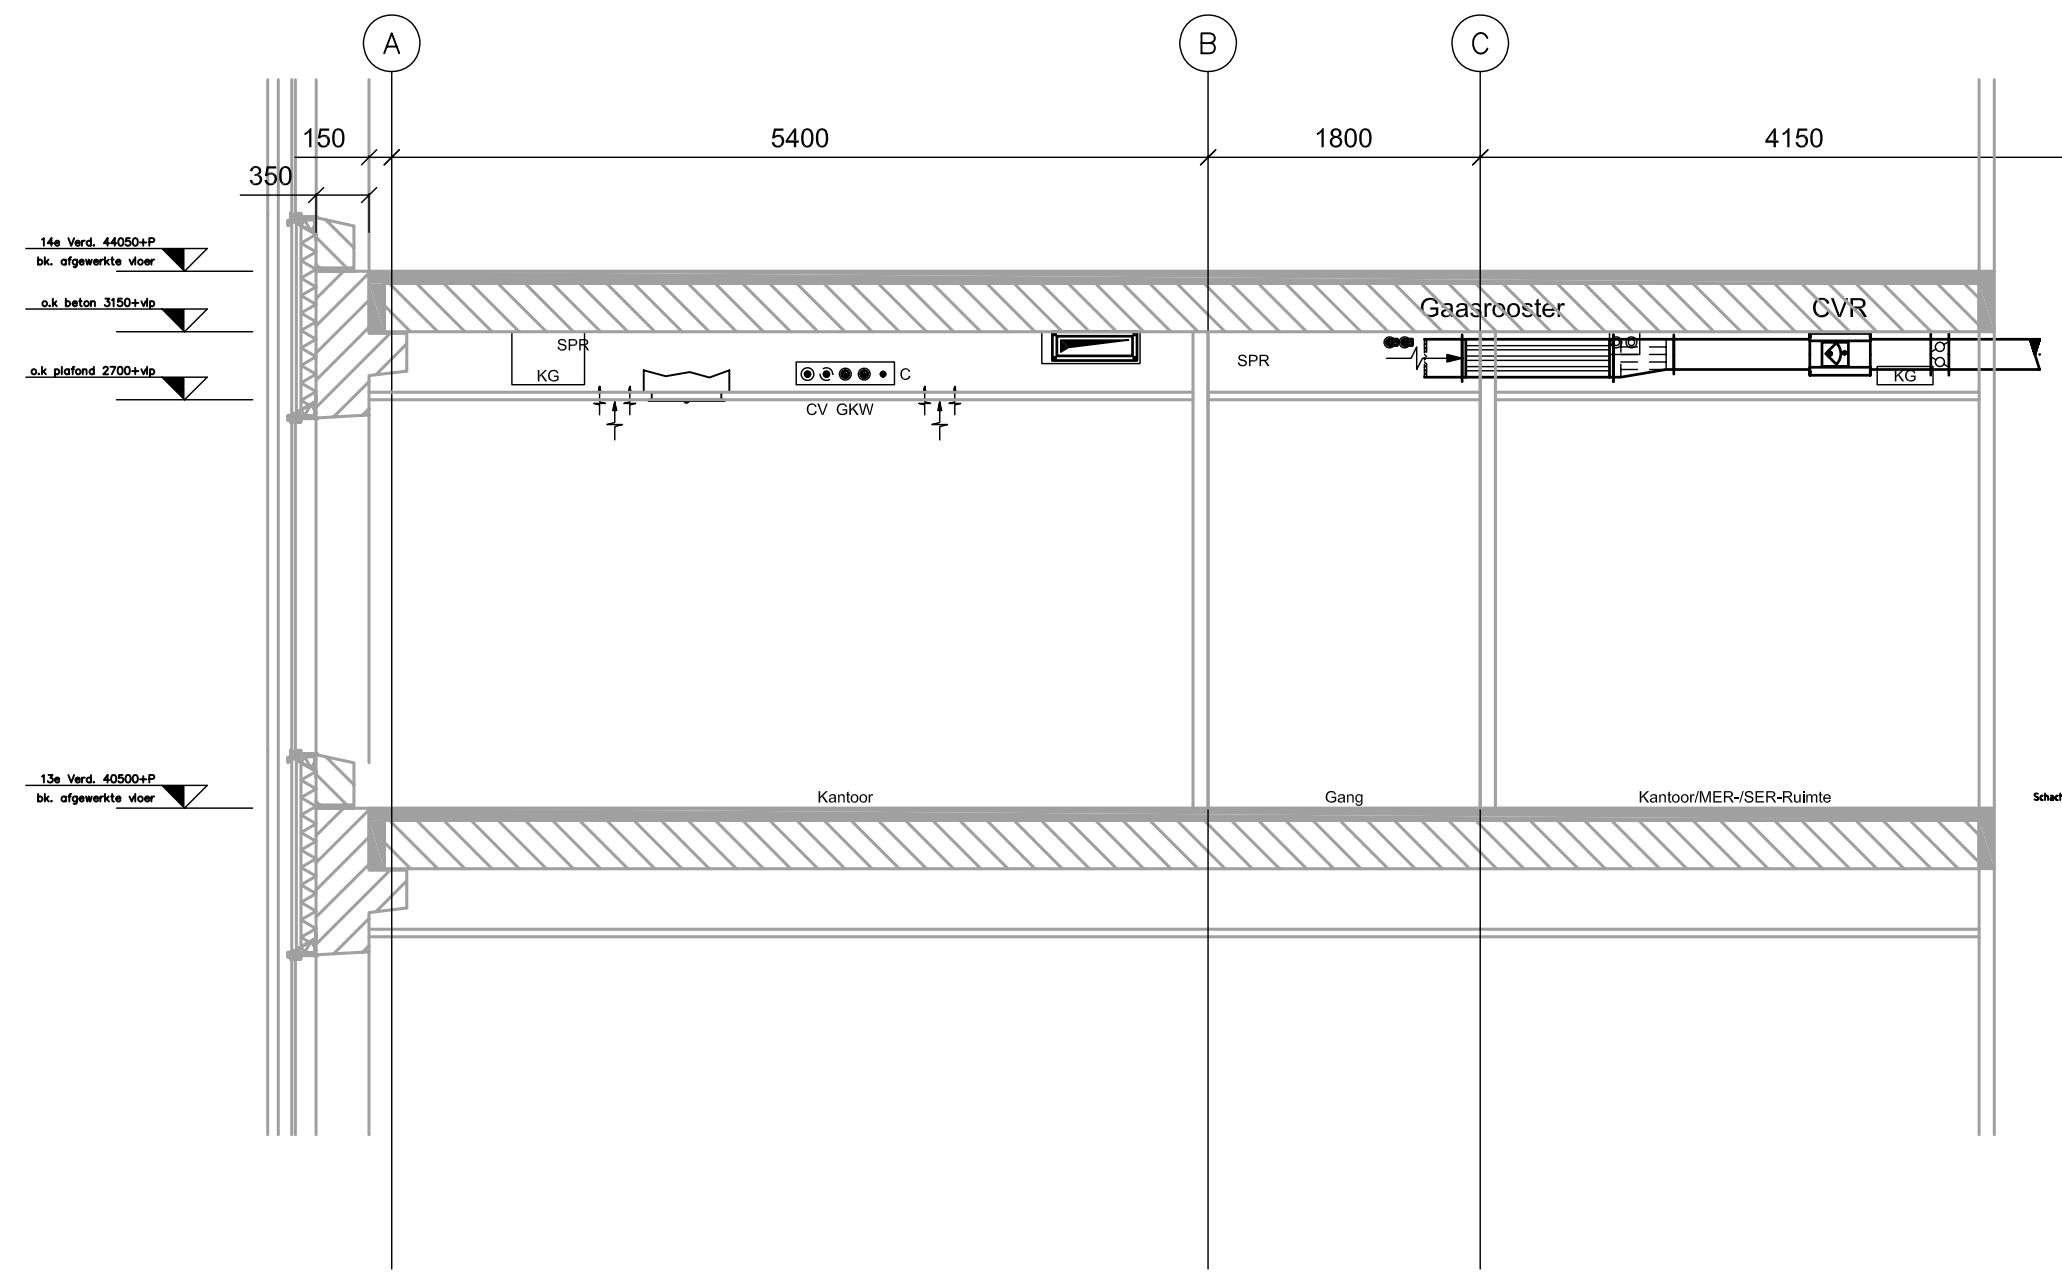

Deel B - Toiletten
Doorsnede B-4

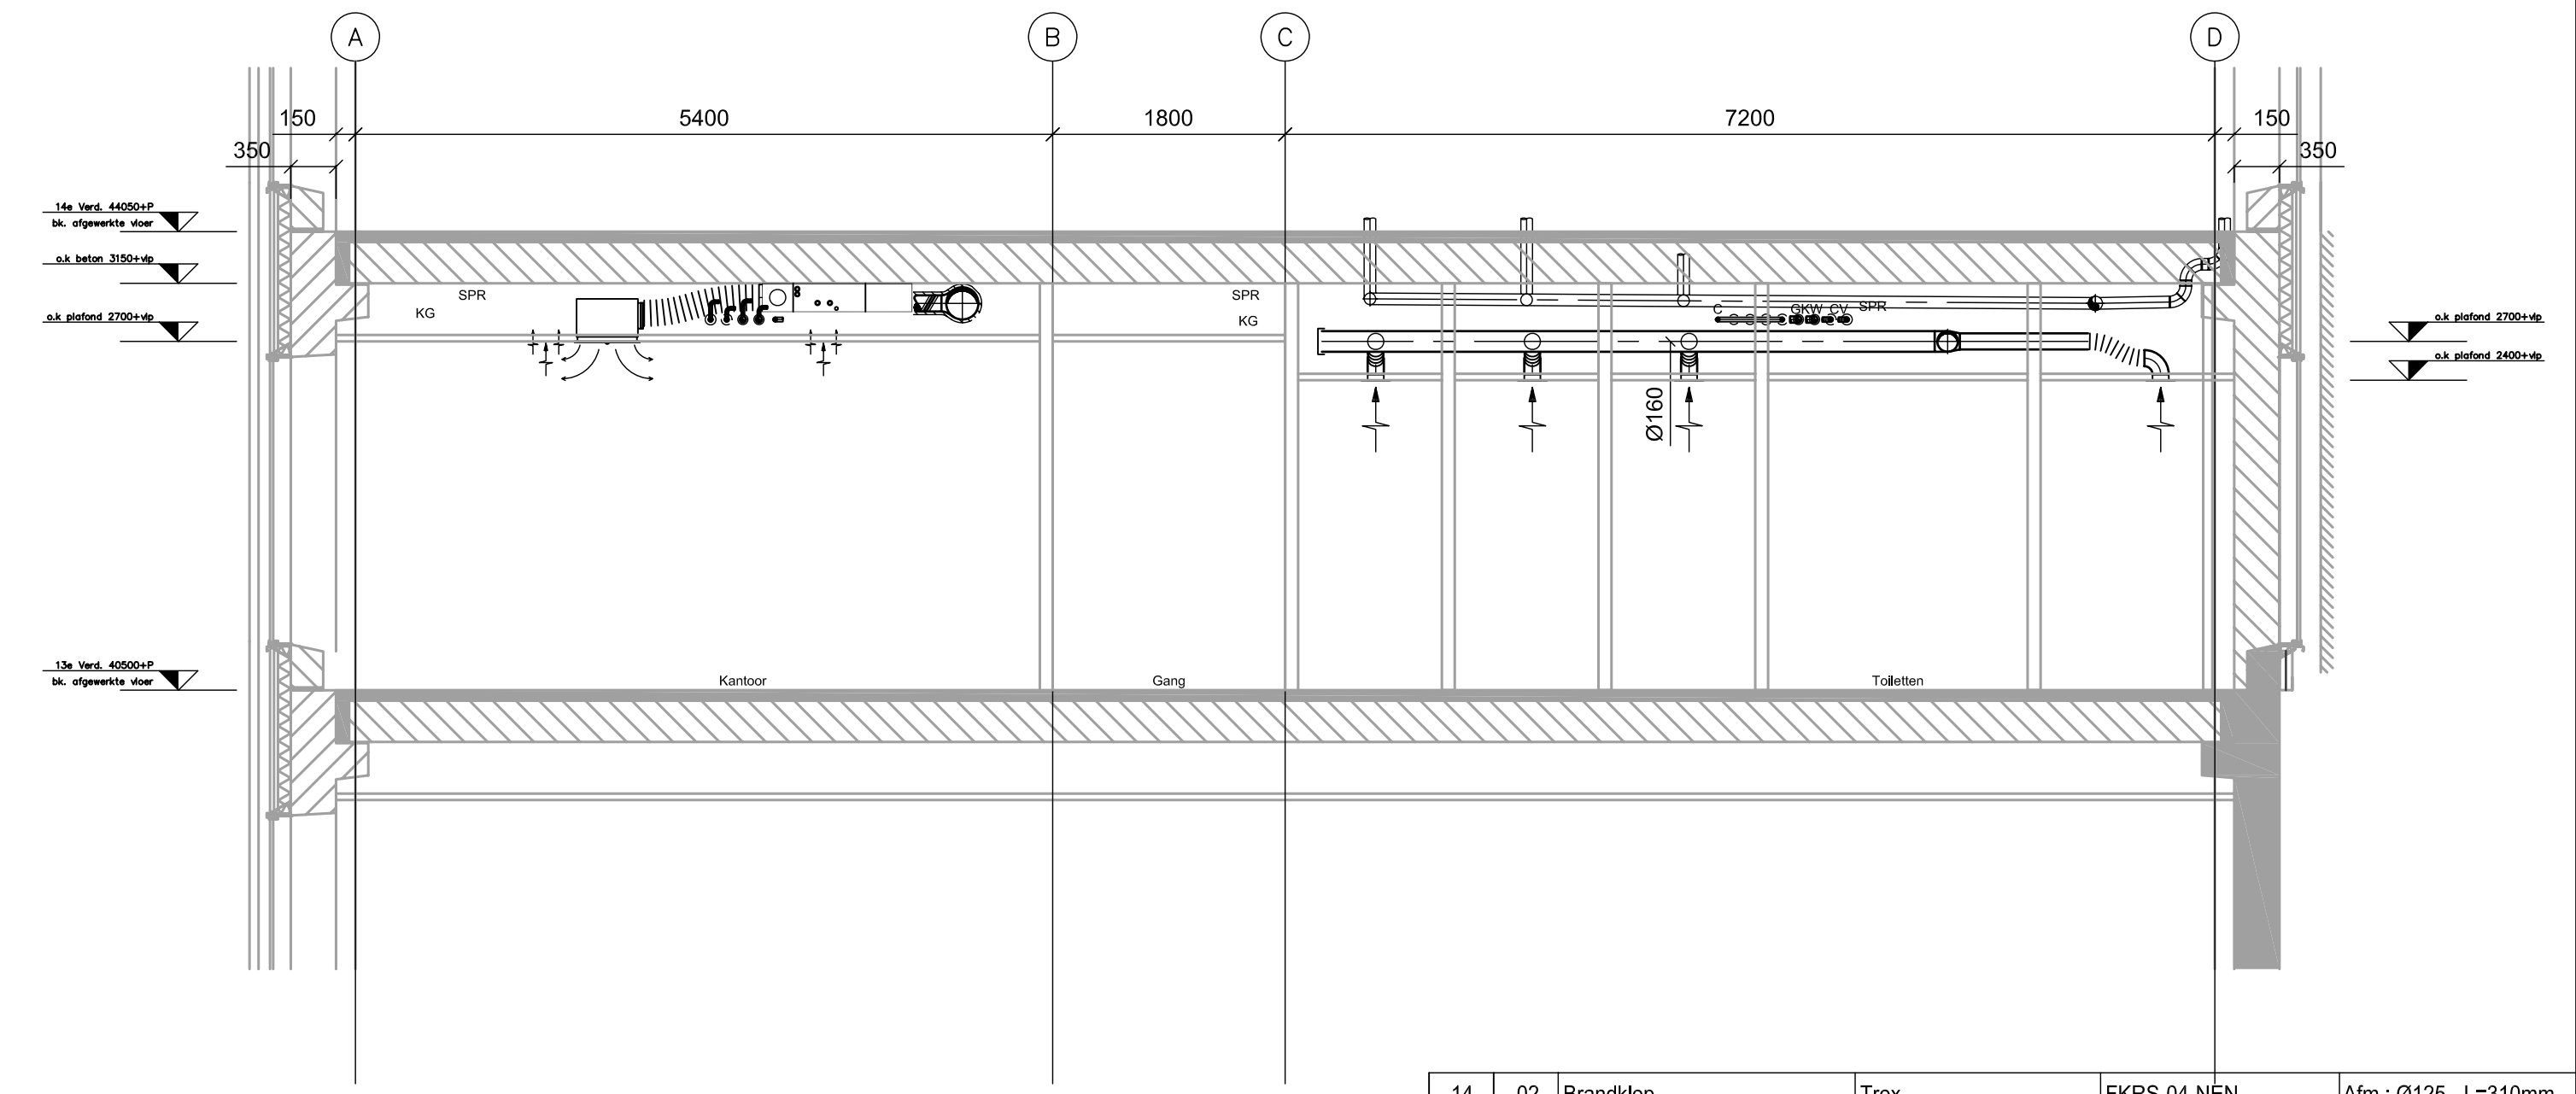

Voor Plattegrond Deel A zie tek.nr.: RIB-HV-AL-PL-13-DRA-0001

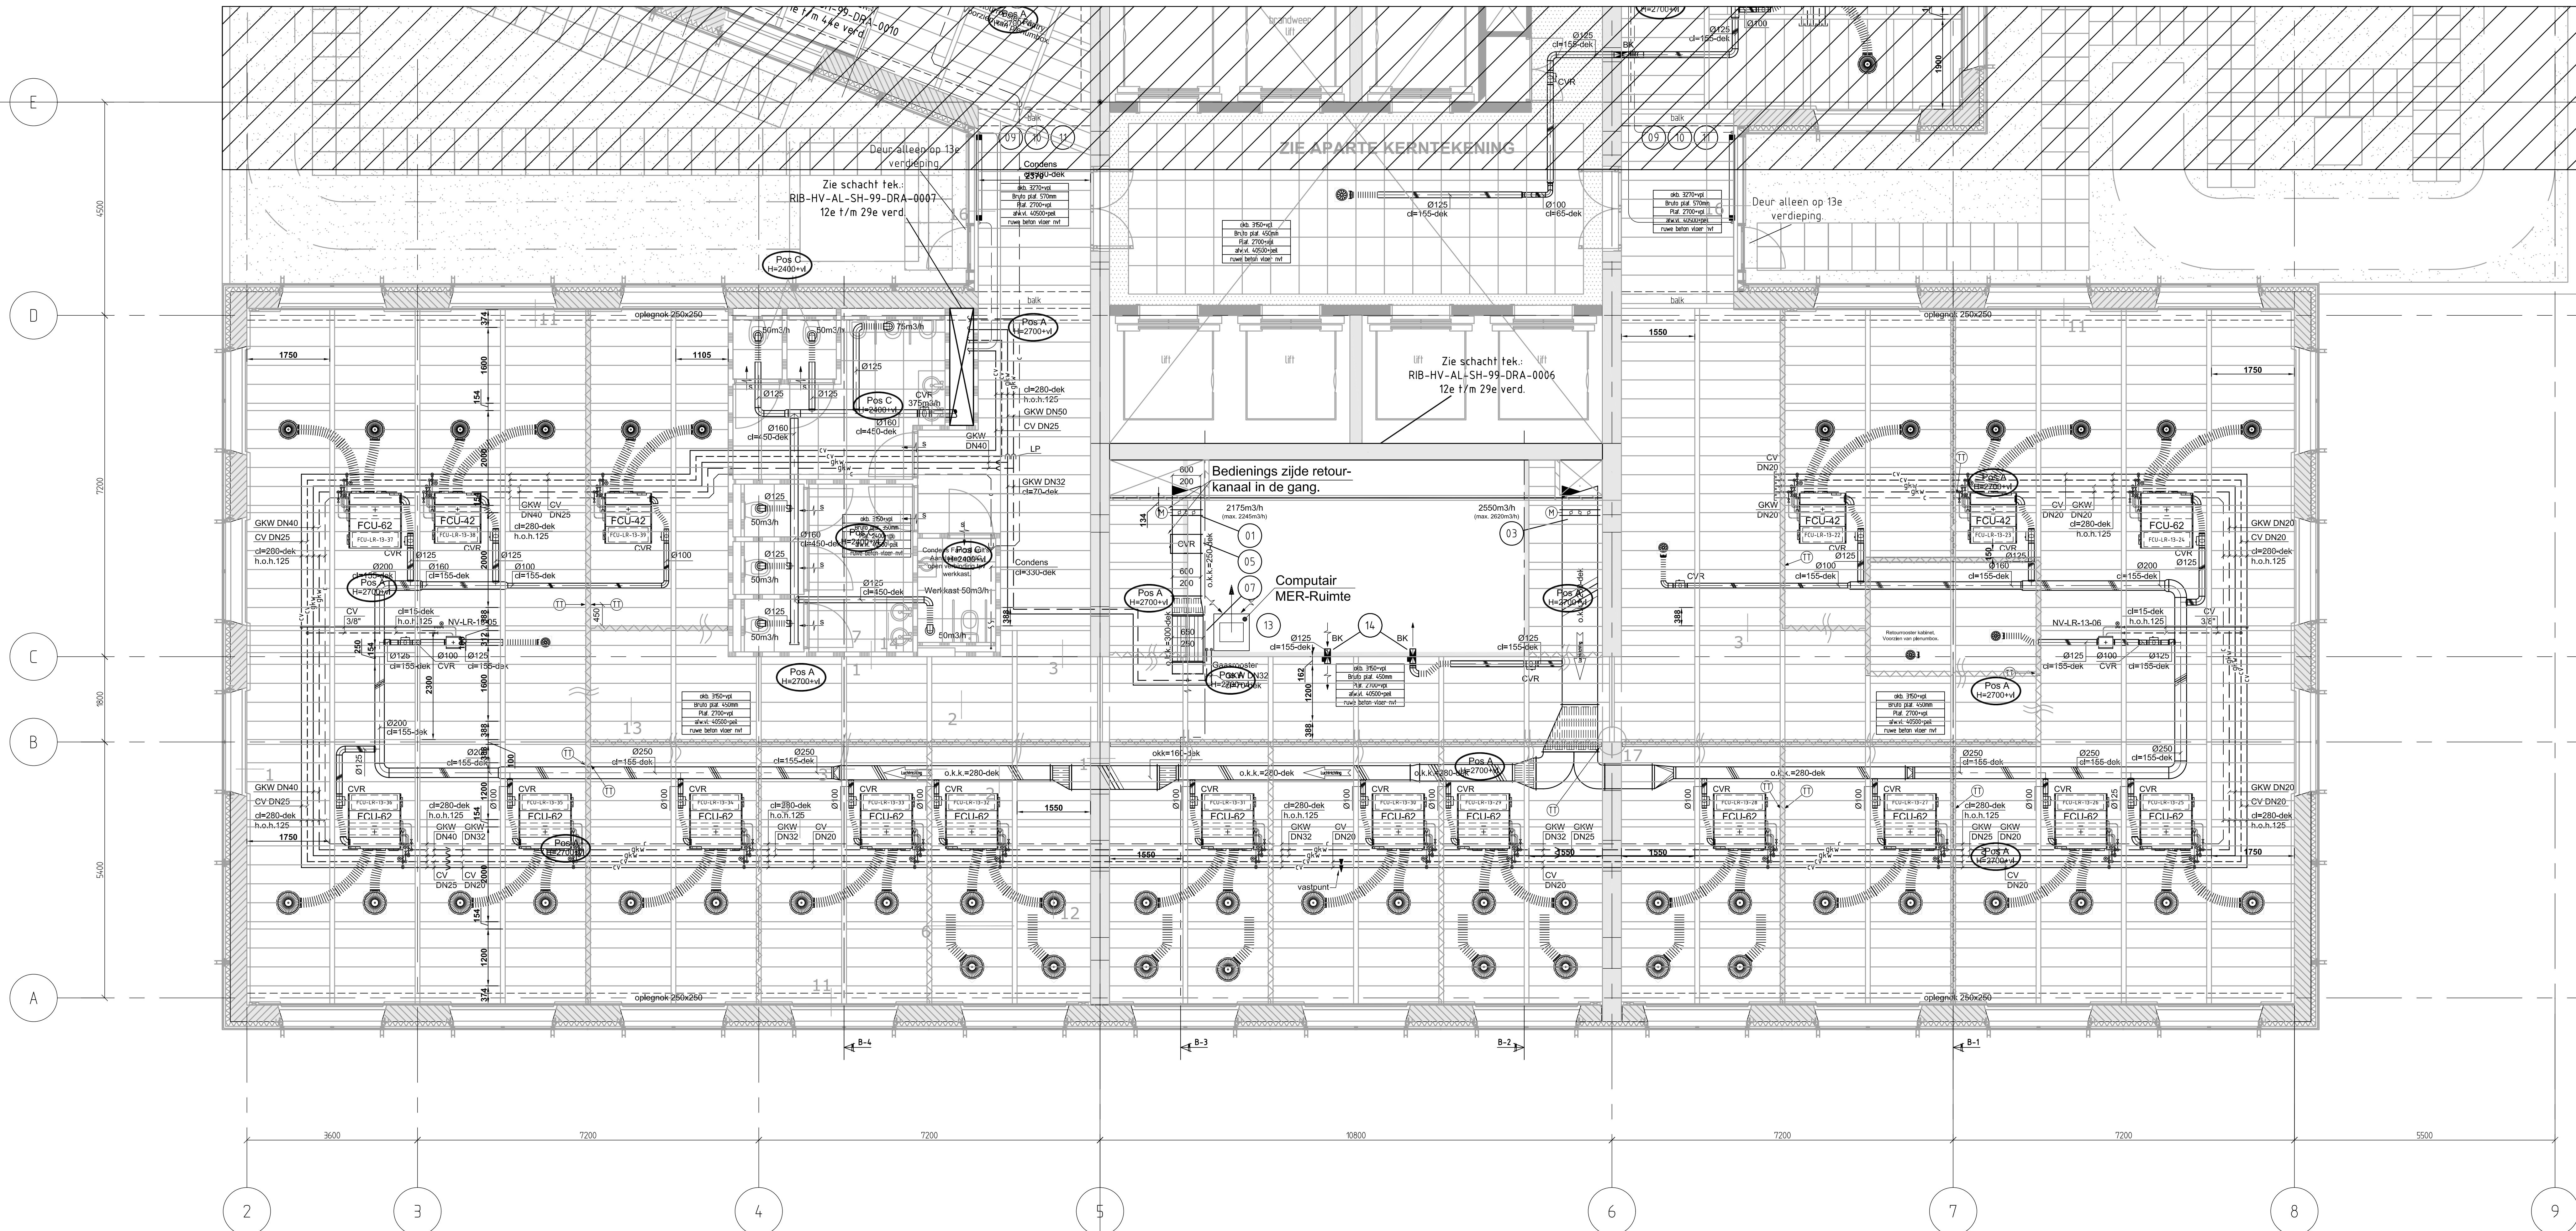

14	02	Brandklep	Trox	FKRS-04-NEN	Alm.: Ø125 - Lx310mm.
13	01	Compuiter	Holland Condorline		Ø60x65
12	04	Alu-kapen	Econosto		DN15
11	02	Voorventil	Veraflo	Haaks 10"	
10	02	Radiatorkraan	Danfoss	RA 1/2" - Haaks	
09	02	Radiator / Convector	Bugman	Plano Mini 1800-200-22	
08	01	Geluidsdemper	Trox	MSA-100/50	Alm.: 750x250x1000
07	01	Geluidsdemper	Trox	MSA-100/50	Alm.: 550x250x1000
06	01	Constant Volume Regelaar	Trox	EN	Alm.: 550x250x400
05	01	Constant Volume Regelaar	Trox	EN	Alm.: 550x250x400
04	01	Klepregister	Trox	JZ-G	Alm.: 750x250x120
03	01	Klepregister	Trox	JZ-G	Alm.: 750x250x120
02	01	Klepregister	Trox	JZ-G	Alm.: 500x250x120
01	01	Klepregister	Trox	JZ-G	Alm.: 500x250x120
post / aantal		omschrijving	fabrikaat	type	opmerking

Opmerkingen:

- * Voor standaard detail FCU zie tek.nr.: RIB-HV-AL-AL-+-DRA-2030
- * Voor Schacht Kern Zuid zie tek.nr.: RIB-HV-AL-SH-99-DRA-0006
- * Voor Schacht Kern Noord zie tek.nr.: RIB-HV-AL-SH-99-DRA-0007
- * Voor Schacht Toiletgroep zie tek.nr.: RIB-HV-AL-SH-99-DRA-0008
- * Voor Fancoil-Units en Roosters zie uitloopstaat RIB-HV-AL-AL-13-INF-0001
- * Voor Symbolen zie tek.nr.: RIB-HV-AL-AL-00-DRA-2002

Revisie	Datum	Opgesteld door	Goedgekeurd door	Status	Omschrijving
0	01-04-2010	NK	MT	REV	REVISIE

Maastoren
Laan op Zuid, Rotterdam

Directie
OVD Projecten XX bv
Oude Rijnweg 112
Postbus 2413, 3001 AK Rotterdam
Tel. 010 - 240030
Fax 010 - 240032
E-mail: info@oovd.nl

Constructie
Ingeneurbureau Zonnveld b.v.
Mek. Looijen 43
Postbus 4398 - 3006 AJ Rotterdam
Tel. 010 - 402080
Fax 010 - 402090
E-mail: info@zonnveld.com

Aannemer
Roelands Installatie Bedrijf b.v.
Nieuwe Landweg 11a
Postbus 327
2920 AH Krimpen a/d IJssel
Tel. 0186 - 515133
Fax 0186 - 515178
info@roelands.nl

Architect
DAM & PARTNERS
ARCHITECTEN
Schiedamschen 4
1062 HE Amsterdam
Tel. 020 - 624745
Fax 020 - 627788
E-mail: info@dam-partners.nl

Technische Adviseur
Technische Adviseur b.v.
Schiedamschen 4
1062 HE Amsterdam
Tel. 020 - 624745
Fax 020 - 627788
E-mail: info@dam-partners.nl

Beveiliging
Beveiliging BV
Edelhout 145 - gebouw 1
Postbus 100, 3430 AC Nieuwegein
Tel. 033 - 608500
Fax 033 - 608500
E-mail: info@beveiliging.nl

Titel : 13e Verdieping – Deel B		Schaal : 1:50
Omschrijving: Werktuigkundige installaties Plattegrond		Formaat : A0
Originator	Discipline	Sub-discipline
RIB	HV	AL
Location	Sub-location	Doc-type
13	DRA	0002
Serial N°	Rev	0