


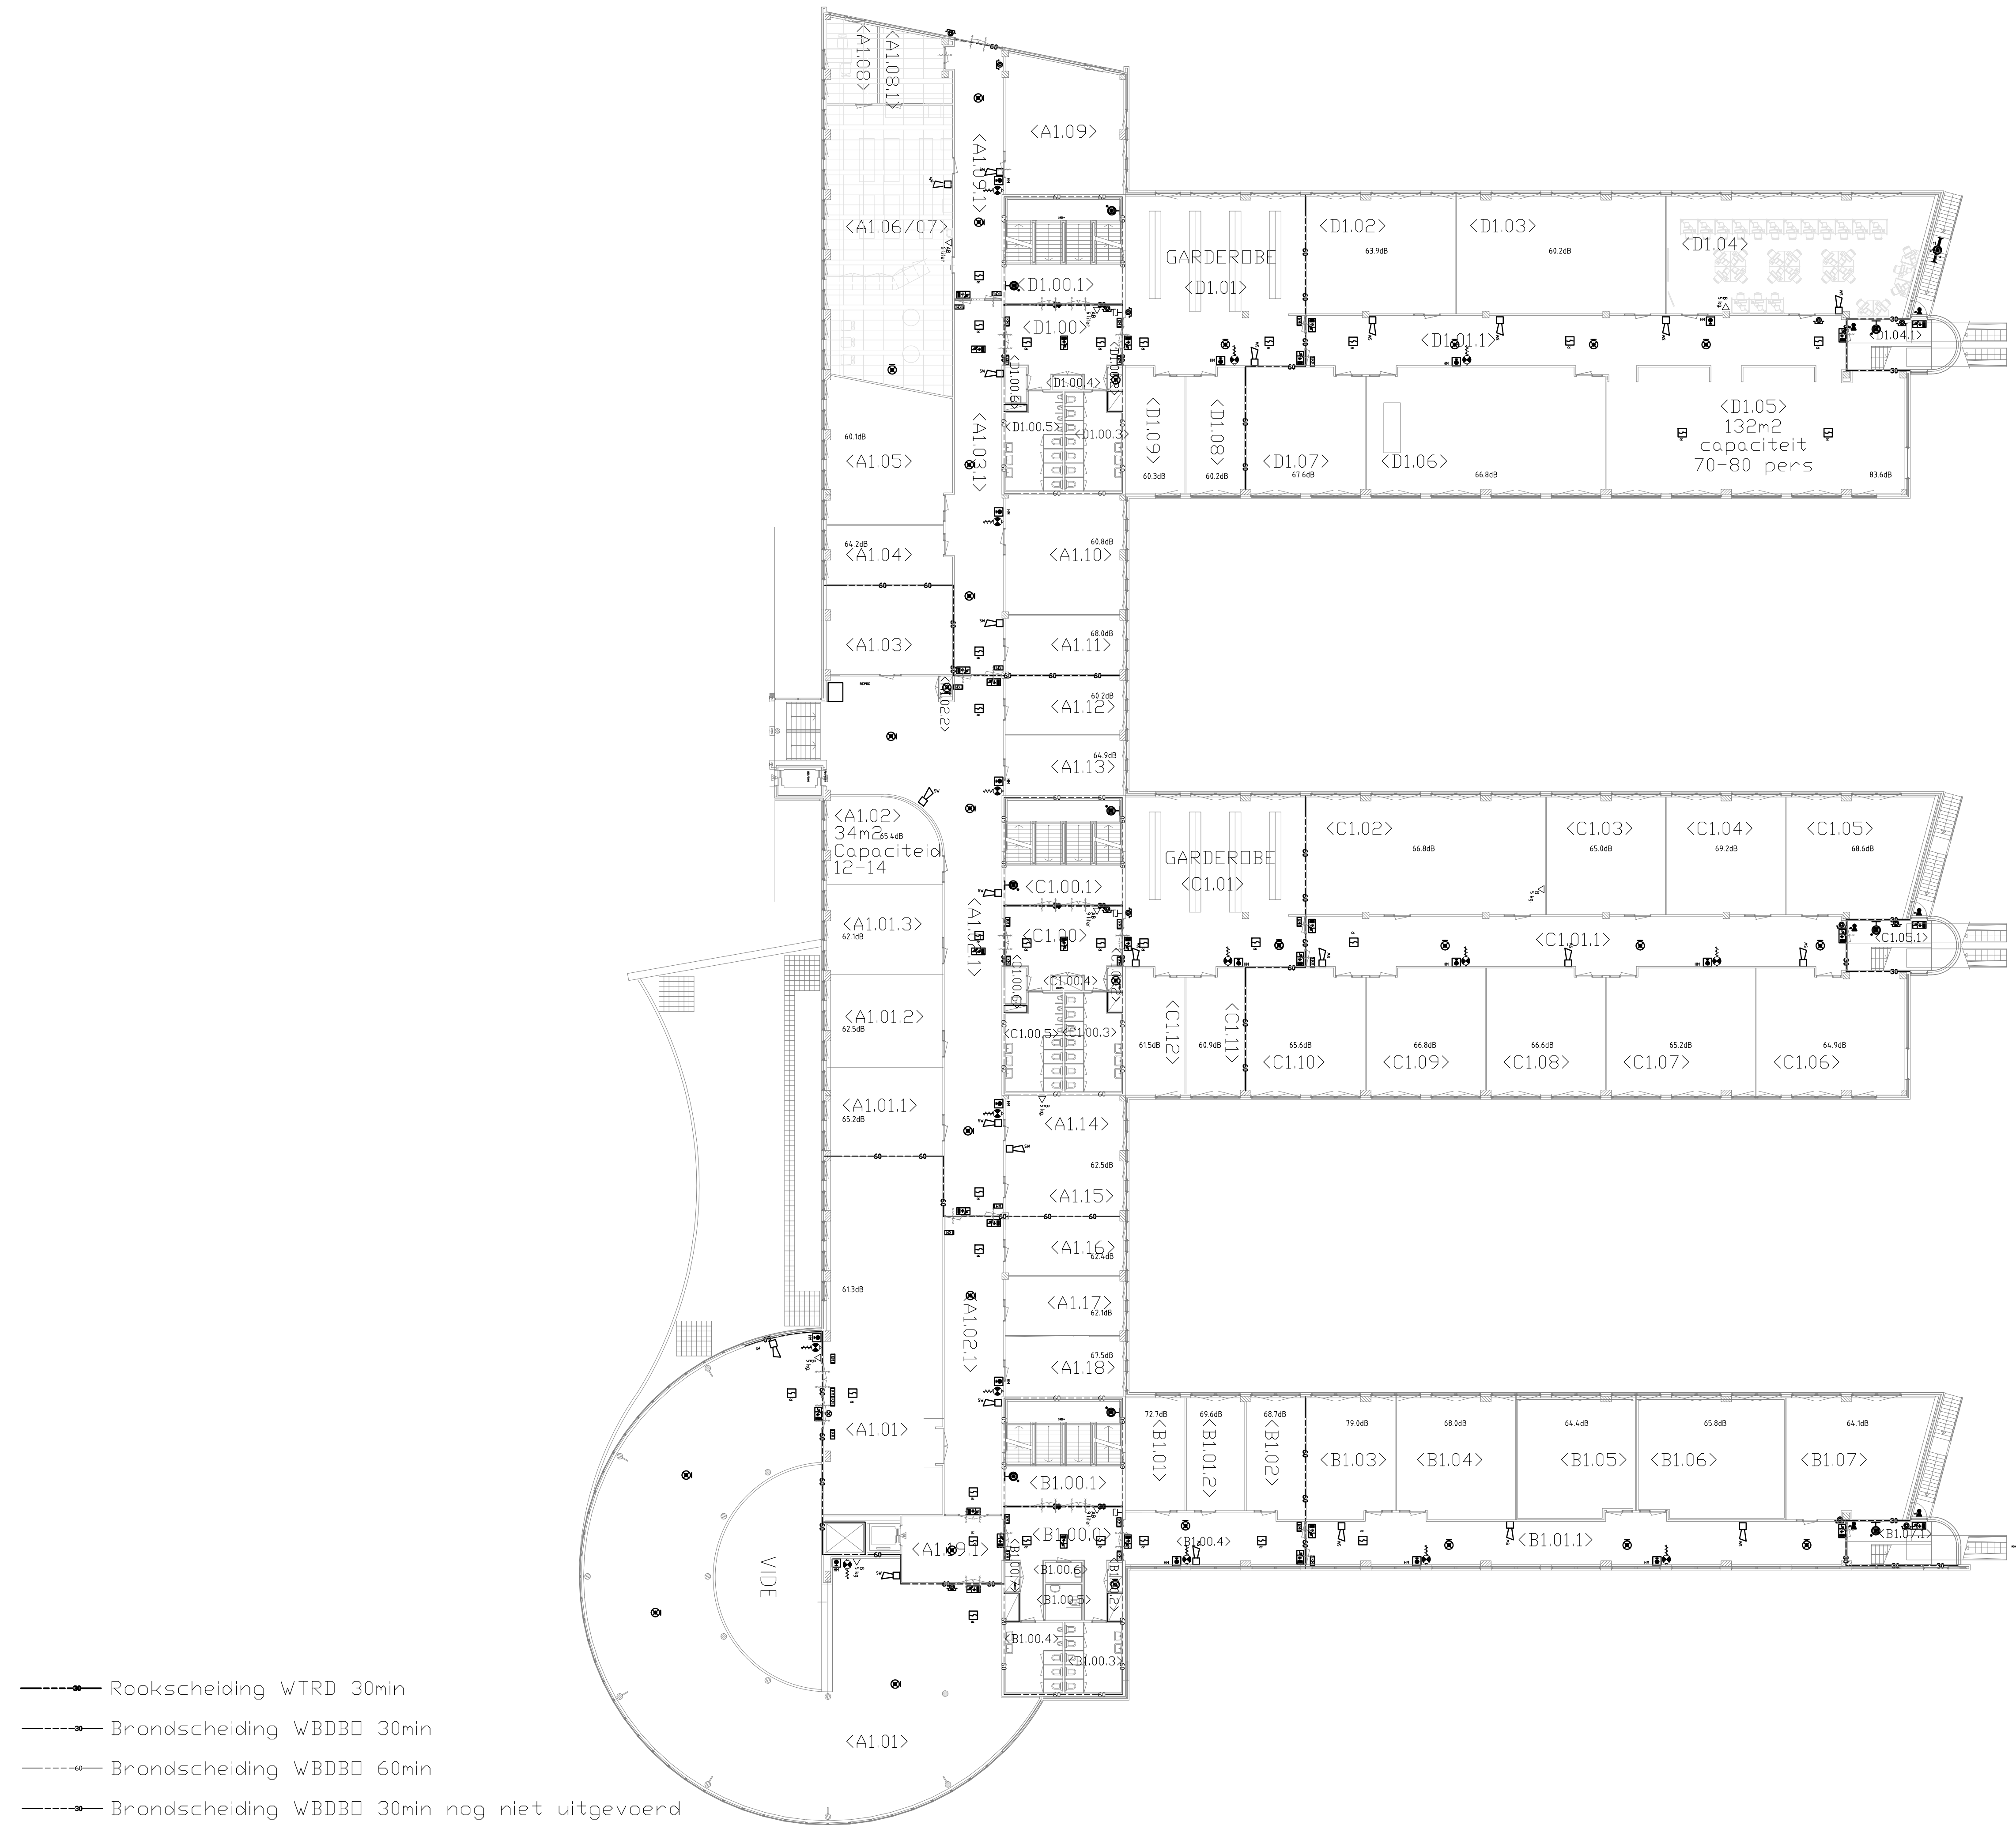


- Rookscheiding WTRD 30min
- Brondscheiding WBDB 30min
- Brondscheiding WBDB 60min
- Brondscheiding WBDB 30min nog niet uitgevoerd
- Brondscheiding WBDB 60min nog niet uitgevoerd

- Brandslang haspel
- Co2 Blusser
- Schuimblusser
- Poederblusser
- Groene handmelder
- Kleefmagneet
- Blusdeken
- Flits licht
- Optische rookmelder
- Slow whoop
- Handbrandmelder rood
- Brandweer sleutelkluis
- Intruisingspaneel
- Brandmeldcentrale
- Brandmeldpaneel
- TL 8W , op noodstroom
- Noodverlichtings-transparant
- Paniek beslag
- Brondoolsloten

gebruikers opp.	verblijfs opp.
4590 m ²	2630 m ²

REVISIE

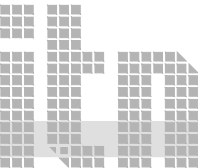TOEGEPASTE XREF					
Opdrachtgever: .		Adviseur: .		Architect: .	
Project: .		ROC A12 Reehorsterweg 80 6717 LG EDE		F . E . D . C 04-09-08 BvK B 26-08-08 BvK A 21-05-08 BvK	
Opdrachtgever: .		Centrale Directie Onderwijsgroep A12		Gewijzigd	
Werkonderdeel: .		BM installatie incl.brandscheidingen ROC-ABCD-1-BM+NV 1e VERDIEPING		Werknr.: . Gecontr.: . Get.: BvK . Blad . Datum: 22-04-2008 . Schaal: 1:200 . Aantal . Tek nr.: ROC-ABCD-1-BM+NV	
		Postbus 345, 6710 BH Ede tel: 0318 63 73 75 fax: 0318 62 23 46 www.itn.nl			
installatietechnik uw totaalinstallateur					

installatietechniek
uw totaalinstallateur