


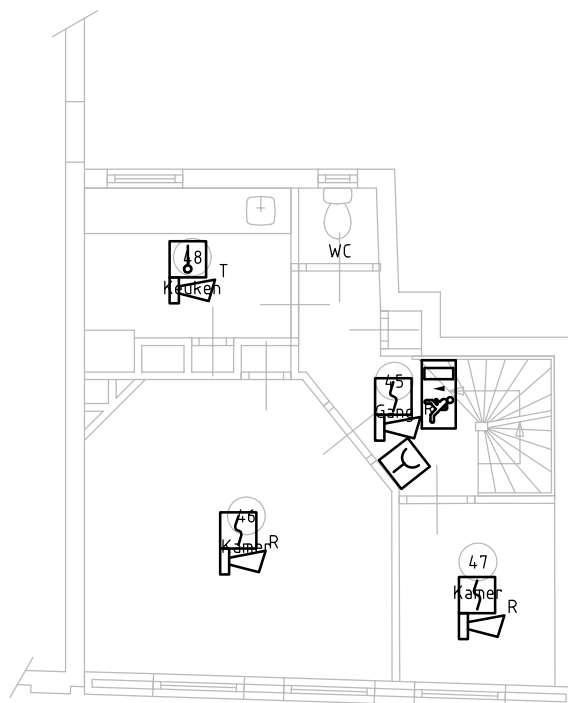

Renvooi

Symbol	Omschrijving
	Brandmeld centrale
	Handbrandmelder
	Rookmelder i.c.m. slowwhoop
	Thermische melder i.c.m. slowwhoop
	Vluchtwegverlichting
	Vluchtwegverlichting



door	door	door	Werk: Rijksmuseum van Oudheden Papengracht 34 Leiden		Onderwerp: ELEKTROTECHNISCHE INSTALLATIE BRANDMELD - ONTRUIMING - NOODVERL. 1e VERDIEPING			
dd.	dd.	dd.	Opdrachtgever: Rijksgebouwendienst Rijnstraat 8 2500 EZ Den Haag	Telefoonnr. : Contactpers. : J.F. Beijes Referentienr. : 50.08040 Objectnr. : OR500038	Datum: 28-07-2011			
			Dijkoraad Postbus 2173 7420 AD DEVENTER Tel.: 0570-519555 Fax.: 0570-519589 www.dijkoraad.nl Email: info@dijkoraad.nl		Getekend: LUV		Formaat: A4	
gewijz.					Discipline: E		Schaal: 1:100	
			Projectnr: AG081	Bon.nr.: 1202	Fase: B		Bouwlaag: 1	
					Bladnr.: 201		Subc.: 	