



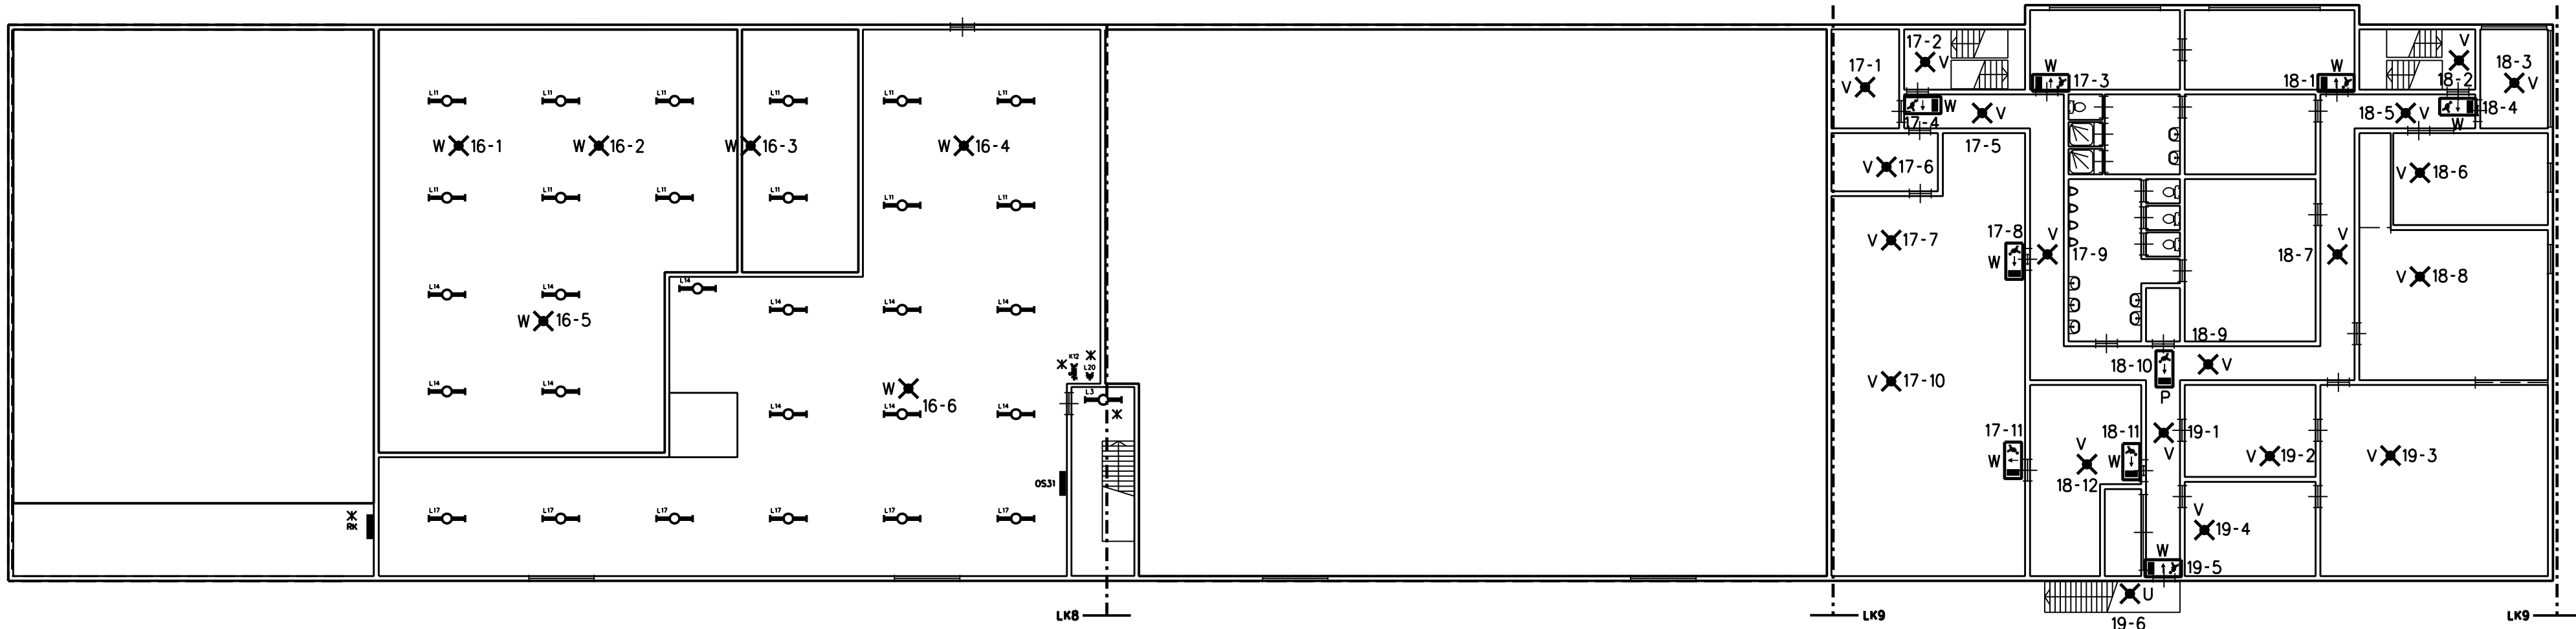

1e VERDIEPING

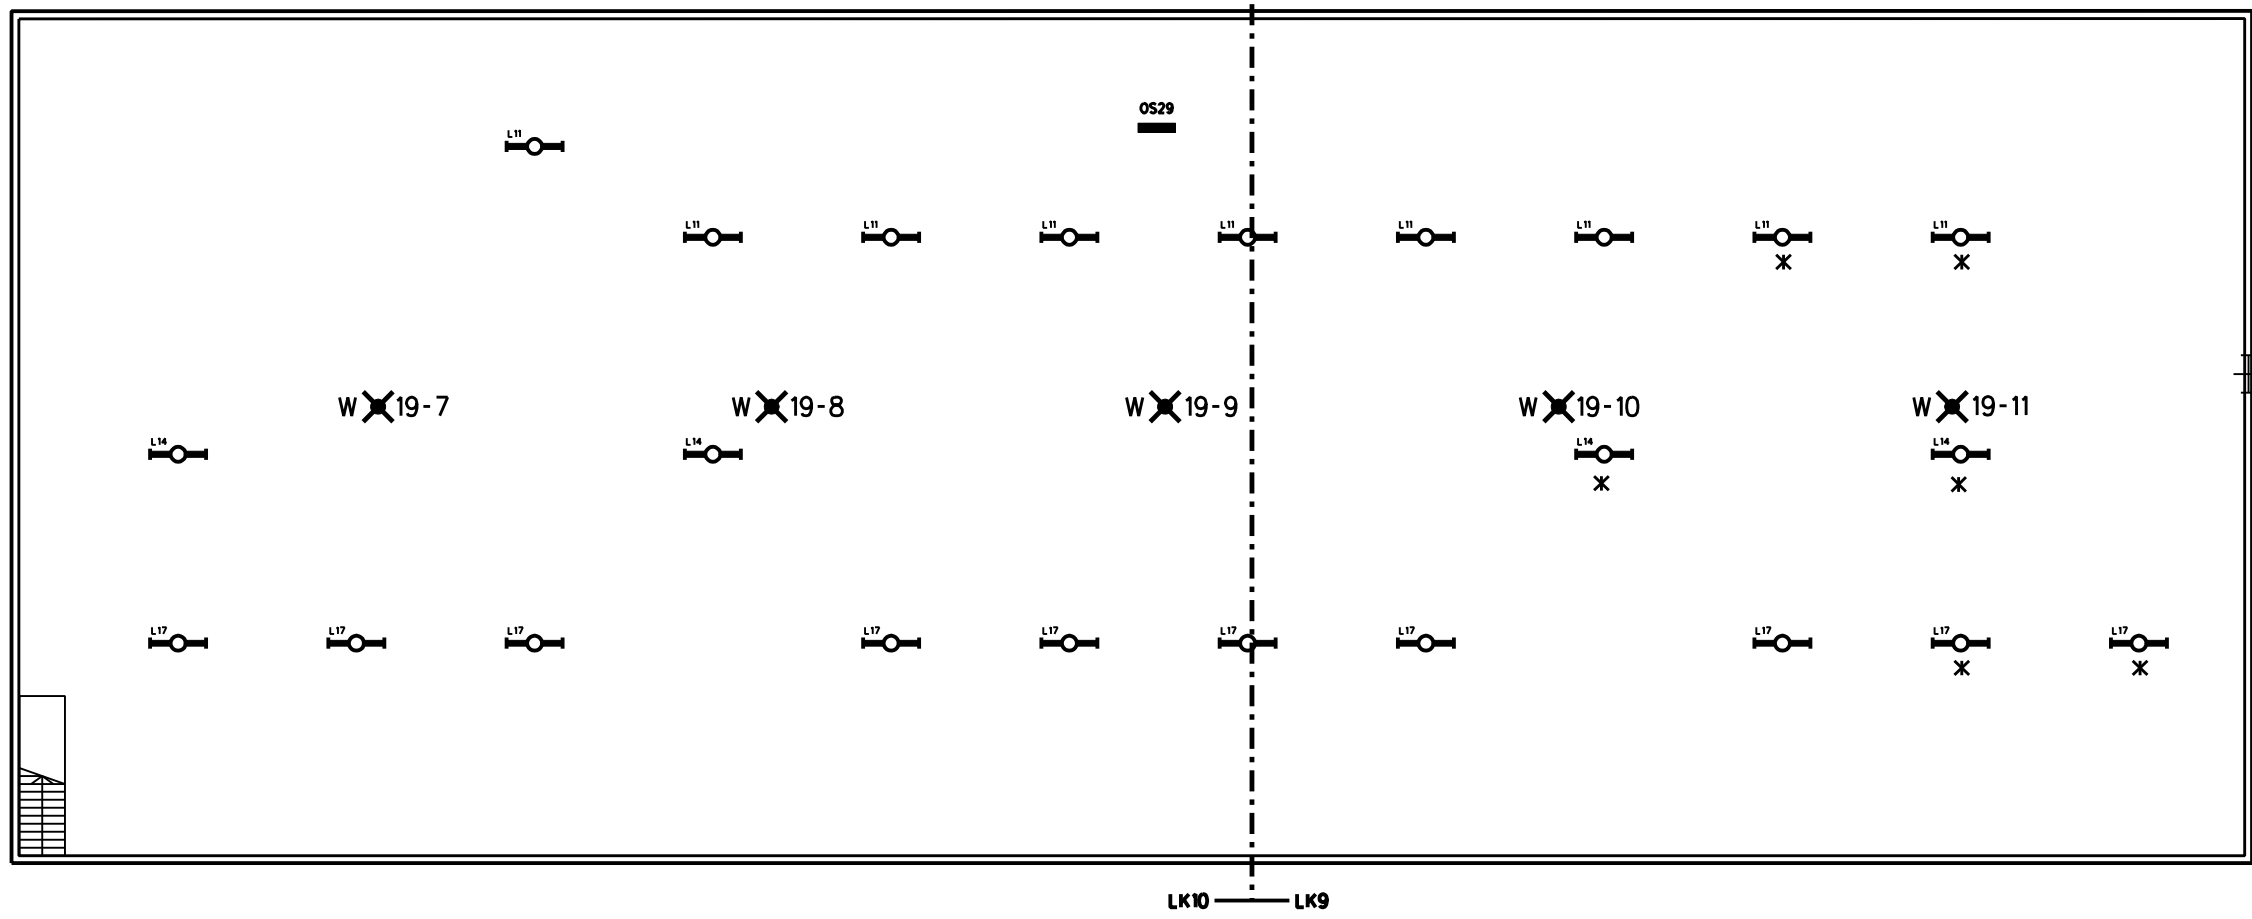

2e VERDIEPING

VERKLARING

W X 19-1

Met W wordt bedoeld: type armatuur als aangeduid in de armaturenlijst.
met 19-1 wordt bedoeld: armatuur is aangesloten op groep 19/adres 1 van de noodvoedingskast.
Pictogrammen aanbrengen als aangegeven op de plattegrondtekening.



Bestaande verdeelinrichting.



Bestaande noodvoedingskast NVC.

X MEETPUNT INSPECTIE 2009

B	16-04-10		REVISIE NEN 3140 INSPECTIE 2009	A.R		
A	22-05-05		CENTRALE NOODVERLICHTINGSINSTALLATIE	EDWIN EVERS		
WIJZ.	DATUM	VAK.	OMSCHRIJVING	GETEKEND	GEC.	GEZ.
WERK: VliegBasis Woensdrecht – Gebouw 374 NEN 3140 Laagspanning 2009						
BESTEKNR: 198.03.4032.50			TEKENING IN 78 BLADEN, BLAD E07/77			
ONDERWERP: ELEKTRISCHE INSTALLATIE EERSTE/TWEDE VERDIEPING						
Commando Diensten Centra Postbus 412 5000 AK Tilburg Telefoon 013-5117800  Ministerie van Defensie Dienst Vastgoed Defensie Directie Zuid			Schaal: 1:200		DATUM	
			Getekend: PROMATECH		17-07-2003	
			Gecontroleerd: STORK			
			Gezien: DCW&T			
TEKENING FORMAAT	ARCHIEF	0 4	4	9	6	0 1 3 7 4
A1	NR:	DIS.	OBJECTNR.	SYSNR.	CAT.	JAAR
VOLGNR.						
REPRODUCEREN ZONDER TOESTEMMING VOORAF IS NIET TOEGESTAAN						RANGNUMMER:
FILE:49G01374E07		.DGN		REF.FILE:49G013741/2BP		.DGN