


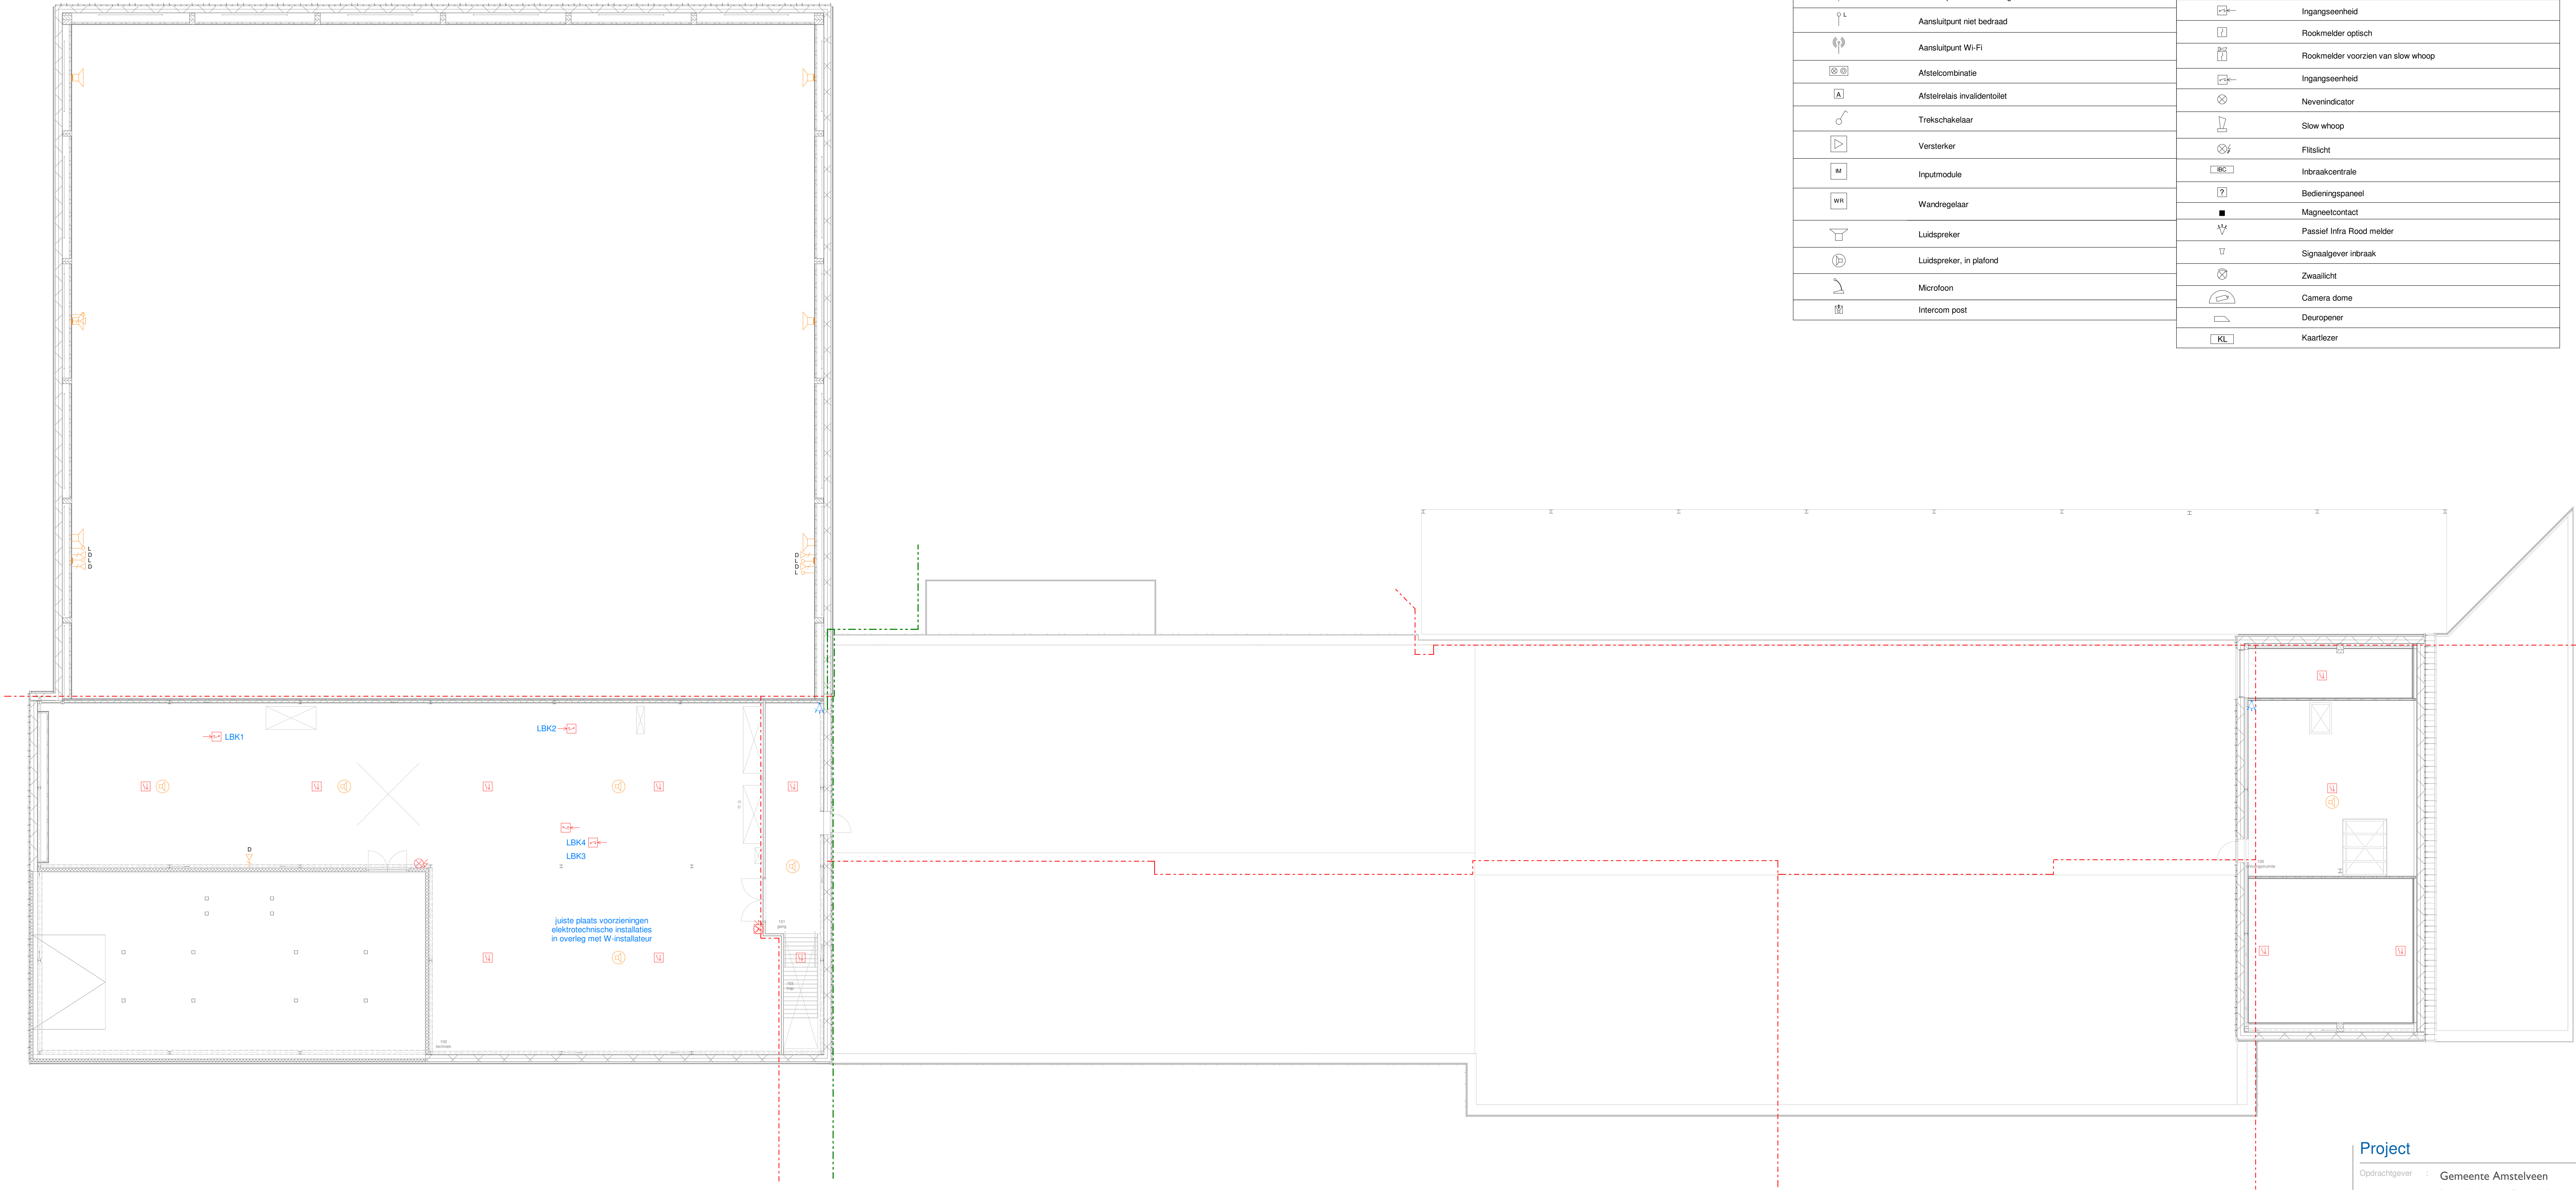

Symbol	Omschrijving	Symbol	Omschrijving
	19 inch kast (800x800)		Brandmeldcentrale
	Aansluitpunt data 2-voudig		Handbrandmelder geïntegreerd in brandstanghassel kast
	Aansluitpunt niet bedraad		Ingangseenheid
	Aansluitpunt Wi-Fi		Rookmelder optisch
	Afstelcombinatie		Rookmelder voorzien van slow whoop
	Afstelrelais invalidentoilet		Ingangseenheid
	Trekschakelaar		Nevenindicator
	Versterker		Slow whoop
	Inputmodule		Flitslicht
	Wandregelaar		Inbraakcentrale
	Luidspreker		Bedieningspaneel
	Luidspreker, in plafond		Magneetcontact
	Microfoon		Passief Infra Rood melder
	Intercom post		Signaalgever inbraak
			Zwaailicht
			Camera dome
			Deuropener
			Kaartlezer

Project

Opdrachtgever : Gemeente Amstelveen
Laan Nieuwer-Amstel 1
1182 JR Amstelveen

Omschrijving : Uitbreiding Zwembad
De Meerkamp
te Amstelveen

Tekening

Projectnummer : 2022021 I

Onderdeel : Elektrotechnische
installaties
Zwakstroom
installaties
1e Verdieping

Getekend : Raymond Jagtenberg

Formaat : A0

Schaal : 1:100

Bestandnaam : DO_AMSTELVEEN_BBp_R12-rt

Onderlegger :

Onderlegger d.d. :

Tekeningnummer : Ez 01_zwakstroom_1e

Status

Datum : 21 april 2023

Gewijzigd :

Gewijzigd :

Gewijzigd :

Fase : Technische Omschrijving

Status : Definitief