


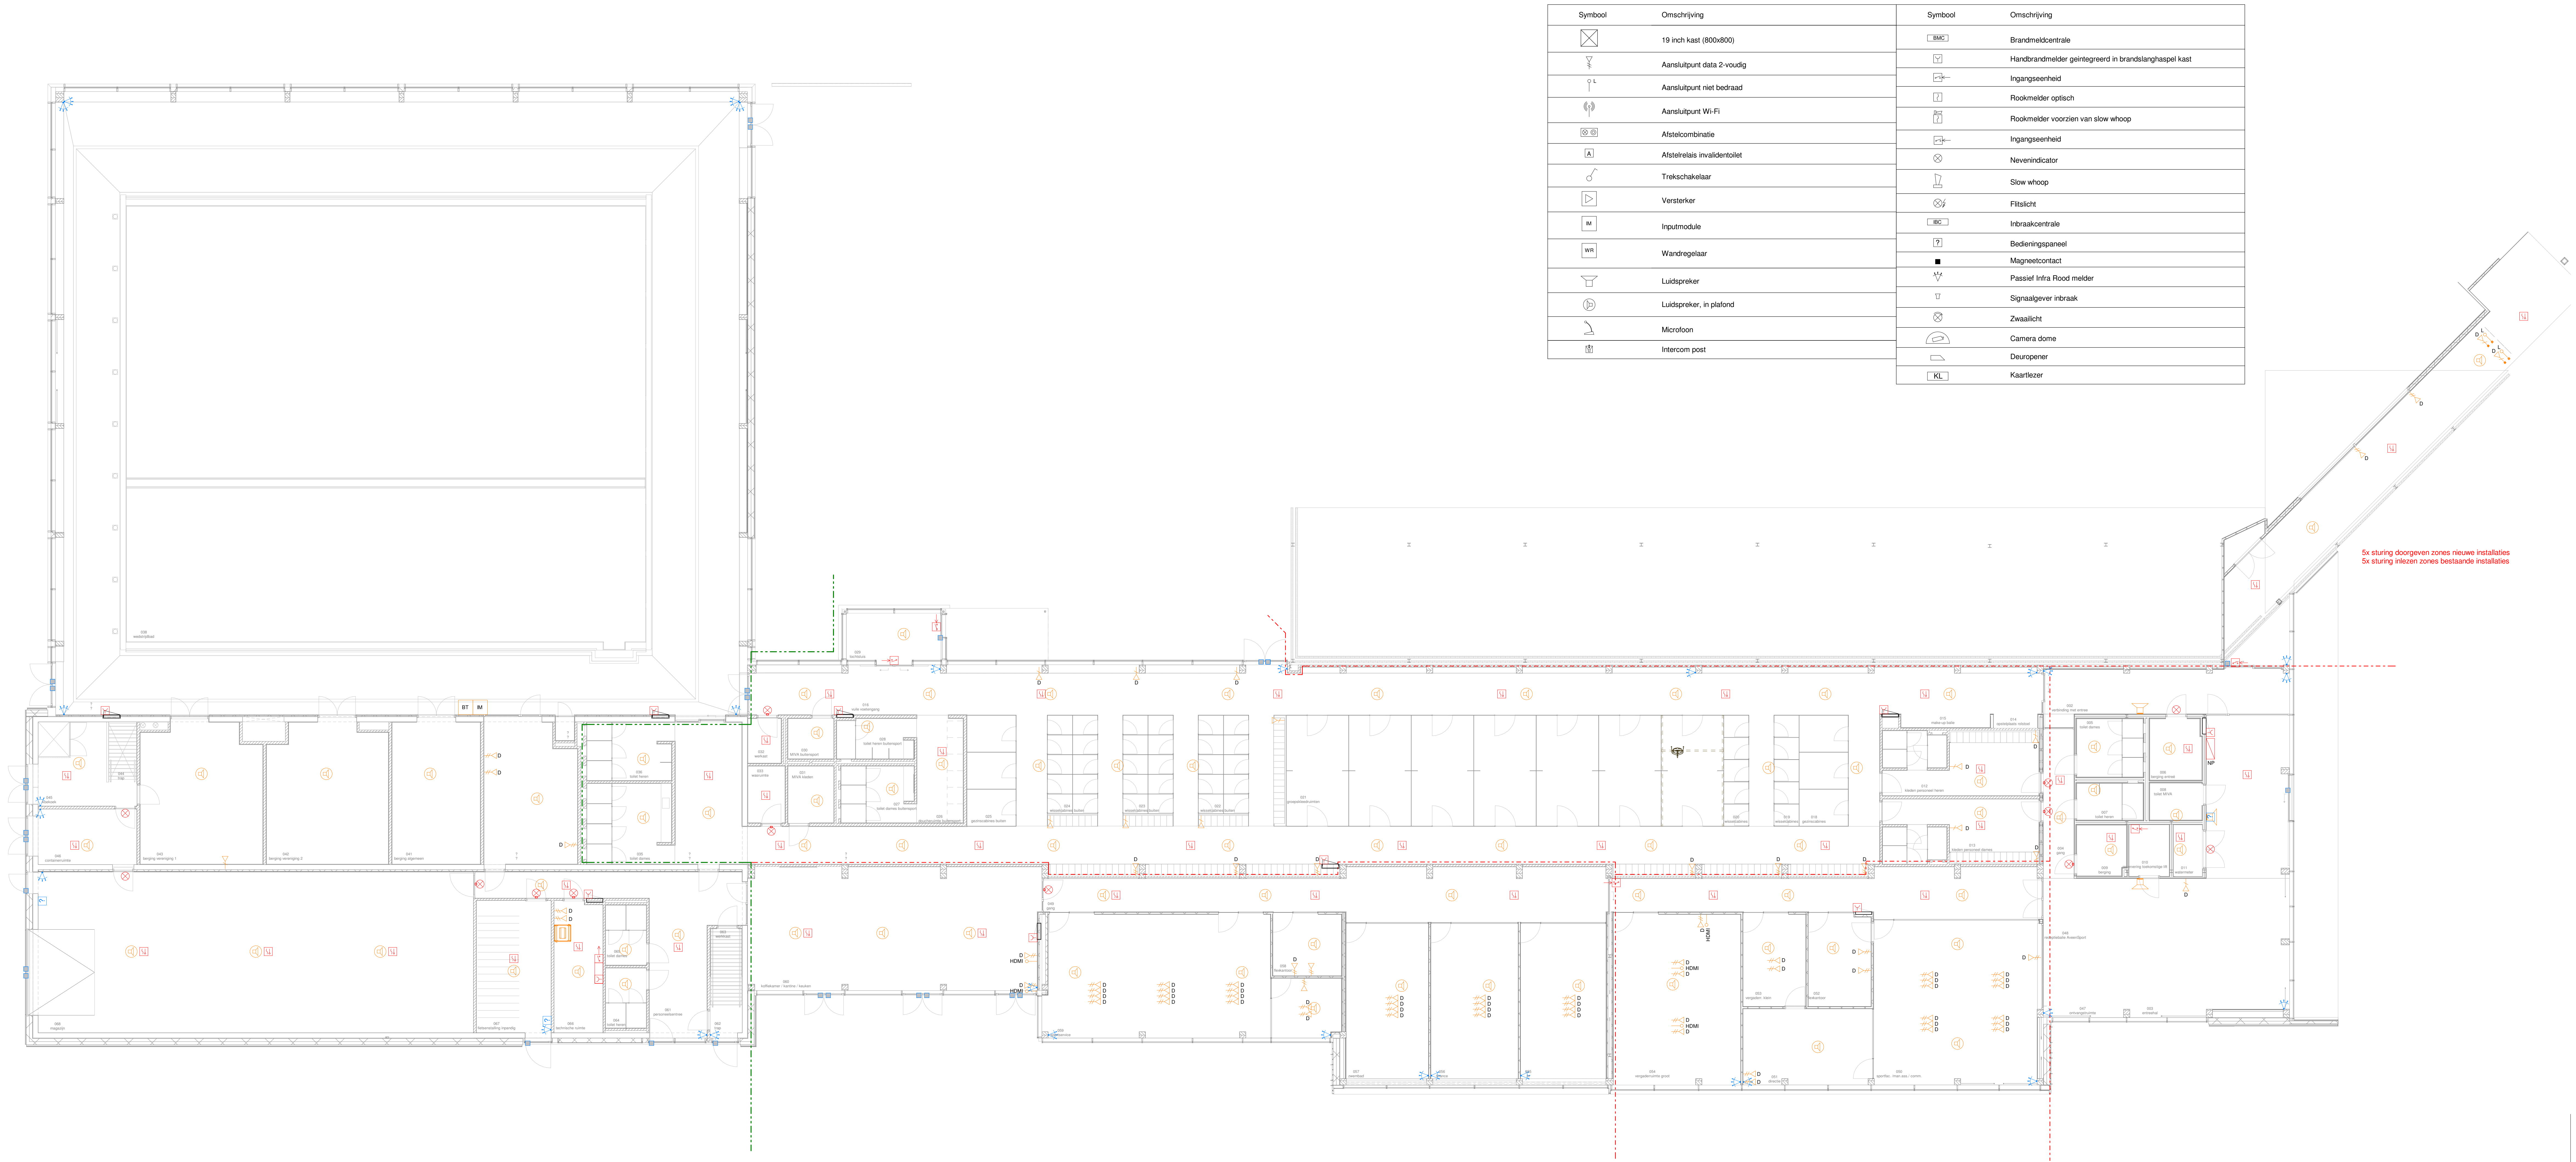

Symbol	Omschrijving	Symbol	Omschrijving
	19 inch kast (800x600)		Brandmeldcentrale
	Aansluitpunt data 2-voudig		Handbrandmelder geïntegreerd in brandslanghaspel kast
	Aansluitpunt niet bedraad		Ingangseenheid
	Aansluitpunt Wi-Fi		Rookmelder optisch
	Atstelcombinatie		Rookmelder voorzien van slow whoop
	Atstelreais invalidentoilet		Ingangseenheid
	Trekschakelaar		Nevenindicator
	Versterker		Slow whoop
	Inputmodule		Filtslicht
	Wandregelaar		Inbraakcentrale
	Luidspreker		Bedieningspaneel
	Luidspreker, in plafond		Magneetcontact
	Microfoon		Passief Infra Flood melder
	Intercom post		Signaalgever inbraak
			Zwaailicht
			Camera dome
			Deuropener
			Kaartlezer

Project

Opdrachtgever : Gemeente Amstelveen
Laan Nieuwer-Amstel 1
1182 JR Amstelveen

Omschrijving : Uitbreiding Zwembad
De Meerkamp
te Amstelveen

Tekening

Projectnummer : 20220211
Onderdeel : Elektrotechnische
installaties
Zwakstroom
installaties
Begane grond
Getekend : Raymond Jagenberg
Formaat : A0
Schaal : 1:100
Filernaam : DO_AMSTELVEEN_BB_P_R22-rvt
Onderlegger :
Onderlegger dd :
Tekeningnummer : Ez 00_zwakstroom_bg

Status

Datum : 21 april 2023
Gewijzigd :
Gewijzigd :
Gewijzigd :
Fase : Technische Omschrijving
Status : Definitief