



PLATTEGROND BEGANE GROND

B.K. VLOER P=0


BEGANEGROND, AANTAL BEWONERS (PERSONEN) = 82
, AANTAL BEZOEKERS = VARIABEL
, AANTAL MEDEWERKERS = 8 (VOOR HET GEHELE PAND)

MATERIAAL + AFKORTINGEN

| | | | |
|-------|--------------------------------------|--------|------------------------|
| | BAKSTEEN EN KALKZANDSTEEN DIK 100 MM | | |
| | LICHTE SCHEIDINGWAND DIK 100 MM | | |
| | BETONWAND DIK 200 MM | | |
| NR. | NUMMER | C.V. | CENTRALE VERWARMING |
| M.K. | METERKAST | G-E | GROEPVERDELING ELEKTRA |
| W.C. | WATERCLOSET | D.B.G. | DEUR BUITEN GEBRUIK |
| UR. | URINOIR | PERS. | PERSONEN (AANTAL) |
| TOIL. | TOILET | DO. | DOUCHE |
| W.T. | WASTAFEL | C. | CONTAINER (HUISAFVAL) |
| P=0 | PEIL=0 | H. | HEKWERK (HOOG 2,0 M) |
| B. | BERGING | | |
| O. | OVERKAPPING | | |

VEILIGHEID

| | | |
|--|-------|---|
| | SW | SLOWWHOOP |
| | SW | MELDER + SOKKEL SLOWWHOOP |
| | | HANDBRANDMELDER (ROOD) MET ISOLATOR |
| | KW | KLEEFMAGNETEN |
| | | NEVENSIGNALERING |
| | FL | FLITSLAMP |
| | O | OPTISCHE ROOKMELDER |
| | BMC | BRANDMELD.- EN ONTRUIMINGSINSTALLATIE |
| | NP | NEVENPANEEL / BRANDWEER PANEEL |
| | | TRANSPARANT NOODVERLICHTINGSARMATUUR MET VLUCHTWEGAANDUIDING, RECHTDOOR OF NAAR BOVEN |
| | | TRANSPARANT NOODVERLICHTINGSARMATUUR MET VLUCHTWEGAANDUIDING, NAAR BENEDEN |
| | | TRANSPARANT NOODVERLICHTINGSARMATUUR MET VLUCHTWEGAANDUIDING, RECHTSAF |
| | | TRANSPARANT NOODVERLICHTINGSARMATUUR MET VLUCHTWEGAANDUIDING, LINKSAF |
| | | TRANSPARANT NOODVERLICHTINGSARMATUUR MET VLUCHTWEGAANDUIDING, TRAP AF RECHTS |
| | | PICTOGRAM - BORD BRANDSLANGHASPEL |
| | | PICTOGRAM - BORD BRANDBLUSSER |
| | | PICTOGRAM - BORD BLUSDEKEN |
| | | PICTOGRAM - BORD BRANDMELDER |
| | 30 | BRANDSCHEIDING 30 MIN. WBD80 |
| | NL | ALGEMENE NOODVERLICHTING (IN GEHELE RUIMTE) 1 LUX GEMETEN OP DE VLOER |
| | | BRANDSLANGHASPEL |
| | B. | BRANDBLUSSER |
| | P. | DEUR TE OPENEN VANAF DIE ZIJDE ZONDER GEBRUIKMAKING VAN EEN SLEUTEL |
| | | ZELFSLUITENDE DEUR 30 MIN. WBD80 |
| | MIN. | MINUTEN |
| | WBD80 | WEERSTAND BRANDDOORSLAG BRANDOVERSLAG |
| | AED | AUTOMATISCHE EXTERNE DEFIBRILLATOR |
| | R.M. | ROOKMELDER (S), GEKOPPELD, NIET AANGESLOTEN OP BMC |

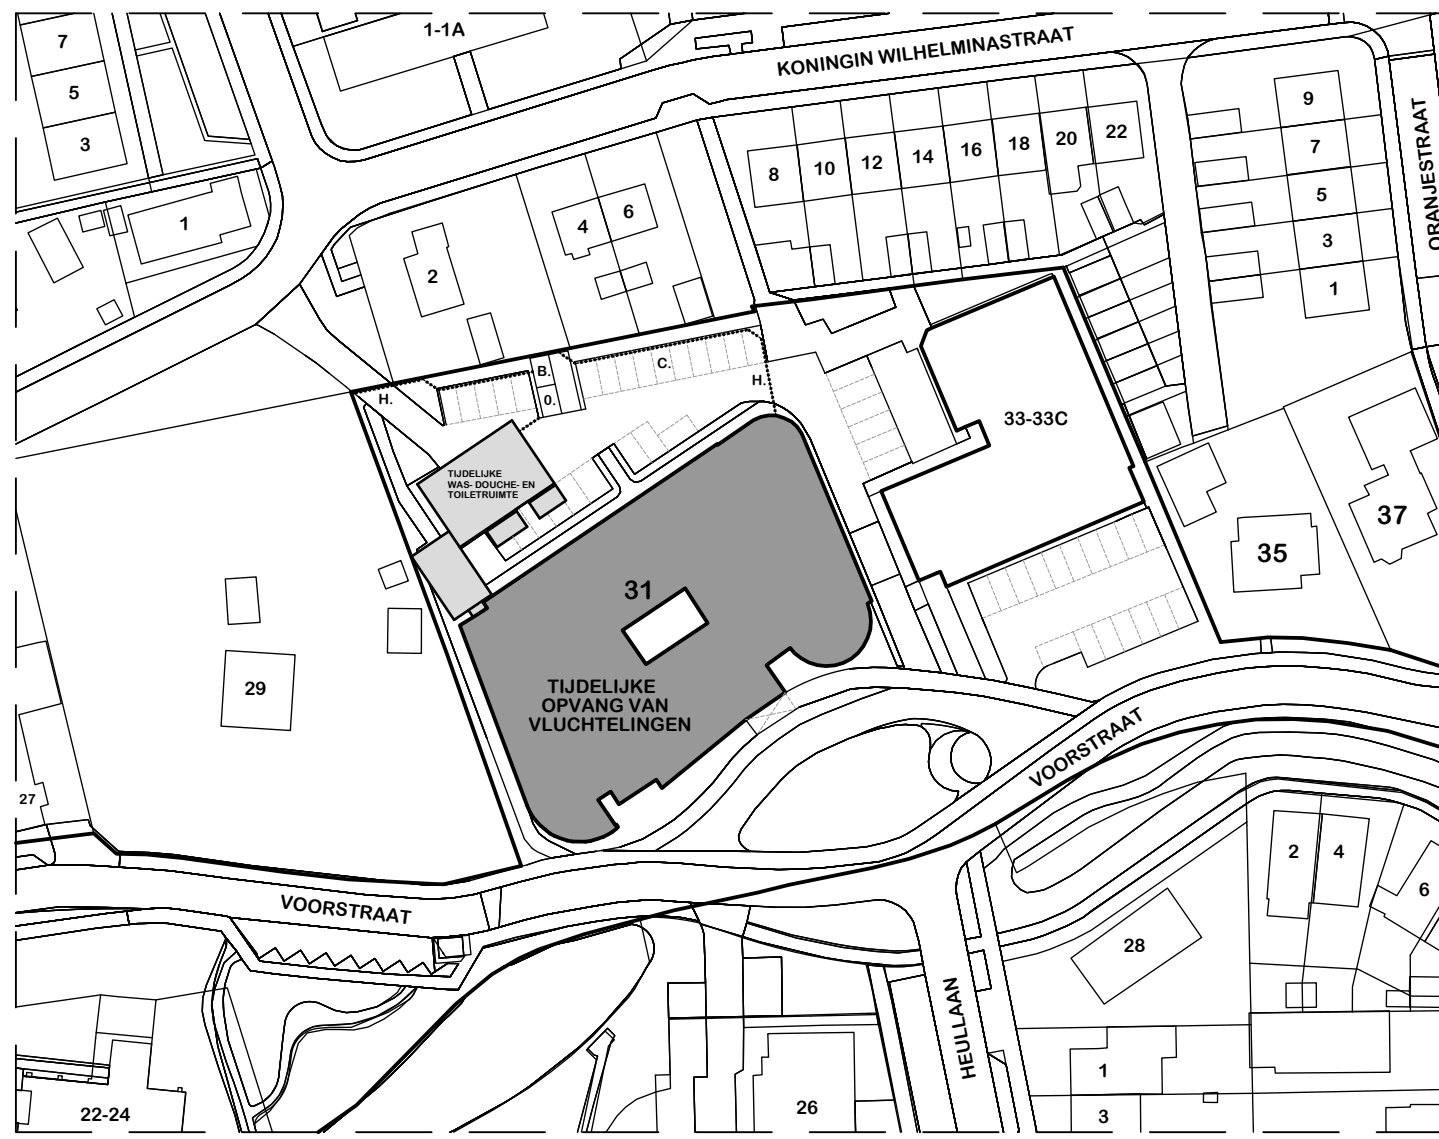

SITUATIE SCHAAL 1:1000
KAD. BEKEND GEMEENTE PIERSHIL
SECTIE C NR. 1627 (GEDEELTELIJK)
MAATVOERING IN HET WERK CONTROLEREN !!!

| | | | |
|---------------|--|--------|------------|
| Werk | OPVANG VOOR VLUCHTELINGEN VOORSTRAAT 31 PIERSHIL | Schaal | 1:100 |
| Opdrachtgever | GEMEENTE HOEKSCHER WAARD SPORTLAAN 22 3299 XG MAASDAM TEL: 088-6473647 | Afm. | A0 |
| Onderdeel | OVERZICHTSTEKENING PLGR. BEGANE GR. HANDELEN IN STRIJD MET REGELS RUIMTELIJKE ORDENING | Datum | 04-04-2023 |
| | | Wijz.1 | |
| | | Wijz.2 | |
| | | Wijz.3 | |