



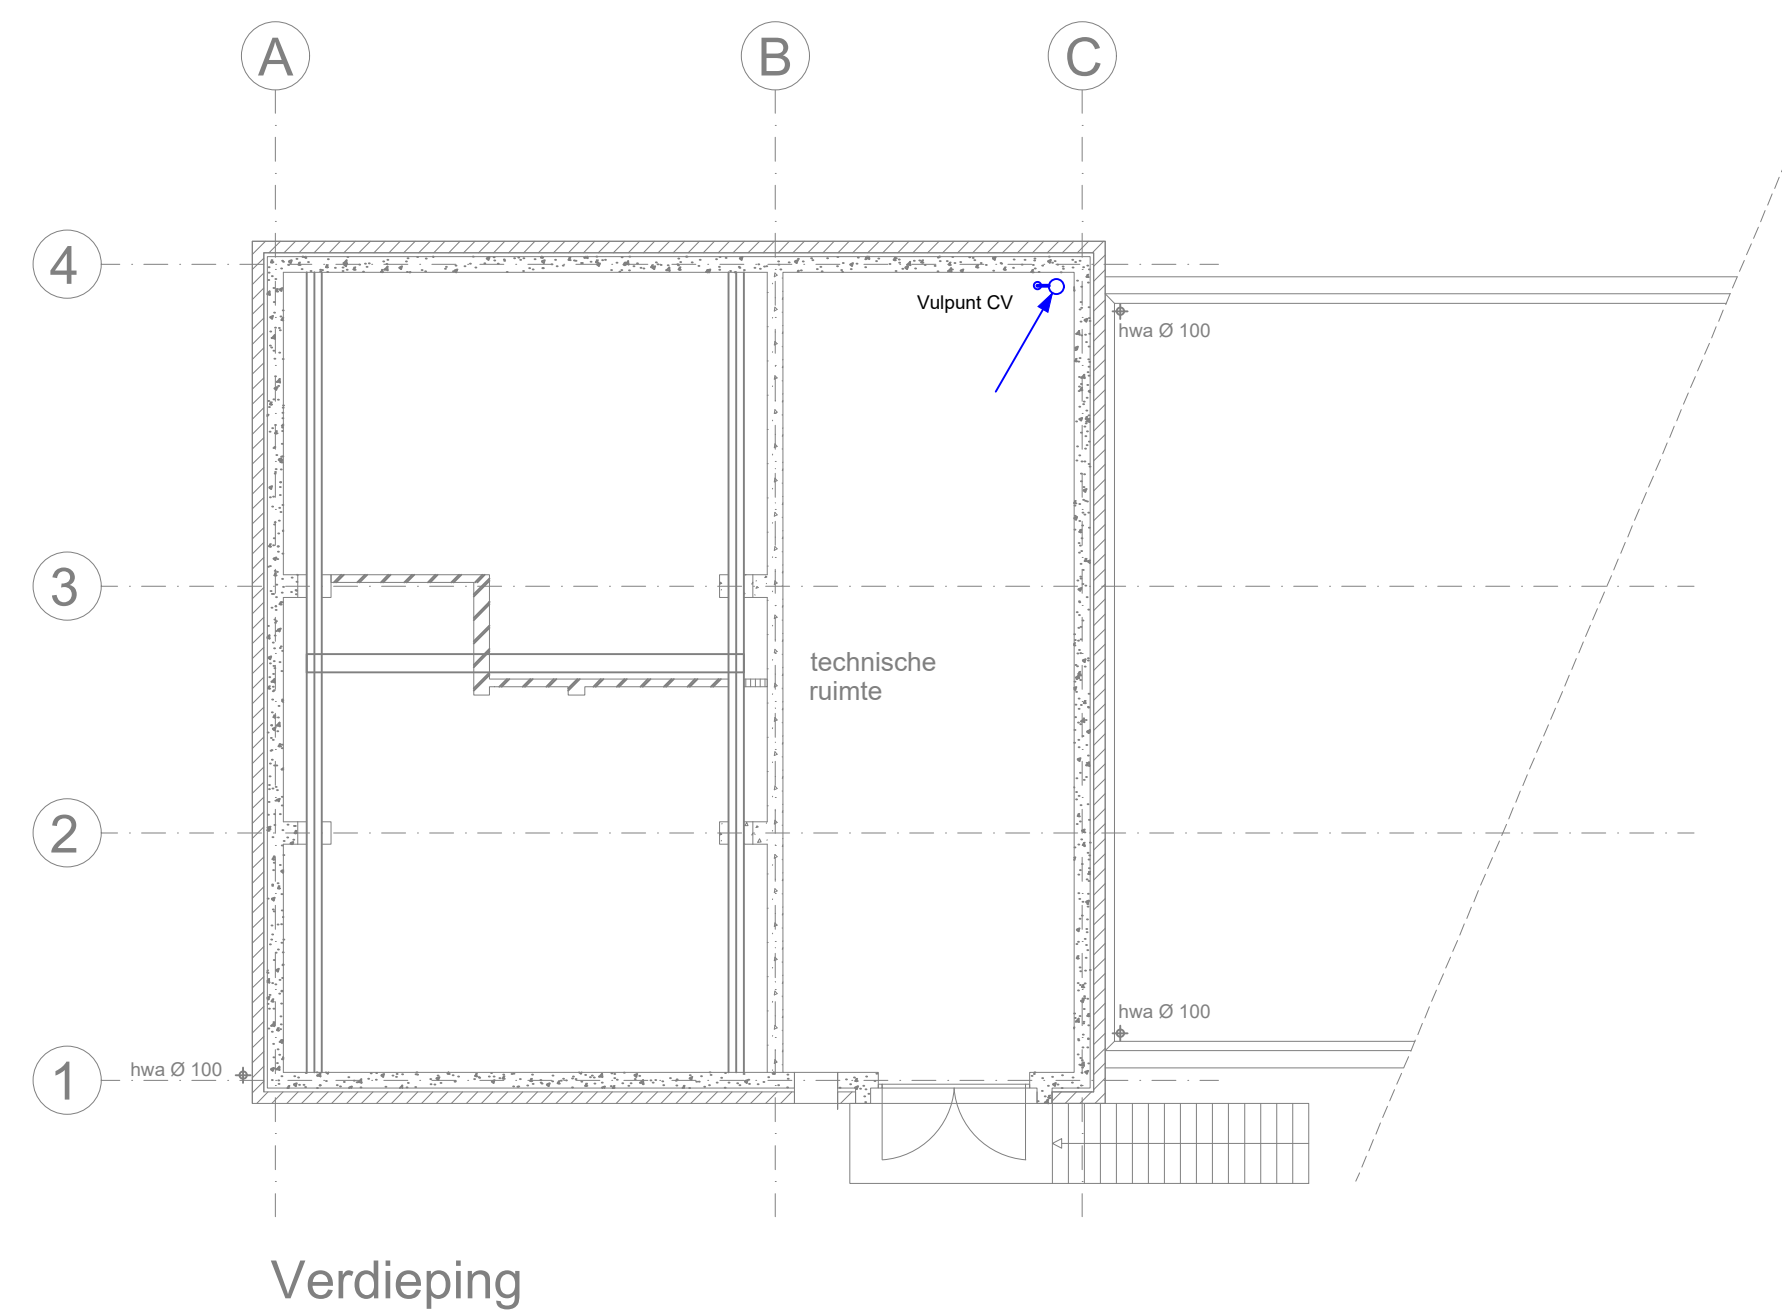

- — — — — Koudtapwaterleiding
- — — — — Warmwatertapleiding
- — — — — Brandslanghaspel
- EL-Boiler

Huisvesting Wapentechniek en Egress Logistiek Centrum Vliegbasis Woensdrecht	
Specificatie: Plattegrond begane grond - verdieping Gebouw B105 Koud- en warmtapwater	
Objectnummer: 49G01	Getekend: J.R. Slaa
Gebouwnummer: B105	Gecontroleerd: S. van Kaam
Besteknummer: P-1003103	Datum: 14-11-2022
Projectnummer: P-1003103	Schaal: 1:100
Fase: Bestek	Formaat: A1
Versie:	Documentcode:

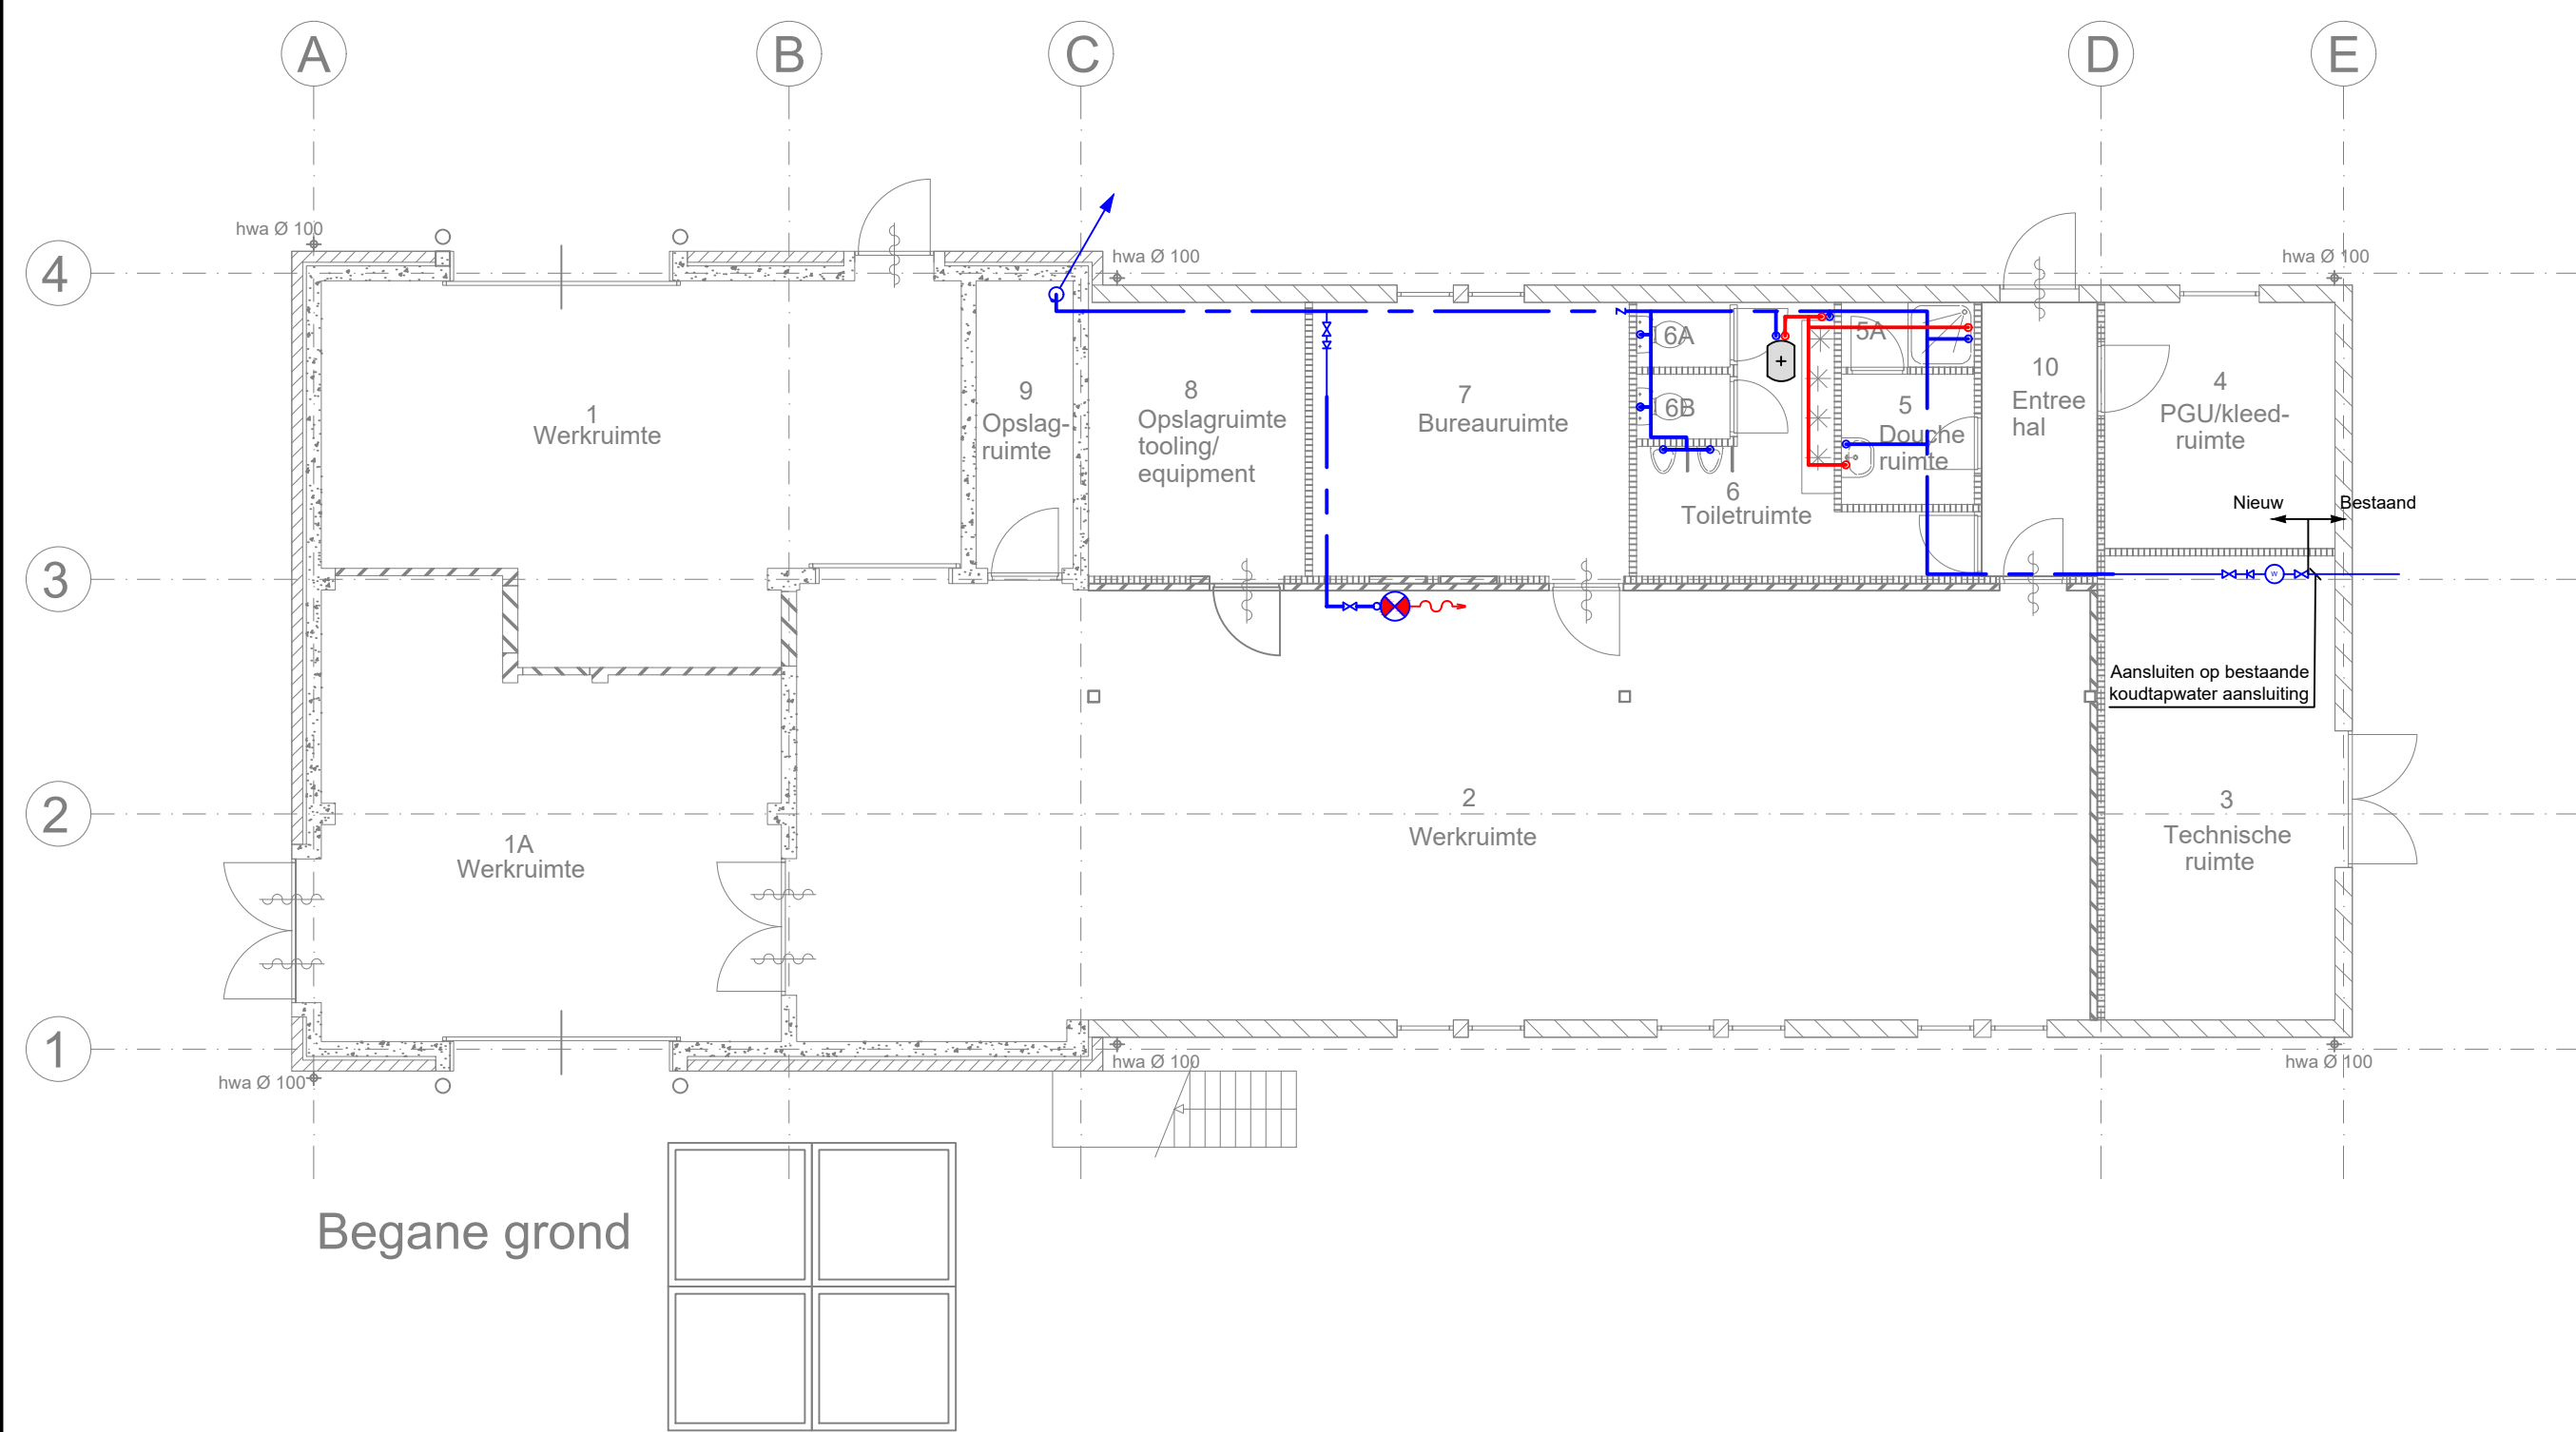

Rijksvastgoedbedrijf
Ministerie van Binnenlandse Zaken en
Koninkrijksrelaties

Blad:
W09 van 10

Directie - Vastgoedbeheer
Afdeling - E&R Defensie
Herculeslaan 1
3584 AB
Utrecht

plottedatum: 2012/22