


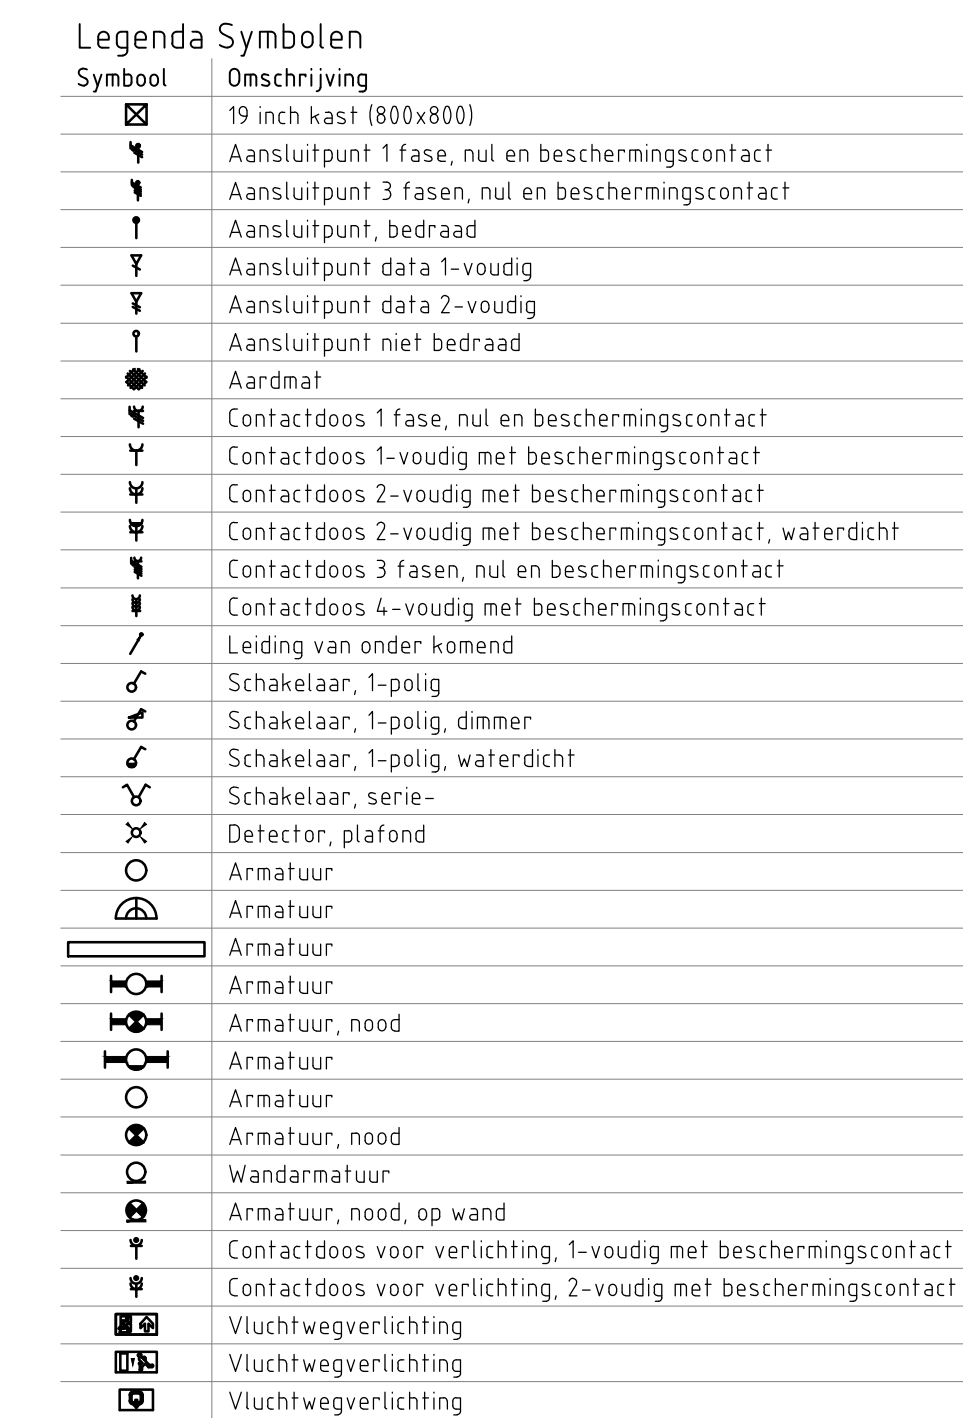

Vermogenscodelijst			
Code	Omschrijving	Fasen	Vermogen
ACME	Airco unit	1	2500
ALG	Algemeen wcd	1	200
ASP	Aspiratieblower	1	200
AULP	Laadpauz auto's	3	22000
BAKP	Bak	3	8000
BESC	Beeldscherm	1	500
BMC	Bromfietscentrale	1	500
BO	Boller	1	2400
CS	Comb-steamer	3	10000
DSA	Doorschroomapparaat	1	2500
DSMA	Doorschuifmachine met waswasmiddel	3	13100
ELDUE	Elektrische dwezel	1	200
ELFKETS	Opplader elektrische fiets	1	350
FR1	Frutseuse	3	18000
HRD	Hydrofoor	3	1000
KA	Koffieautomaat	1	2500
KEKP	Keramische kookplaat	1	2400
KK	Koelkast	1	500
KKK	Koelkast krukken	1	600
KM	Koffiehechne	3	8400
KMW	Koelmachine wandheleling	1	3000
KODK	Koelplaat	3	8000
KWB	Koelwaterbalk	1	400
LIFT	Lift	3	6000
LDB	Lockers	1	200
MAG	Magnetron	1	1600
NAC	Nagorcuting	1	100
PA	Pakket	1	3000
POLL	Hydriek Poliers	1	0
PR	Printer	1	2500
SPW	Soup well	1	600
STP	Stijp	1	1000
TOUR	Tour voertuig	1	200
VLL	Vloerlamp	1	50
VW	Voorwasser	1	2500
WAKU	Wandheleling	1	300
WAR	Wandsturing	1	600
WP	Werkplek	1	200

Legenda Armaturen		Fabriekst	Vermogen
-	Omschrijving		
	onbekend armatuur, vermogen is aanname		60
A	onbekend armatuur, vermogen is aanname		60
A1	pl. downlighter	Unired	26
A1-NV	pl. downlighter + noodunit	Unired	26
A2	pl. downlighter	Unired	26
A2-NV	pl. downlighter + noodunit	Unired	26
A-NV	Onbekend armatuur, vermogen is aanname		60
A-T	Paaltoparmatuur	Philips	60
AA	led armatuur waterdicht opbouw	Unired	36
B	pl. downlighter	Unired	52
B1-NV	pl. downlighter + noodunit	Unired	52
Bfd	pl. downlighter dimbaar 0-10 V	Unired	52
B3	H armatuur	Unired	35
B4	H armatuur	Unired	35
B4-K	H armatuur met daglichtreëling	Unired	35
B4-K	H armatuur met daglichtreëling	Unired	35
B6	pl. downlighter met decesshof dicht	Unired	52
B-T	pl. downlighter	Unired	2
C1	pl. downlighter	Unired	18
C2	pl. wandarmatuur	D-light	36
C-T1	grondarmatuur	Igguzen	14
C-T2	pl. downlighter	Unired	26
E1	H opbouwarmatuur	Unired	72
E2	H armatuur	Unired	72
E2-NV	H armatuur + noodunit	Unired	72
C-T1	wandarmatuur	Igguzen	14
F1	pl. downlighter	Unired	52
F1-NV	pl. downlighter + noodunit	Unired	52
Ffd	pl. downlighter dimbaar 0-10 V	Unired	52
F-T1	paaltoparmatuur	Philips	60
G1	pl. downlighter	Unired	36
G1-NV	pl. downlighter + noodunit	Unired	36
G2	pl. downlighter	Unired	36
G2-NV	pl. downlighter + noodunit	Unired	36
G3	pl. wandarmatuur + noodunit	D-light	36
GN-V	Onbekend armatuur, vermogen is aanname		60
NB	Onbekend armatuur, vermogen is aanname		60
PI	Pictogram		5
R	Onbekend armatuur, vermogen is aanname		60
S		Unired	23
S-NV	+ noodunit	Unired	23
TA	Sereng ser-fix	Van Liesh	4
XA	Raadszaal armatuur n.t.b.		50
XB	Raadszaal wandarmatuur n.t.b.		50
XC	Raadszaal noodverlichting		5
XQ	WVA armatuur		50

- Exacte positie vloerpoten nog nader aan te geven
- Reclame voorzieningen op gevel nader te bepalen

Wanneer niet anders op tekening aangeduid dienen, indien van toepassing, de volgende montagehoogten te worden aangehouden

- schakelaars: 1050mm + vl
- schakelaars gecombineerd met wcd: 1050mm + vl
- wandcontactdozen alg.: 300mm + vl
- data/telefoon: 300mm + vl (of in wandgo)
- ruimtethermostaat: 1500mm + vl
- opnemers: 1500mm + vl
- handmelders: geïntegreerd in bsh-kast
- intercom: 1500mm + vl
- slowwhoops: 1500mm onder plafond

POSITIES VLOERPOTEN EN HANGLAMPEN
Voor posities van vloerpotten en hanglampen zie de laatste tekeningen VBA.

Xref : 20007_UT_R2021_fietsenstalling_avandepol-Sheet datum : 03-02-2023
- UT-101 - Plattegrond begane grond as M-V.dwg

Xref : 20007_UT_R2021_fietsenstalling_avandepol-Sheet datum : 03-02-2023
- UT-100 - Plattegrond begane grond as A-M.dwg

Project:	Projectnummer:
----------	----------------

Uitbreiding stadhuis Nijkerk	2210599
Opdrachtgever:	Fase: Uitvoering
Prins Bouw	Formaat: A0
	Ycof:

Omschrijving:	
Zwakstroominstallatie	
Begane grond	

Get: AR	Datum: 14-03-2023	Schaal: 1:100	Tekeningnummer:
van den Berg Faradaystraat 2 6718 XT Ede tel: 0318-614776			00_EDI_001