


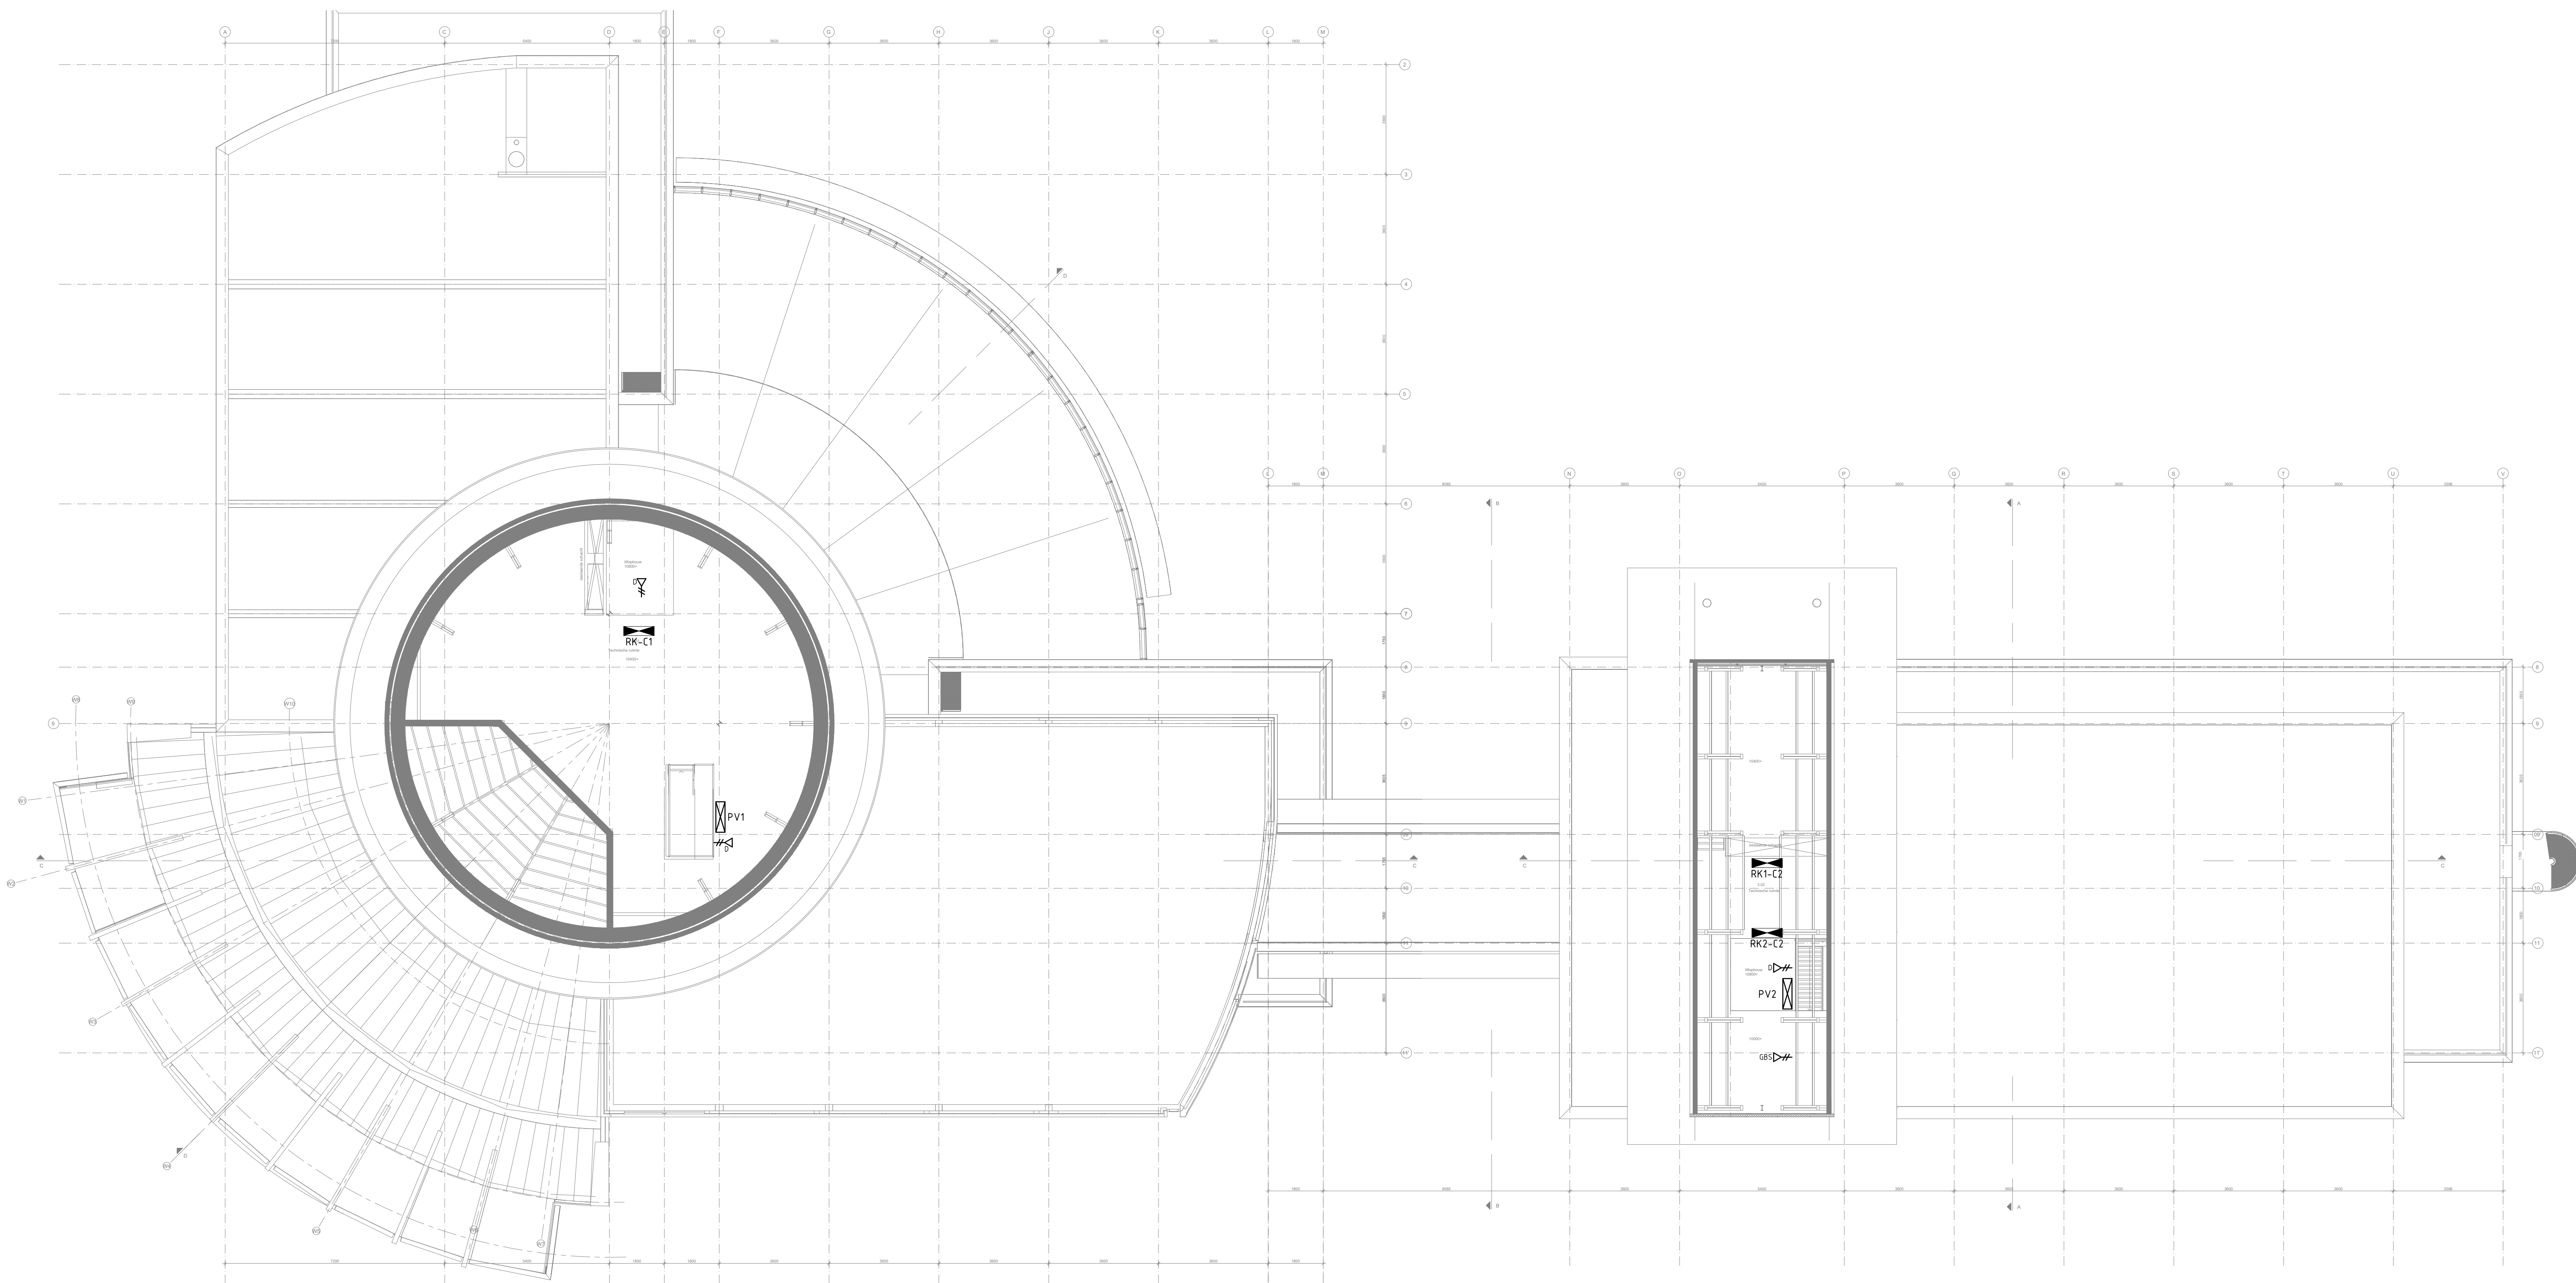

Legenda Symbolen	
	19 inch kast (800x800)
	Aansluitpunt 1 fase, nul en beschermingscontact
	Aansluitpunt 3 fasen, nul en beschermingscontact
	Aansluitpunt, bedraad
	Aansluitpunt data 1-voudig
	Aansluitpunt data 2-voudig
	Aansluitpunt met bedraad
	Aardmat
	Contactdoos 1 fase, nul en beschermingscontact
	Contactdoos 1-voudig met beschermingscontact
	Contactdoos 2-voudig met beschermingscontact
	Contactdoos 2-voudig met beschermingscontact - waterdicht
	Contactdoos 3 fasen, nul en beschermingscontact
	Contactdoos 4-voudig met beschermingscontact
	Leiding van onder komend
	Schakelaar, 1-polig
	Schakelaar, 1-polig, dimmer
	Schakelaar, 1-polig, waterdicht
	Schakelaar, serie-
	Defector, plafond
	Armatuur
	Armatuur
	Armatuur
	Armatuur, nood
	Armatuur, nood
	Armatuur, nood
	Wandarmatuur
	Armatuur, nood, op wand
	Contactdoos voor verlichting, 1-voudig met beschermingscontact
	Contactdoos voor verlichting, 2-voudig met beschermingscontact
	Vluchtwegverlichting
	Vluchtwegverlichting
	Vluchtwegverlichting

Vermogenscodelijst			
Code	Omschrijving	Fasen	Vermogen
ACHE	Airco unit	1	2500
ALG	Algemene wcd	1	200
ASP	Aspiratiemelder	1	200
AULP	Laadpaal auto's	3	22000
BAKP	Bakplaat	3	8000
BESC	Beschothoorn	1	500
BMC	Brandmeldcentrale	1	500
BO	Boiler	1	2400
CS	Combi-steamer	3	10000
DSA	Doorsstroonapparaat	1	2500
DSMA	Doorschijnmachine met wasvermijter	3	13000
ELDEUR	Elektrische deur	1	200
ELEKFIETS	Oplader elektrische fiets	1	350
FRI	Frieuze	3	18000
HYD	Hydrofoor	3	1000
KA	Koffieautomaat	1	2500
KEKP	Keramische kookplaat	1	2400
KK	Koelkast	1	500
KKK	Koelkast koelen	1	600
KM	Koffie machine	3	8400
KMW	Koelmachine wandkoeling	1	3000
KOOK	Kookplaat	3	8000
KWB	Koelwerkbank	1	400
LIFT	Lift	3	6000
LOCK	Lockers	1	200
MAG	Magnetron	1	1600
NAC	Narrowcasting	1	100
PK	Pflichtkast	1	3000
POLL	Hydriek Pollers	1	0
PR	Printer	1	2500
SPW	Soup well	1	600
STPI	Sturing personeelsingang	1	100
TOUR	Tourneet	1	200
VLL	Vloerlamp	1	50
VW	Vaatwasser	1	2500
WAKO	Wandkoeling	1	300
WAR	Warmtebrug	1	600
WP	Werkplek	1	200

Legenda Armaturen			
Code	Omschrijving	Fabrikant	Vermogen
-	onbekend armatuur, vermogen is aanname		60
A	onbekend armatuur, vermogen is aanname		60
A1	pl downlighter	Unired	26
A1-NV	pl downlighter + noodunit	Unired	26
A2	pl downlighter	Unired	26
A2-NV	pl downlighter + noodunit	Unired	26
A-NV	Onbekend armatuur, vermogen is aanname		60
A-T	Paaltsparmatuur	Philips	60
AA	ted armatuur waterdicht opbouw		36
B1	pl downlighter	Unired	52
B1-NV	pl downlighter + noodunit	Unired	52
B1d	pl downlighter dimbaar 0-10 V	Unired	52
B3	ti armatuur	Unired	35
B3K	ti armatuur	Unired	54
B4	ti armatuur met daglichtregeling	Unired	35
B4K	ti armatuur met daglichtregeling	Unired	54
B6	pl downlighter met decoschijf dicht	Unired	52
B-T	grondarmatuur	Iguzzini	2
C1	pl downlighter	Unired	18
C2	pl wandarmatuur	D-light	36
C-T	grondarmatuur	Iguzzini	14
D	pl downlighter	Unired	26
E1	ti opbouwarmatuur	Unired	72
E2	ti armatuur	Unired	72
E2-NV	ti armatuur + noodunit	Unired	72
C-T	wandarmatuur	Iguzzini	14
F1	pl downlighter	Unired	52
F1-NV	pl downlighter + noodunit	Unired	52
F1d	pl downlighter dimbaar 0-10 V	Unired	52
F-T	paaltsparmatuur	Philips	60
G1	pl downlighter	Unired	36
G1-NV	pl downlighter + noodunit	Unired	36
G2	pl downlighter	Unired	36
G2-NV	pl downlighter + noodunit	Unired	36
G3-NV	pl wandarmatuur + noodunit	D-light	36
GN-NV	Onbekend armatuur, vermogen is aanname		60
NB	Onbekend armatuur, vermogen is aanname		60
PI	Pictogram		5
R	Onbekend armatuur, vermogen is aanname		60
S	+ noodunit	Unired	23
S-NV	+ noodunit	Unired	23
TA	Serengs ser-fis	Van Lien	4
XA	Raadszaal armatuur n.t.b.		50
XB	Raadszaal wandarmatuur n.t.b.		50
XC	Raadszaal noodverlichting		5
XO	MIVA armatuur		50

OPMERKINGEN:

- Exacte positie vloerpoten nog nader aan te geven.
- Reftime voor zienen op gevel nader te bepalen.

MONTAGEHOOGTEN

Wanneer niet anders op tekening aangeduid dienen, indien van toepassing, de volgende montagehoogten te worden aangehouden:

- schakelaars: 1050mm + vl
- schakelaars gecombineerd met wcd: 1050mm + vl
- wandcontactdozen alg: 300mm + vl
- data/telefoon: 300mm + vl (of in wandpot)
- ruimtehoestaat: 1500mm + vl
- opnemers: 1500mm + vl
- handmelders: geïntegreerd in bsh-kast
- intercom: 1500mm + vl
- slootwopps: 150mm onder plafond

POSITIES VLOERPOTEN EN HANGLAMPEN

Voor posities van vloerpoten en hanglampen zie de laatste tekeningen VBA

Xref: 20007_UT_R2021_fietsenstalling_avandepol-Sheet datum: 03-02-2023
- UT-131 - Plattegrond 3e verdieping as V-M.dwg

Xref: 20007_UT_R2021_fietsenstalling_avandepol-Sheet datum: 03-02-2023
- UT-130 - Plattegrond 3e verdieping as A-M.dwg

Project: Uitbreiding stadhuis Nijkerk	Projectnummer: 2210599
Opdrachtgever: Prins Bouw	Fase: Uitvoering
	Formaat: A0
	Xref:
	Get:
Omschrijving: Zwakstroominstallatie 3e verdieping	Get:
Get: AR Datum: 14-03-2023 Schaal: 1:100	Tekeningnummer: 03_EDI_001

van den Berg
INSTALLATEURS
Faradaystraat 2
6718 XT Ede
tel. 0318-614776
www.vandenberghinstallateurs.nl