


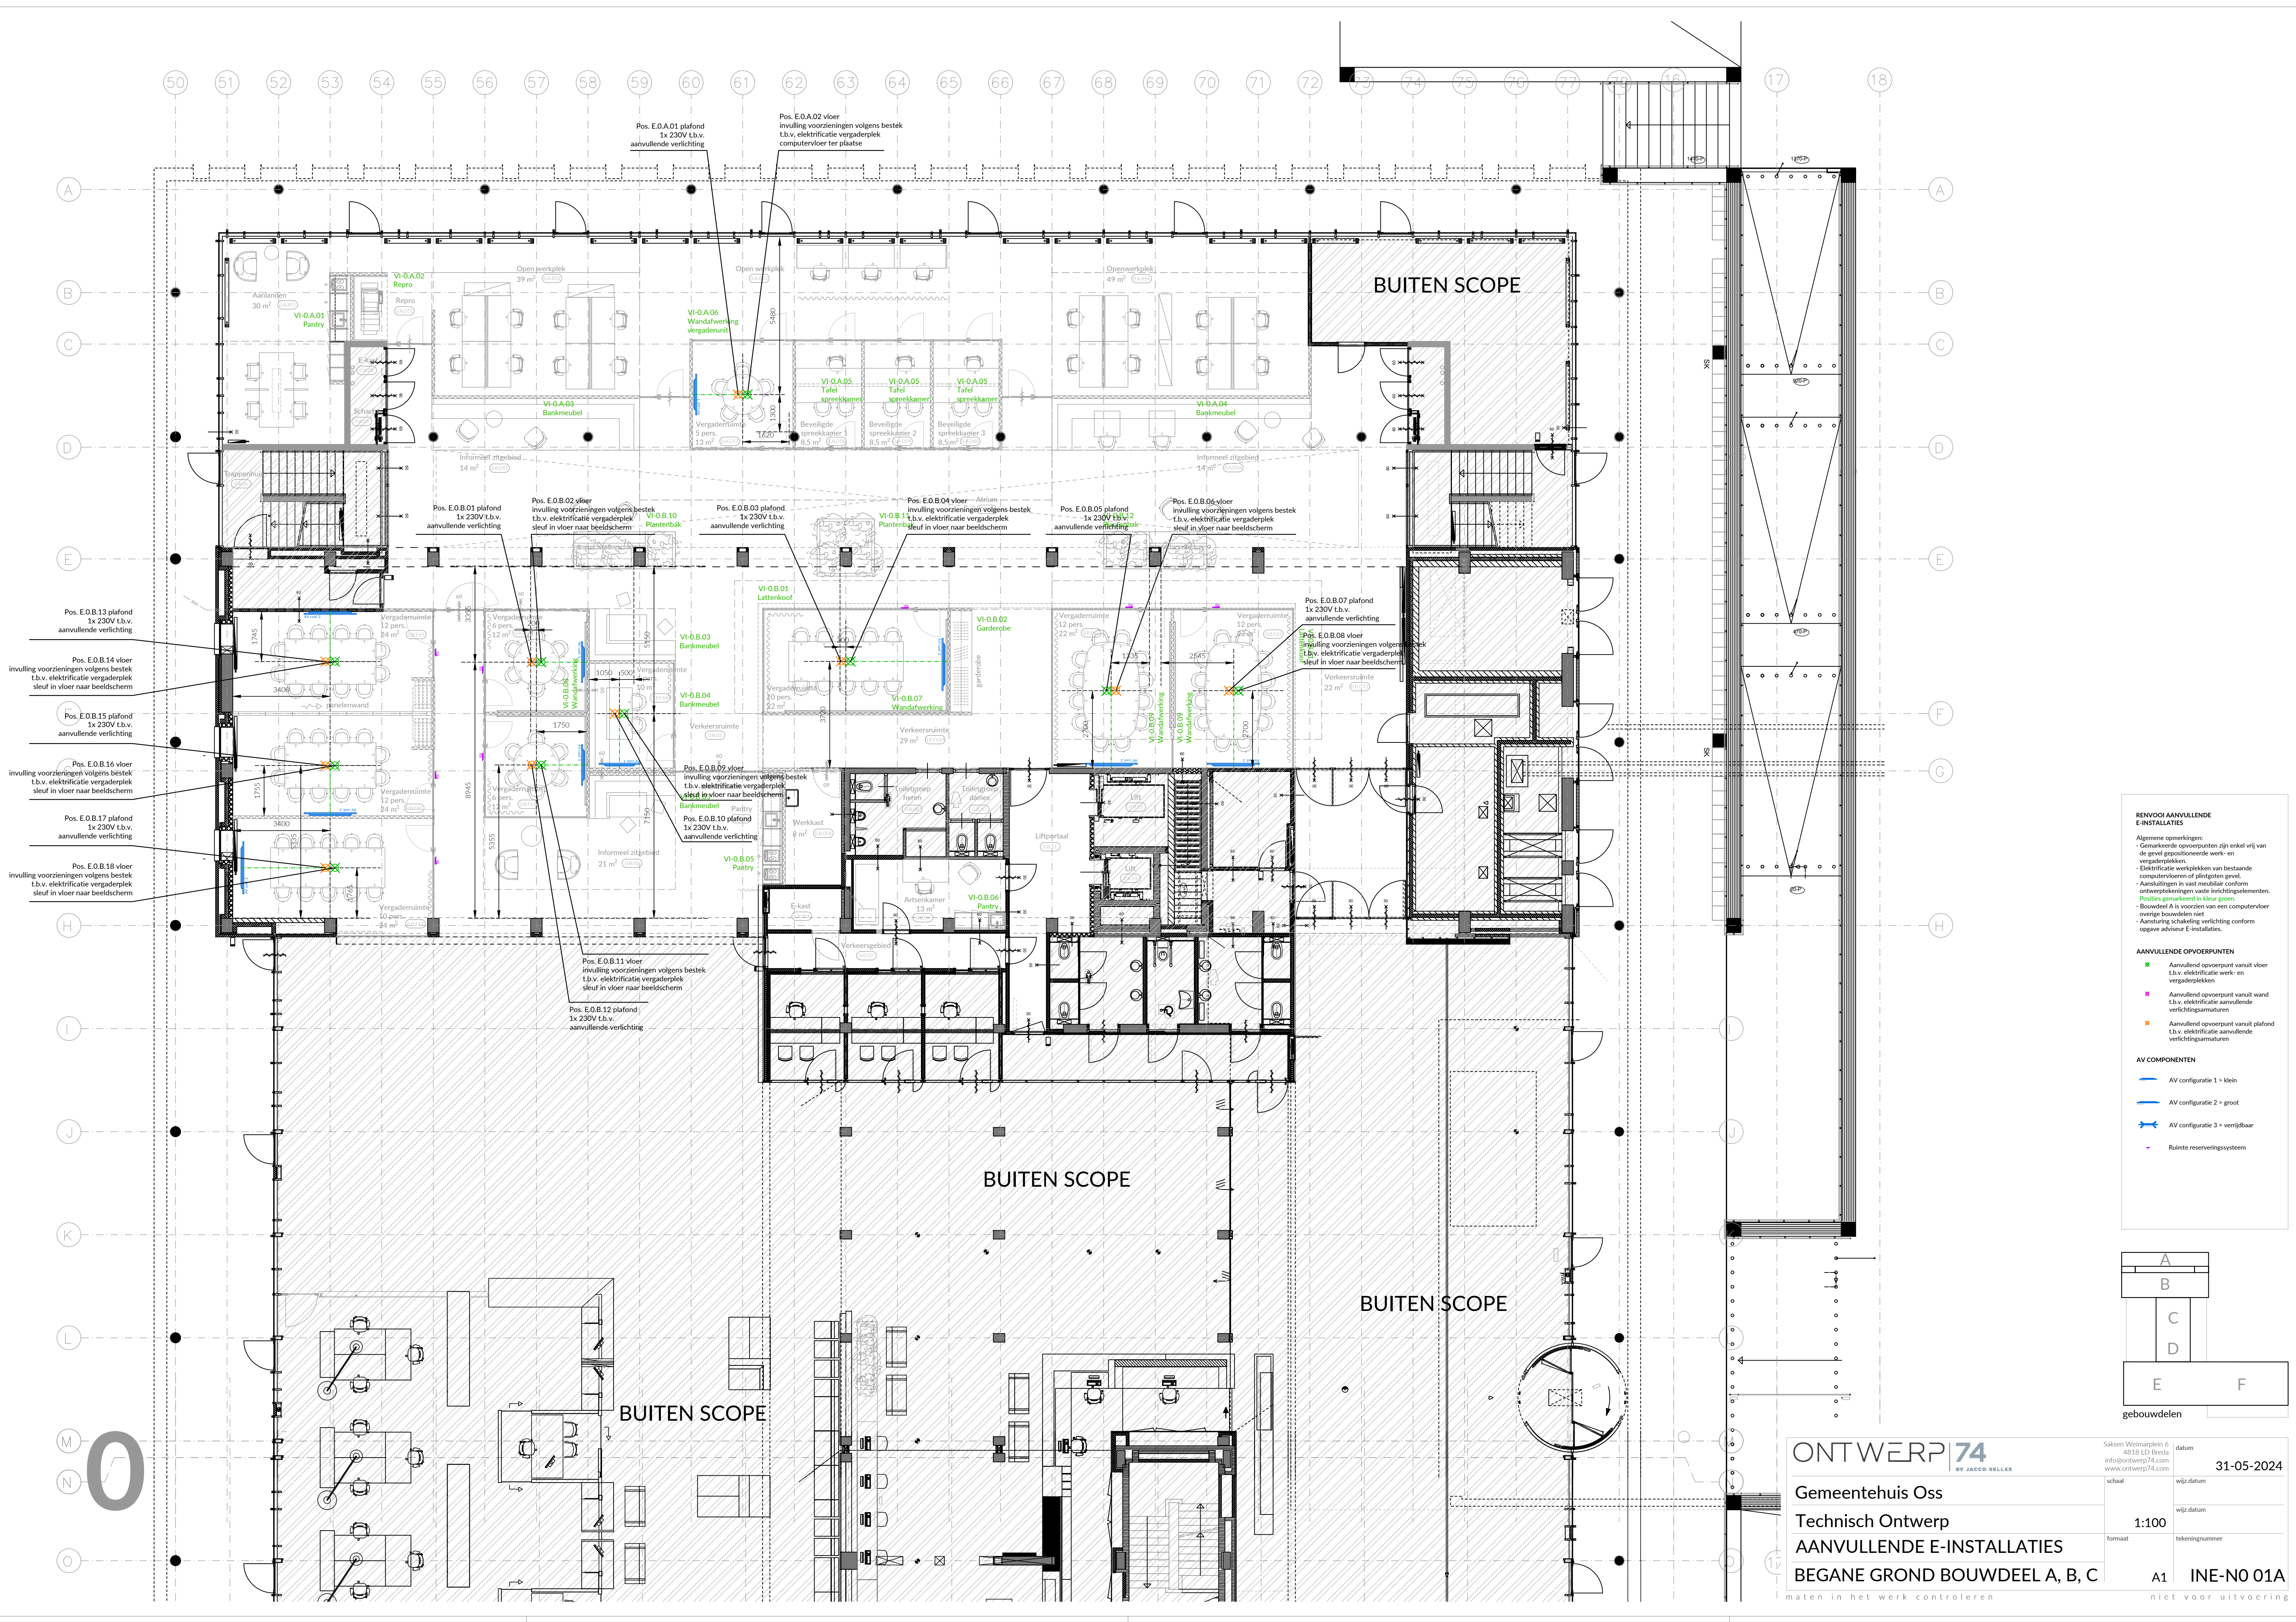

RENOVOOI AANVULLENDE E-INSTALLATIES

Algemene opmerkingen:


- Gemarkeerde opvoerpunten zijn enkel vrij van de gevel gepositioneerde werk- en vergaderplekken.
- Elektrificatie werkplekken van bestaande computerkabels of plattegrond gevel.
- Aansluitingen in vast meubilair conform ontwerptekeningen vaste inrichtingselementen.
- Posities gemarkeerd in kleur groen.
- Bouwdeel A is voorzien van een computervloer overige bouwdelen niet.
- Aanruiming schakeling verlichting conform opgave adviseur E-installaties.

AANVULLENDE OPVOERPUNTEN

- Aanvullend opvoerpunt vanuit vloer t.b.v. elektrificatie werk- en vergaderplekken
- Aanvullend opvoerpunt vanuit wand t.b.v. elektrificatie aanvullende verlichtingsarmaturen
- Aanvullend opvoerpunt vanuit plafond t.b.v. elektrificatie aanvullende verlichtingsarmaturen

AV COMPONENTEN

- AV configuratie 1 > klein
- AV configuratie 2 > groot
- AV configuratie 3 > verruimbaar
- Ruimte reserveringssysteem

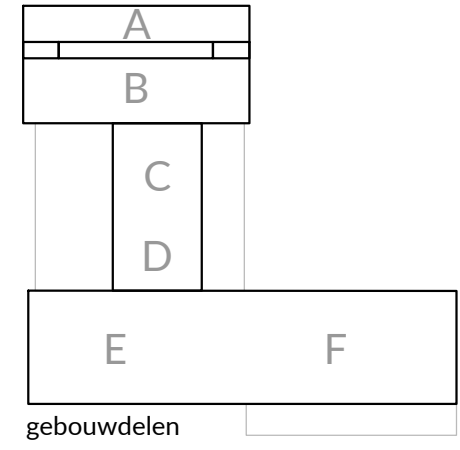

ONTWERP 74
BY JACCO BELLER


Gemeentehuis Oss
Technisch Ontwerp
AANVULLENDE E-INSTALLATIES
BEGANE GROND BOUWDEEL A, B, C

Saksen Weimarplein 6
4018 LD Breda
info@ontwerp74.com
www.ontwerp74.com

datum 31-05-2024
schaal wjp.datum
1:100 wjp.datum
formaat tekeningnummer
A1 INE-N0 01A

maten in het werk controleren niet voor uitvoering

0

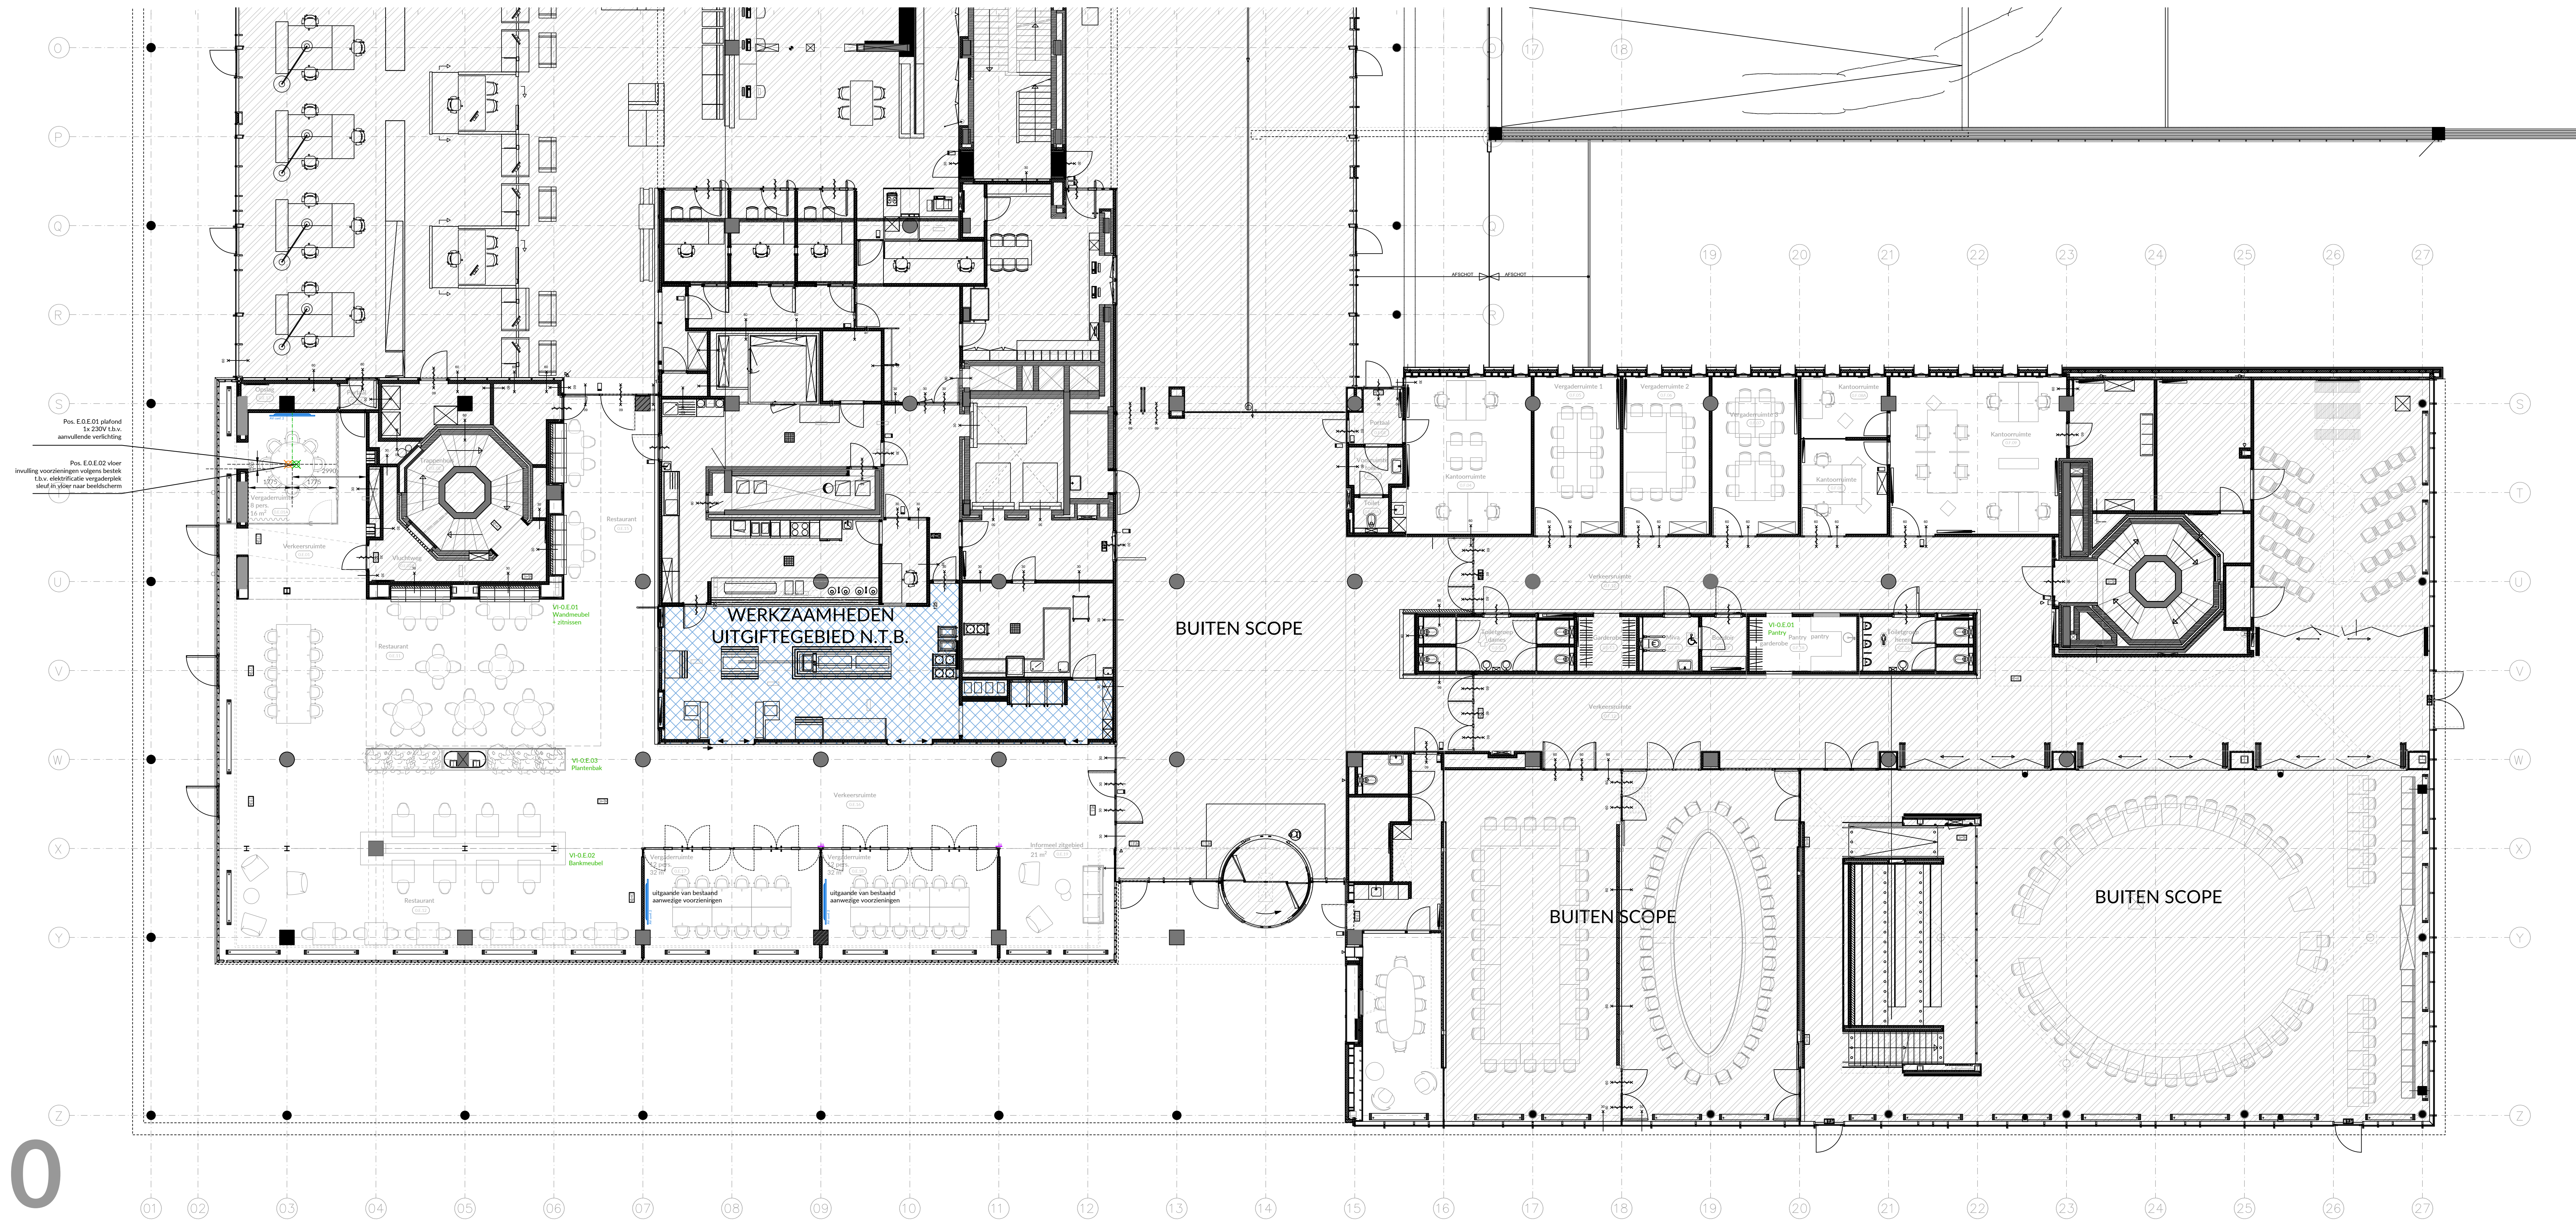

REINVOOI AANVULLENDE E-INSTALLATIES

Algemene opmerkingen:
- Gemarkeerde opvoerpunten zijn enkel vrij van de grond geprojecteerde werk- en vergaderplekken.
- Elektrische werkplekken van bestaande computerkabels of afgevoerd.
- Aansluitingen in veel modules conform onderverplekningen van inrichtingsplannen.
- Profielen gemonteerd in kleur groen.
- Aansluiting schakeling verlichting conform opgegeven elektrische installaties.

AANVULLENDE OPVOERPUNTEN

- Aanvullend opvoerpunt l.b.v. elektrische werk- en vergaderplekken
- Aanvullend opvoerpunt vanuit wand l.b.v. elektrische aansluitende verlichtingsarmaturen
- Aanvullend opvoerpunt vanuit plafond l.b.v. elektrische aansluitende verlichtingsarmaturen

AV COMPONENTEN


- AV configuratie 1 > klein
- AV configuratie 2 > groot
- AV configuratie 3 > verrijdbaar
- Ruimte reserveeringsysteem

ONTWERP 74
BY JACCO BELLER

Gemeentehuis Oss
Technisch Ontwerp
AANVULLENDE E-INSTALLATIES
BEGANE GROND BOUWDEEL D, E, F

Schaal: 1:100
Formaat: A1
verlengd

Datum: 31-05-2024
Wijzigingsnummer: INE-N0 01B
niet voor uitvoering

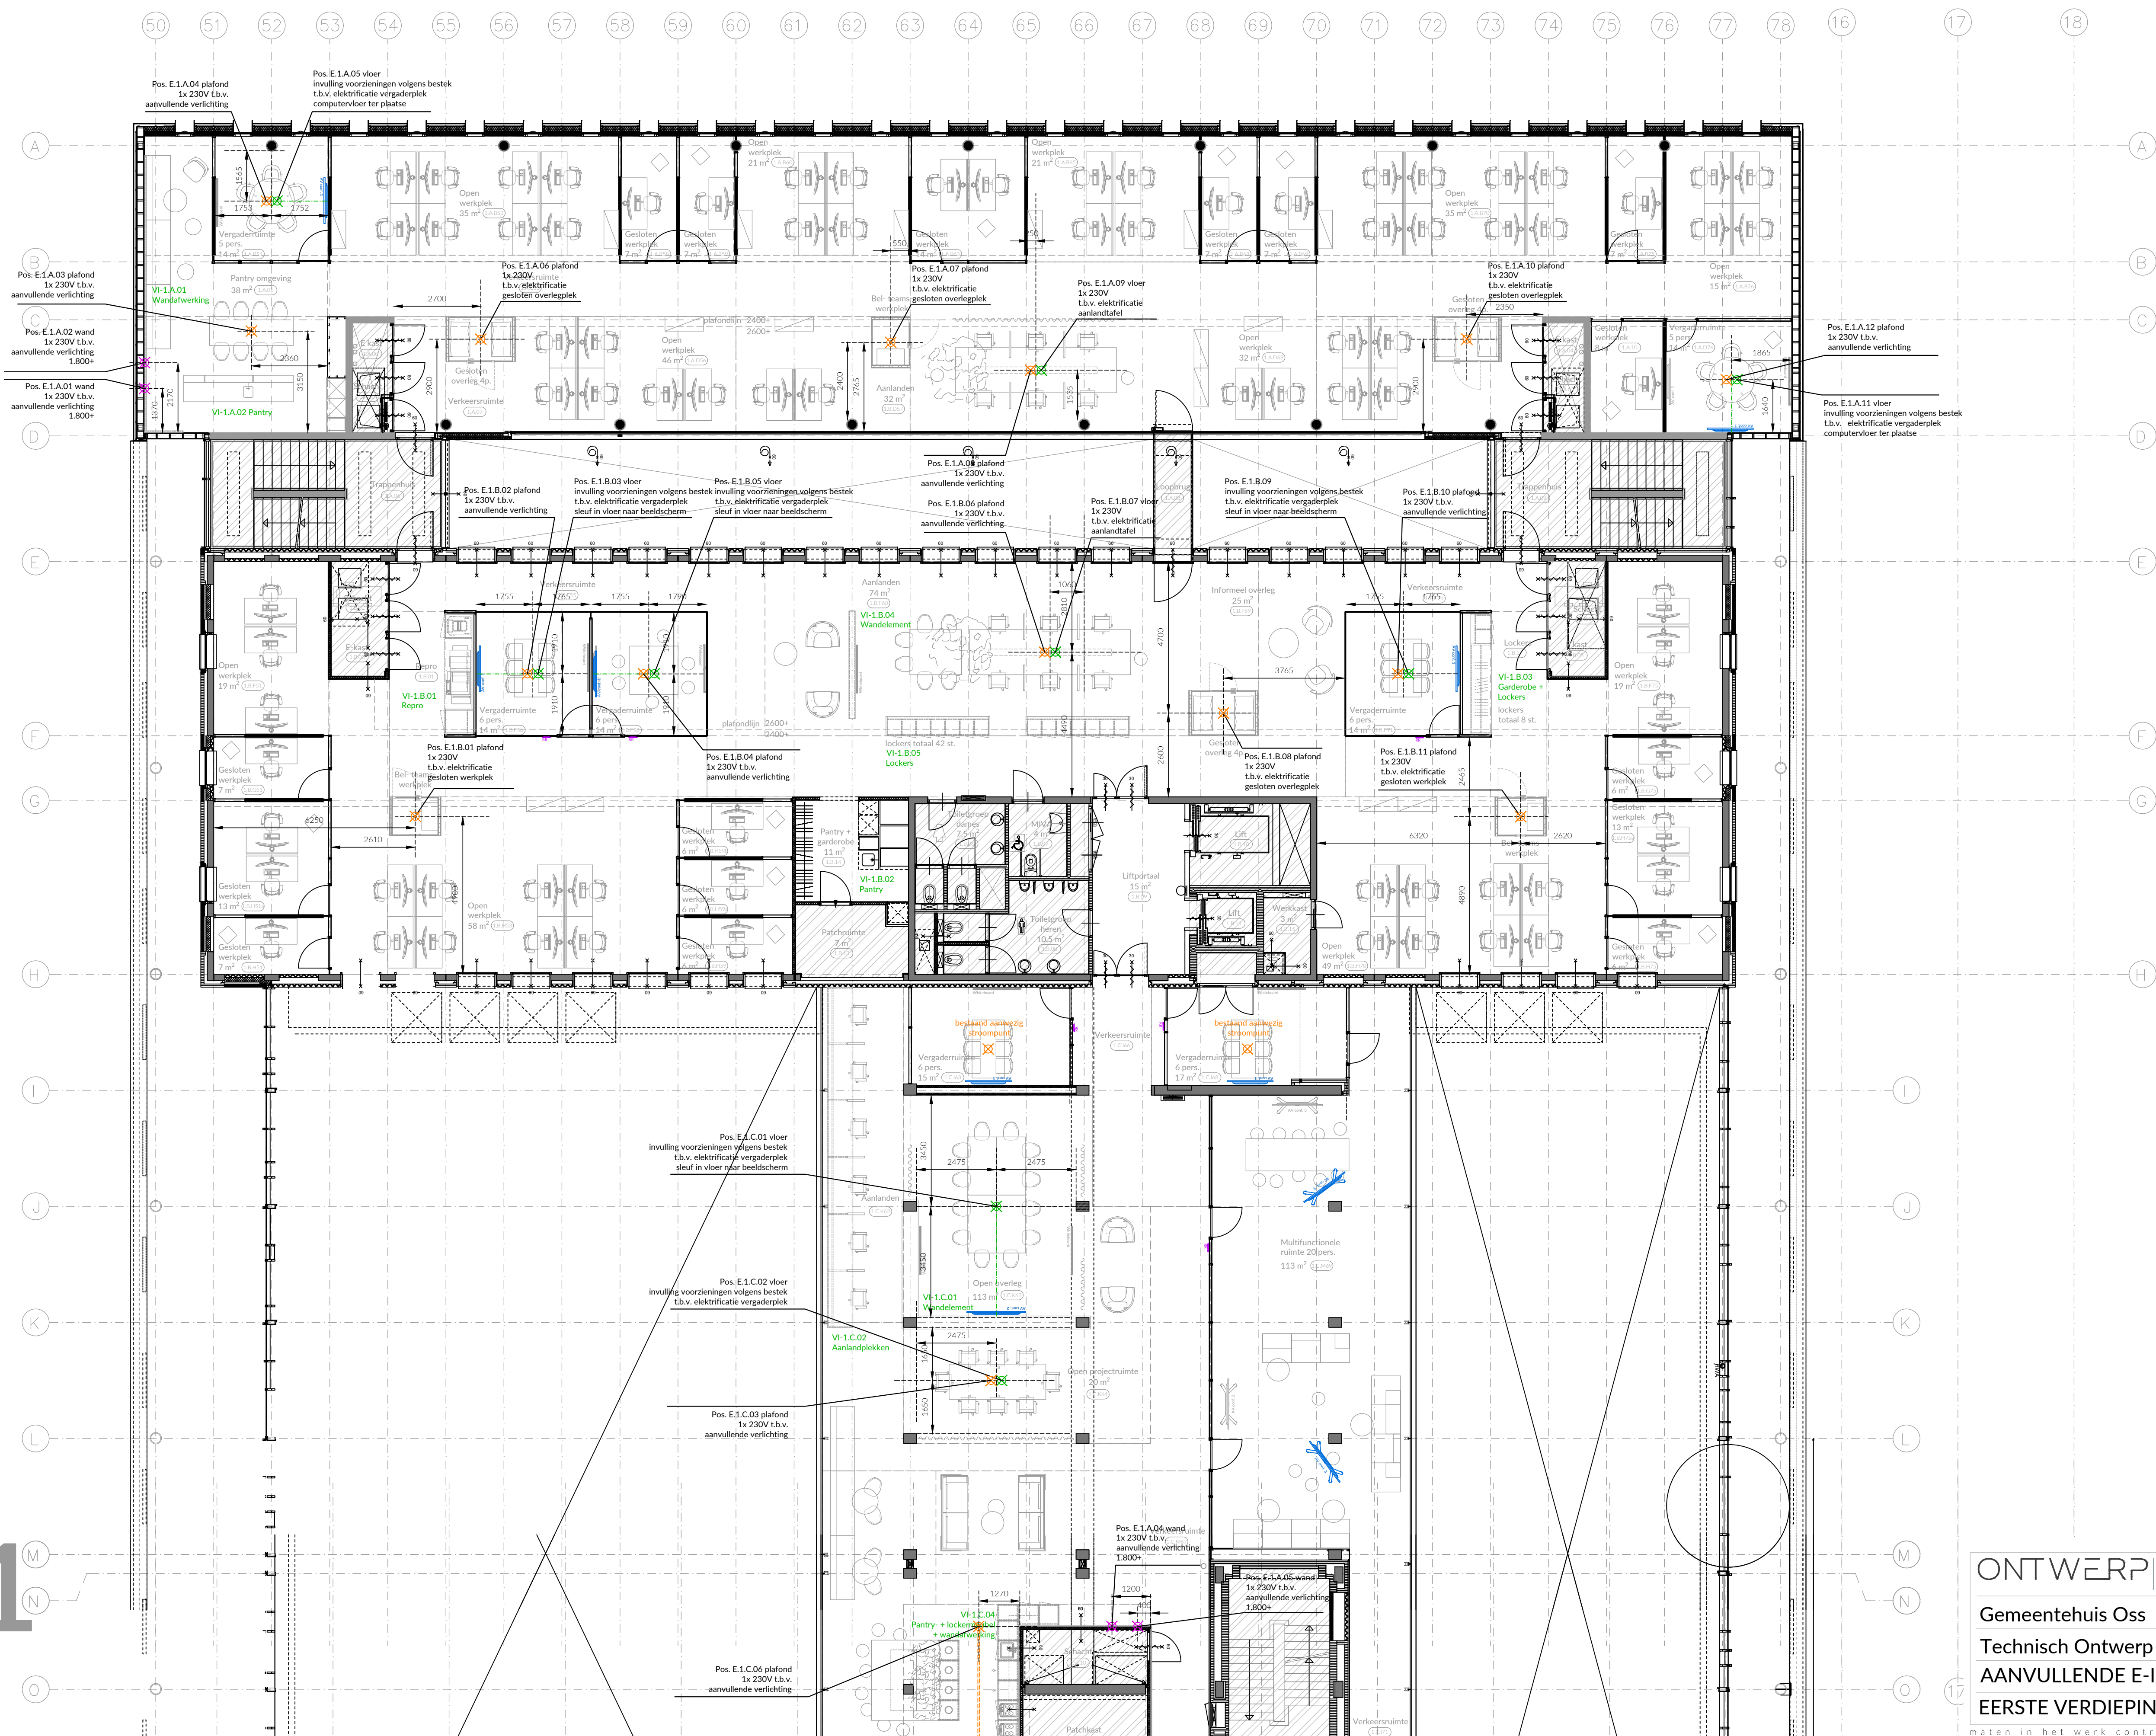

RENOOI AANVULLENDE E-INSTALLATIES

Algemene opmerkingen:


- Gemarkeerde opvoerpunten zijn enkel vrij van de gevel gepositioneerde werk- en vergaderplekken.
- Elektrificatie werkplekken van bestaande computerkabels of plattegrond gevel.
- Aansluitingen in vast meubilair conform ontwerptekeningen vaste inrichtingselementen.
- Posities gemarkeerd in kleur groen.
- Bouwdetail A is voorzien van een computervloer overige bouwdelen niet.
- Aanruiter schakeling verlichting conform opgegeven adviseur E-installaties.

AANVULLENDE OPVOERPUNTEN

- Aanvullend opvoerpunt vanuit vloer t.b.v. elektrificatie werk- en vergaderplekken
- Aanvullend opvoerpunt vanuit wand t.b.v. elektrificatie aanvullende verlichtingsarmaturen
- Aanvullend opvoerpunt vanuit plafond t.b.v. elektrificatie aanvullende verlichtingsarmaturen

AV COMPONENTEN

- AV configuratie 1 > klein
- AV configuratie 2 > groot
- AV configuratie 3 > verrijdbaar
- Ruimte reserveringssysteem

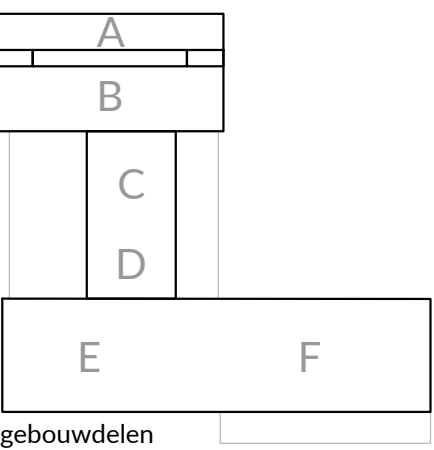

gebouwdelen


ONTWERP 74
BY JACCO BELLER

Gemeentehuis Oss
Technisch Ontwerp
AANVULLENDE E-INSTALLATIES
EERSTE VERDIEPING BD D, E, F

Saksen Weimarplein 6 4818 LD Breda info@ontwerp74.com www.ontwerp74.com	datum 31-05-2024
schaal	wijz.datum
1:100	wijz.datum
formaat	tekeningsnummer
A1	INE-N1 01A

maten in het werk controleren

niet voor uitvoering

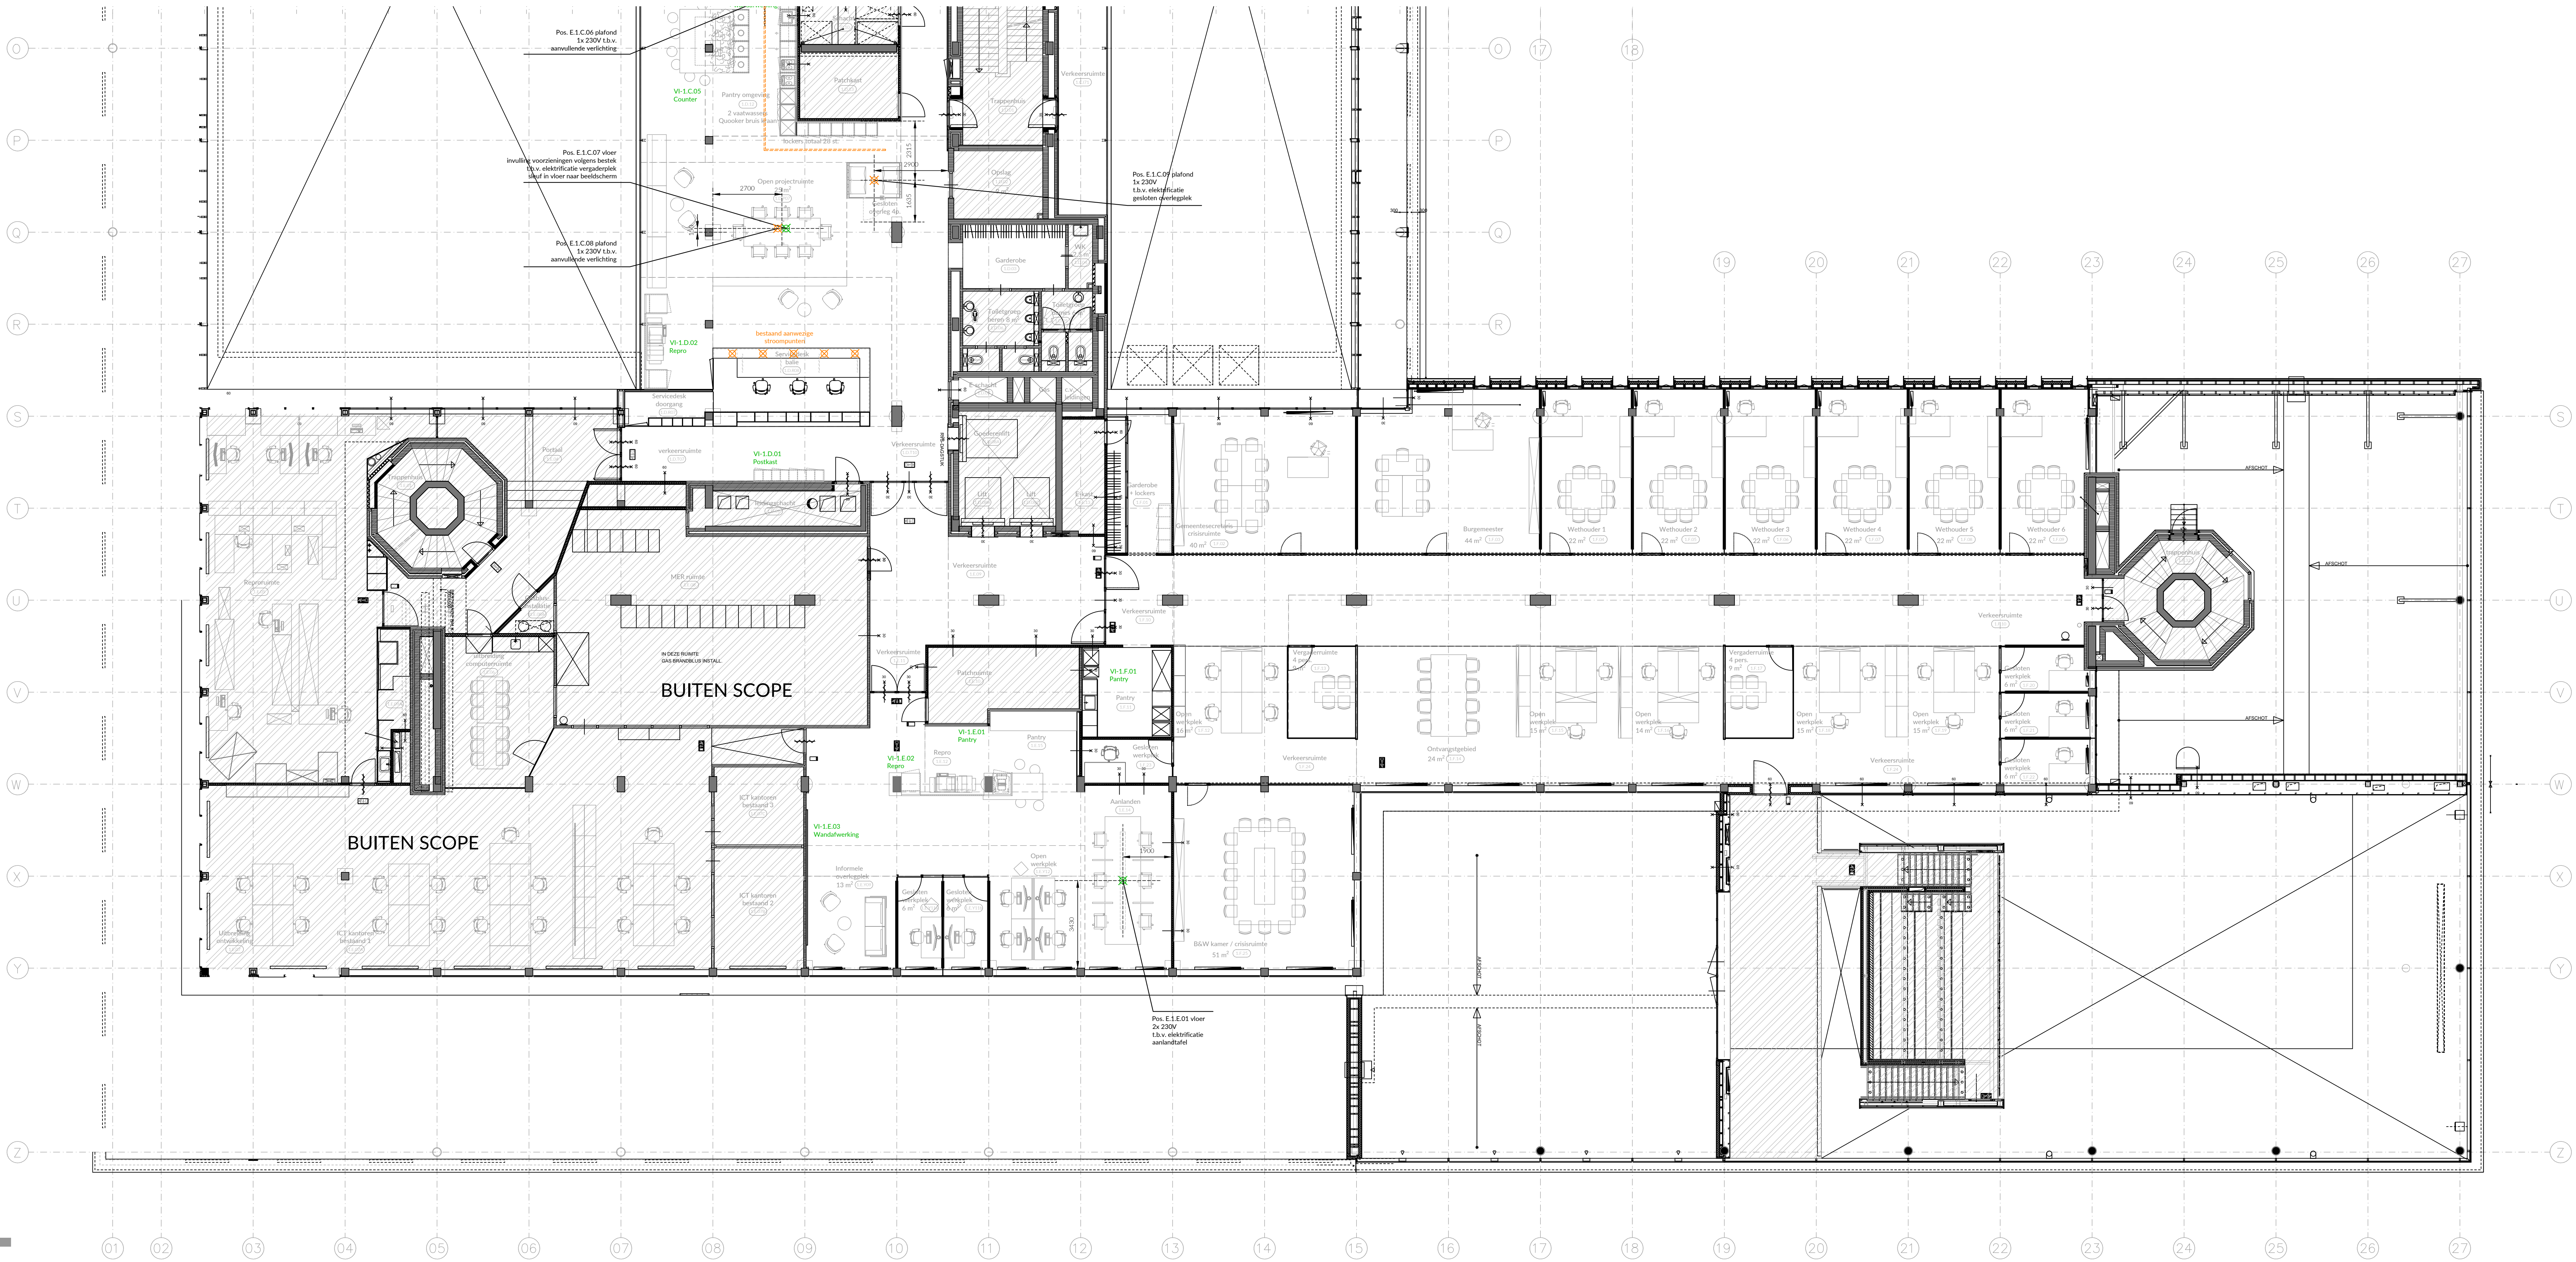

RENVOL AANVULLENDE E-INSTALLATIES


Algemene opmerkingen:
- Gemeentelijke opvoerpunten zijn enkel vrij van de groot gepositioneerde werk- en vergaderplekken.
- Elektrificatie van bestaande computerveen of plattegrond.
- Aansluitingen in vast meubilair conform ontwerpkenmerken vaste inrichtingselementen.
- Posities gemiddeld in kleur groen.
- Aansluiting schakeling verlichting conform opgegeven afmetingen E-Installaties.

AANVULLENDE OPVOERPUNTEN

- Aanvullend opvoerpunt: 1x v. elektrificatie werk- en vergaderplekken
- Aanvullend opvoerpunt vanuit wand: 1x v. elektrificatie aanvullende verlichtingsarmaturen
- Aanvullend opvoerpunt vanuit plafond: 1x v. elektrificatie aanvullende verlichtingsarmaturen

AV COMPONENTEN

- AV configuratie 1 > klein
- AV configuratie 2 > groot
- AV configuratie 3 > verspreid
- Ruimte reserveringsysteem

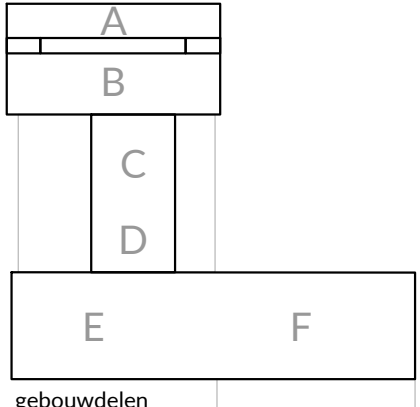

ONTWERP 74
BY JACCO BELLES

Gemeentehuis Oss
Technisch Ontwerp
AANVULLENDE E-INSTALLATIES
EERSTE VERDIEPING BD D, E, F

Saken Weingarten 6
4818 LD Breda
info@ontwerp74.com
www.ontwerp74.com


datum
31-05-2024

schaal
1:100

format
A1
verlengd

tekeningsnummer
INE-N1 01B

niet voor uitvoering

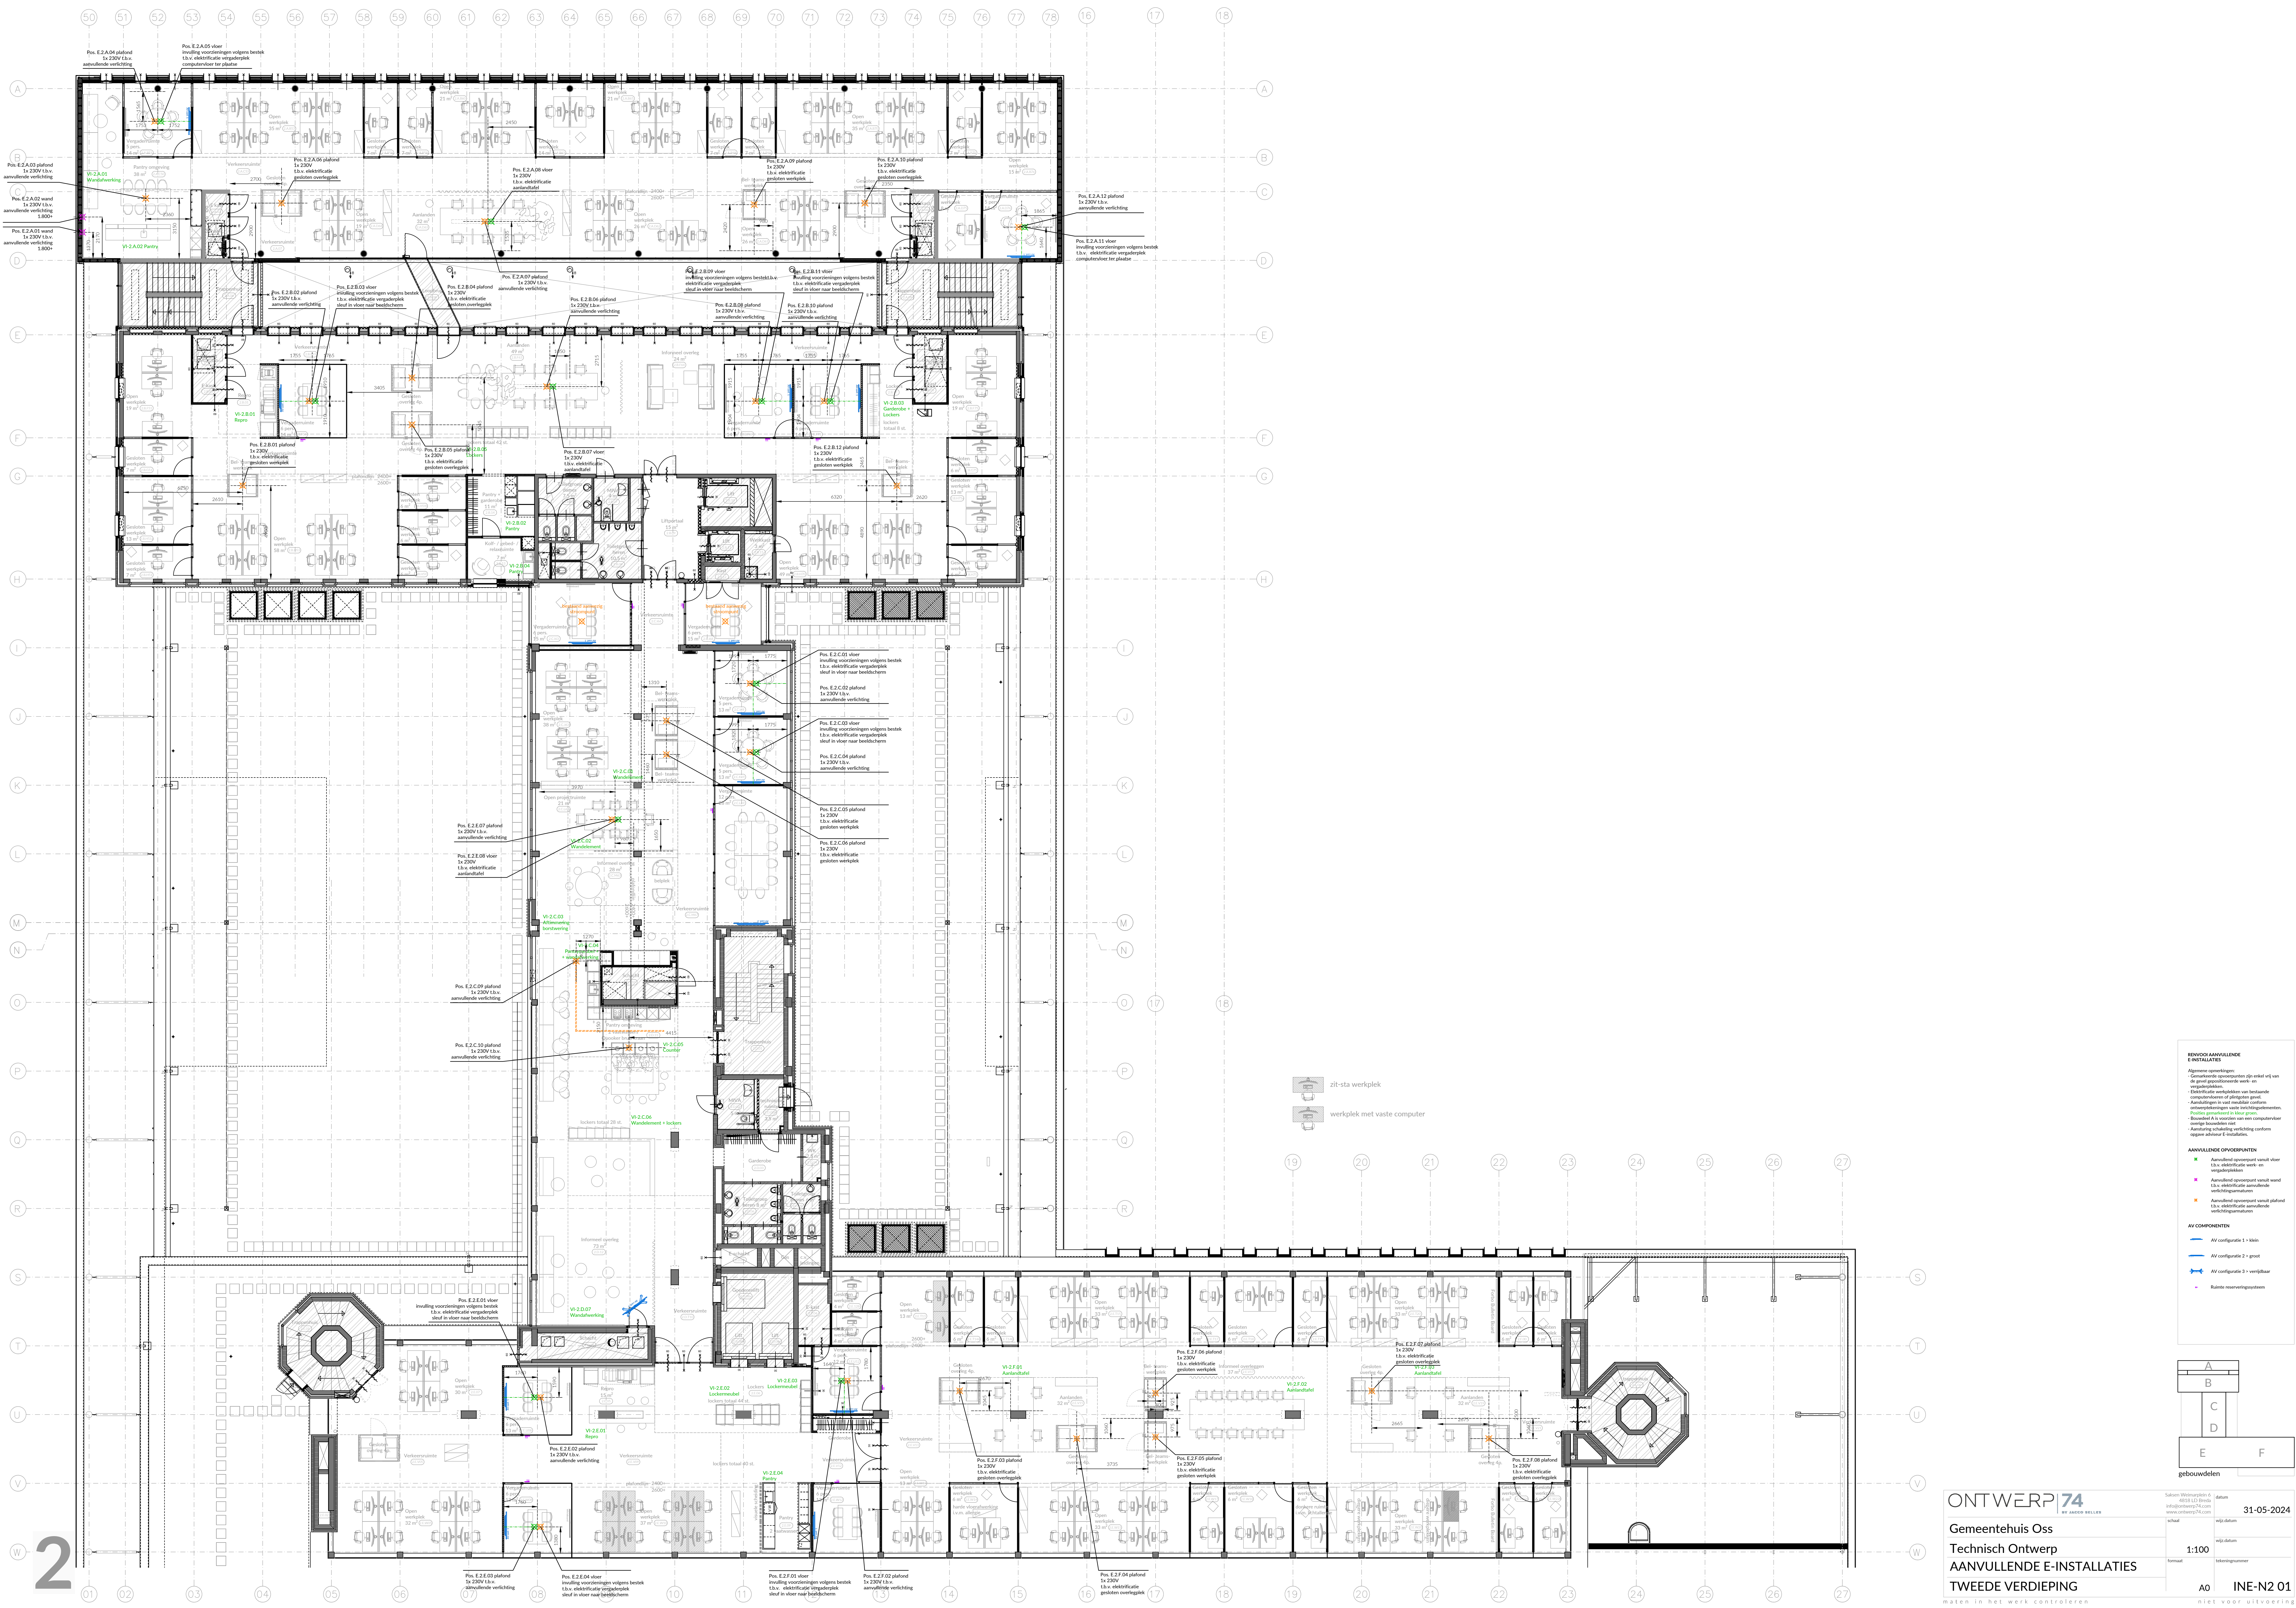

BEVOEGD AANVULLENDE E-INSTALLATIES

Algemene opmerkingen:


- Geplande aanpassingen die niet uit een de project gespecificeerde werk- en materiaalpakket voortvloeien.
- Elektrische werkplekken van bestaande computerkabels of plugkabels.
- Aansluitingen in vast meubilair conform aanbevelingen van leveringsgaranties.
- Bouwdeel is voorzien van een computerkabel aansluiting.
- Aansluiting schakeling verlichting conform eigen ontwerp E-Installaties.

AANVULLENDE OPMERKINGEN

- Aanvullend opmerkingen verrek vloer 11v elektrificatie werk- en verplekplekken.
- Aanvullend opmerkingen verrek vloer 11v elektrificatie aanvullende verlichtingspunten.
- Aanvullend opmerkingen verrek plafond 11v elektrificatie aanvullende verlichtingspunten.

AV COMPONENTEN

- AV configuratie 1 = klein
- AV configuratie 2 = groot
- AV configuratie 3 = verplaatsbaar
- Raster roosteringspunten

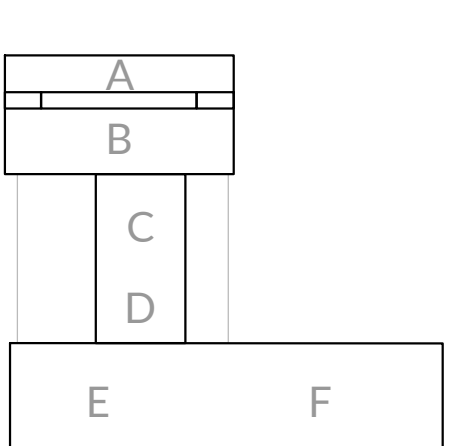

ONTWERP 74
BY JACCO BELLER

Gemeentehuis Oss
Technisch Ontwerp
AANVULLENDE E-INSTALLATIES
TWEDE VERDIEPING
maken in het werk controleren

Samen Wonen project 6
4555 L2 Breda
info@ontwerp74.com
www.ontwerp74.com

31-05-2024

1:100

A0 INE-N2 01
niet voor uitvoering





RENVOOI AANVULLENDE E-INSTALLATIES

Algemene opmerkingen:


- Gemarkeerde opvoerpunten zijn enkel vrij van de gevel gepositioneerde werk- en vergaderplekken.
- Elektrificatie werkplekken van bestaande computerfloeren of dalingen geval.
- Aansluitingen in vast meubilair conform ontwerptekeningen vaste inrichtingselementen.
- Plaatjes gemarkeerd in kleur groen.
- Bouwdeel A is voorzien van een computervloer oortje bouwdeel niet.
- Aansluiting schakeling verlichting conform opgave adviseur E-installaties.

AANVULLENDE OPVOERPUNTEN

- Aanvullend opvoerpunt vanuit vloer t.b.v. elektrificatie werk- en vergaderplekken
- Aanvullend opvoerpunt vanuit wand t.b.v. elektrificatie aanvullende verlichtingsarmaturen
- Aanvullend opvoerpunt vanuit plafond t.b.v. elektrificatie aanvullende verlichtingsarmaturen

AV COMPONENTEN

- AV configuratie 1 > klein
- AV configuratie 2 > groot
- AV configuratie 3 > vrijbaar
- Ruimte reserveringssysteem

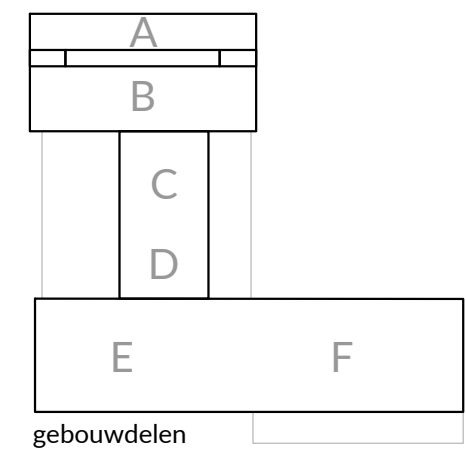

ONTWERP74 BY JACCO SELLER		Saksen Weimarplein 6 4618 LD Brede info@ontwerp74.com www.ontwerp74.com		datum 31-05-2024
Gemeentehuis Oss		schaal		wijz.datum
Technisch Ontwerp		1:100		wijz.datum
AANVULLENDE E-INSTALLATIES		formaat		tekeningsnummer
VIERDE VERDIEPING		A1		INE-N4 01

maten in het werk controleren niet voor uitvoering