



BEGANE GROND

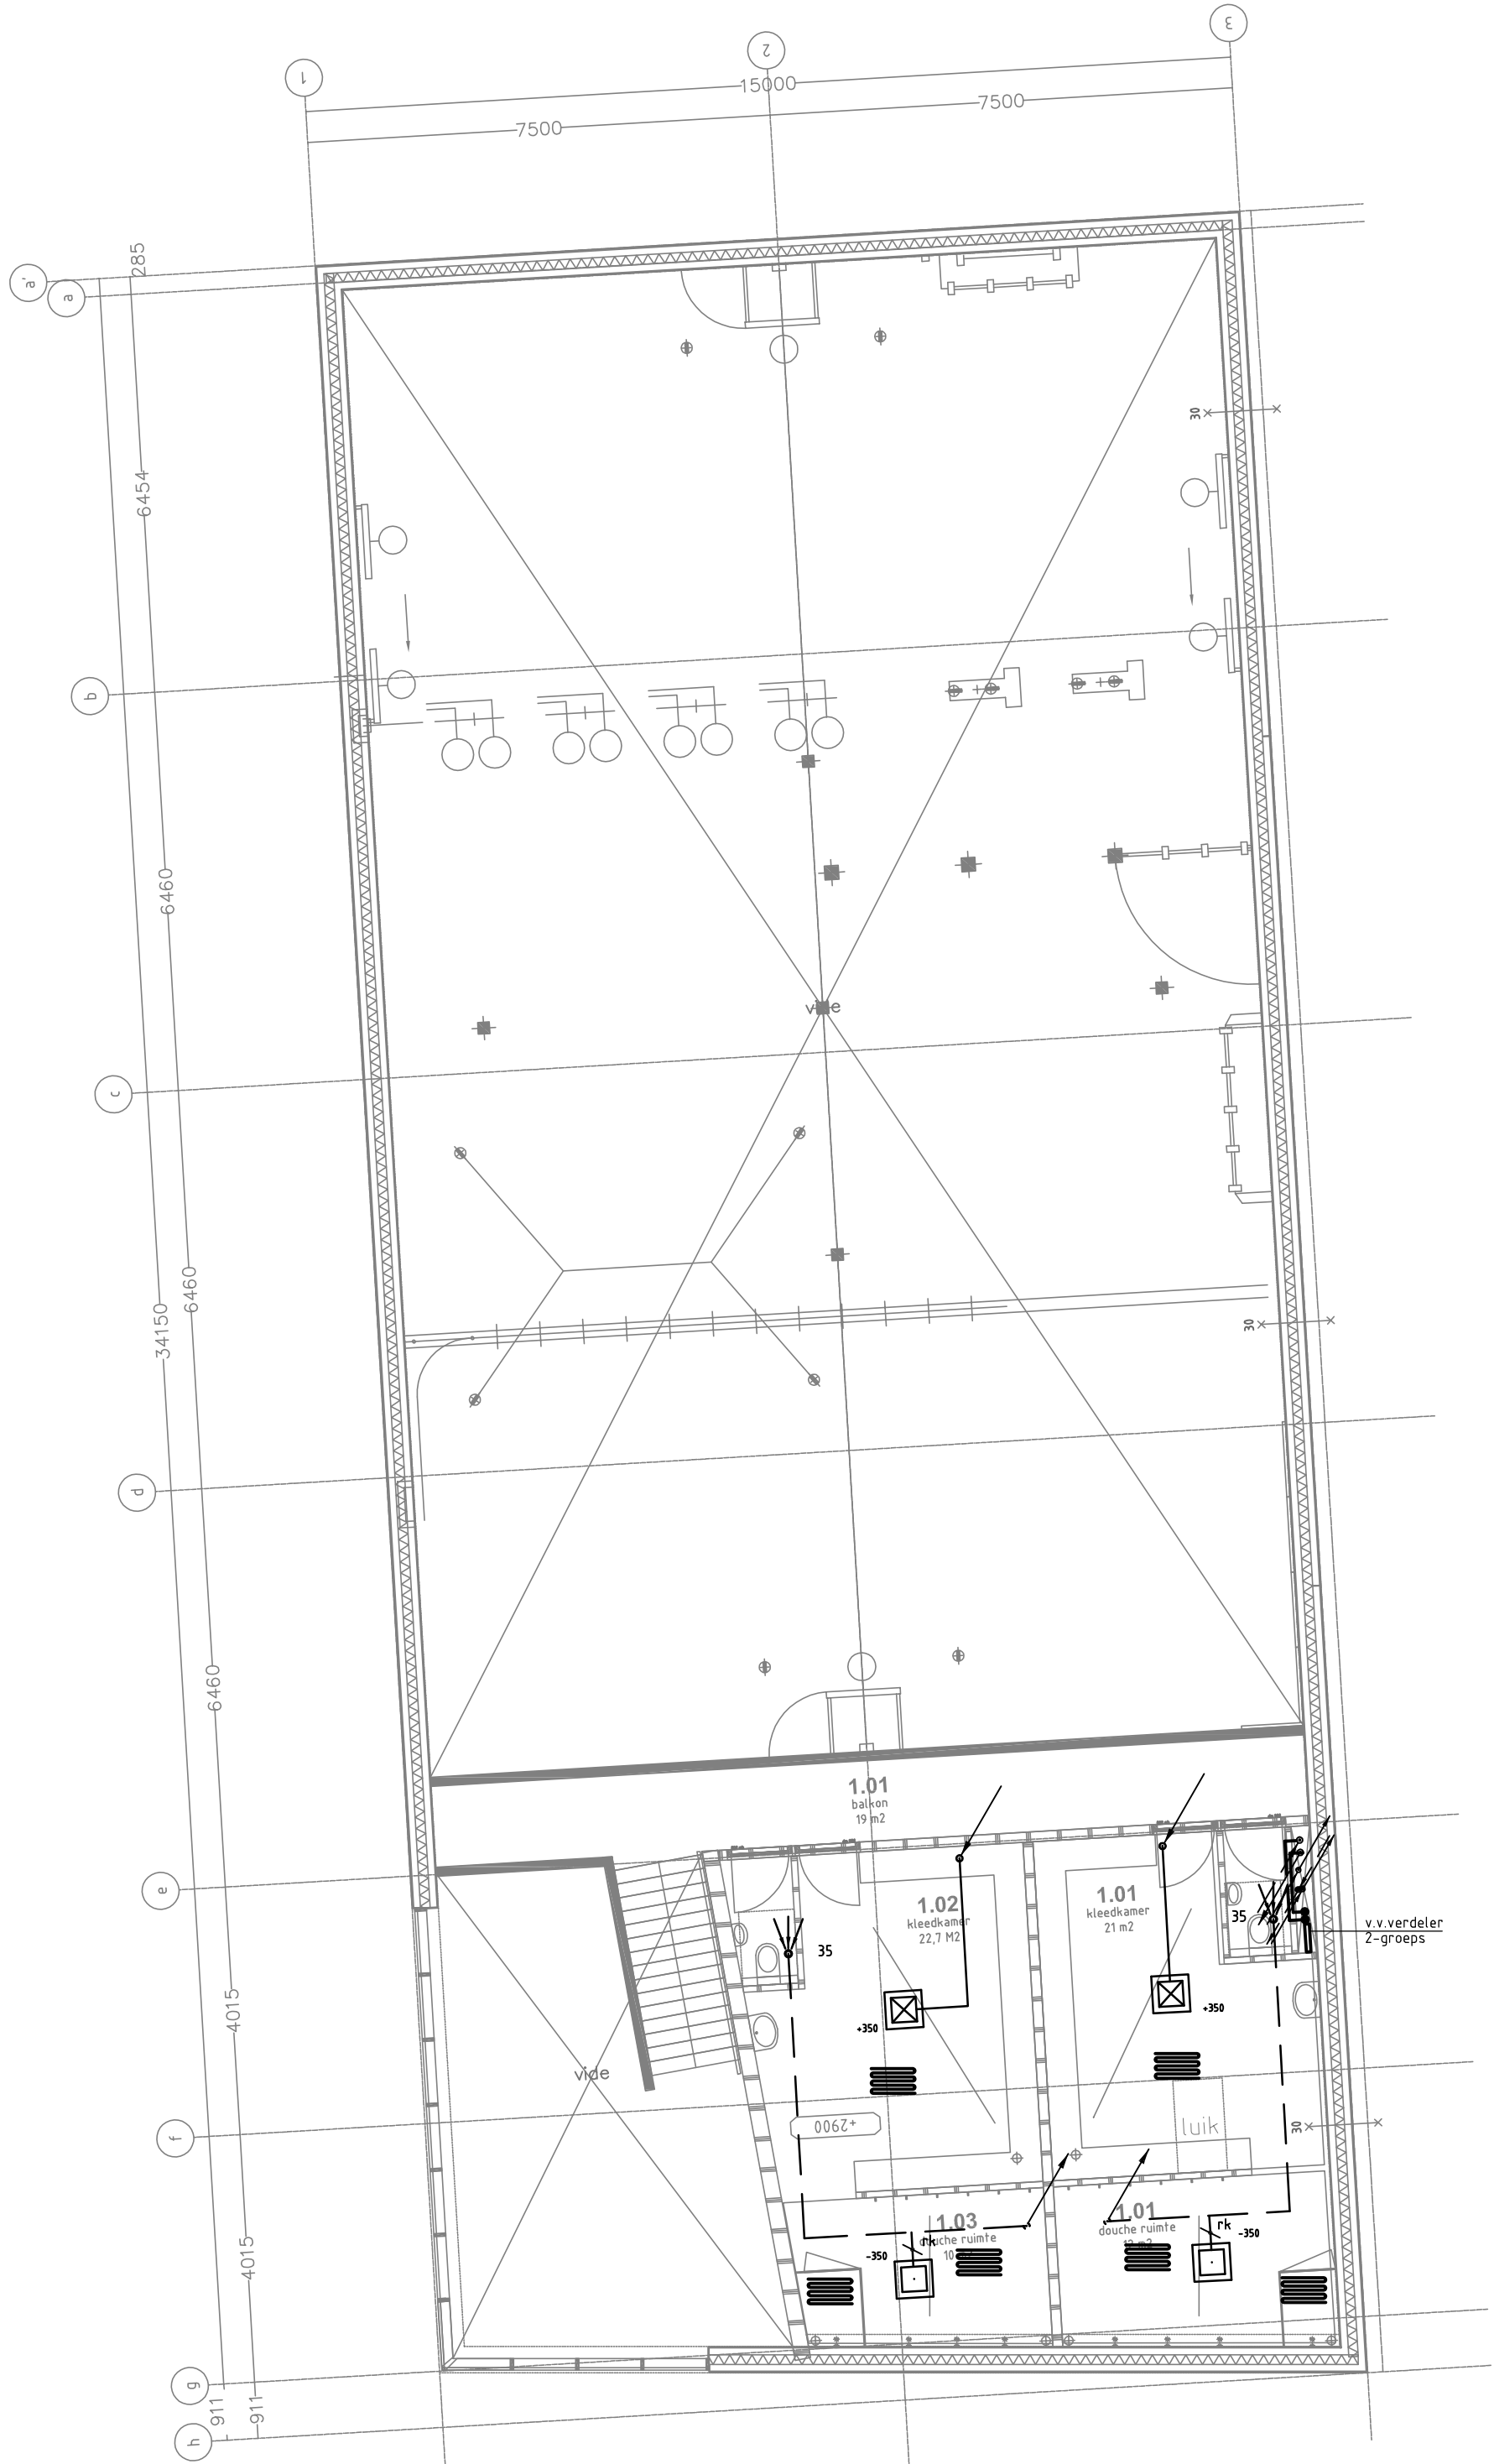

1ste VERDIEPING

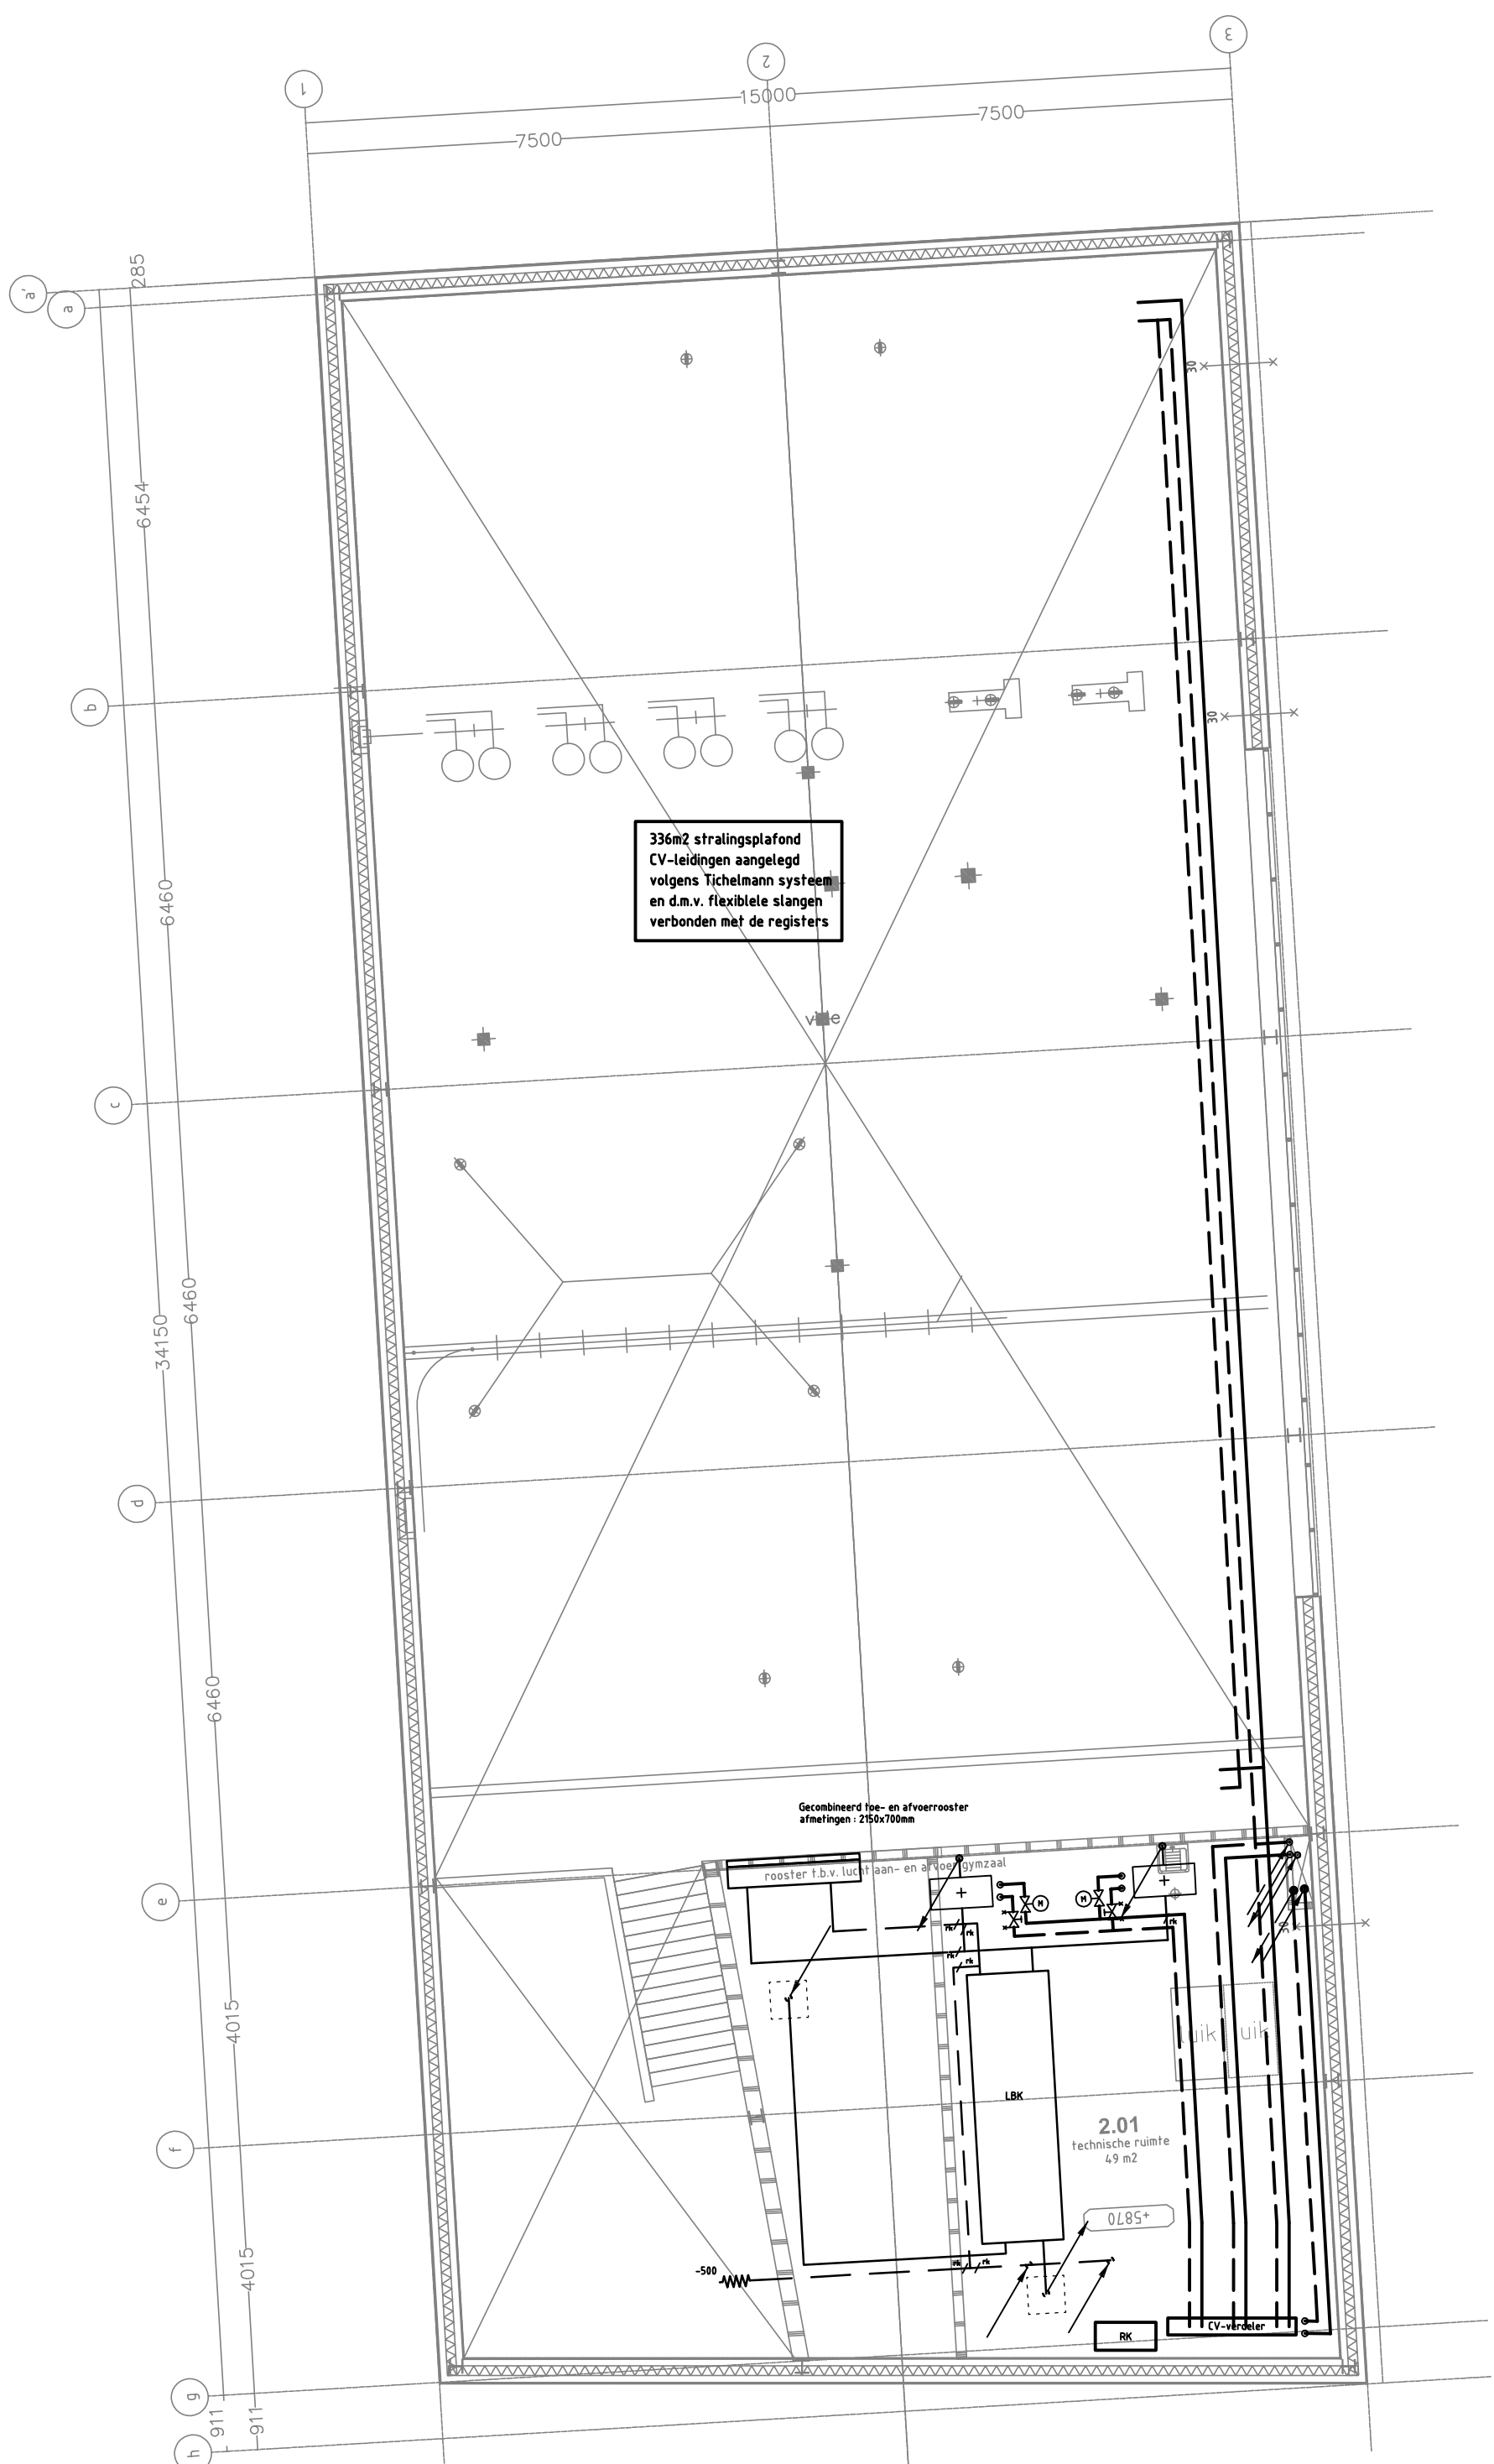

2e VERDIEPING

slaghekstraat
BEGANE GROND

Symbolenverklaring leidingen	
	CV-leiding toevoer
	CV-leiding retour
	Kanaal toevoer (enkelzijdig)
	Kanaal retour (enkelzijdig)
	Vloerverwarming

Symbolenverklaring ventilatie	
	Regelklep
	Toevoerrooster
	Afvoerrooster
	Afzuigrozet
	Wandrooster afvoer
	Luchtverwarmer

VERDIEPING 1

Symbolenverklaring verwarming	
	Afsluiter
	Inregelafsluiter met meetnippels

VERDIEPING 2

Rev	Omschrijving	Datum rev.	Get.	Gez.	Acc.
01	Concept bestek	22-04-2014	JJ	PvH	AK
02	Definitief bestek	28-03-2014	JJ	PvH	PH

Grontmij Nederland B.V.
Segeringsingel 6
4337 LG Middelburg
Postbus 7060
4330 GB Middelburg
T +31 118 65 25 00
www.grontmij.nl

DEFINITIEF BESTEK

Opdrachtgever Gemeente Rotterdam		Project Nieuwbouw gymzaal Slaghekstraat te Rotterdam	
Onderdeel Plattegrondtekening Klimaatinstallatie			
Tekeningnummer 334396mbg355T631	Rev. 2	Bestandsnaam 334396mbg355T631.dwg	Formaat A1
Kantoor MIDDELBURG	Projectnummer 334396	Datum van uitgave 14-03-2014	Schaal 1:100
			Blad 1
			Aantal 1
			Get. JJ
			Gez. PvH
			Acc. PH



www.grontmij.nl

© Grontmij Nederland B.V. Alle rechten voorbehouden