



slaghekstraat

BEGANE GROND

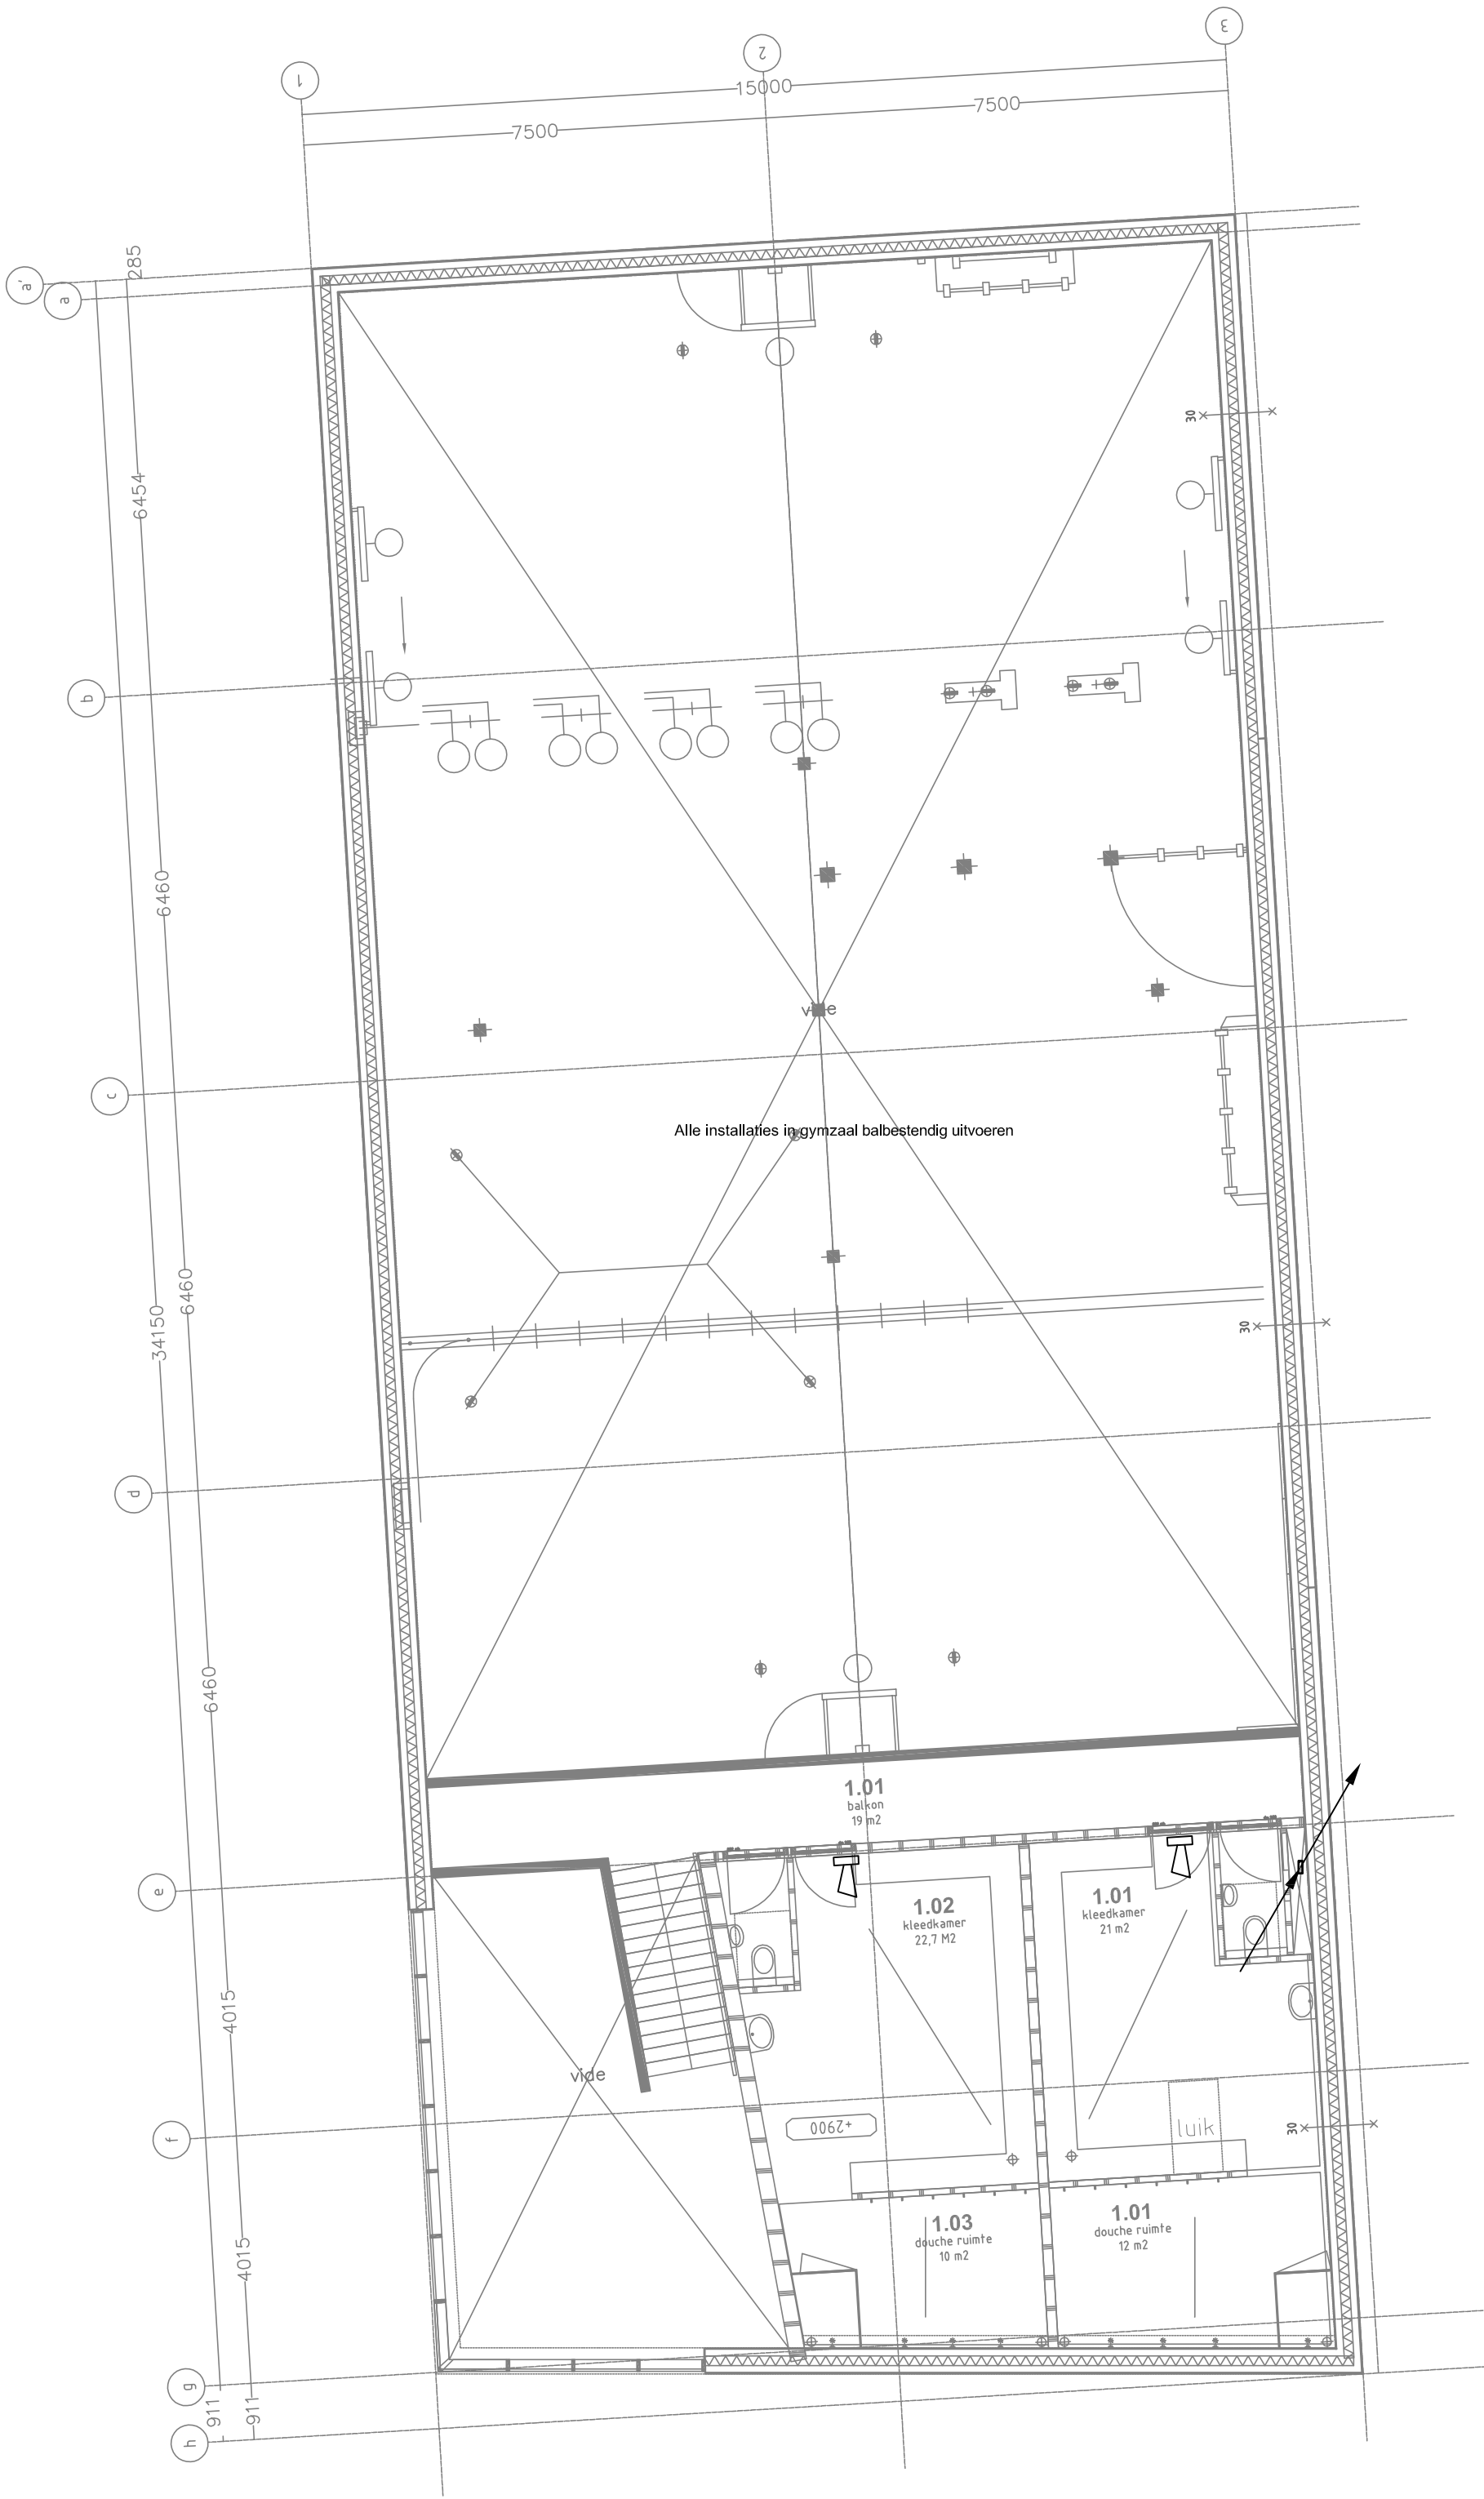

VERDIEPING 1

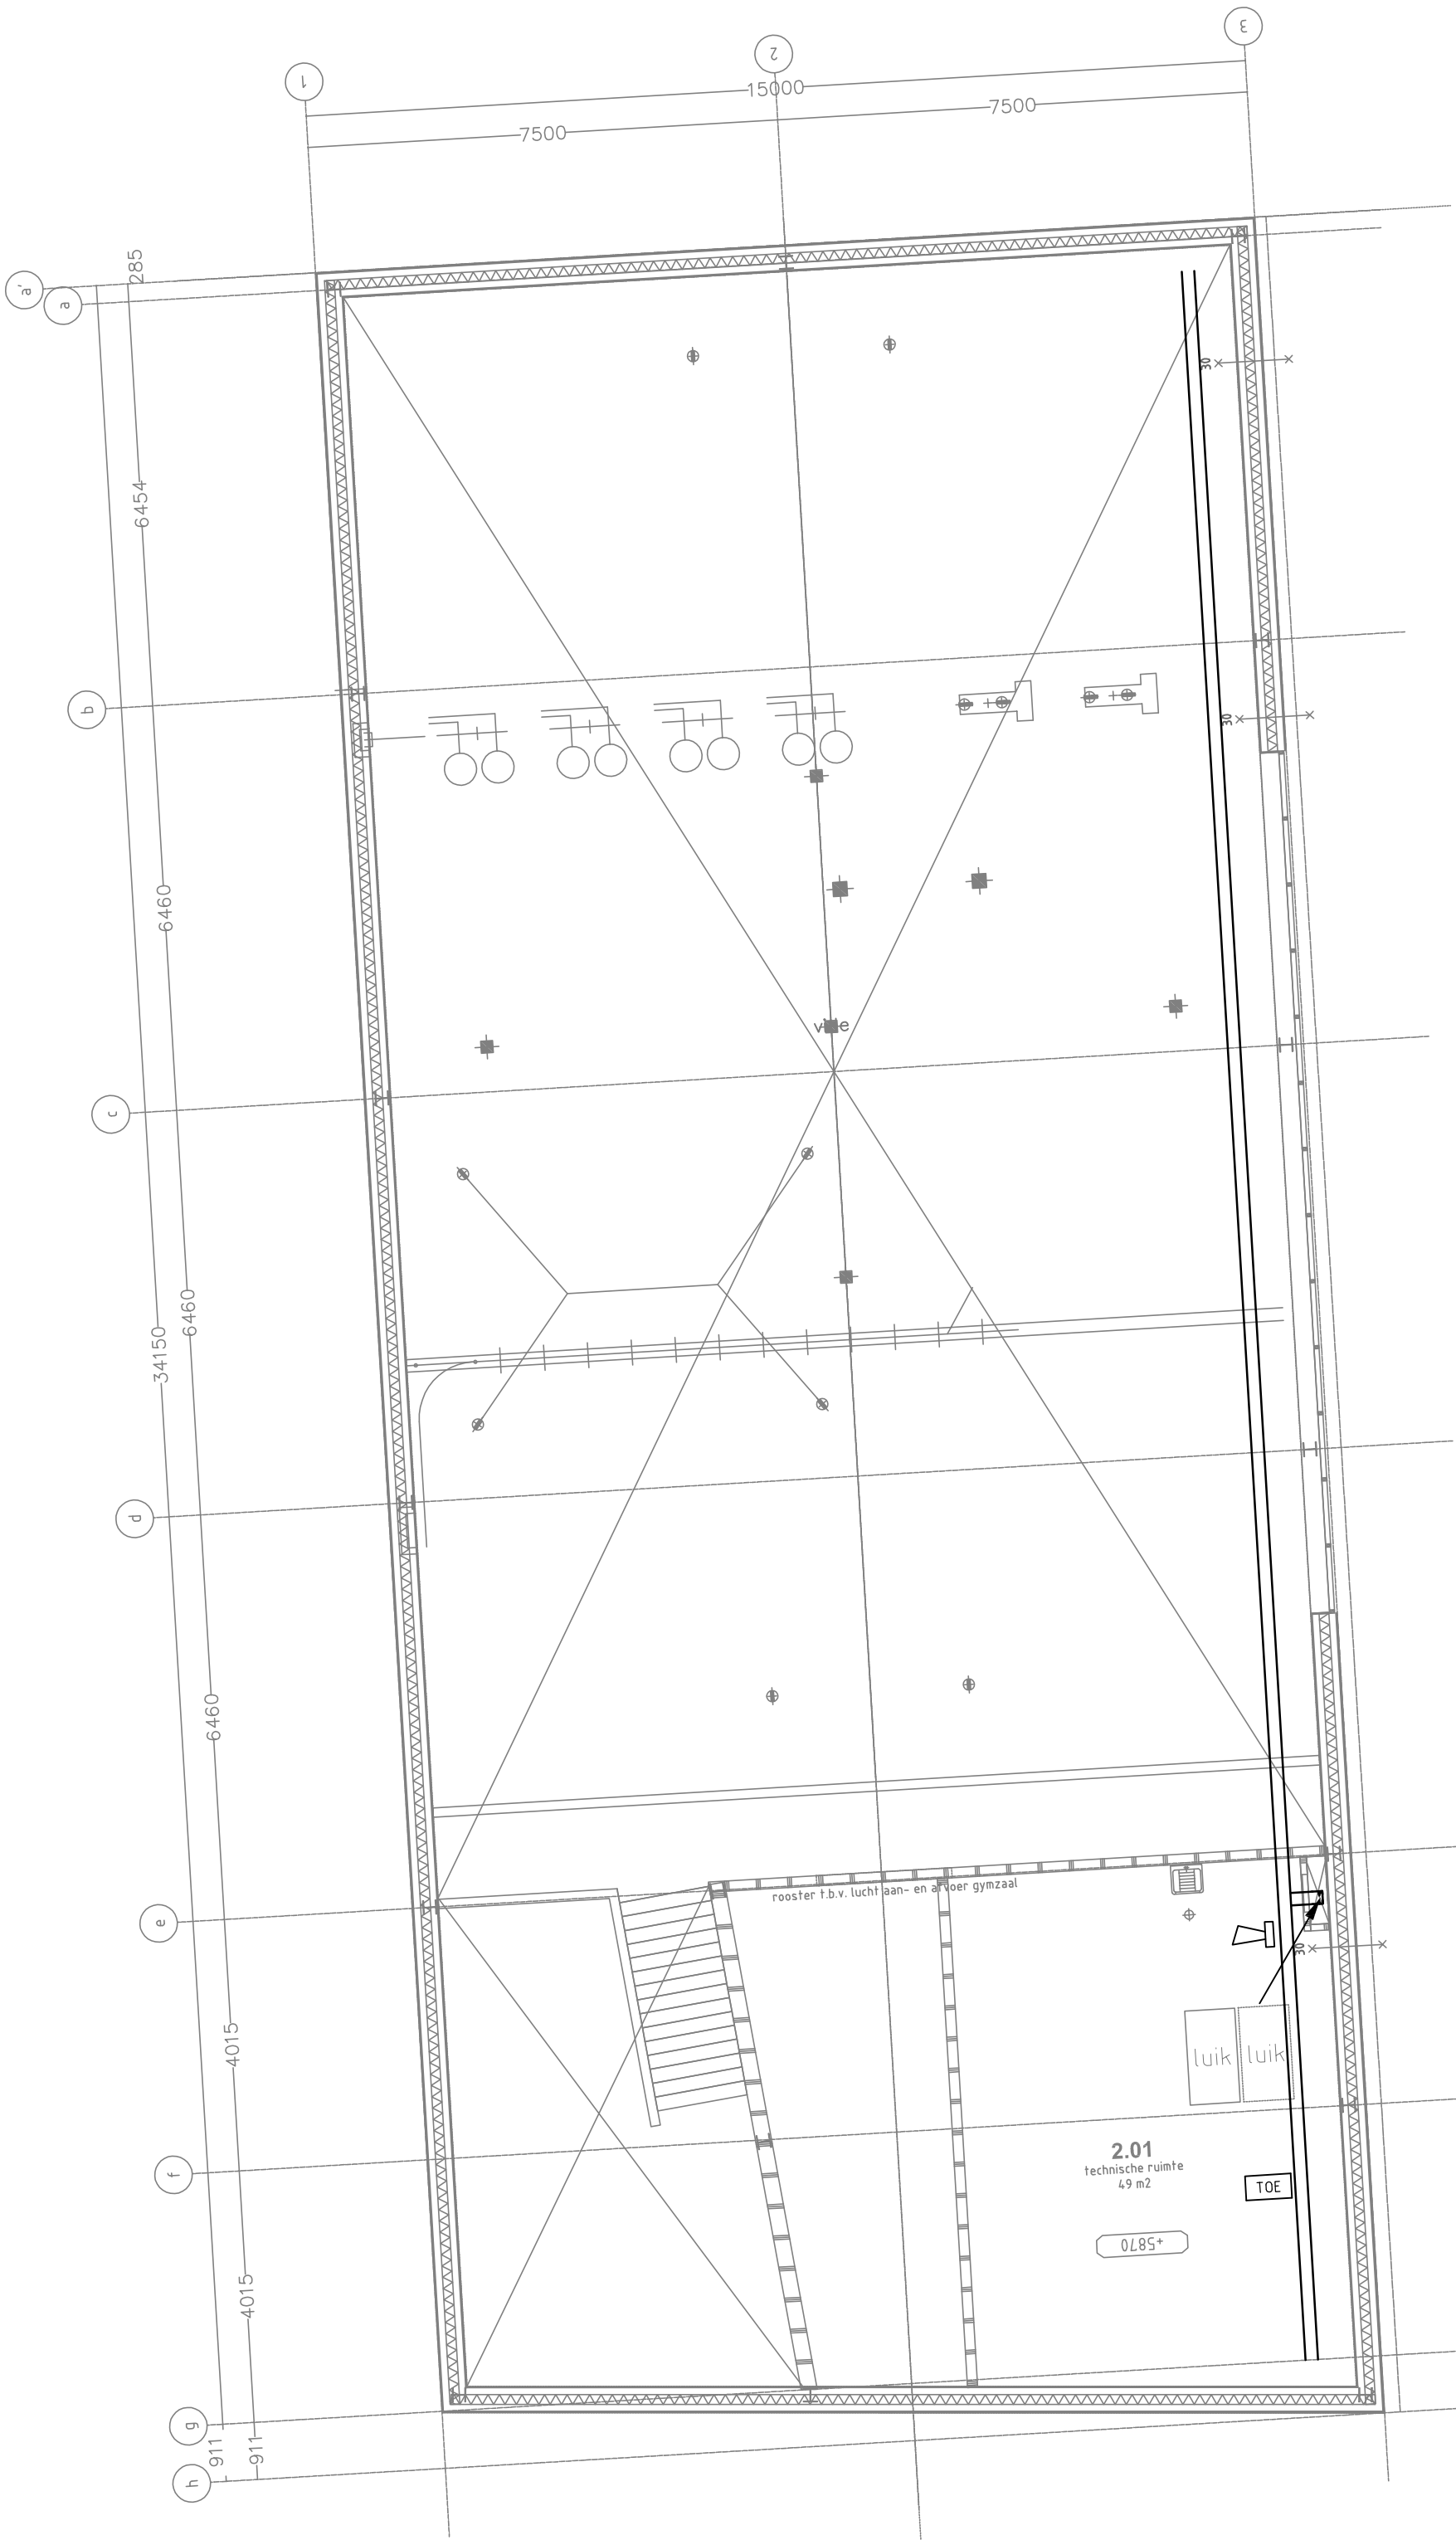

VERDIEPING 2

Symbolenverklaring	
	Kabelgoot
	Brandmeldcentrale
	Handbrandmelder
	Slow-whoop
	Inbraakcentrale
	Code bedien paneel inbraak
	Passief infrarooddetector
	Optische signaalgever inbraak
	Akoestische signaalgever inbraak
	Magneetcontact

	Centrale apparatuur toegangscontrole
	Kaartlezer
	Elektrisch slot (levering bouwkundig aannemer)
	Sleutelschakelaar toegangscontrole
	Nooddrukker toegangscontrole
	Drukknop deurbel
	Bel
	Afsteltoets MIVA-signalering
	Ganglamp met zoemer MIVA-signalering
	Trekschakelaar met trekkoord MIVA-signalering

02	Definitief bestek	22-04-14	SB	DV	AK
01	Concept bestek	28-03-2014	SB	PvH	AK
Rev	Omschrijving	Datum rev.	Get.	Gez.	Acc.

Grontmij Nederland B.V.
Sijgerssingel 6
4337 LG Middelburg
Postbus 7060
4330 GB Middelburg
T +31 118 65 25 00
www.grontmij.nl

DEFINITIEF BESTEK

Opdrachtgever Gemeente Rotterdam					
Project Gymzaal Slaghekstraat te Rotterdam					
Onderdeel Overige elektrotechnische installaties					
Tekeningnummer 334396mbg355T830	Rev. 2	Bestandsnaam 334396mbg355T830.dwg	Formaat A1	Schaal 1:100	Blad 1
Kantoor MIDDELBURG	Projectnummer 334396	Besteknummer 1-012-14	Datum van uitgave 14-03-2014	Get. SB	Acc. PvH



www.grontmij.nl

© Grontmij Nederland B.V. Alle rechten voorbehouden