


1-0

EV

EV

EV

EV

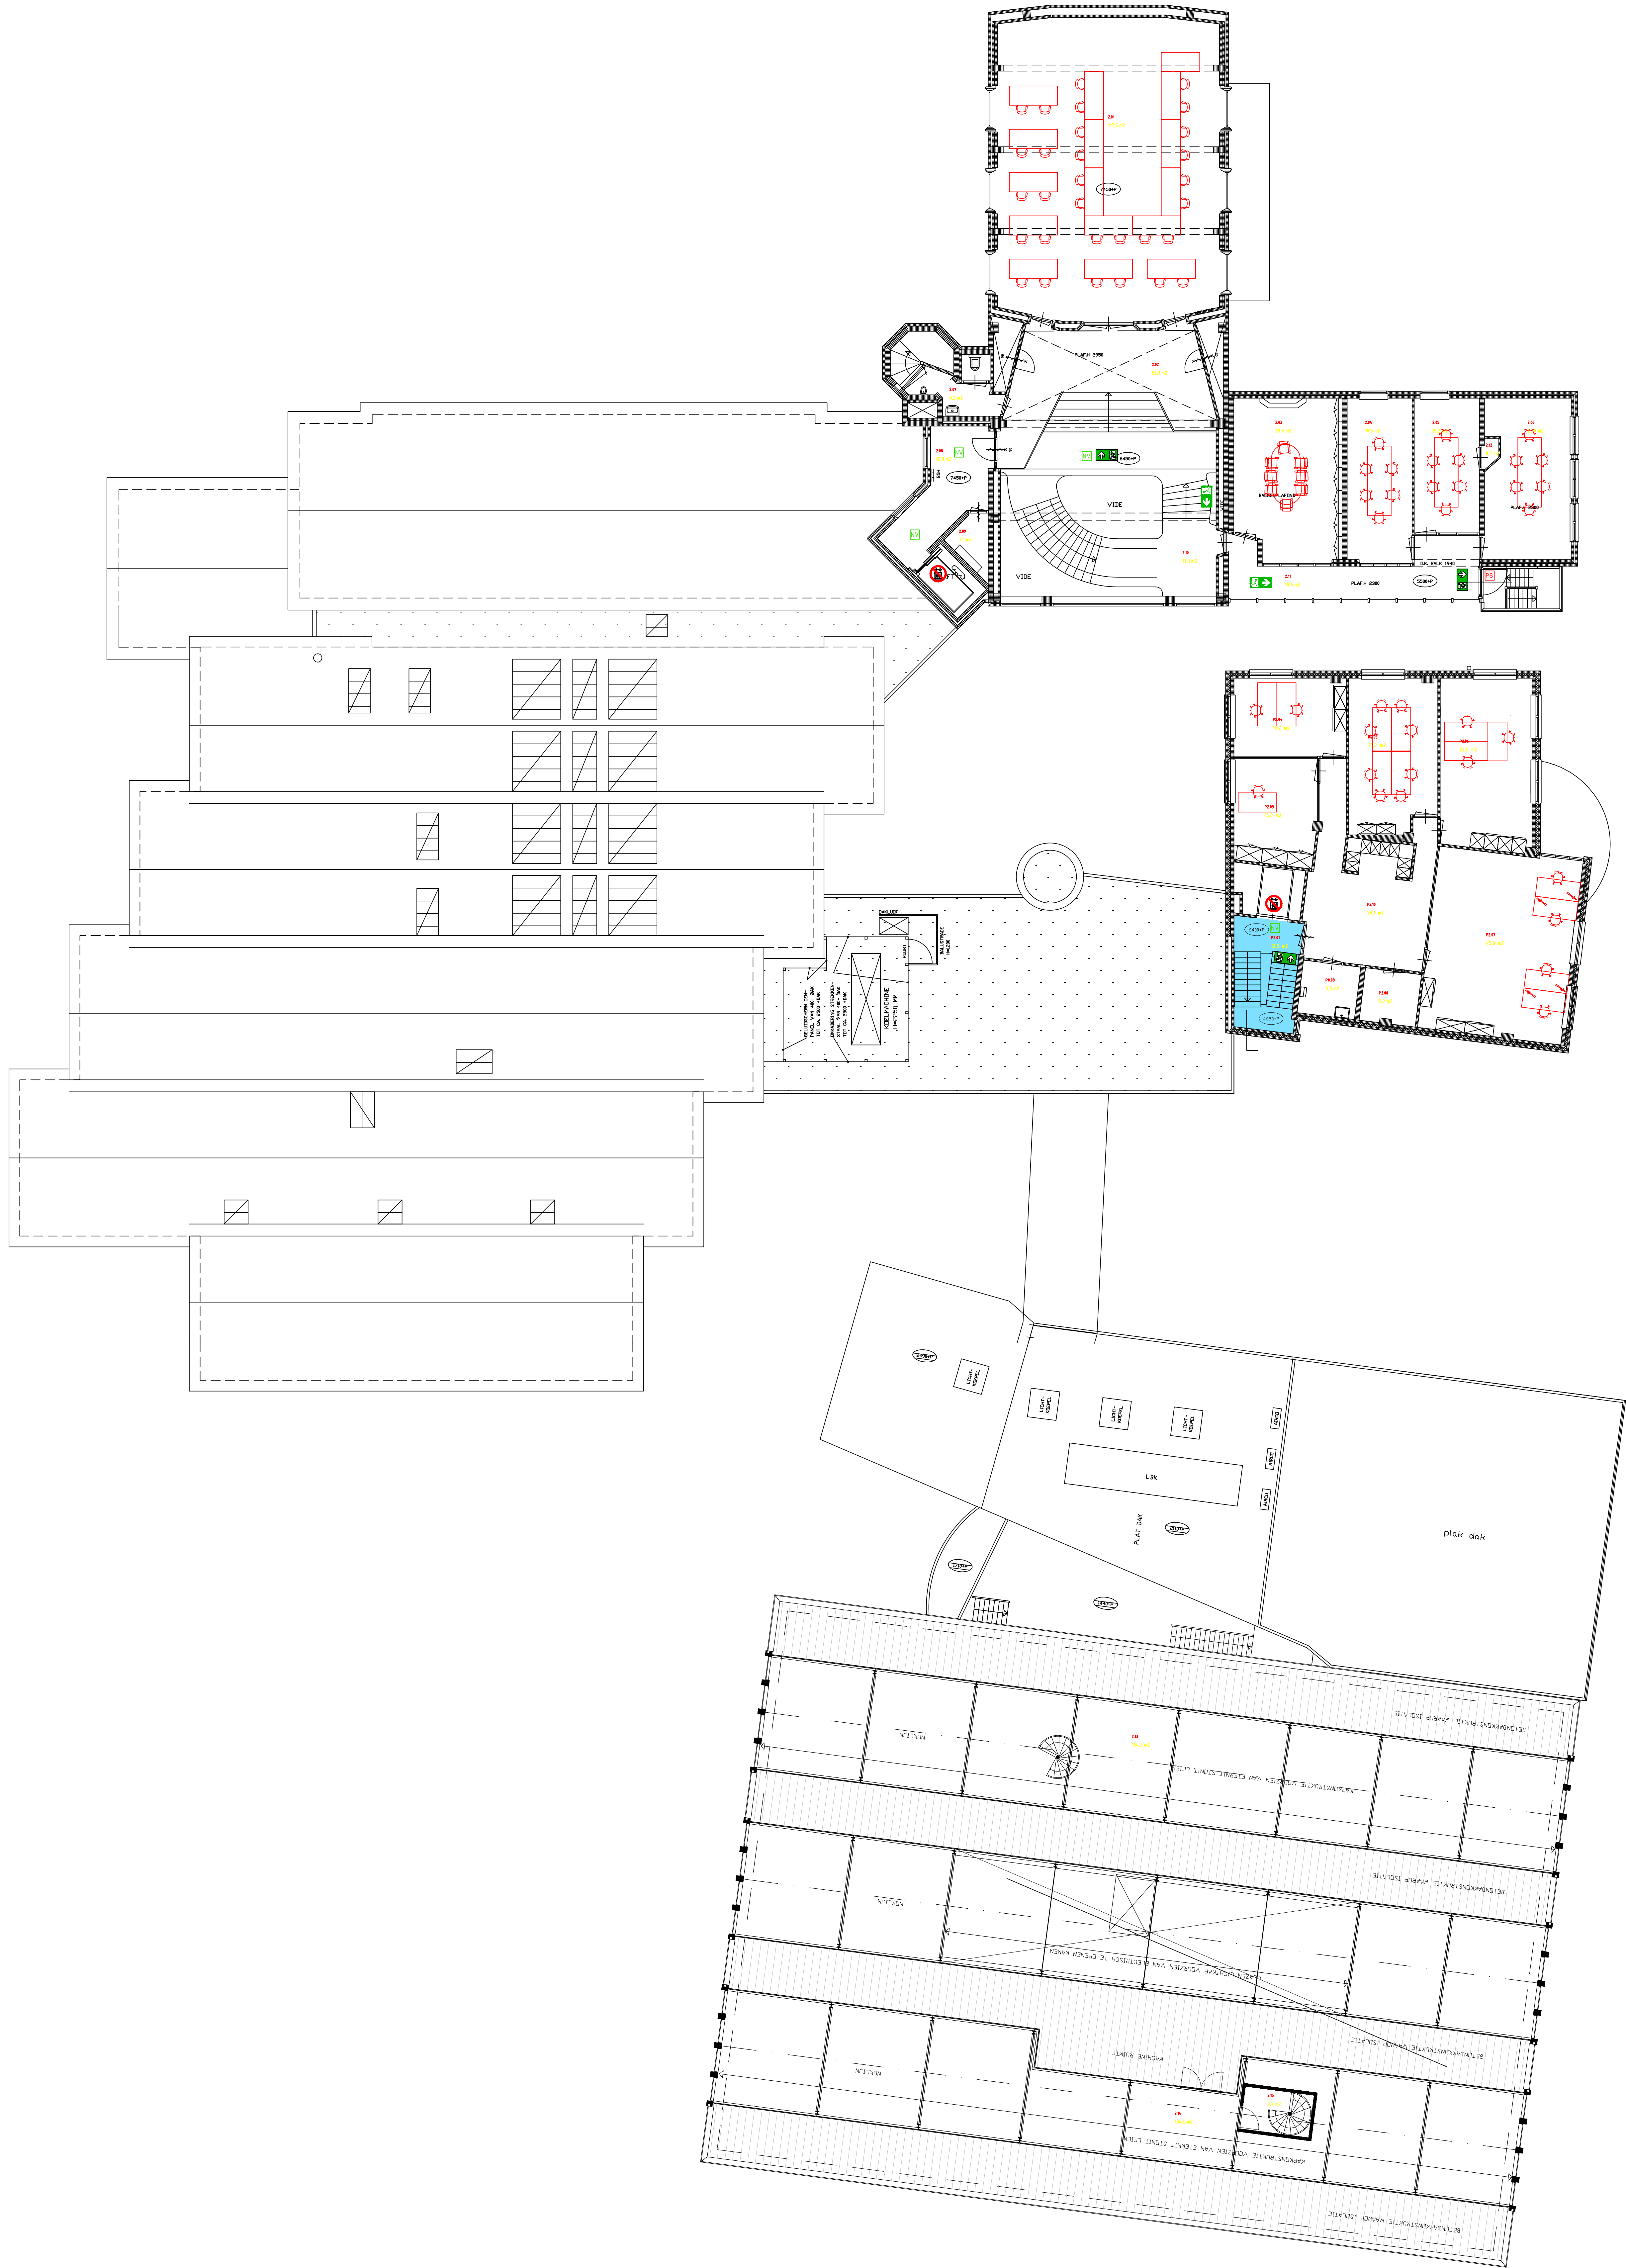

VGarchitecten

Project : Melding brandveiligheidsgebruik gemeentehuis Oostburg
Adres : Nieuwstraat 22, 4501 BD, Oostburg
Opdrachtgever : Gemeente Sluis
Fase : Technisch Ontwerp
Betreft : Plattegrond kelder

Schaal : 1:100
Formaat : A0

Revisie	Datum	Getekend	Gezien
0	21-08-2021	TH	-
1	07-01-2021	TH	-
2	30-03-2022	TH	-
3	01-02-2023	LGB	AK

Documentnummer : 2021 079A G01