


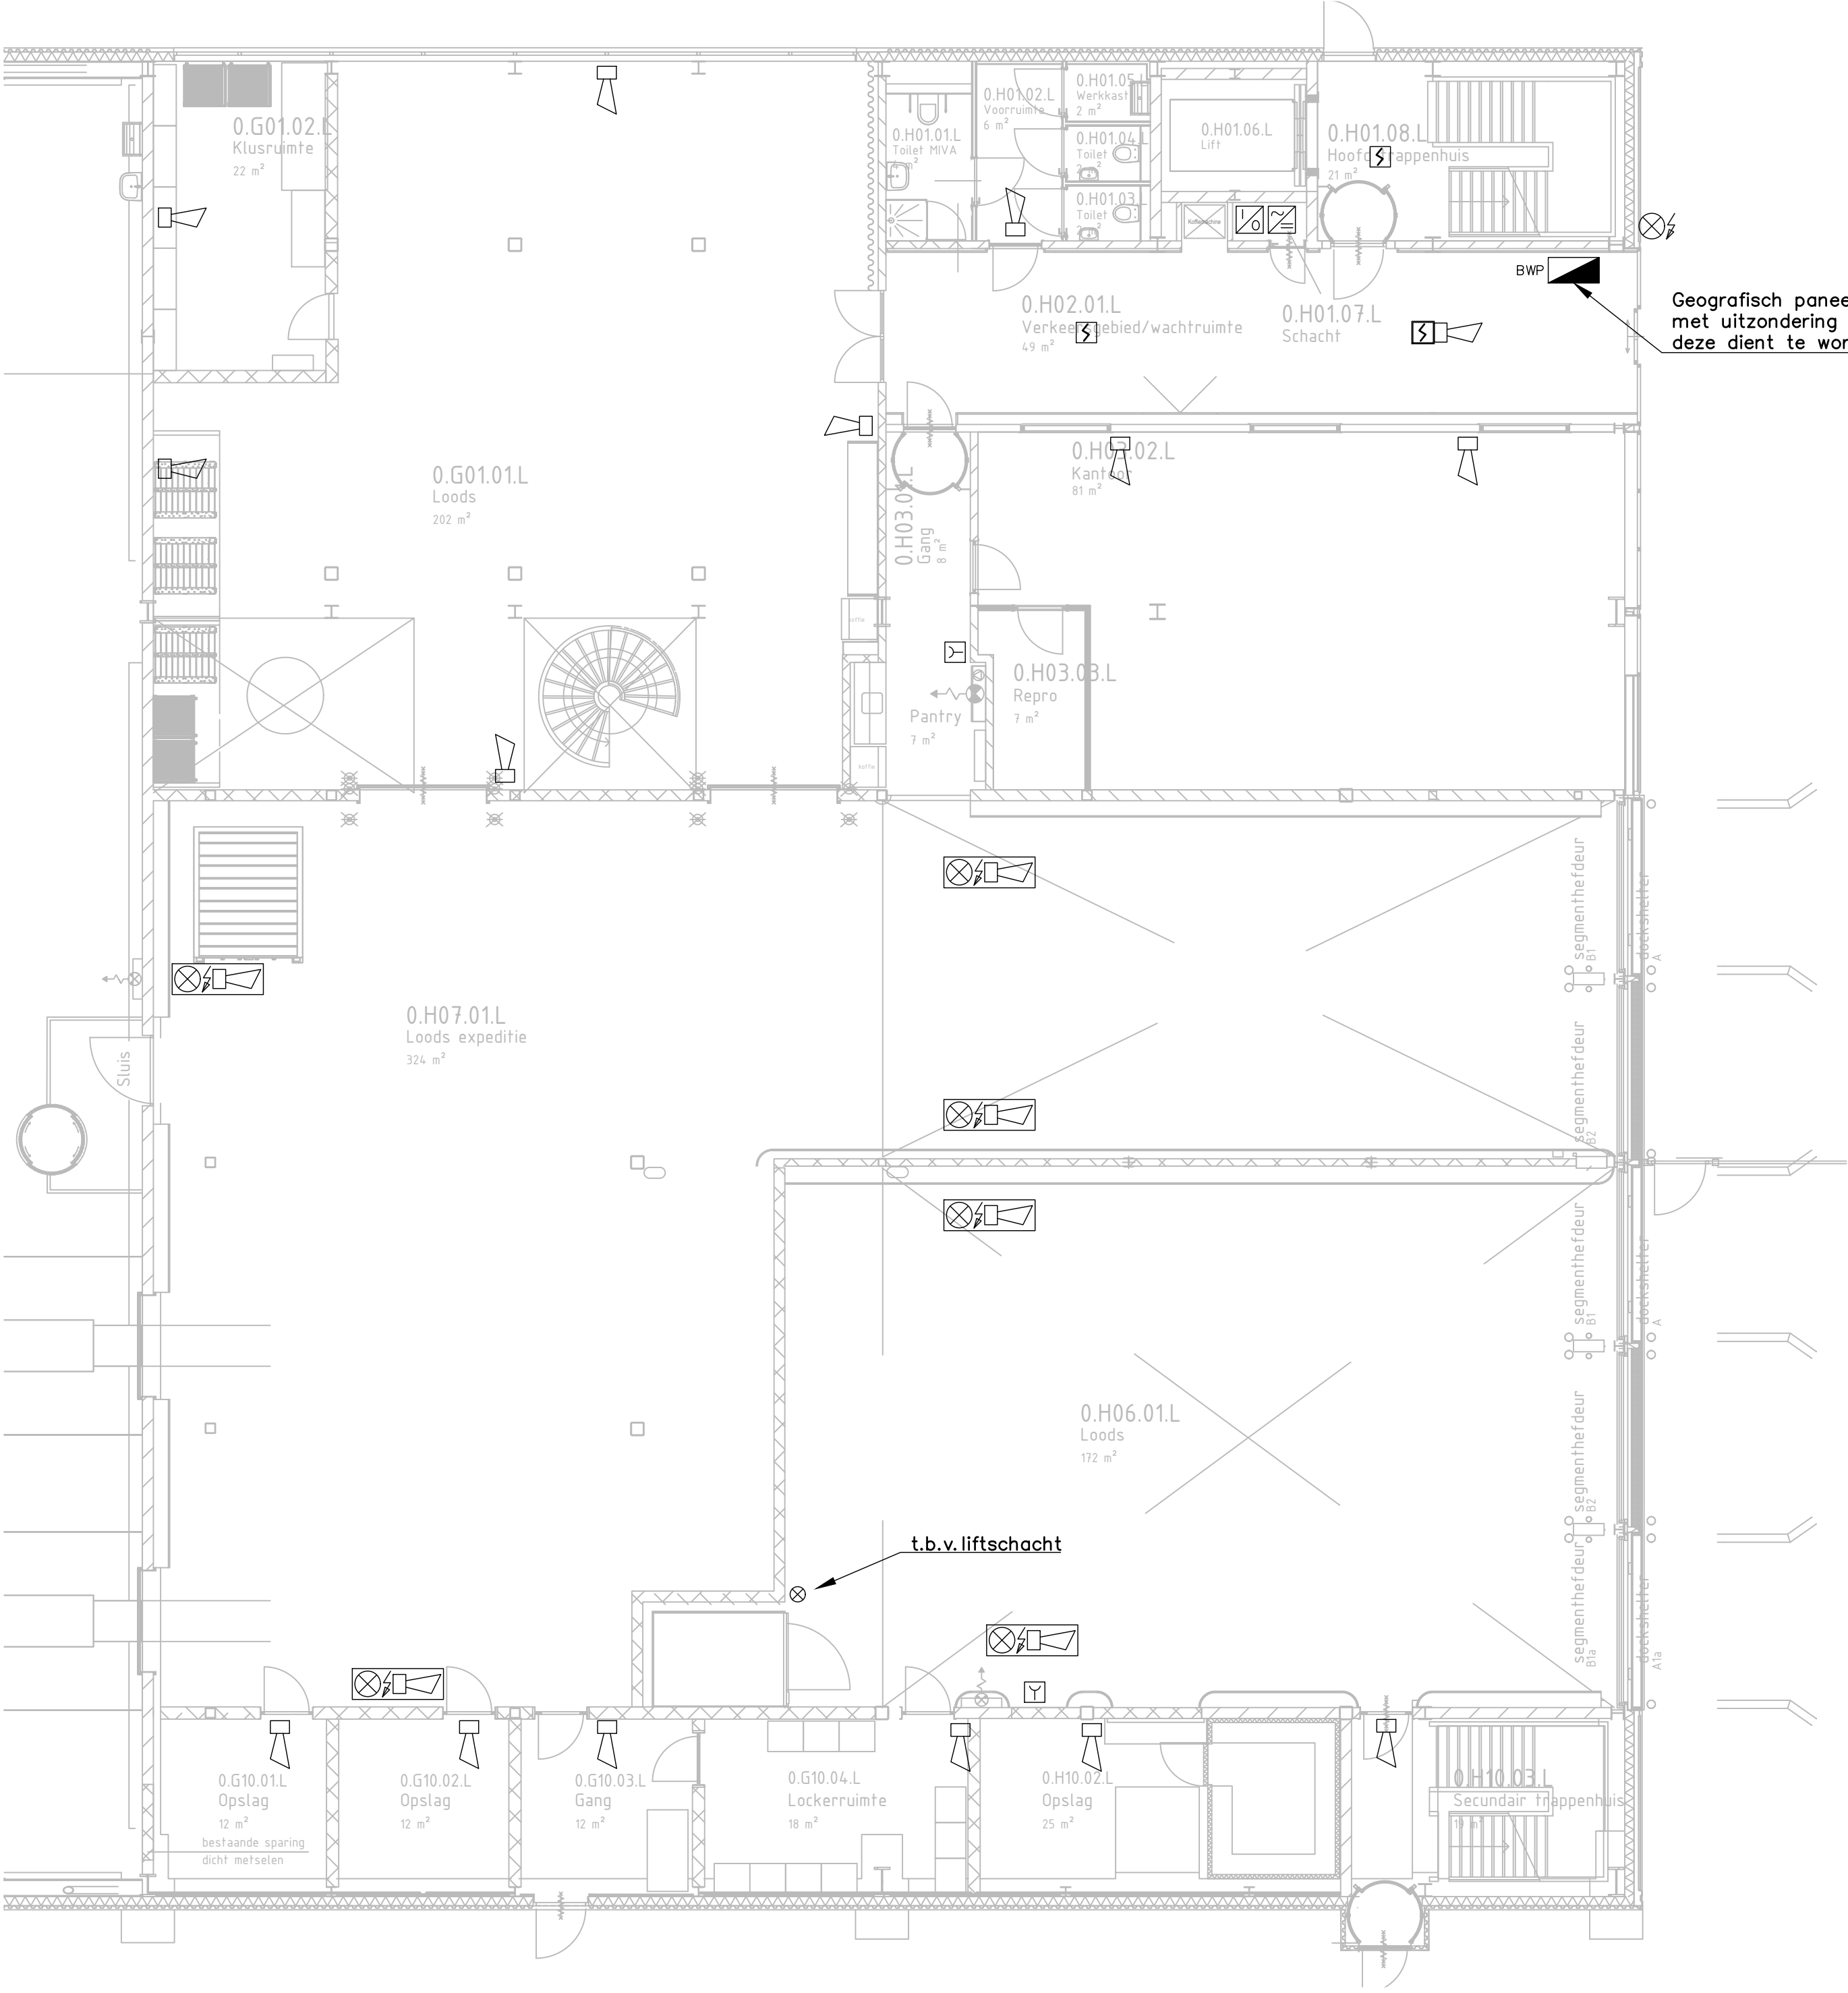

LEGENDA

BMC

Brandmeldcentrale

BWP

Brandweerpaneel

Brandweeringang

Nevenbrandweeringang

Optische rookmelder

Handbrandmelder

Slow-whoop

Sokkel slow-whoop

Flitslicht

Gecombineerd flitslicht/slow-whoop

Nevenindicator

In-/output module

Voeding

project

Herinrichting beveiliging Joint Inspection Center (JIC)

onderwerp

Projectering brandmeldinstallatie

Begane grond, nieuwe situatie

Smits van Burgst Beveiliging BV

Wilhelminakanaal Zuid 110, 4903 RA Oosterhout, Tel: 0162-491600, E-mail: info@svbb.nl

7598.10

Bestek

formaat A2

get. TvH d.d. 02-12-2022

gew. TvH d.d. 01-11-2023

schaal

1:100

tekening

rev.

BR.T.66.00.01.c