


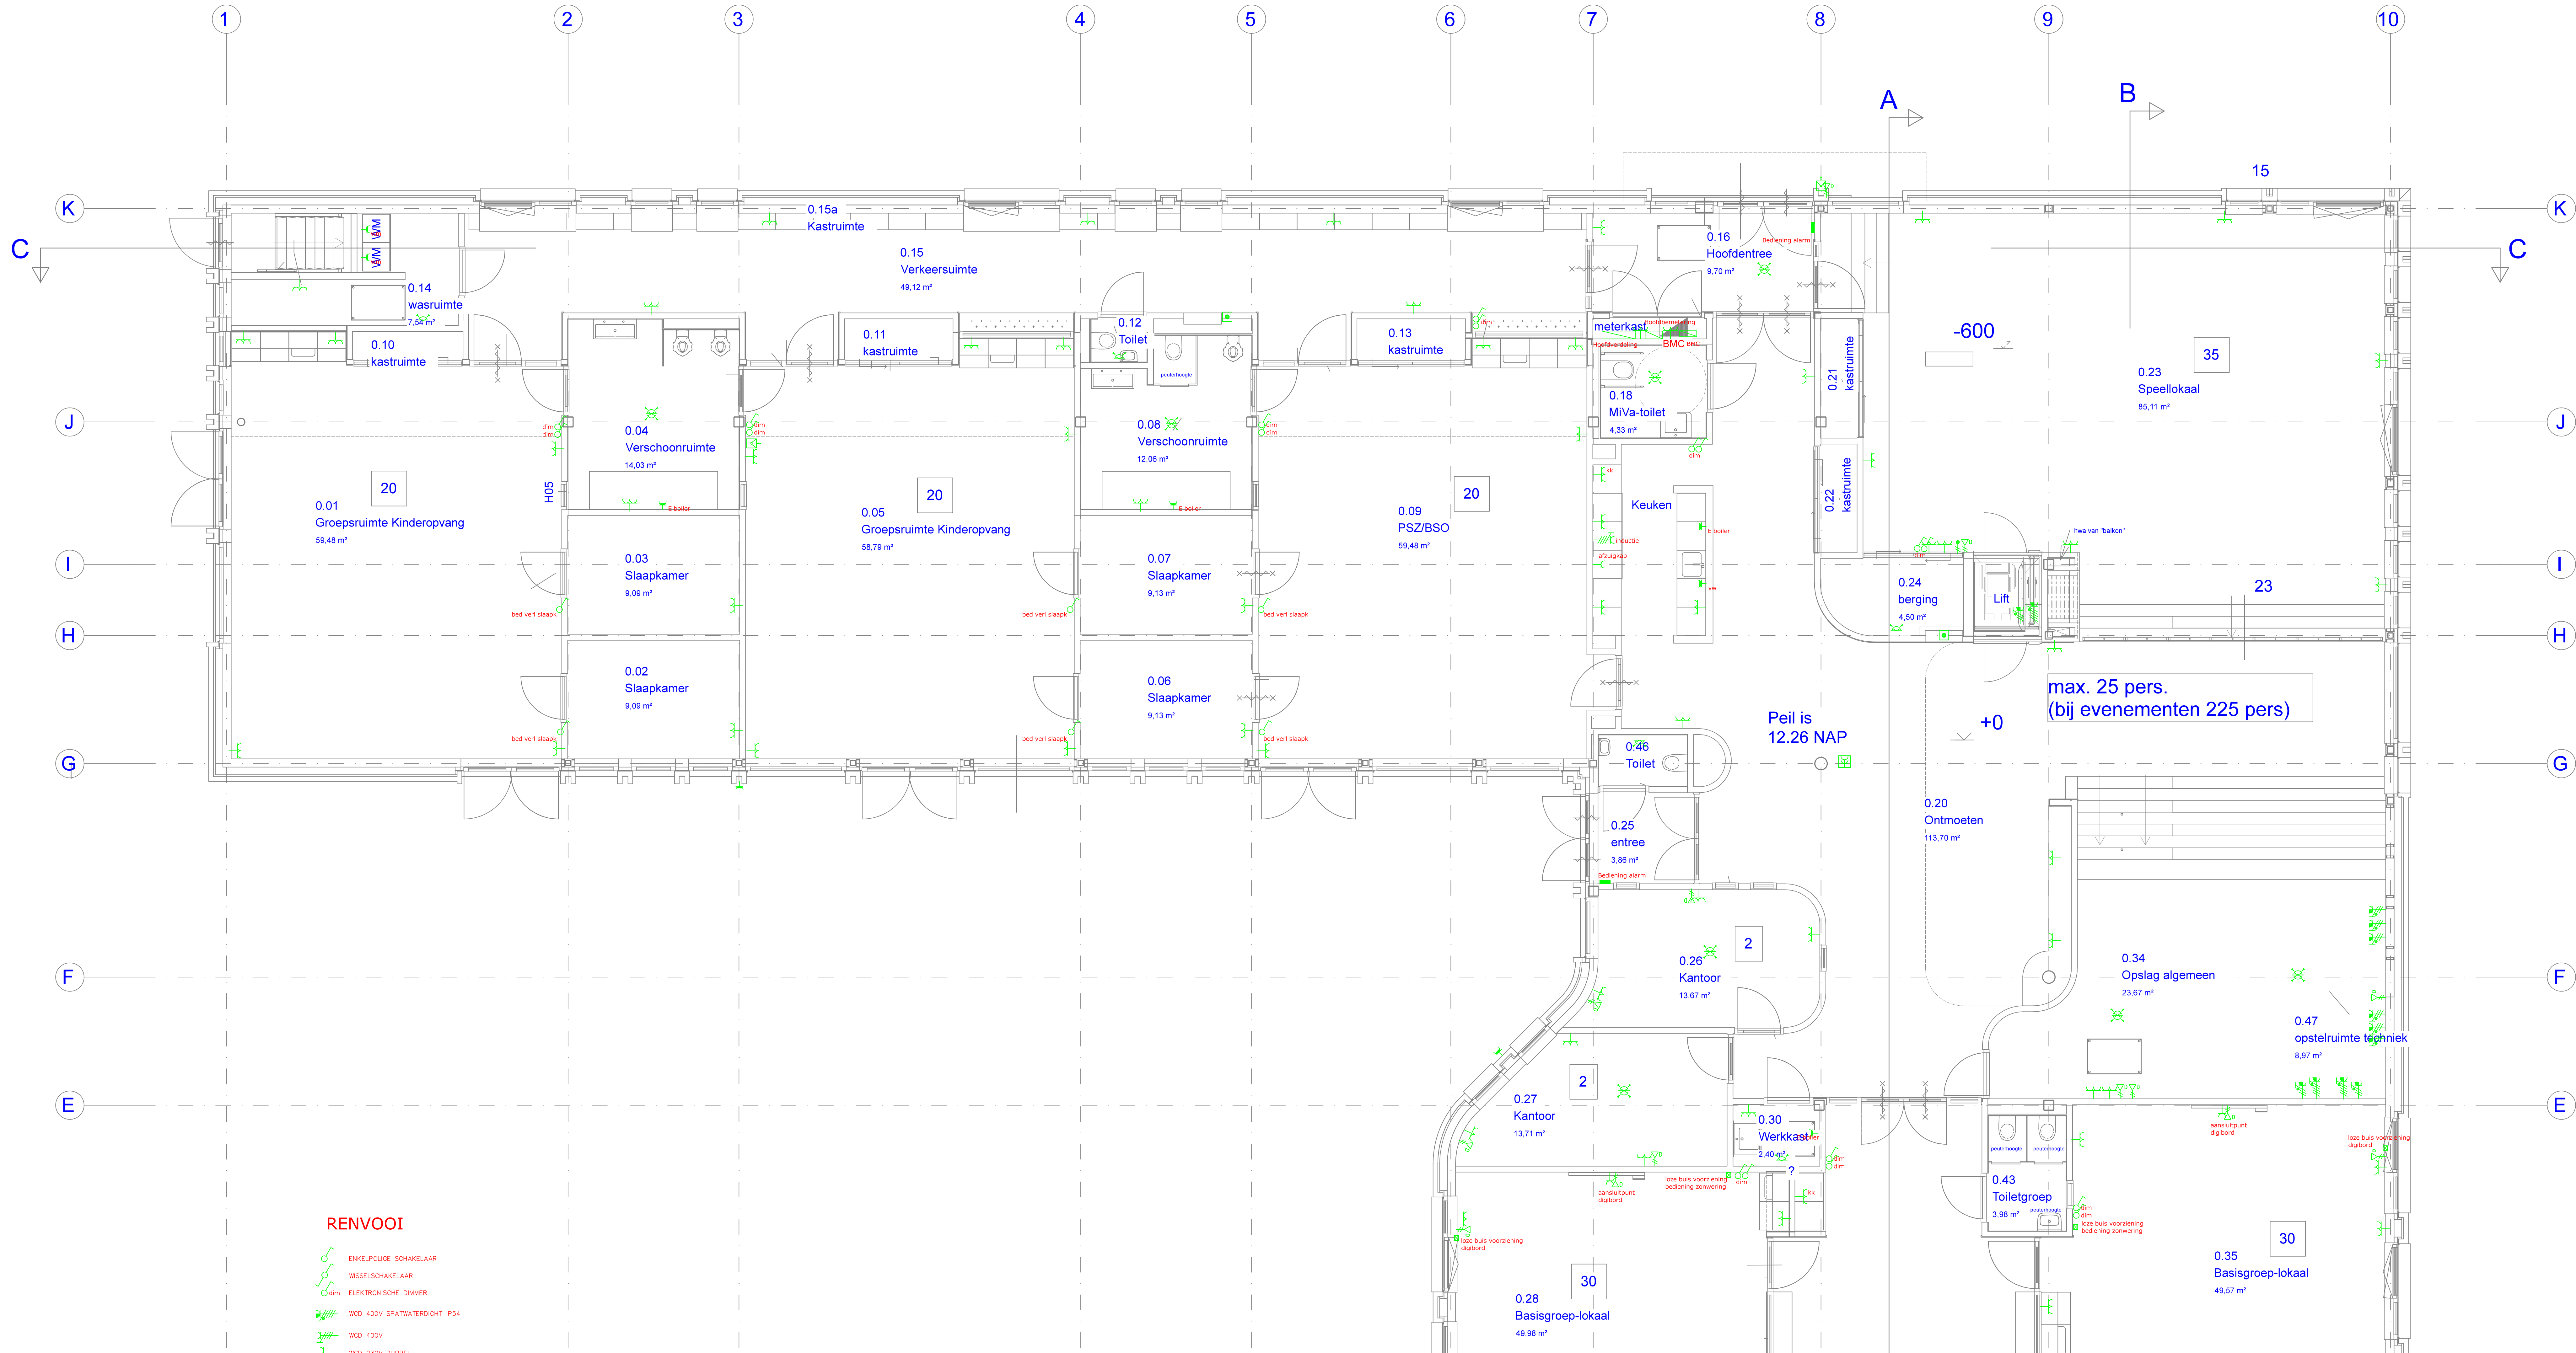

RENOVOOI

- ENKELPOLIGE SCHAKELAAR
- WISSELSCHAKELAAR
- dm ELEKTRONISCHE DIMMER
- WCD 400V SPATWATERDICHT IP54
- WCD 400V
- WCD 230V DUBBEL
- WCD 230V ENKEL
- WCD 230V DUBBEL SPATWATERDICHT IP54
- WCD 230V ENKEL SPATWATERDICHT IP54
- WCD 230V DUBBEL IN VLOERPOOT
- PIR ALARMELDER
- THERMISCHE BRANDMELDER MET INGEBOUWDE SIGNAALGEVER
- AANWEZIGHEIDSDetectie SCHAKELAAR
- AANSLUITPUNT CAI
- DATA TELECOM AANSLUITPUNT DUBBEL
- AANSLUITPUNT GELUID BEDRAAD
- PASLEZER
- INTERCOM
- ACOUSTISCHE SIGNAALGEVER
- HANDBRAND MELDER
- BEVEILIGINGSCAMERA VAST INBOUW

KABELGOOT 200x60

indien niet anders aangegeven:

hoogte lichtschakelaars 1050+vl
hoogte WCD 300+vl

D					
C					
B					
A					
wijz.	datum	omschrijving	get.	gez.	
opdrachtgever: Gemeente Land van Cuijk					
omschrijving: Nieuwbouw Kindcentrum Nienekes Cuijk Sterk-zwakstroom installatie BG d11					
datum:	29-3-24	get:	SR	schaal:	1:50
gecont:		discipline:		fase:	Bestek
		formaat:	A0	type:	
tekeningnr: CE234.009E01					

INSTOLL
MANAGEMENT

Kapelstraat 20
5447 AB Rijkevoort
info@installmanagement.nl

opdrachtgever: Gemeente Land van Cuijk

omschrijving: Nieuwbouw Kindcentrum Nienekes Cuijk
Sterk-zwakstroom installatie BG d11

datum: 29-3-24 get: SR schaal: 1:50

gecont: discipline: fase: Bestek

formaat: A0 type:

tekeningnr: CE234.009E01