


RENVOOI

- ENKELPOLIGE SCHAKELAAR
- WISSELSCHAKELAAR
- ELEKTRONISCHE DIMMER
- WCD 400V SPATWATERDICHT IP54
- WCD 400V
- WCD 230V DUBBEL
- WCD 230V ENKEL
- WCD 230V DUBBEL SPATWATERDICHT IP54
- WCD 230V ENKEL SPATWATERDICHT IP54
- WCD 230V DUBBEL IN VLOERPOT
- PIR ALARMELDER
- THERMISCHE BRANDMELDER MET INGEBOUWDE SIGNAALGEVER
- AANWEZIGHEIDSDetectie SCHAKELAAR
- AANSLUITPUNT DAL
- DATA TELECOM AANSLUITPUNT DUBBEL
- AANSLUITPUNT GELUID BEDRAAD
- PASLEZER
- INTERCOM
- ACOUSTISCHE SIGNAALGEVER
- HANDBRAND MELDER
- BEVEILIGINGSCAMERA VAST INBOUW
- KABELDOOT 200x60

indien niet anders aangegeven:
hoogte lichtschakelaars 1050+vl
hoogte WCD 300+vl

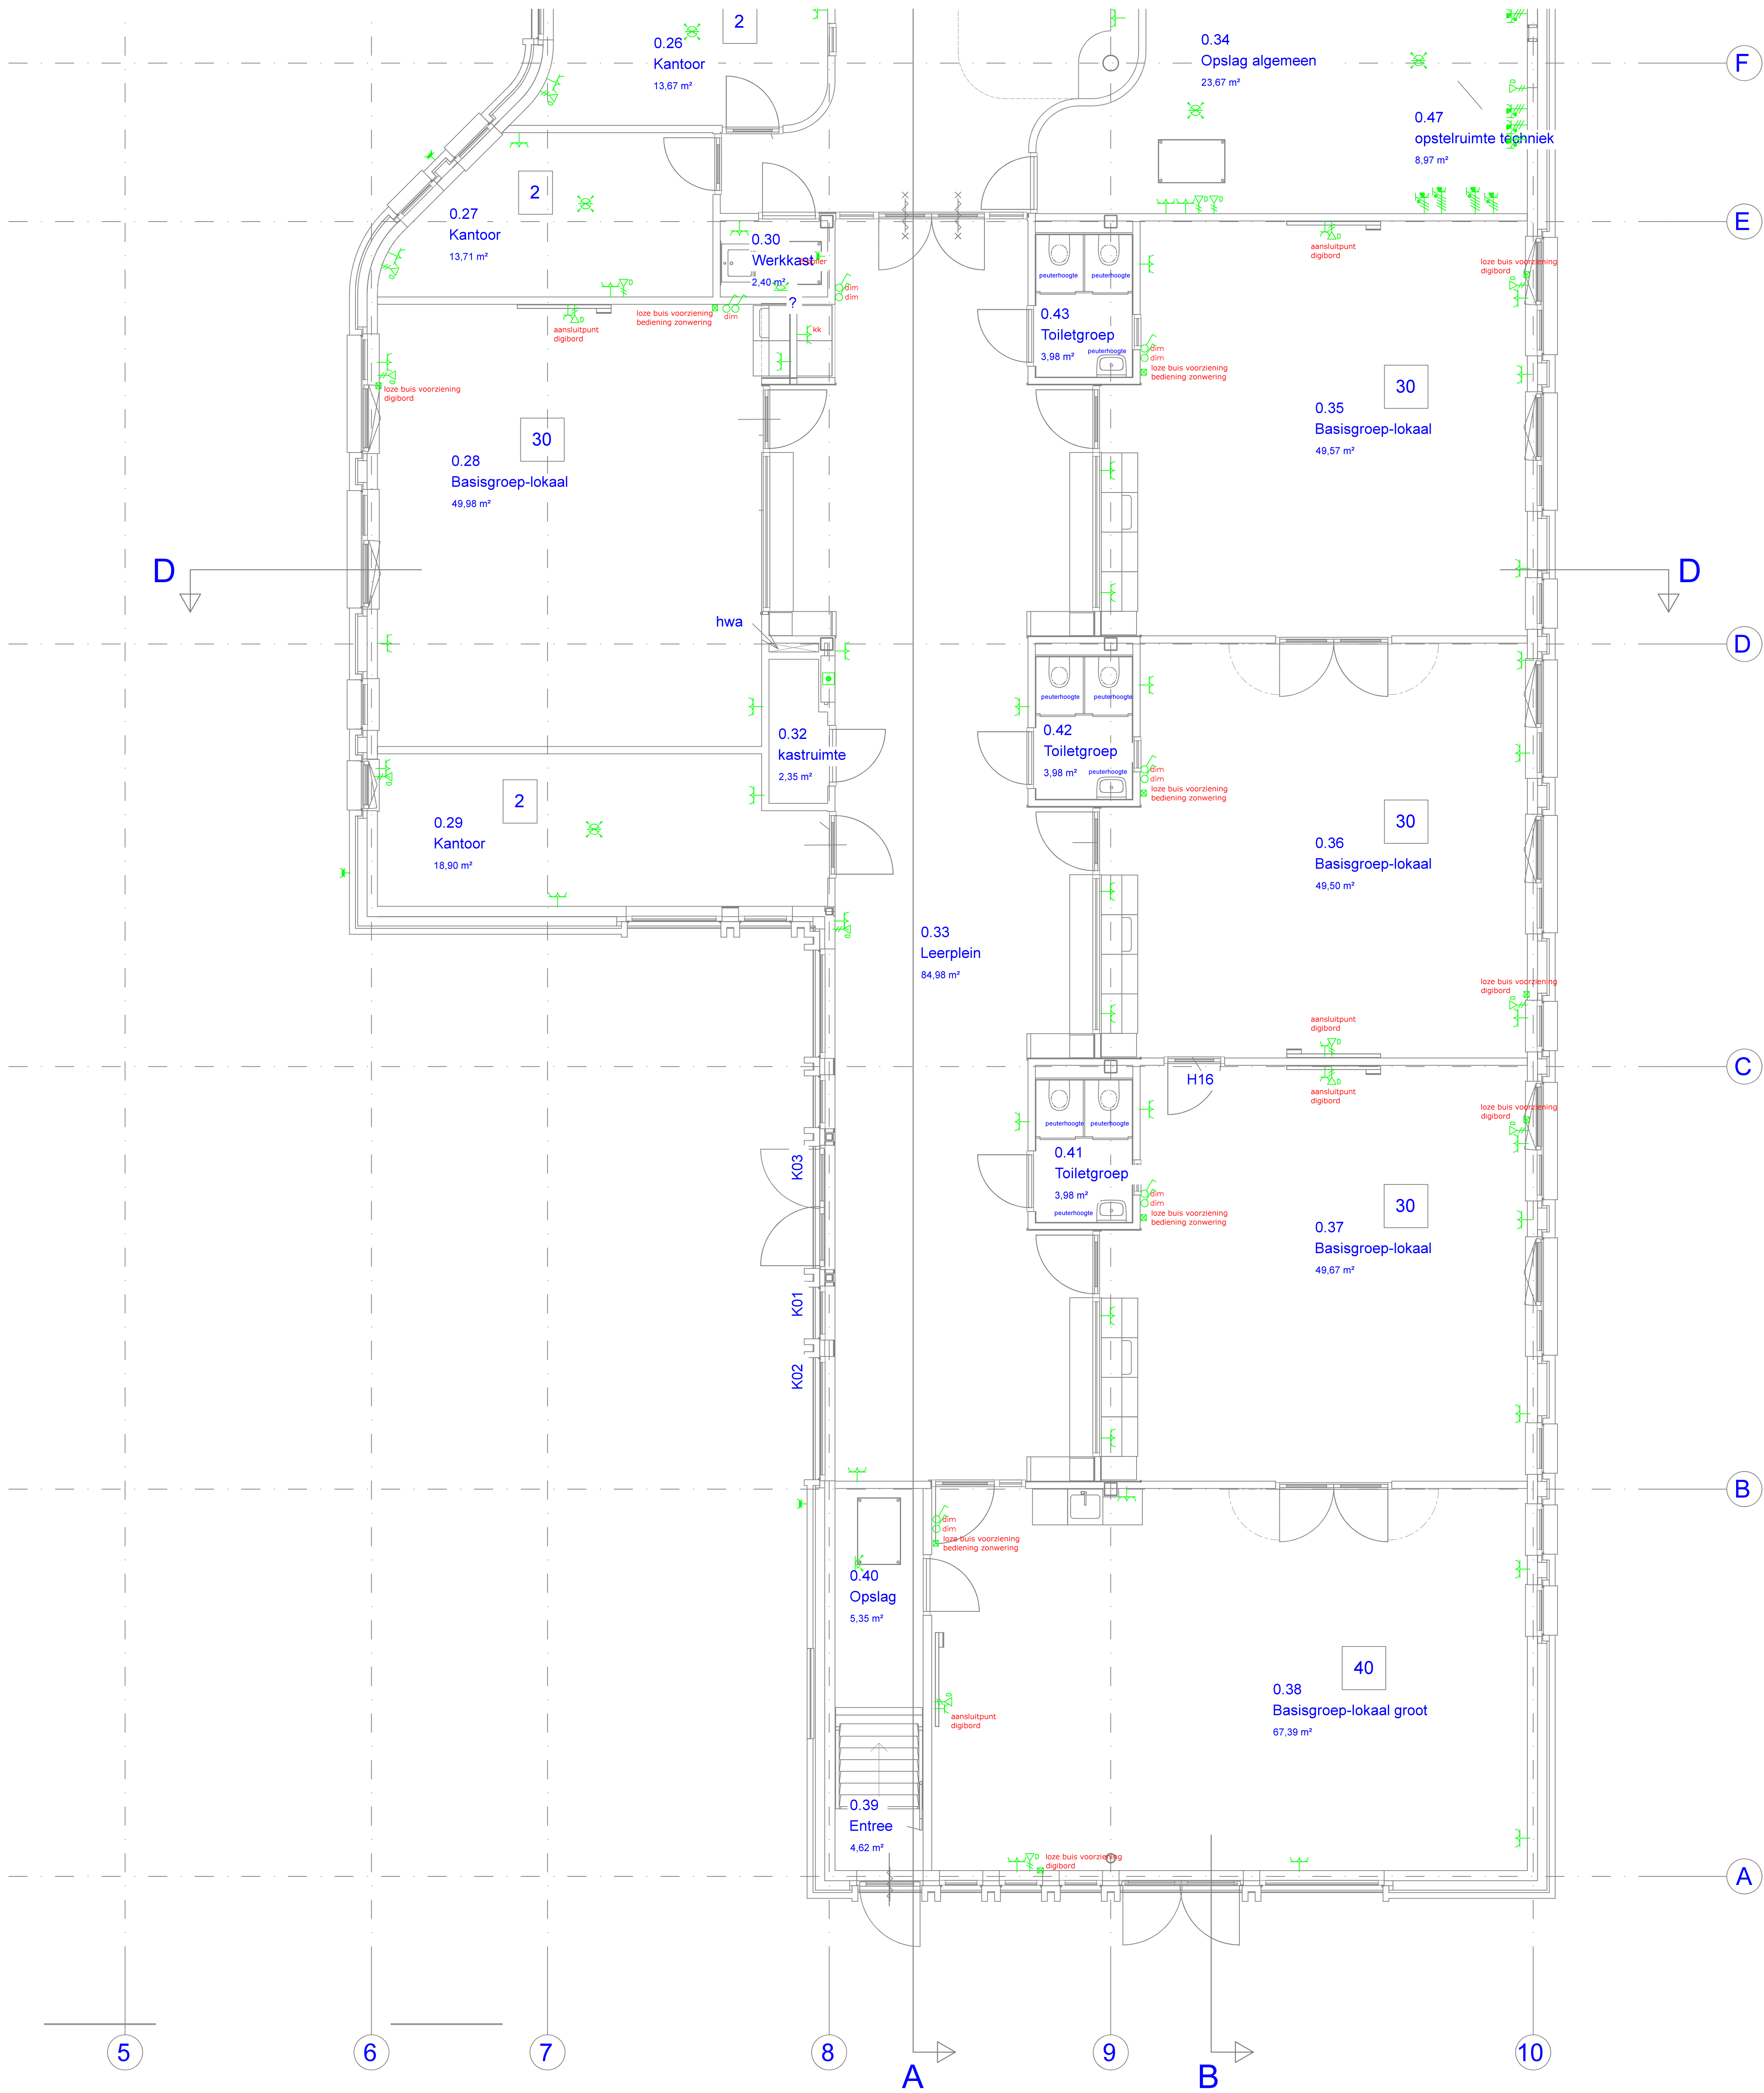

A				
C				
B				
A				
wijz.	datum	omschrijving	get.	gez.
 INSTALL MANAGEMENT Kapelstraat 20 5447 AB Rijkevoort info@installmanagement.nl				
opdrachtgever: Gemeente Land van Cuijk				
omschrijving: Nieuwbouw Kindcentrum Nienekes Cuijk Stek-zwakstroom installatie BG dL2				
datum: 29-3-24		get: SR	schaal: 1:50	
gecontfr:		discipline:	fase: Bestek	
formaat: A0			type:	
tekeningnr:			CE234.009E02	