

Aanvullende legenda voor aanbesteding Schoonmaakdiensten

- R = Receptie
- K= kantoren
- O =Overlegruimtes
- Kn = Kantine
- Dr = Directiekamer
- P = Productielocaties

De tekening op de volgende pagina is de 1e verdieping.
Deze kan volledig als kantoor beschouwd worden.




Opmerkingen t.b.v. PVE
 Selectieve ontruiming kantoor, werkplaats
 Detectiezone's conform brandcompartimenten
 Niet gecertificeerde installatie zonder doormelding
 Bewakingsomvang (zie tekening)
 Ruimtebewaking bij samenvallende vluchtwegen
 Objectbewaking mk
 Niet automatische melders
 Sturingen bestaande stand-alone branddeurbeveiligingen
 Storing BMC aansluiten op doormelding inbraakcentrale

NOTE
 Brandmeldinstallatie conform NEN 2535 & 2575:2009
 Functiebehoud bekabeling transmissiewegen conform NPR 2576:2005
 Bestaande brandslanghaspels monteren in nieuwe haspelkasten Saval type 033
 Brandmeldinstallatie aansluiten op BMC kantoor
 PVE te maken door branddetectiebedrijf, kantoor & werkplaats als één installatie
 Geografisch paneel d.m.v. gegraveerde aluminium plaat (geen LED aanduiding)
 PVE te maken door branddetectiebedrijf, kantoor & werkplaats als één installatie
 BMC aansluiten op brandmeldcentrale kantoor
 Fabrikaat componenten conform BMC kantoor

Nummer	Omschrijving
1-18	akoestisch signaalgever slow whoop
1-19	nevenindicator
1-20	leuchtvoedingpaneel
1-21	handbrandmelder
1-22	optische rookmelder
1-23	thermo differentiaal melder
1-24	I/O module gekoppeld aan lokale branddeurbewaking
1-25	Brandslanghaspel
1-26	Haspelkast Saval type 033 met ruimte voor handmelder
1-27	Signaalgever akoestische-optisch

Gebaseerd op tekening: EZZ		datum: 02-03-10	
Xref: gehele pand		datum: -	
Project:	Werkplein Westland	Offerthenummer:	09N4297
Discipline:	Fase:	A 02-03-10	Get.BR Gez.ME
Omschrijving:	Brandmeldinstallatie begane grond	B 01-04-10	Get.BR Gez.ME
Patijnenburg		C 26-04-10	Get.BR Gez.ME
Get: BR	Datum: 04-03-10	Schaal: 1:200	Formaat: A0
		Tekeningnr: 09N4297/BM/004	

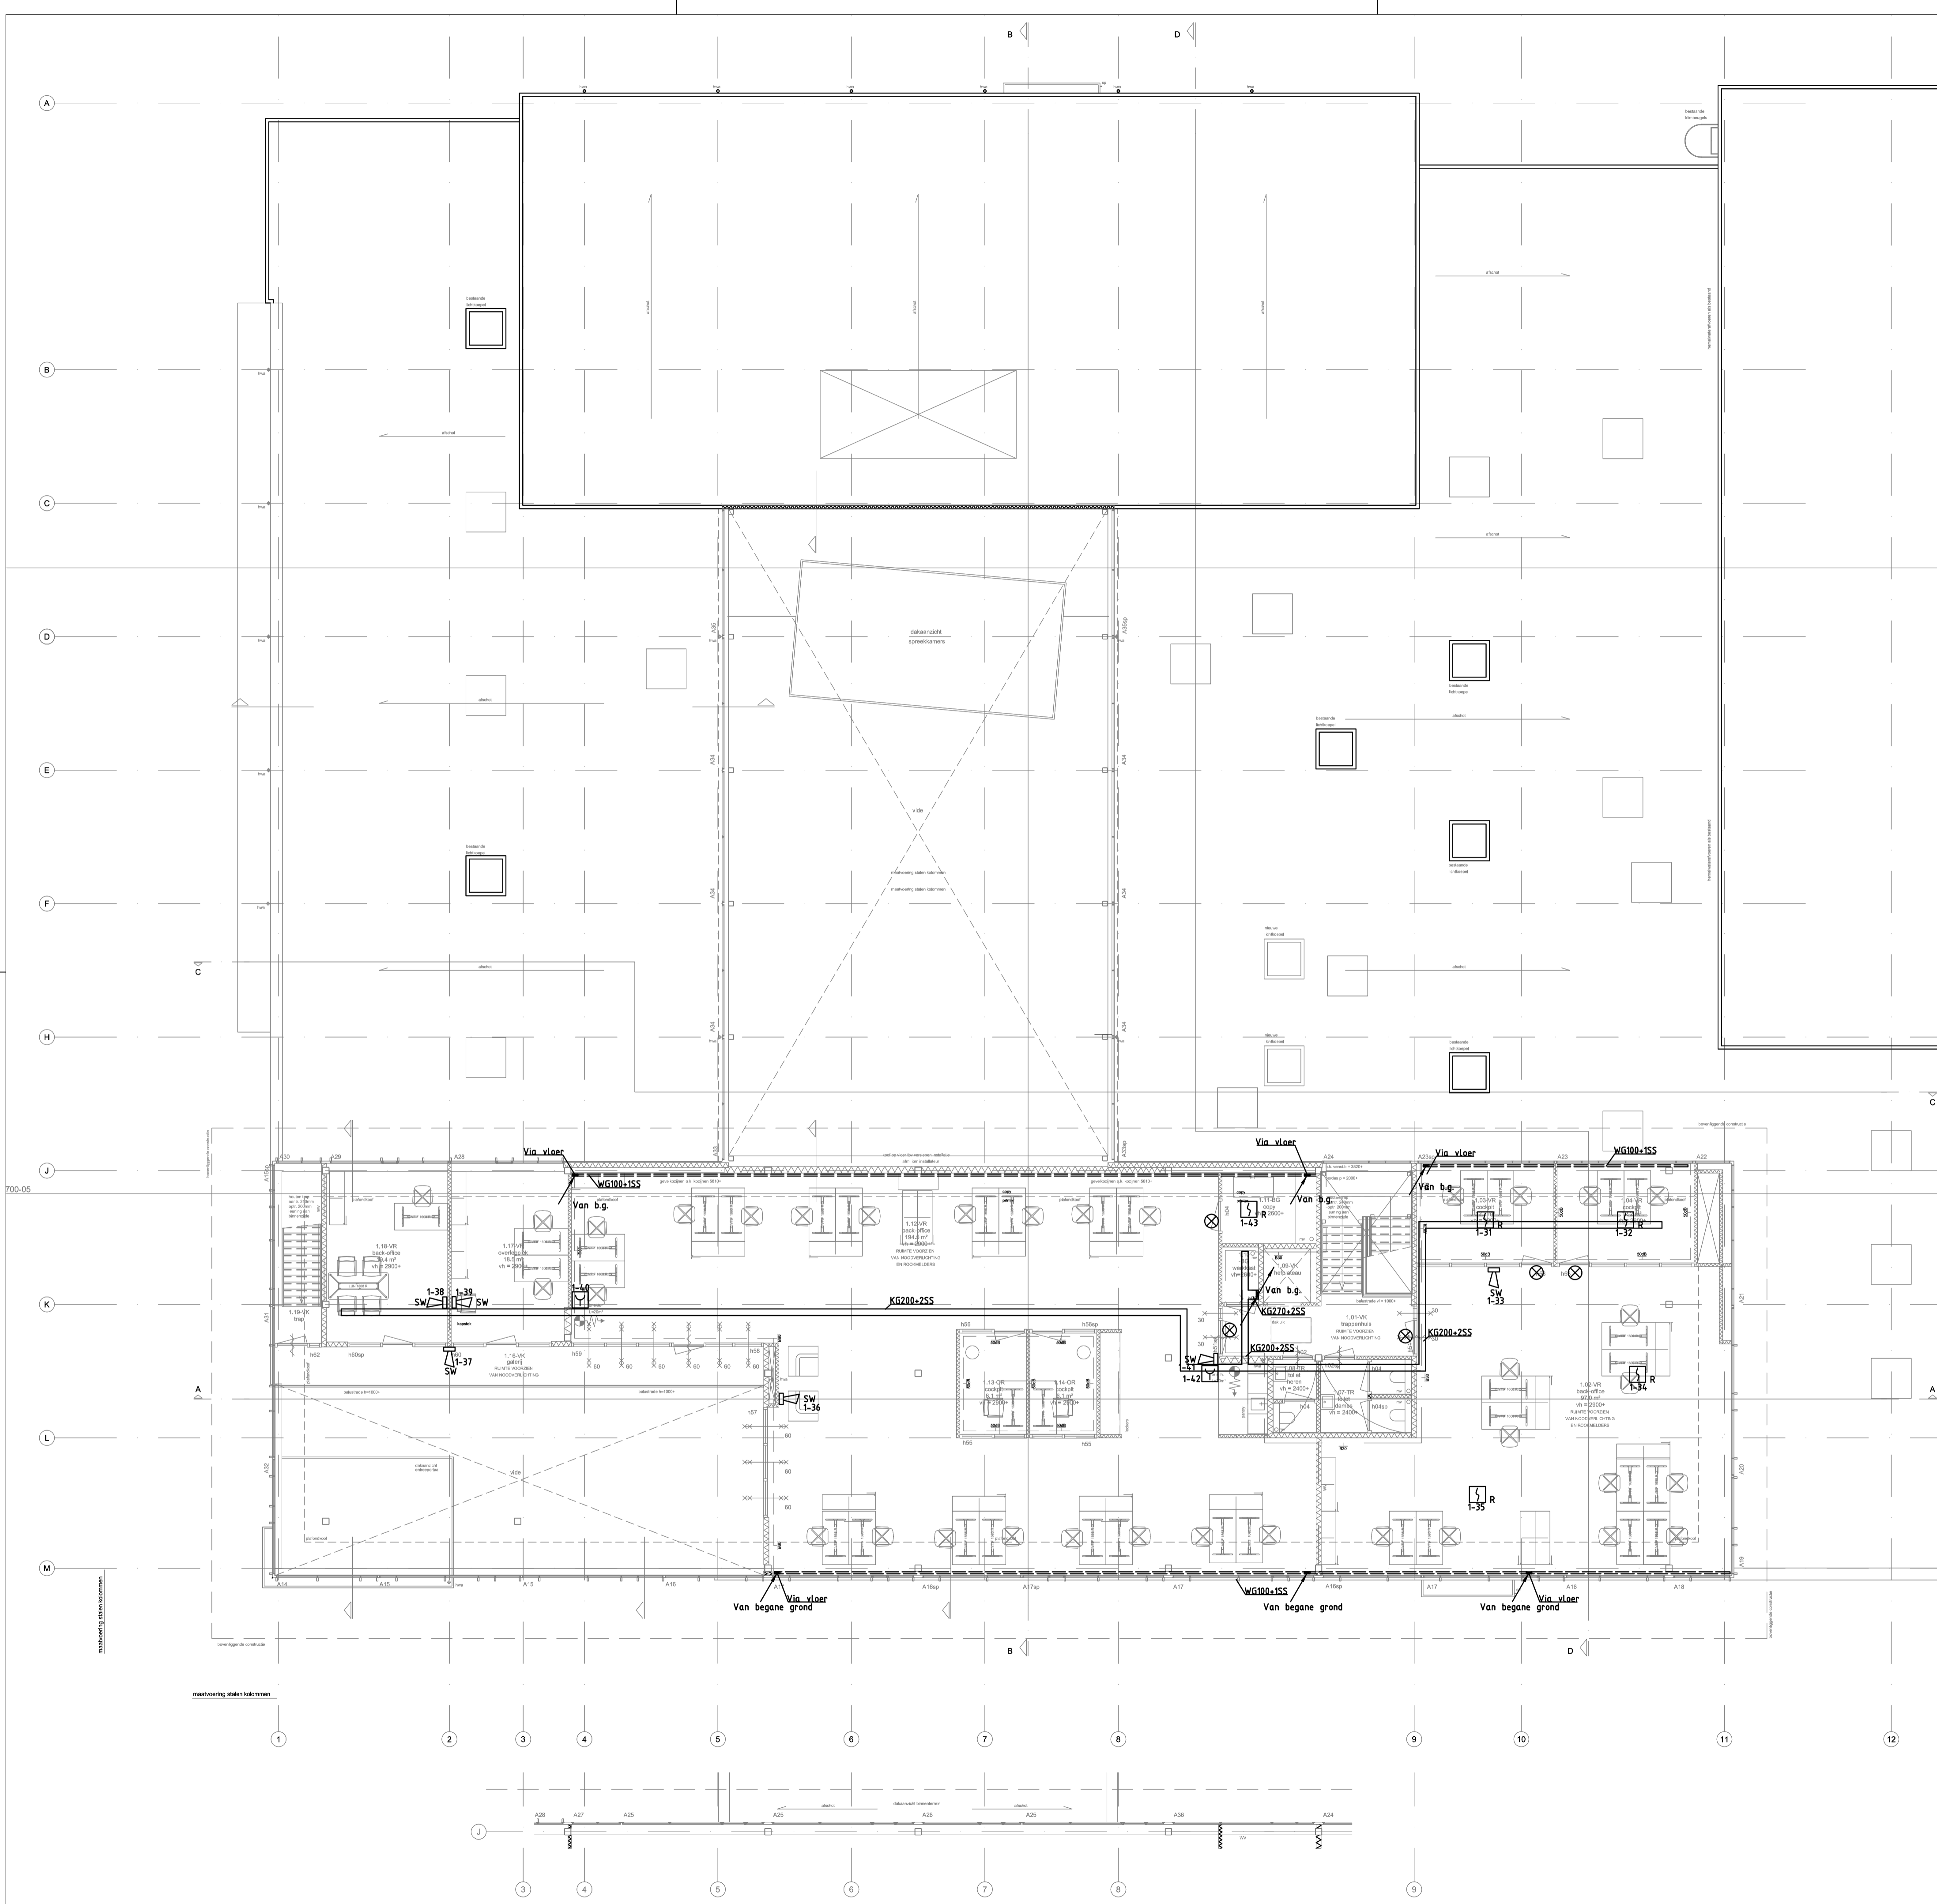

Symbolenlijst	
Nummer	Omschrijving
AK	akoestisch signaalgever slow whoop
H	handbrandmelder
N	nevenindicator
R	optische rookmelder

Note:
Maatvoering in het werk te controleren.

Gebaseerd op tekening: E09 datum: 09-11-09
Xref: 700-04-IV.DWG datum: 07-12-09

Projekt: Werkplein Westland		Offertenummer: 09N4297	
Omschrijving: Brandmeldinstallatie 1e verdieping		Discipline: Fase:	
Get: BR Datum: 13-01-10 Schaal: 1:100		Formaat: A1	
elektro		Tekeningnr: 09N4297/BM/002	