


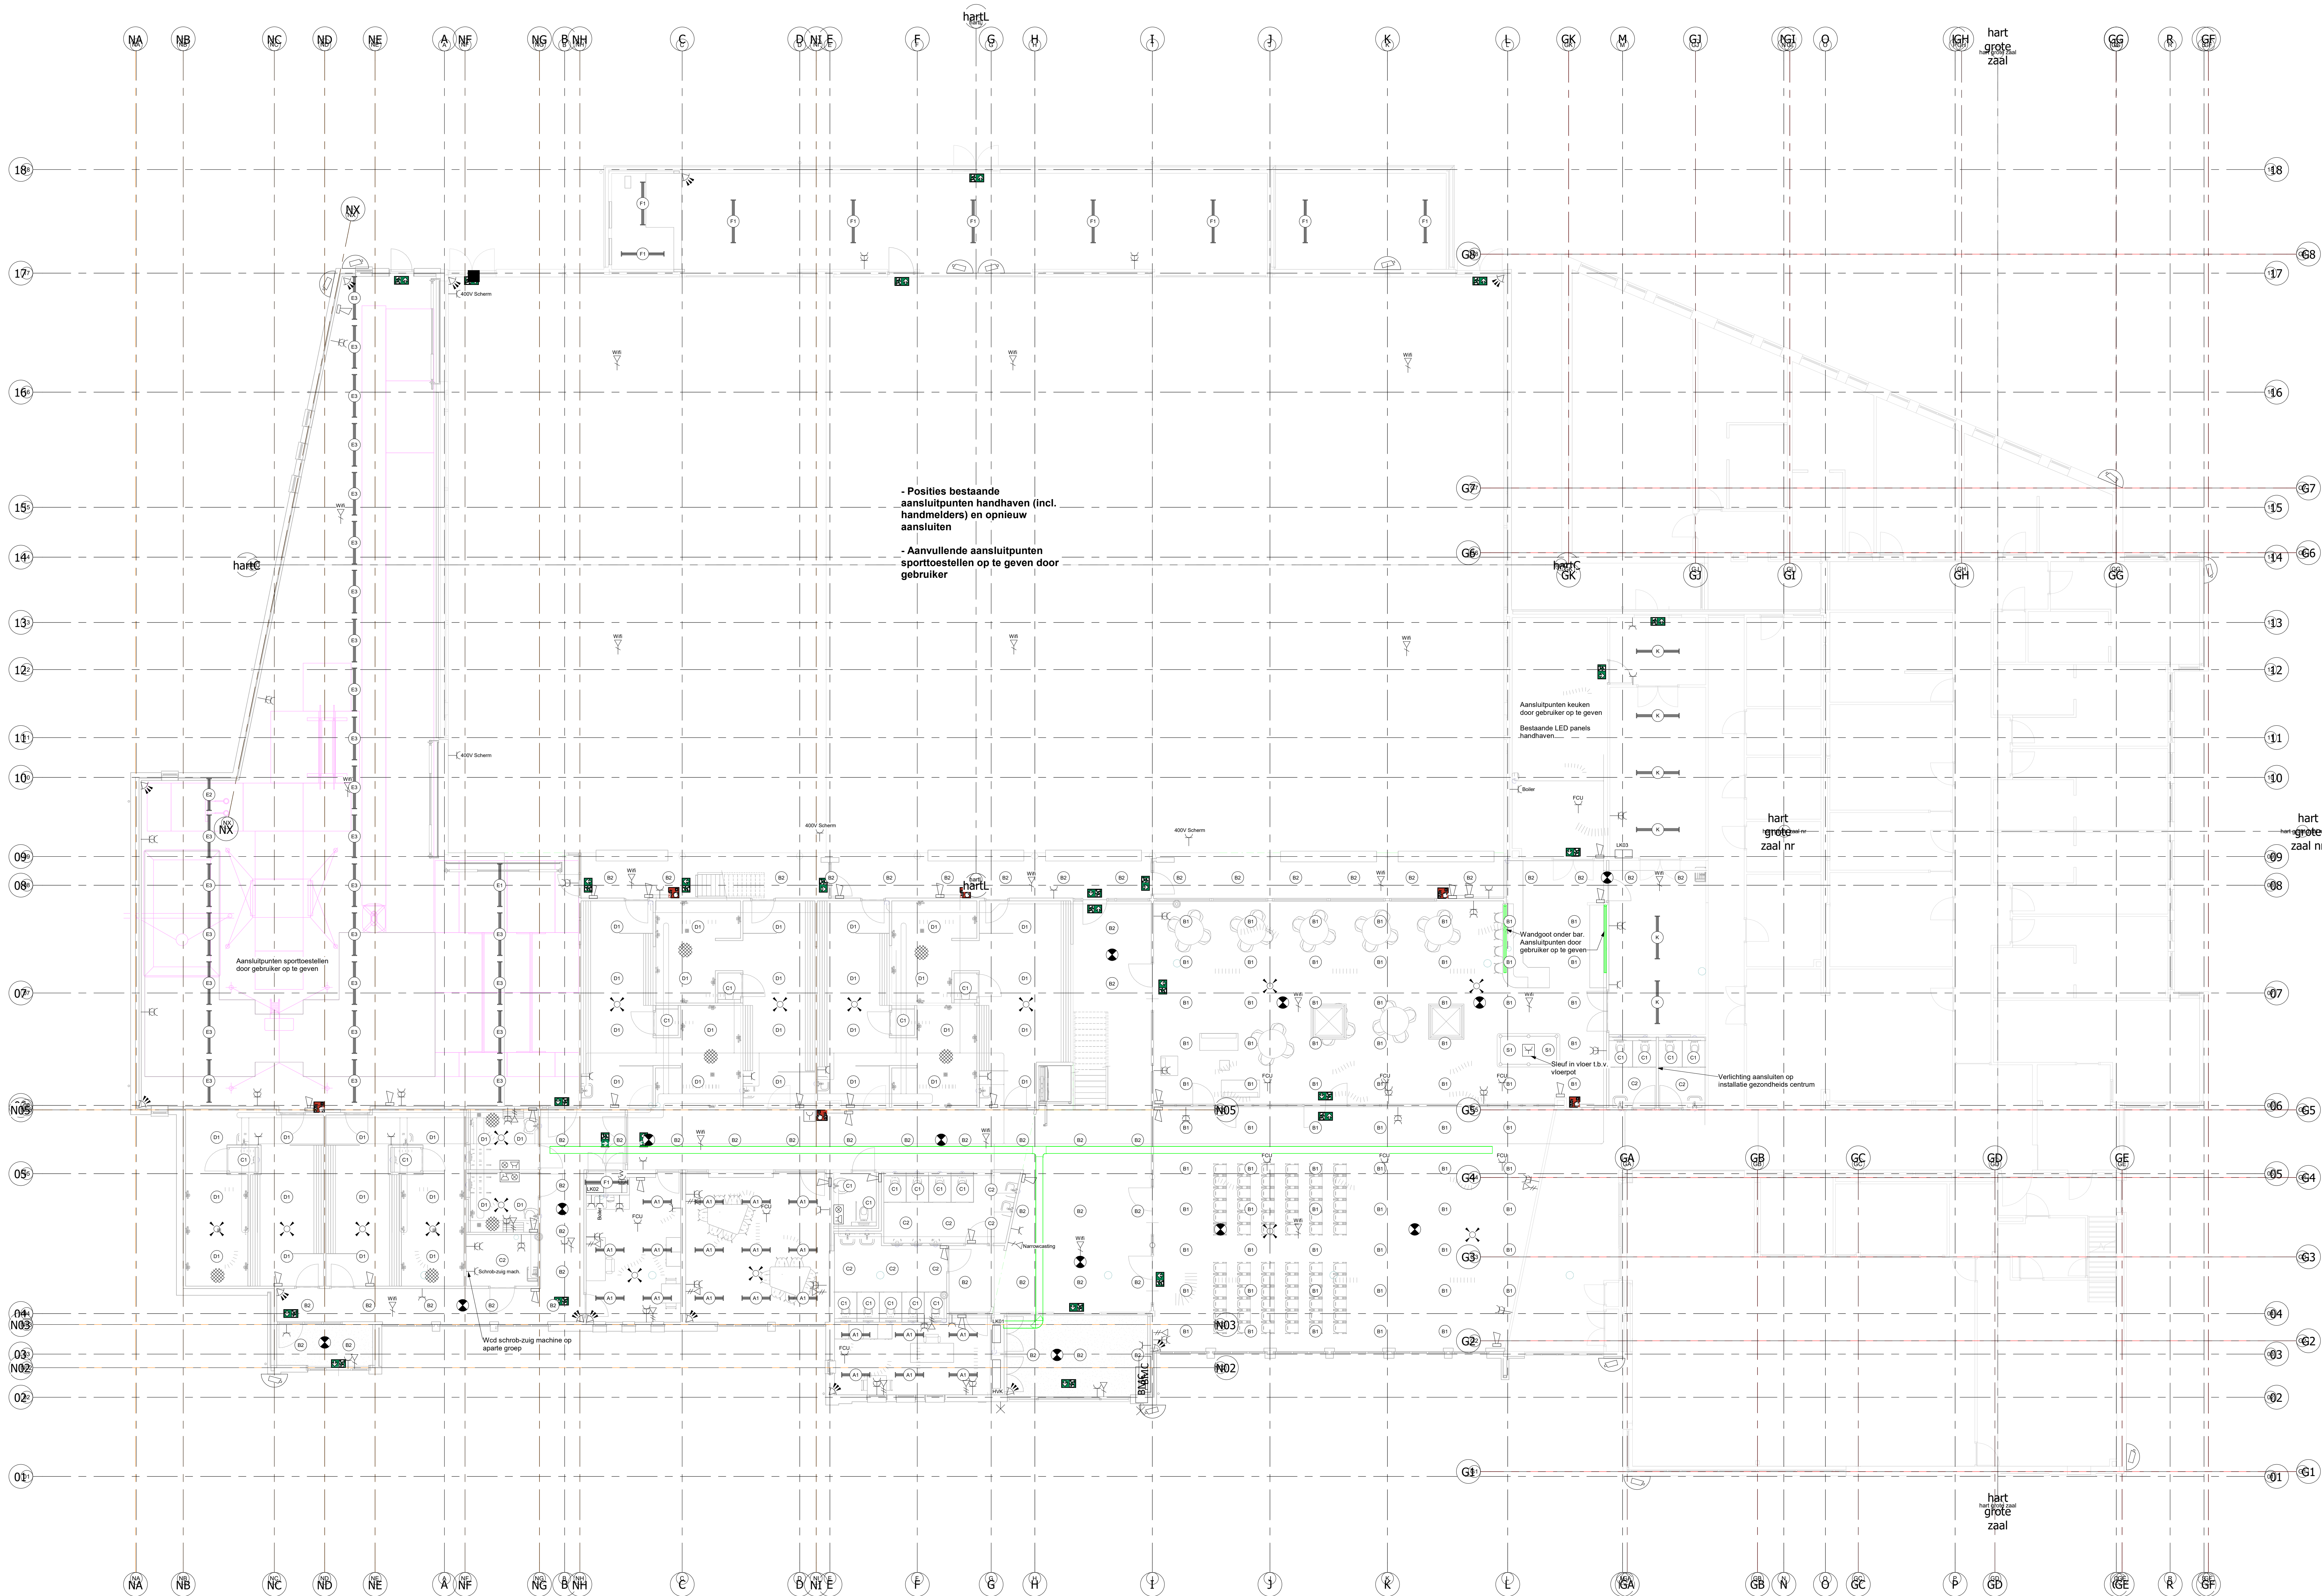

Renvoer	
Symbol	Omschrijving
	Wandcontactdoos, 1-2-voudig
	Wandcontactdoos, 3-fase
	Aansluitpunt, onbedraad
	Voerdeos
	Aansluitpunt, 2-voudige data
	Schakelaar, enkelpolig
	Bewegingsmelder
	PIR
	LED-armatuur
	LED-armatuur
	Wandarmatuur
	Belddrucker
	Zomer/gong
	Aardingsmat
	Slowhoop
	Handbrandmelder
	Regelkast
	Brandmeldcentrale
	Hoofdoverdeurkast

	Fase: Concept Beslek	
	Getekend: NV	Datum: 31-10-2024
	Flensnaam: 2024.017_Altenra	Gecontroleerd: HT
	Schaal: 1 : 100	Formaat: A0
	Projectnr: 2024.014	Tekeningnr: E00

Gemeente Alenra
MFC 't Alburcht
Perikstraat 14A, Wijk en Aalburg
Werktuigbouwkundige installaties
Begane grond
Fenks Installatie-adviseurs bv
Ien Dalseingel 1b
3543 MD Utrecht
info@fenksinstallatieadviseurs.nl