
 


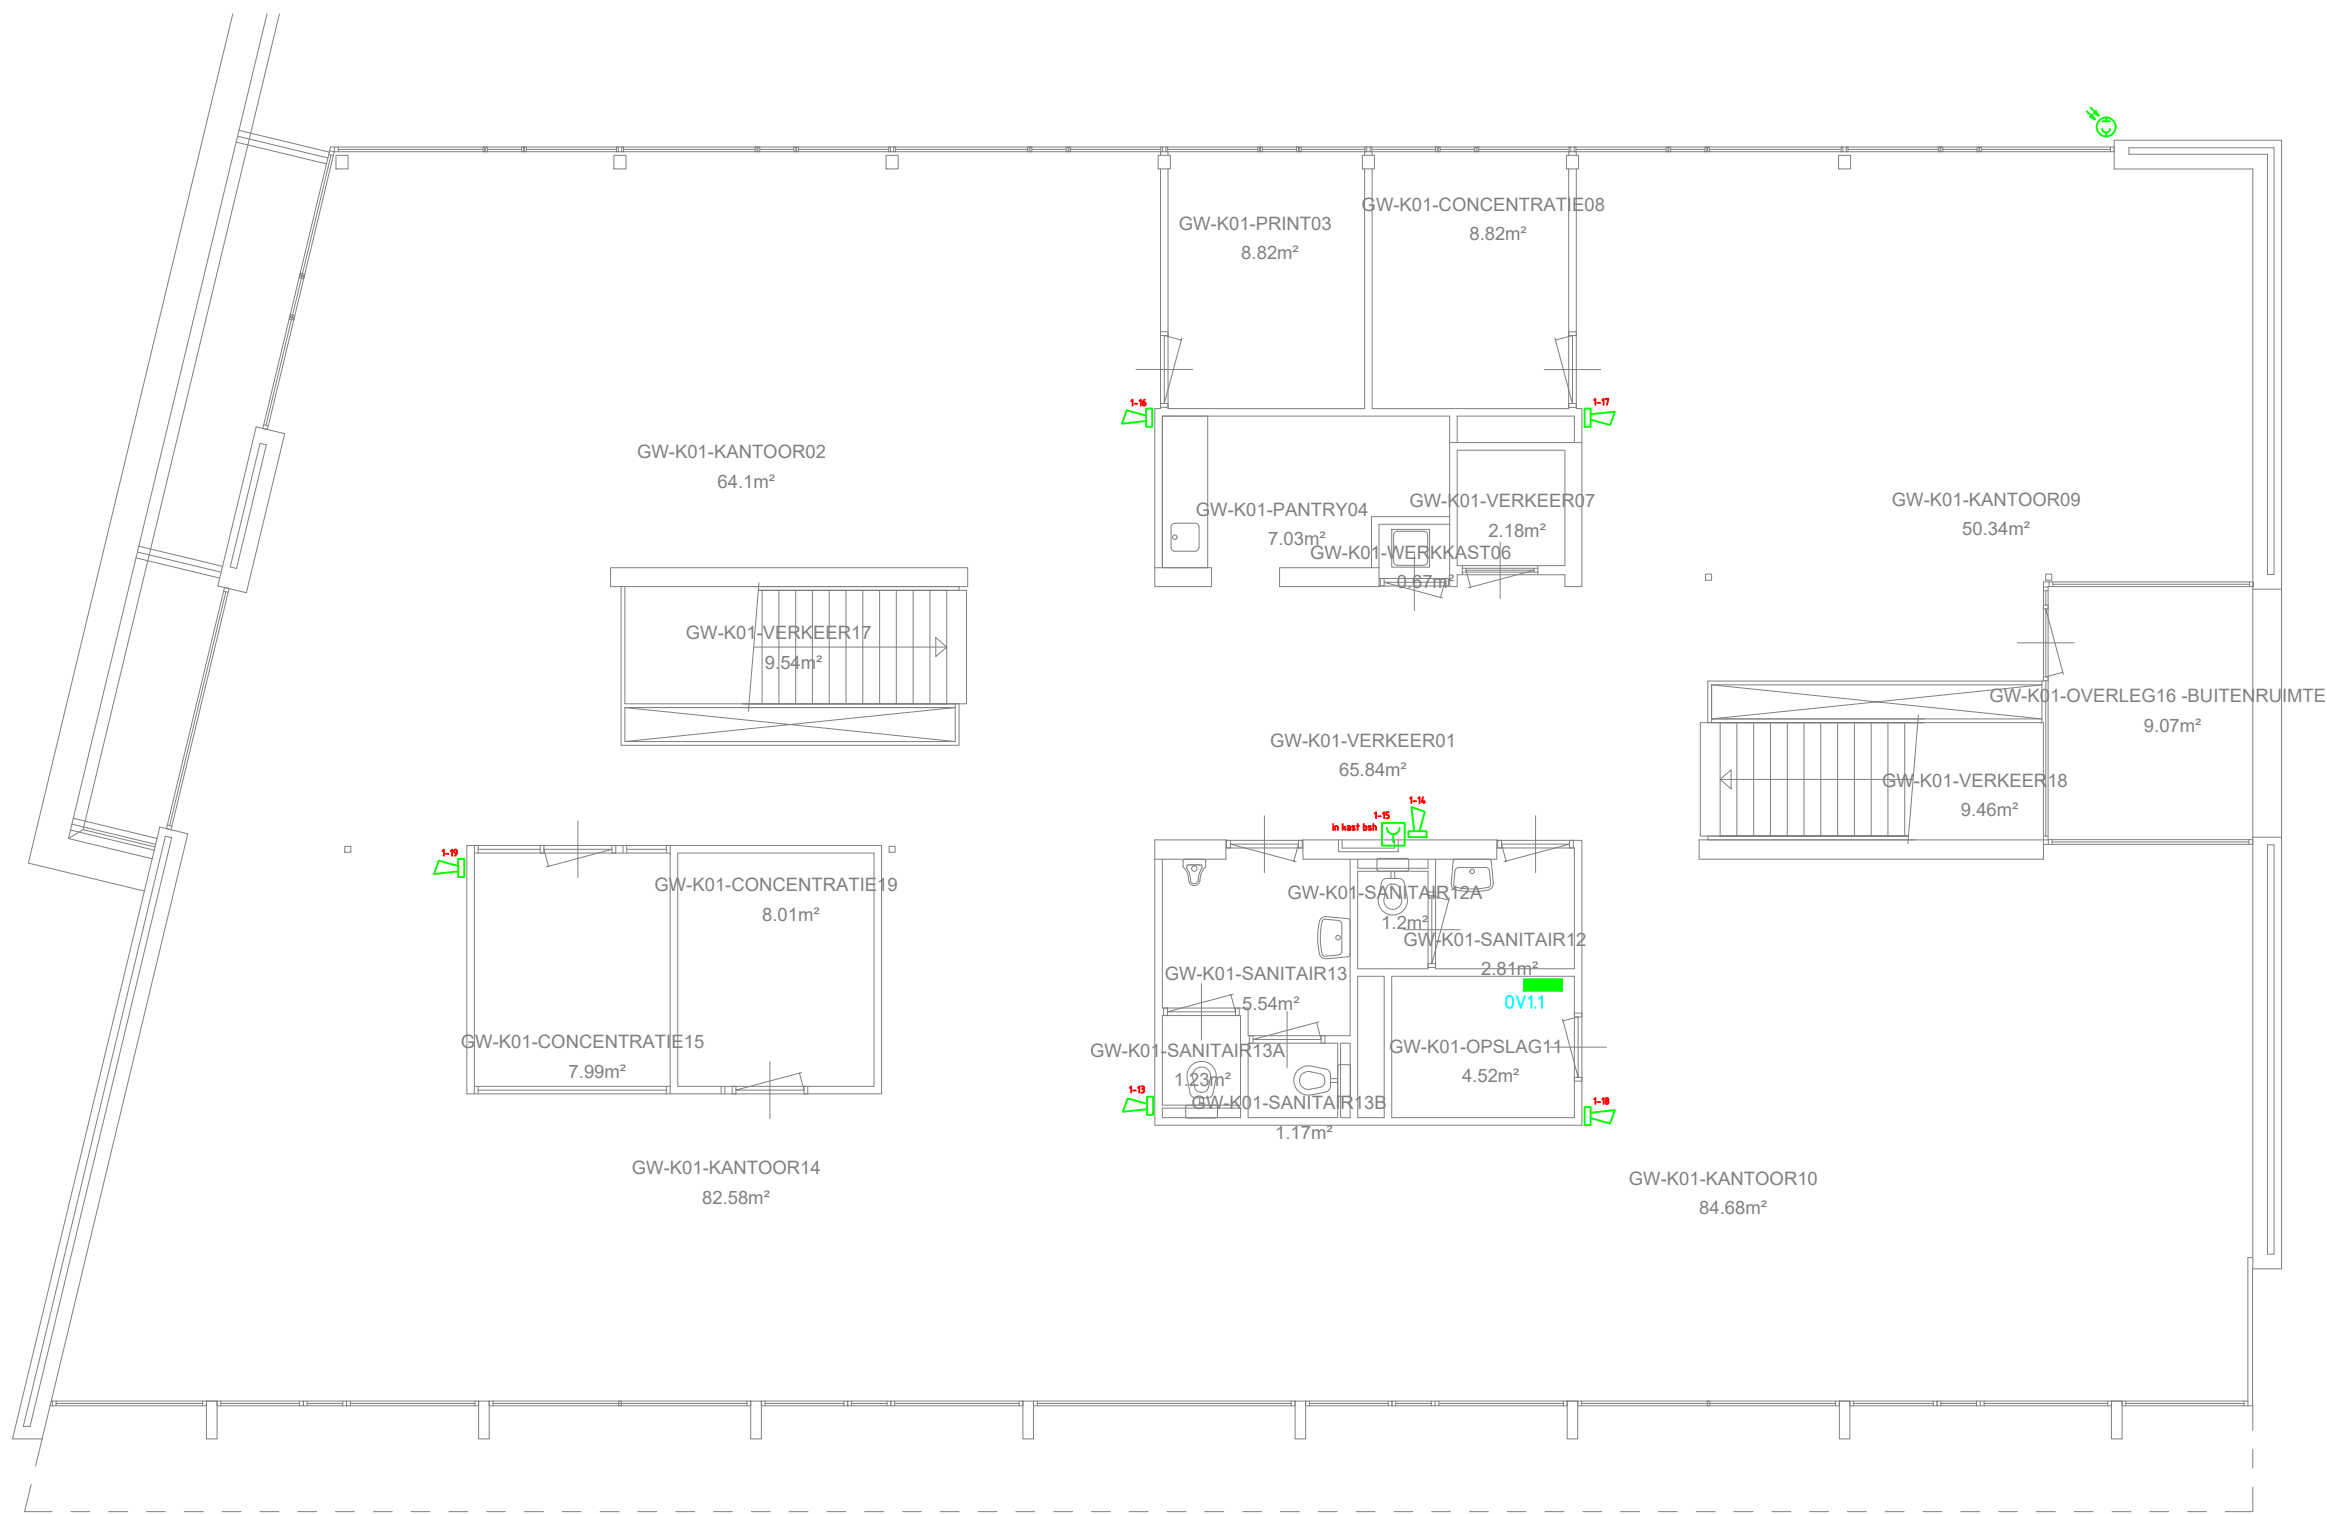

LEGENDA BRANDBEVEILIGINGSINSTALLATIE

BMC	Brandmeldcentrale
NP	Nevenpaneel met ontruiming
HM	Handmelder
R	Rookmelder optisch
MS	Rookmelder multicriteria
T	Rookmelder thermisch
R	Rookmelder Slow-Whoop
	Nevenindicator
SW	Signaalgever Slow-Whoop
	Flitslicht
	I/O Module 1-voudig
	I/O Module 4-voudig
	Koppeling
DM	Kleefmagneet Bestaand
DPE	Doormeldeenheden



Gemeente Ede
Afdeling H&S
Postbus 9022 - 6710 HK Ede

Getekend : SM - MVA
Datum : 26-09-2011
Schaal : 1:100
Formaat : A2
Kastcode :

Lokatie : Gemeentewerf - Bouwdeel K - Laag 01
Onderwerp : Elektrotechniek - Installatieplattegrond
Brandmeldinstallatie

Revisie : 000
RevDatum: 25-02-2021
Getekend : TO
Gecontr. :
Gezien :

Bestand : GW-K01.EBM.10