


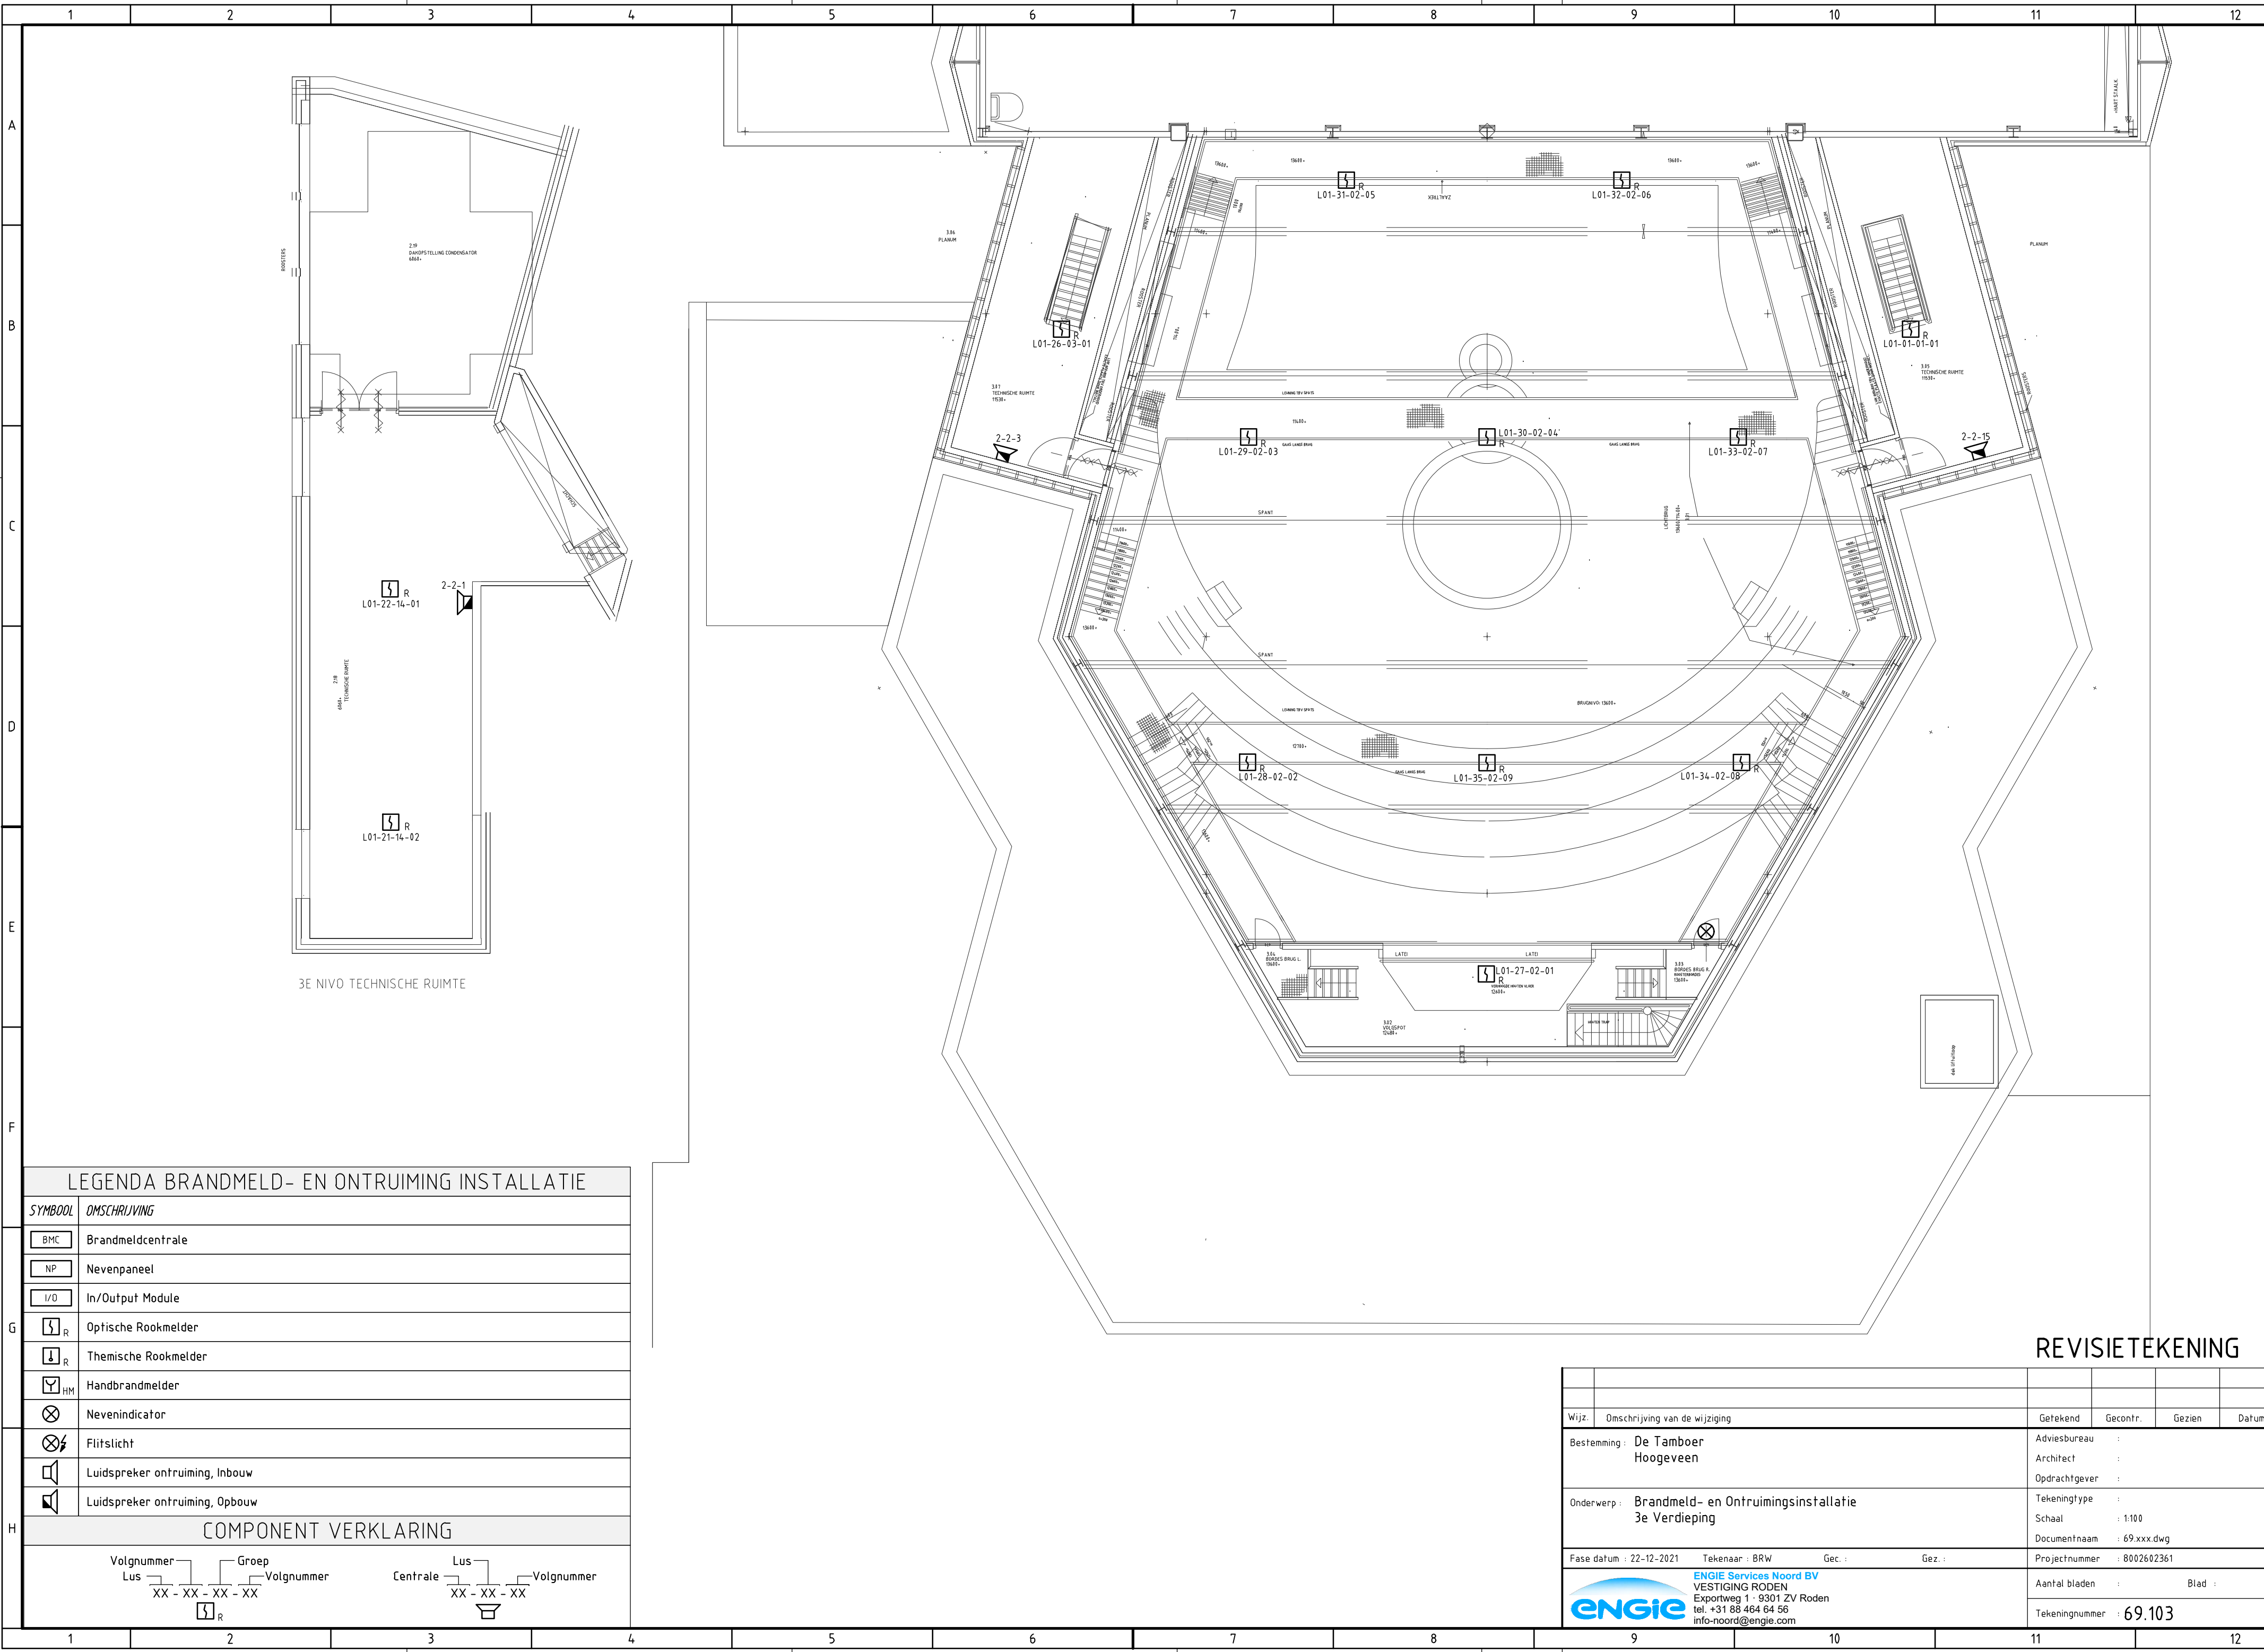

LEGENDA BRANDMELD- EN ONTRUIMING INSTALLATIE

SYMBOL	OMSCHRIJVING
	Brandmeldcentrale
	Nevenpaneel
	In/Output Module
	Optische Rookmelder
	Themische Rookmelder
	Handbrandmelder
	Nevenindicator
	Flitslicht
	Luidspreker ontruiming, Inbouw
	Luidspreker ontruiming, Opbouw

COMPONENT VERKLARING	
Volnummer Lus XX - XX - XX - XX	Groep Volnummer Lus XX - XX - XX
Centrale XX - XX - XX	Volnummer Lus XX - XX - XX

REVISIETEKENING

Wijz.	Omschrijving van de wijziging	Getekend	Gecontr.	Gezien	Datum
Bestemming :	De Tamboer Hoogeveen	Adviesbureau :	Architect :	Opdrachtgever :	
Onderwerp :	Brandmeld- en Ontruimingsinstallatie 3e Verdieping	Tekeningtype :	Schaal : 1:100	Documentnaam : 69.xxx.dwg	
Fase datum : 22-12-2021	Tekenaar : BRW	Gec. :	Gez. :	Projectnummer : 8002602361	
 ENGIE Services Noord BV VESTIGING RODEN Exportweg 1 · 9301 ZV Roden tel. +31 88 464 64 56 info-noord@engie.com		Aantal bladen :	Blad :	Tekeningnummer : 69.103	