
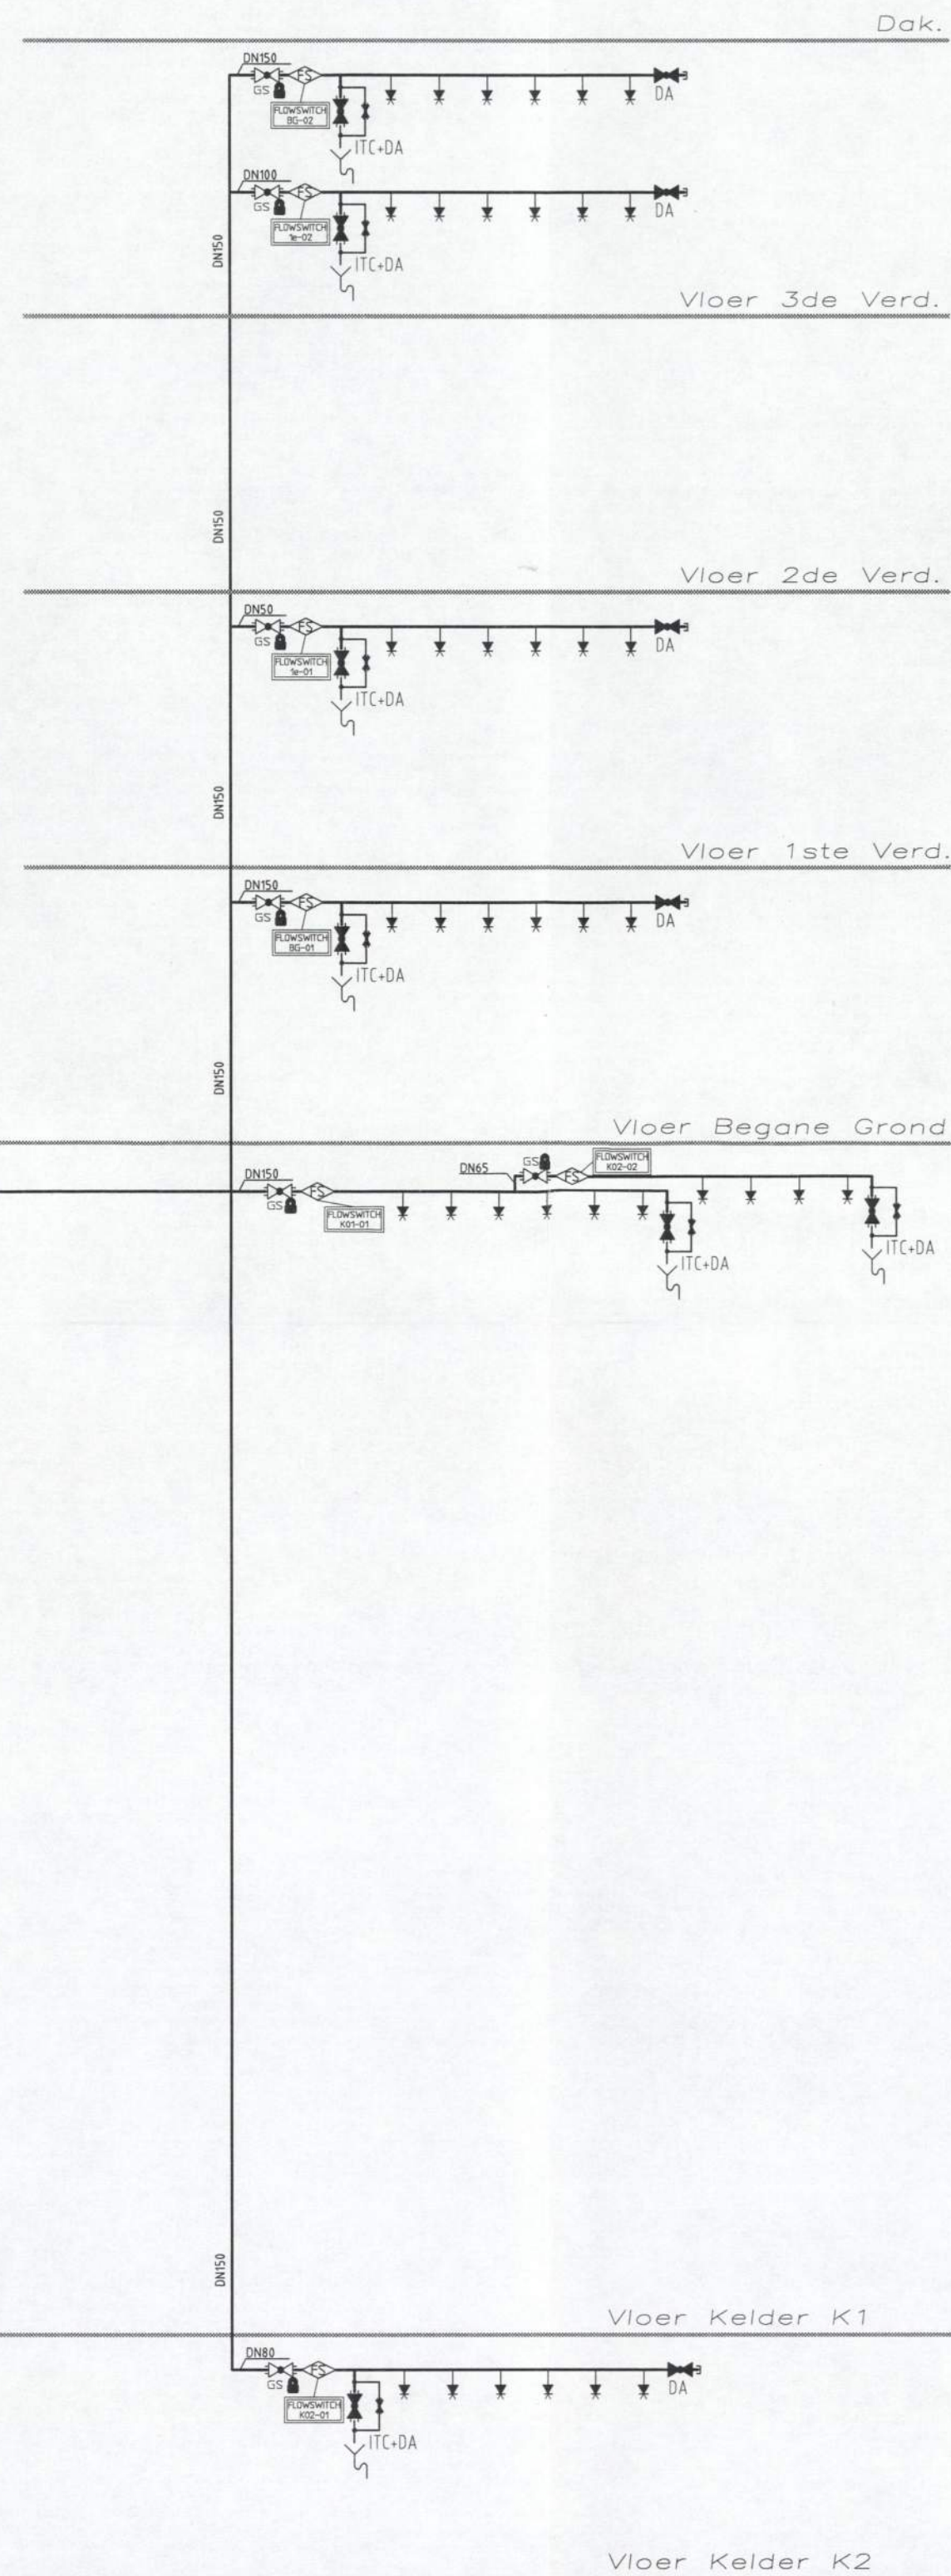


MAAIVELD

TERRAS BEGANE-GROND

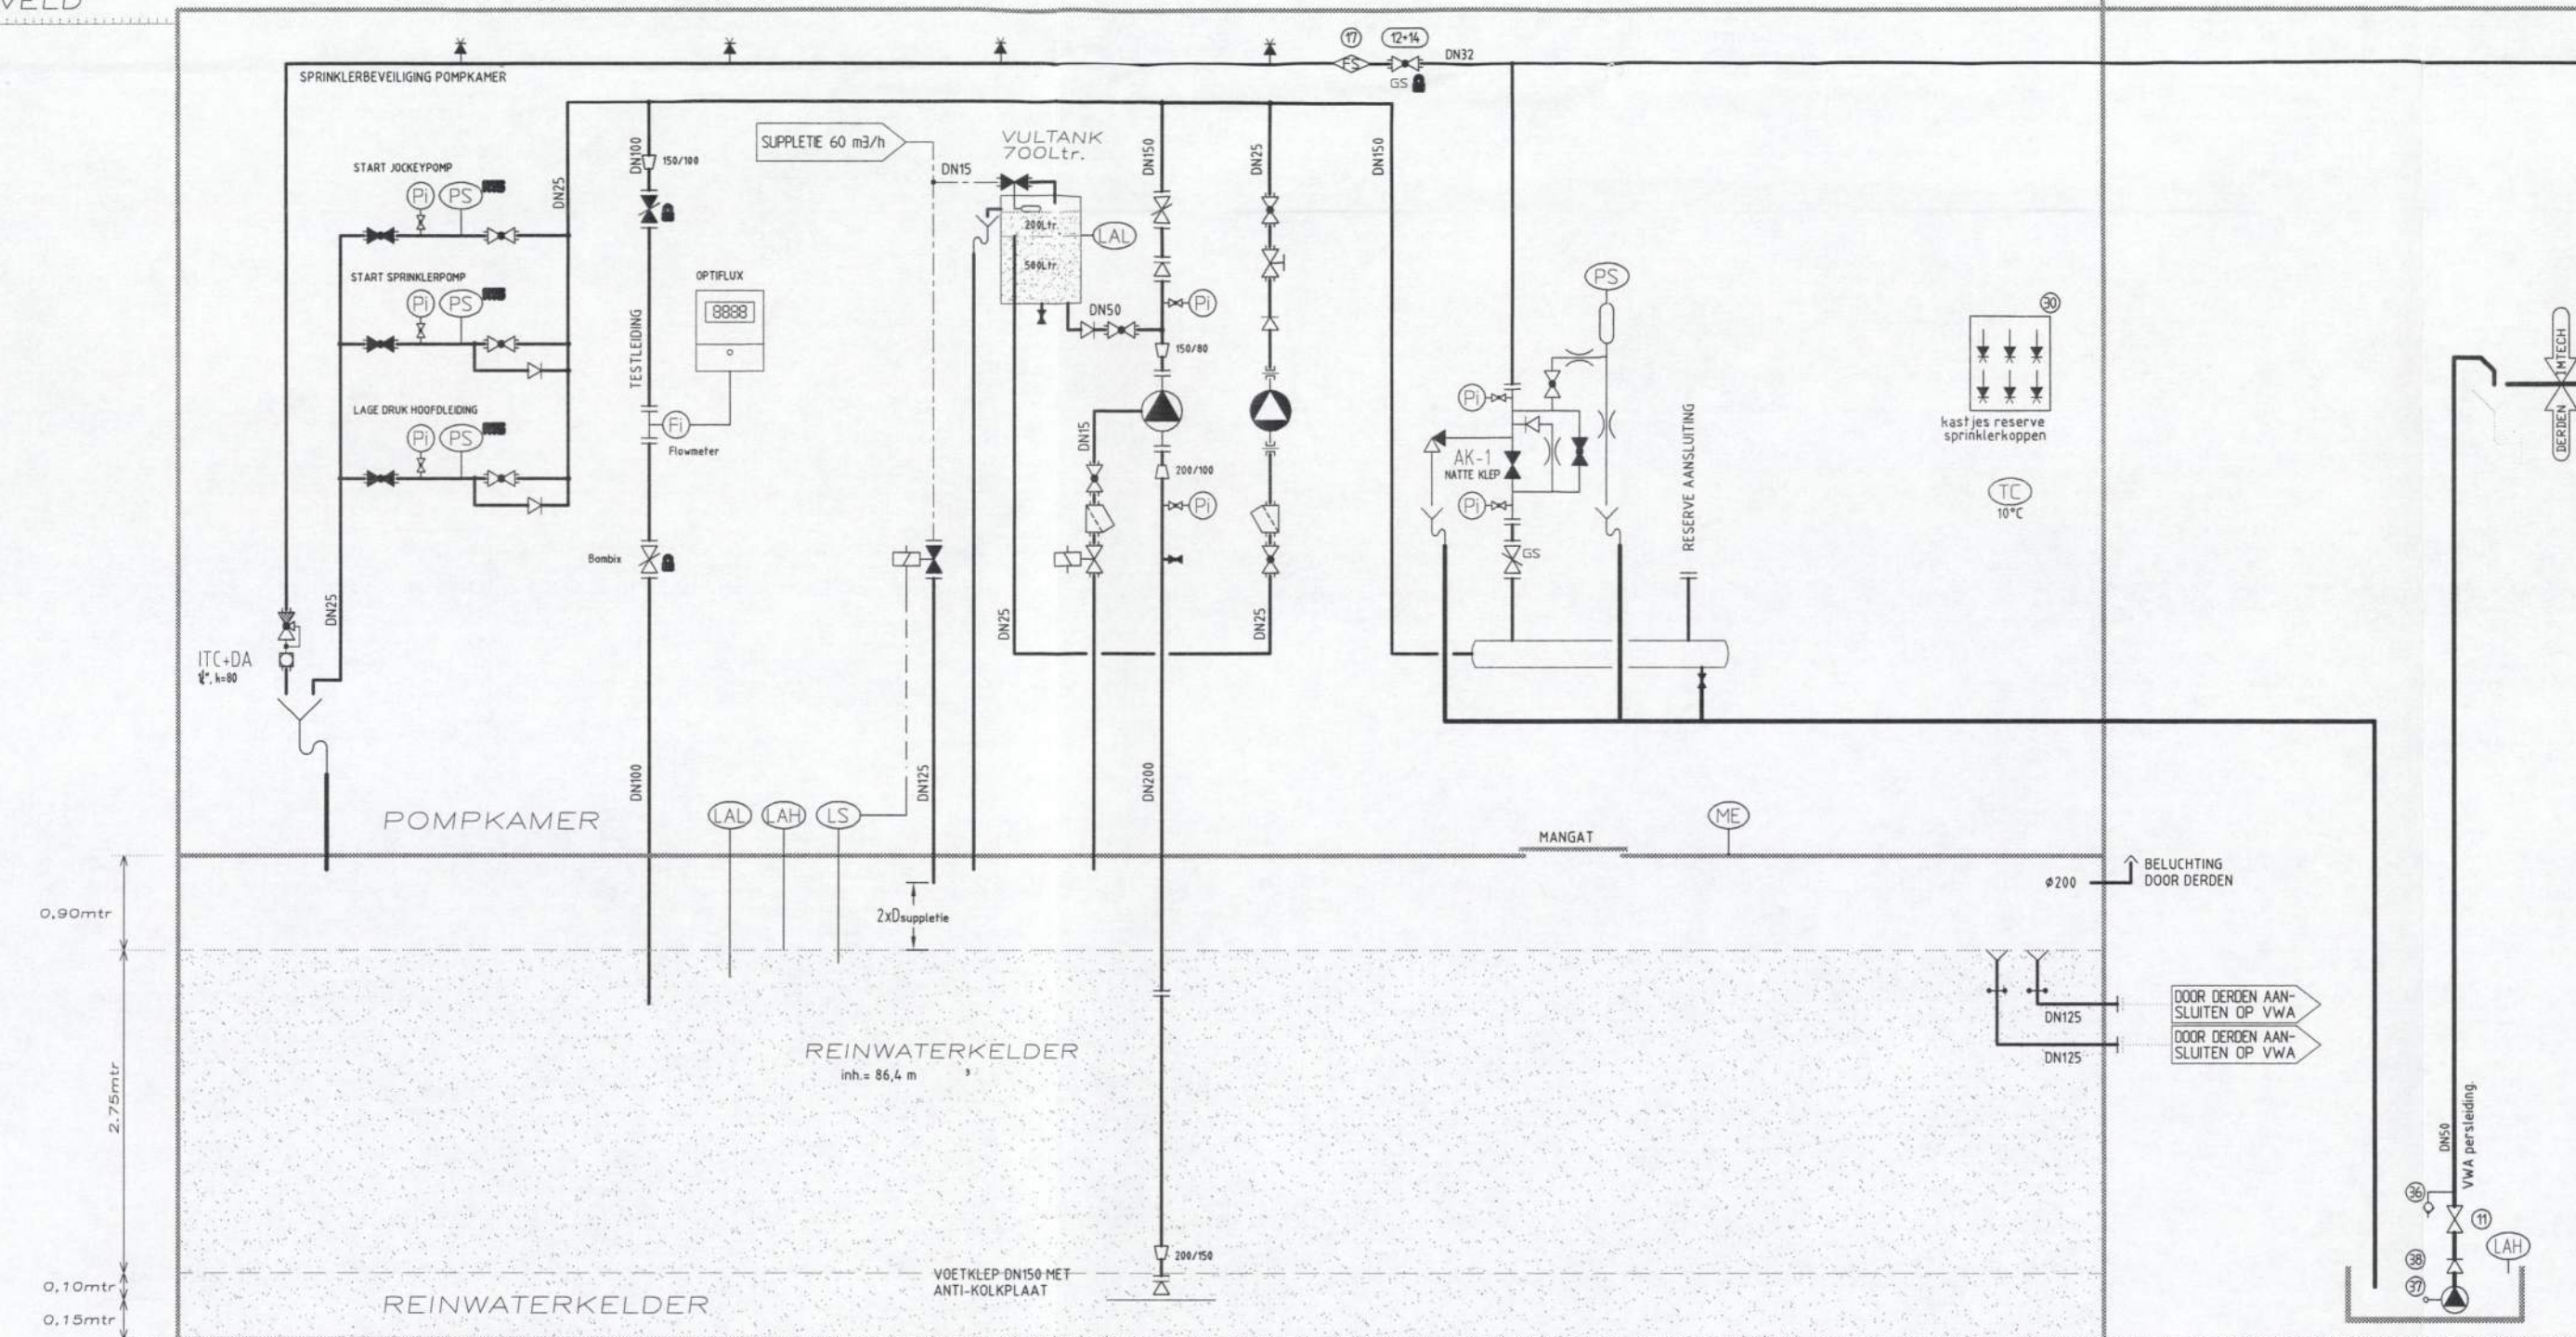


RENVOL:

B.d.B. NR.: NAGTGLAS VERSTEEG, 3084714 161, dd. 06-11-2008  
VOORSCHRIFT: VAS 1996

FM

FM

# VERKLARING GEBRUIKTE SYMBOLEN:

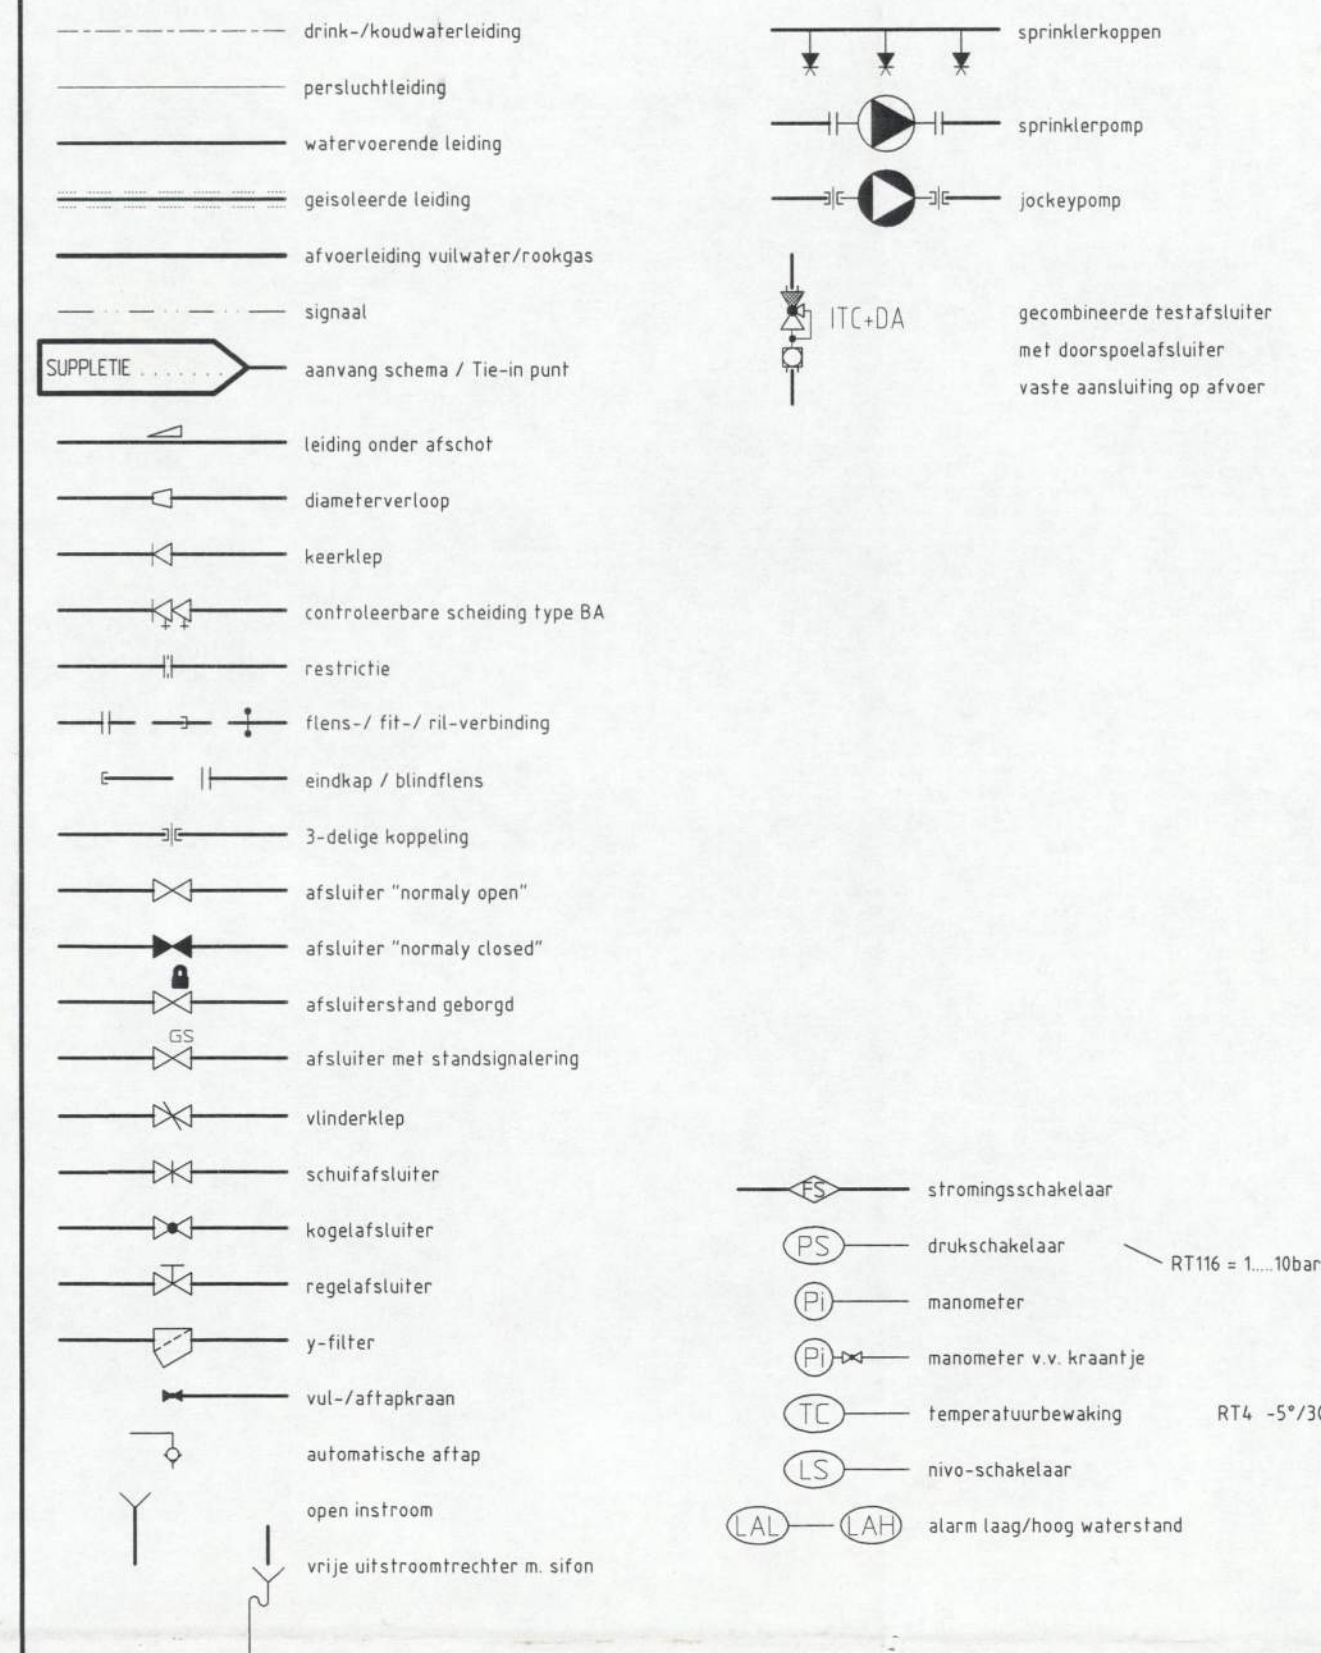


## OPMERKINGEN:

- MATEN IN WERK CONTROLLEREN
- ALLE MATEN IN mm TENZIJ ANDERS VERMELD
- DIAMETERS STALEN LEIDINGEN ZIJN INWENDIGE NOMINALE MATEN.
- DIAMETERS KUNSTSTOF LEIDINGEN ZIJN UITWENDIGE MATEN.
- ALLE TOEGEPASTE MATERIALEN DIENEN TE ZIJN VOORZIEN VAN EEN SPRINKLERKEURMERK.

## SITUATIE:

schaal 1:1000

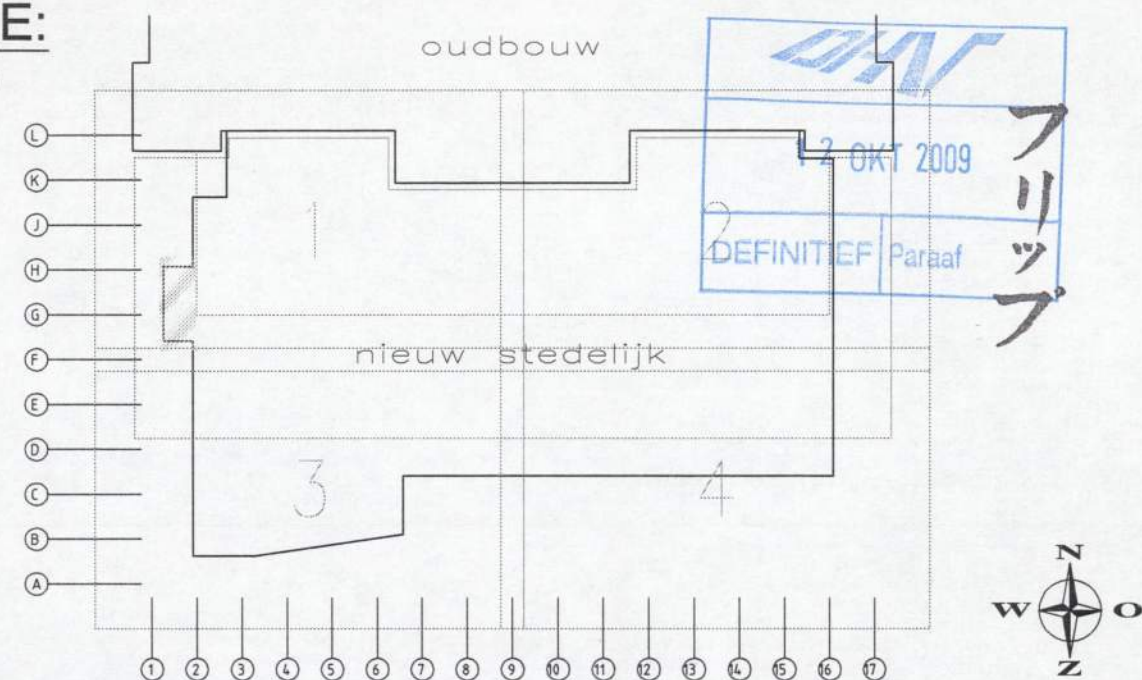

| BOUWKUNDIGE ONDERLEGGER: |   | PROJECT ADRES GEGEVENS: |  |
|--------------------------|---|-------------------------|--|
| firm:                    | - | Nieuw Stedelijk Museum  |  |
| omschrijving:            | - | Paulus Potterstraat 13  |  |
| tekening nummer:         | - | 1071 CX AMSTERDAM       |  |
| wijziging en status:     | - |                         |  |

|        |                          |           |            |         |
|--------|--------------------------|-----------|------------|---------|
| A      | Diverse dingen gewijzigd | BeMa      | 28-07-2009 | AlS     |
| Wijz.: | Omschrijving:            | Getekend: | Datum:     | Gezien: |

|                                                                             |  |                              |  |
|-----------------------------------------------------------------------------|--|------------------------------|--|
| Benaming: STEDELIJK MUSEUM te Amsterdam Sprinklerinstallatie Principeschema |  | Status: WERKTEKENING         |  |
| Gefabriceerd: 17-02-2009                                                    |  | Gefabriceerd: 17-02-2009     |  |
| Gefabriceerd: 17-02-2009                                                    |  | Gefabriceerd: 17-02-2009     |  |
| Formaat: A1                                                                 |  | Schaal: 1: n.v.t.            |  |
| Projectnummer Intech: 704780                                                |  | Projectnummer Intech: 704780 |  |
| Tekeningsnummer: P&ID                                                       |  | Tekeningsnummer: P&ID        |  |

Intech  
Intech Sprinkler Technology

Vestigingen in:  
KERKRADE  
Ridderkerk  
Schijndel