


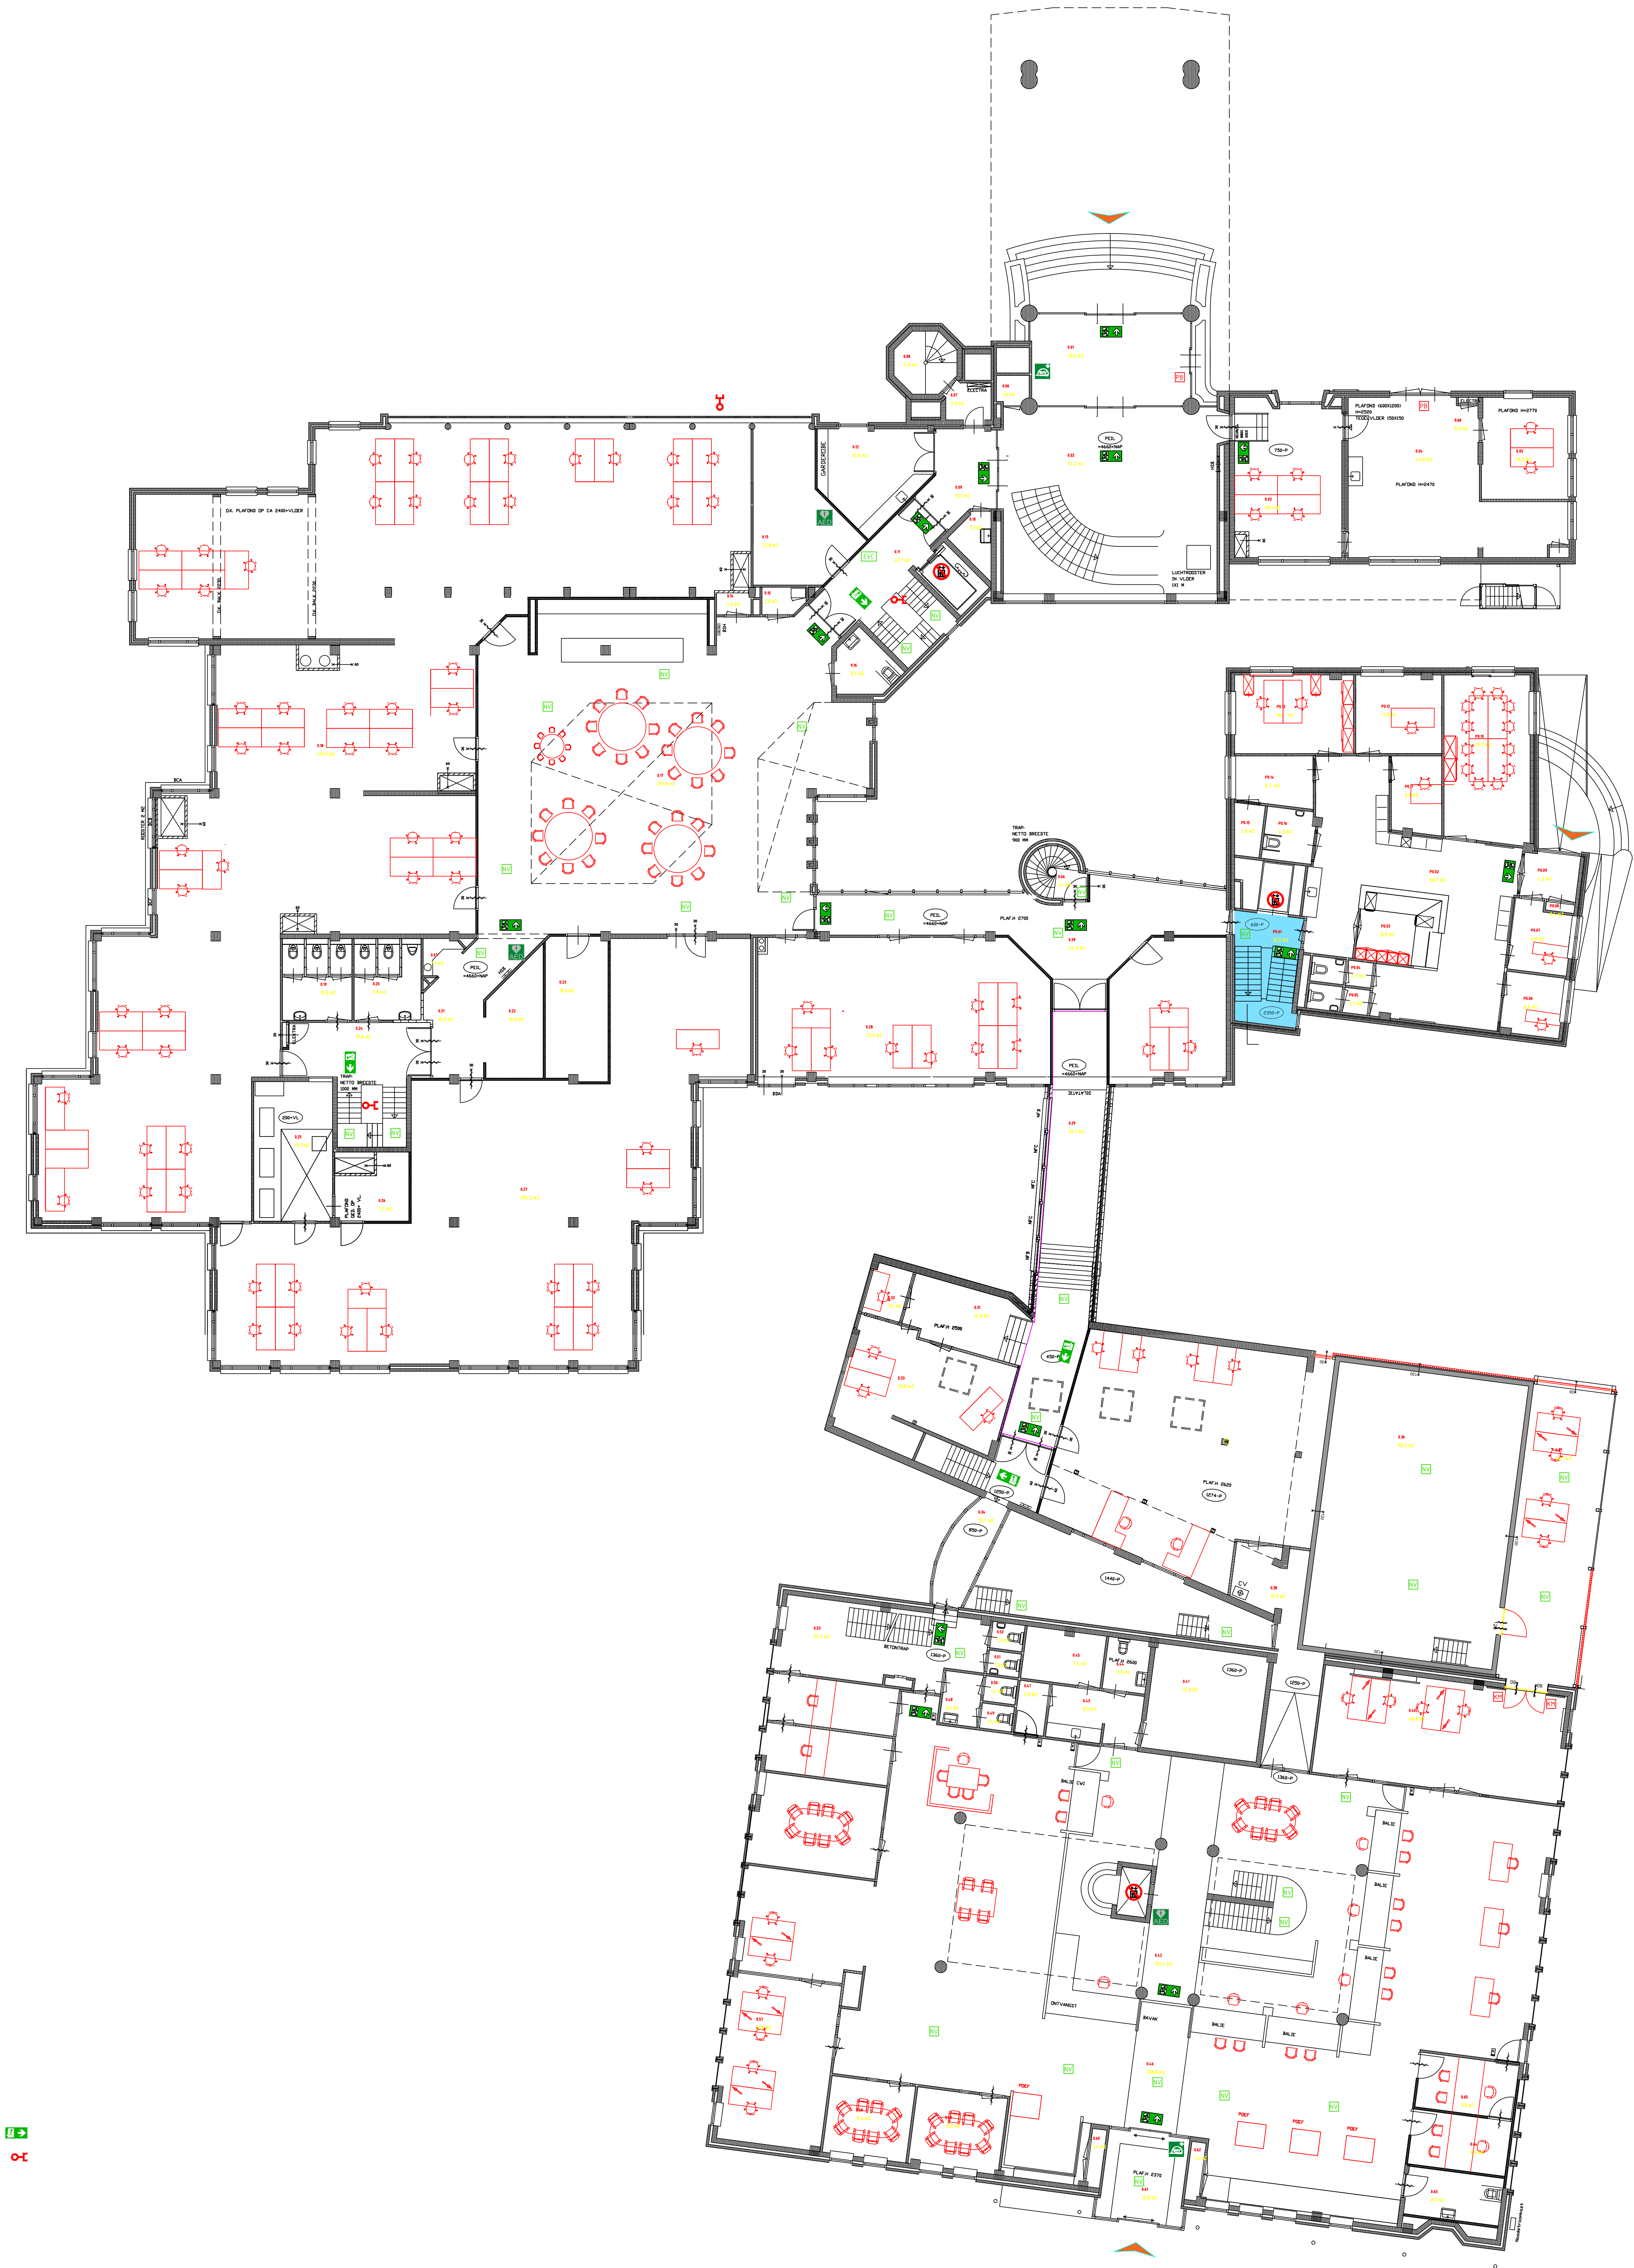

EV

EV

EV

EV

EV

VGarchitecten

architectuur

Coördinator: M. van der Grinten, Projectleider: M. van der Grinten, Tekenaar: M. van der Grinten

Project : Melding brandveiligheidsplan gemeente Oostburg
Adres : Nieuwstraat 22, 4501 BD, Oostburg
Opdrachtgever : Gemeente Sluis
Fase : Technisch Ontwerp
Betreft : Plattegrond kelder

Schaal : 1:100
Formaat : A0

Revisie	Datum	Getekend	Gezien
1	21-08-2021	TH	TH
2	07-01-2022	TH	TH
3	30-03-2022	TH	TH
4	04-02-2023	LAB	AK

Documentnummer : 2021 079A G01