


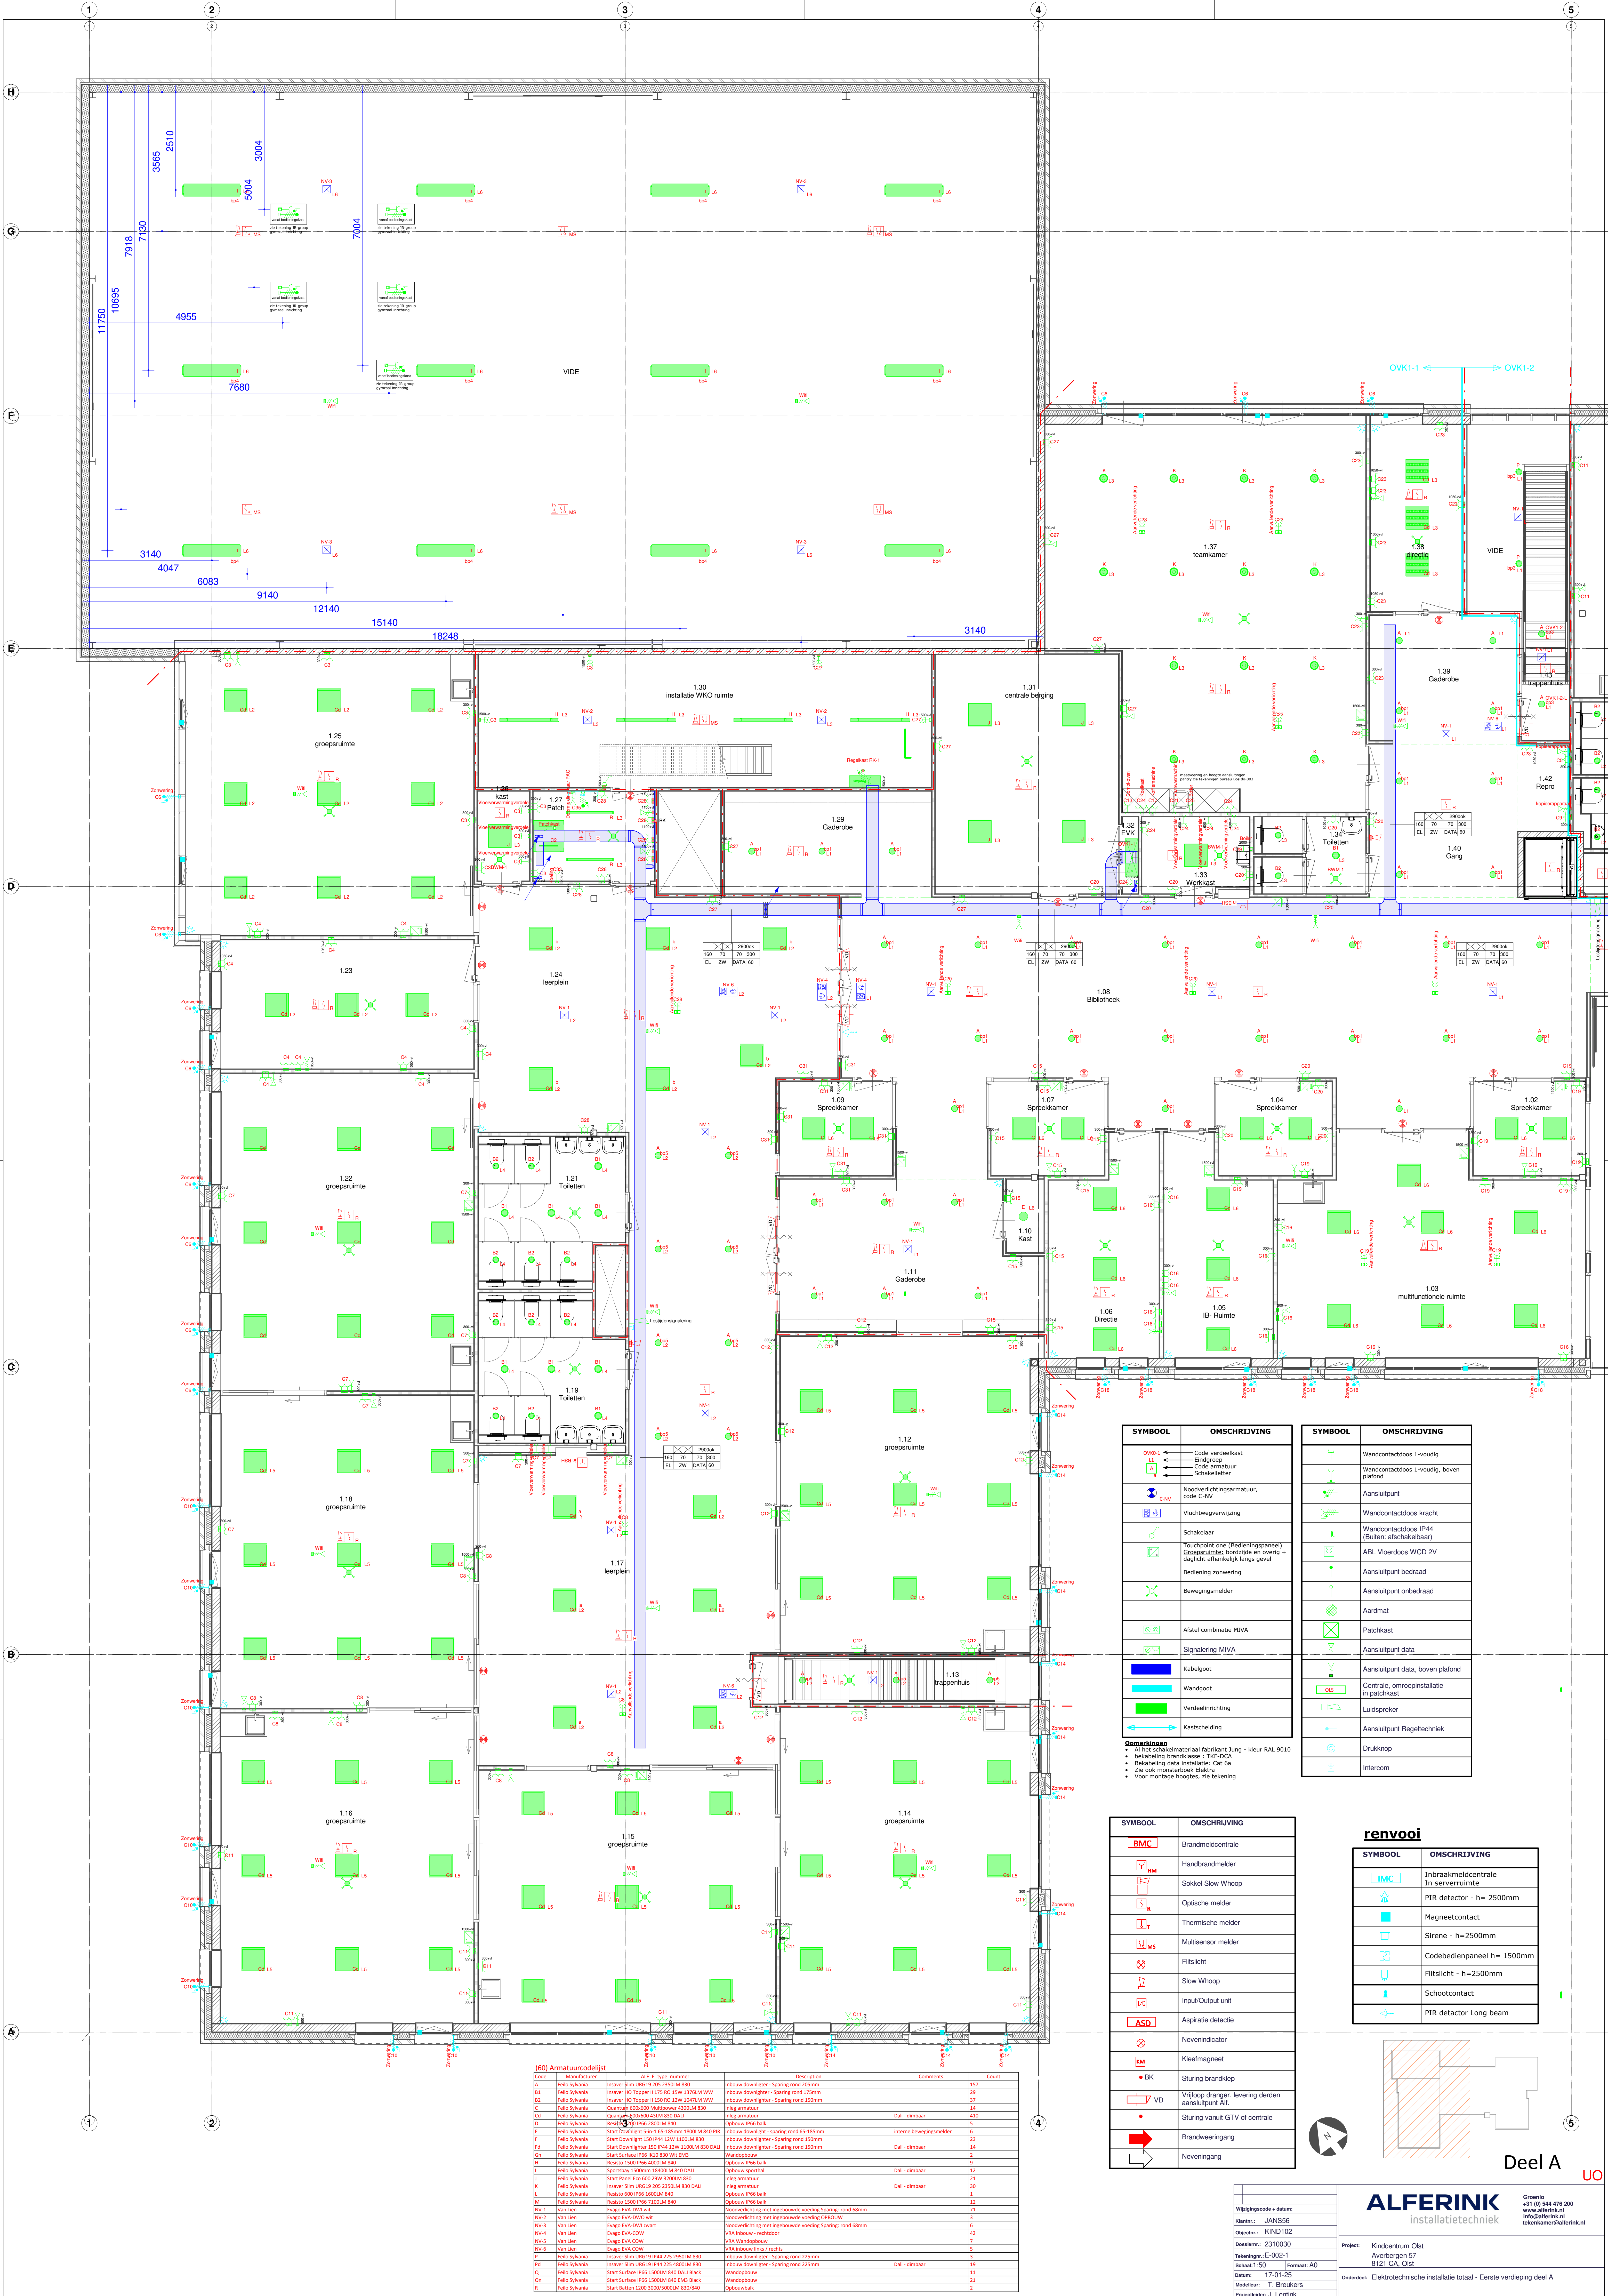

SYMBOL	OMSCHRIJVING
	Code verdeelkast
	Code eindgroep
	Code armatuur
	Code schakelaar
	Noodverlichtingsarmatuur, code C-WV
	Vluchtwegverwijzing
	Schakelaar
	Touchpoint one (Bedieningspaneel) Groepruimte, bordje en overig + daglicht afhankelijk langs gevel
	Bediening zuivering
	Bewegingsmelder
	Afstel combinatie MIVA
	Signalering MIVA
	Kabelgoot
	Wandgoot
	Verdelingsinrichting
	Kastscheiding

Opmerkingen

- Al het schakelmateriaal fabrikant Jung - kleur RAL 9010
- Belastingen brandklasse - TFC-DOA
- Belasting data installatie: Cat 6a
- Zie ook monsterboek Elektro
- Voor montage hoogtes, zie tekening

SYMBOL	OMSCHRIJVING
	Brandmeldcentrale
	Handbrandmelder
	Sokkel Slow Whoop
	Optische melder
	Thermische melder
	Multisensor melder
	Flitslicht
	Slow Whoop
	Input/Output unit
	Aspiratie detectie
	Nevenindicator
	Kleefmagneet
	Sturing brandklep
	Vrijloop dranger, levering derden aansluitpunt Afl.
	Sturing vanuit GTV of centrale
	Brandverrengang
	Neveningang

SYMBOL	OMSCHRIJVING
	Wandcontactdoos 1-voudig
	Wandcontactdoos 1-voudig, boven plafond
	Aansluitpunt
	Wandcontactdoos kracht
	Wandcontactdoos IP44 (Buiten: afschakelbaar)
	ABL Voerdoos WCD 2V
	Aansluitpunt bedraad
	Aansluitpunt onbedraad
	Aardmat
	Patchkast
	Aansluitpunt data
	Aansluitpunt data, boven plafond
	Centrale, omroepinstallatie in patchkast
	Luidspreker
	Aansluitpunt Regeltechniek
	Drukknop
	Intercom

renvooi

SYMBOL	OMSCHRIJVING
	Inbraakmeldcentrale in serverruimte
	PIR detector - h= 2500mm
	Magneetcontact
	Sirene - h=2500mm
	Codebedieningspaneel h= 1500mm
	Flitslicht - h=2500mm
	Schootcontact
	PIR detector Long beam

Code	Manufacturer	ALF_E_type-nummer	Description	Comments	Count
A	Felco Syntia	Insaver Slim UR19 205 2350LM B30	Inbouw downlighter - Sporing rond 205mm		157
B1	Felco Syntia	Insaver HD Topper II 175 RD 15W 1374LM WW	Inbouw downlighter - Sporing rond 175mm		29
B2	Felco Syntia	Insaver HD Topper II 150 RD 12W 1047LM WW	Inbouw downlighter - Sporing rond 150mm		37
C	Felco Syntia	Quattro 6000400 Multisensor 4800LM B30	Wing armatuur	dall - dimbaar	14
CD	Felco Syntia	Quattro 6000400 43LM B30 DALI	Wing armatuur	dall - dimbaar	410
D	Felco Syntia	Resisto 1500 IP66 4000LM B40	Opbouw IP66 balk		5
E	Felco Syntia	Start Downlighter Slim 145 150mm 1800LM B40 PH	Inbouw downlighter - Sporing rond 65-185mm		6
F	Felco Syntia	Start Downlighter 150 IP44 12W 1100LM B30	Inbouw downlighter - Sporing rond 150mm		23
G	Felco Syntia	Start Downlighter 150 IP44 12W 1100LM B30 DALI	Inbouw downlighter - Sporing rond 150mm		14
H	Felco Syntia	Resisto 1500 IP66 4000LM B40	Opbouw IP66 balk		2
I	Felco Syntia	Resisto 1500 IP66 4000LM B40 DALI	Opbouw IP66 balk		9
J	Felco Syntia	Sportlight 1500mm 1800LM B40 DALI	Opbouw sportlight		12
K	Felco Syntia	Start Power Eco 200 20W 1500LM B30	Wing armatuur	dall - dimbaar	25
L	Felco Syntia	Insaver Slim UR19 205 2350LM B30 DALI	Wing armatuur	dall - dimbaar	30
M	Felco Syntia	Resisto 1500 IP66 4000LM B40	Opbouw IP66 balk		1
N	Felco Syntia	Resisto 1500 IP66 4000LM B40	Opbouw IP66 balk		12
NV-1	Van Lien	Exapo EVA DWD wit	Wandverlichting met ingebouwde voeding Sporing: rond 68mm		73
NV-2	Van Lien	Exapo EVA DWD wit	Wandverlichting met ingebouwde voeding OPDOUW		3
NV-3	Van Lien	Exapo EVA DWD zwart	Wandverlichting met ingebouwde voeding Sporing: rond 68mm		6
NV-4	Van Lien	Exapo EVA DWD	VVA inbouw - rechthoek		42
NV-5	Van Lien	Exapo EVA DWD	VVA wandverlichting		7
NV-6	Van Lien	Exapo EVA DWD	VVA inbouw links / rechts		5
P	Felco Syntia	Insaver Slim UR19 IP44 225 2950LM B30	Inbouw downlighter - Sporing rond 225mm		19
PD	Felco Syntia	Insaver Slim UR19 IP44 225 2950LM B30	Inbouw downlighter - Sporing rond 225mm		19
Q	Felco Syntia	Start Surface IP66 1500LM B40 DALI Black	Wandbalk		11
Qb	Felco Syntia	Start Surface IP66 1500LM B40 DALI Black	Wandbalk		21
R	Felco Syntia	Start Batterij 1200 3000/5000LM B30/840	Opbouw balk		2

Wijzigingscode + datum:
Klant: JANSSE
Object: KIND102
Dossier: 2310030
Tekenings: E-002-1
Schaal: 1:50
Datum: 17-01-25
Modell: T. Breukers
Project: Kindercampus
Averbergen 57
8121 CA, Oist
Onderdeel: Elektrotechnische installatie totaal - Eerste verdieping deel A

ALFERINK
installatietechniek

Groot
+31 (0) 84 476 200
www.alferink.nl
info@alferink.nl
tekenkamer@alferink.nl

Deel A