



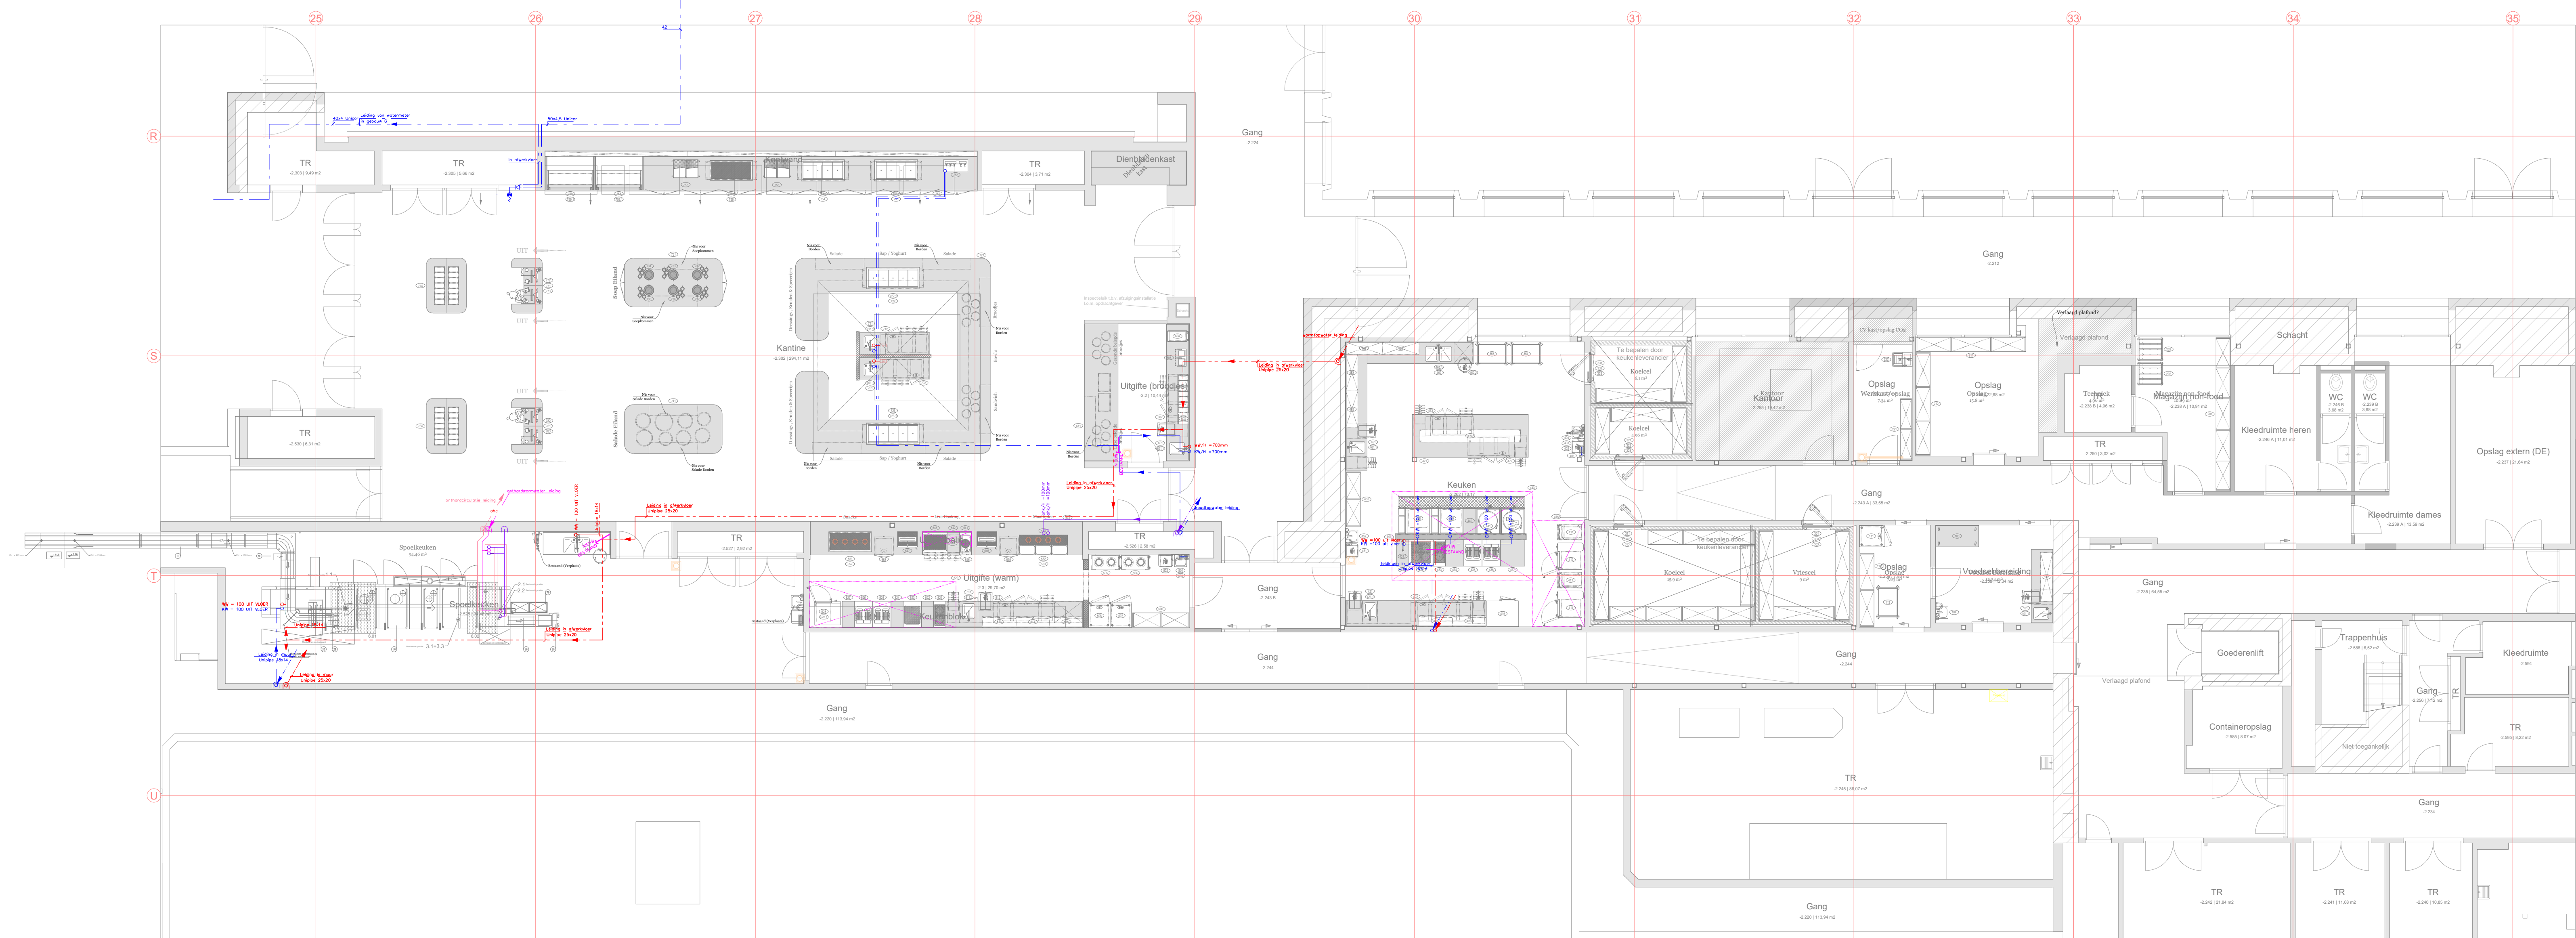

Installaties in de vloer

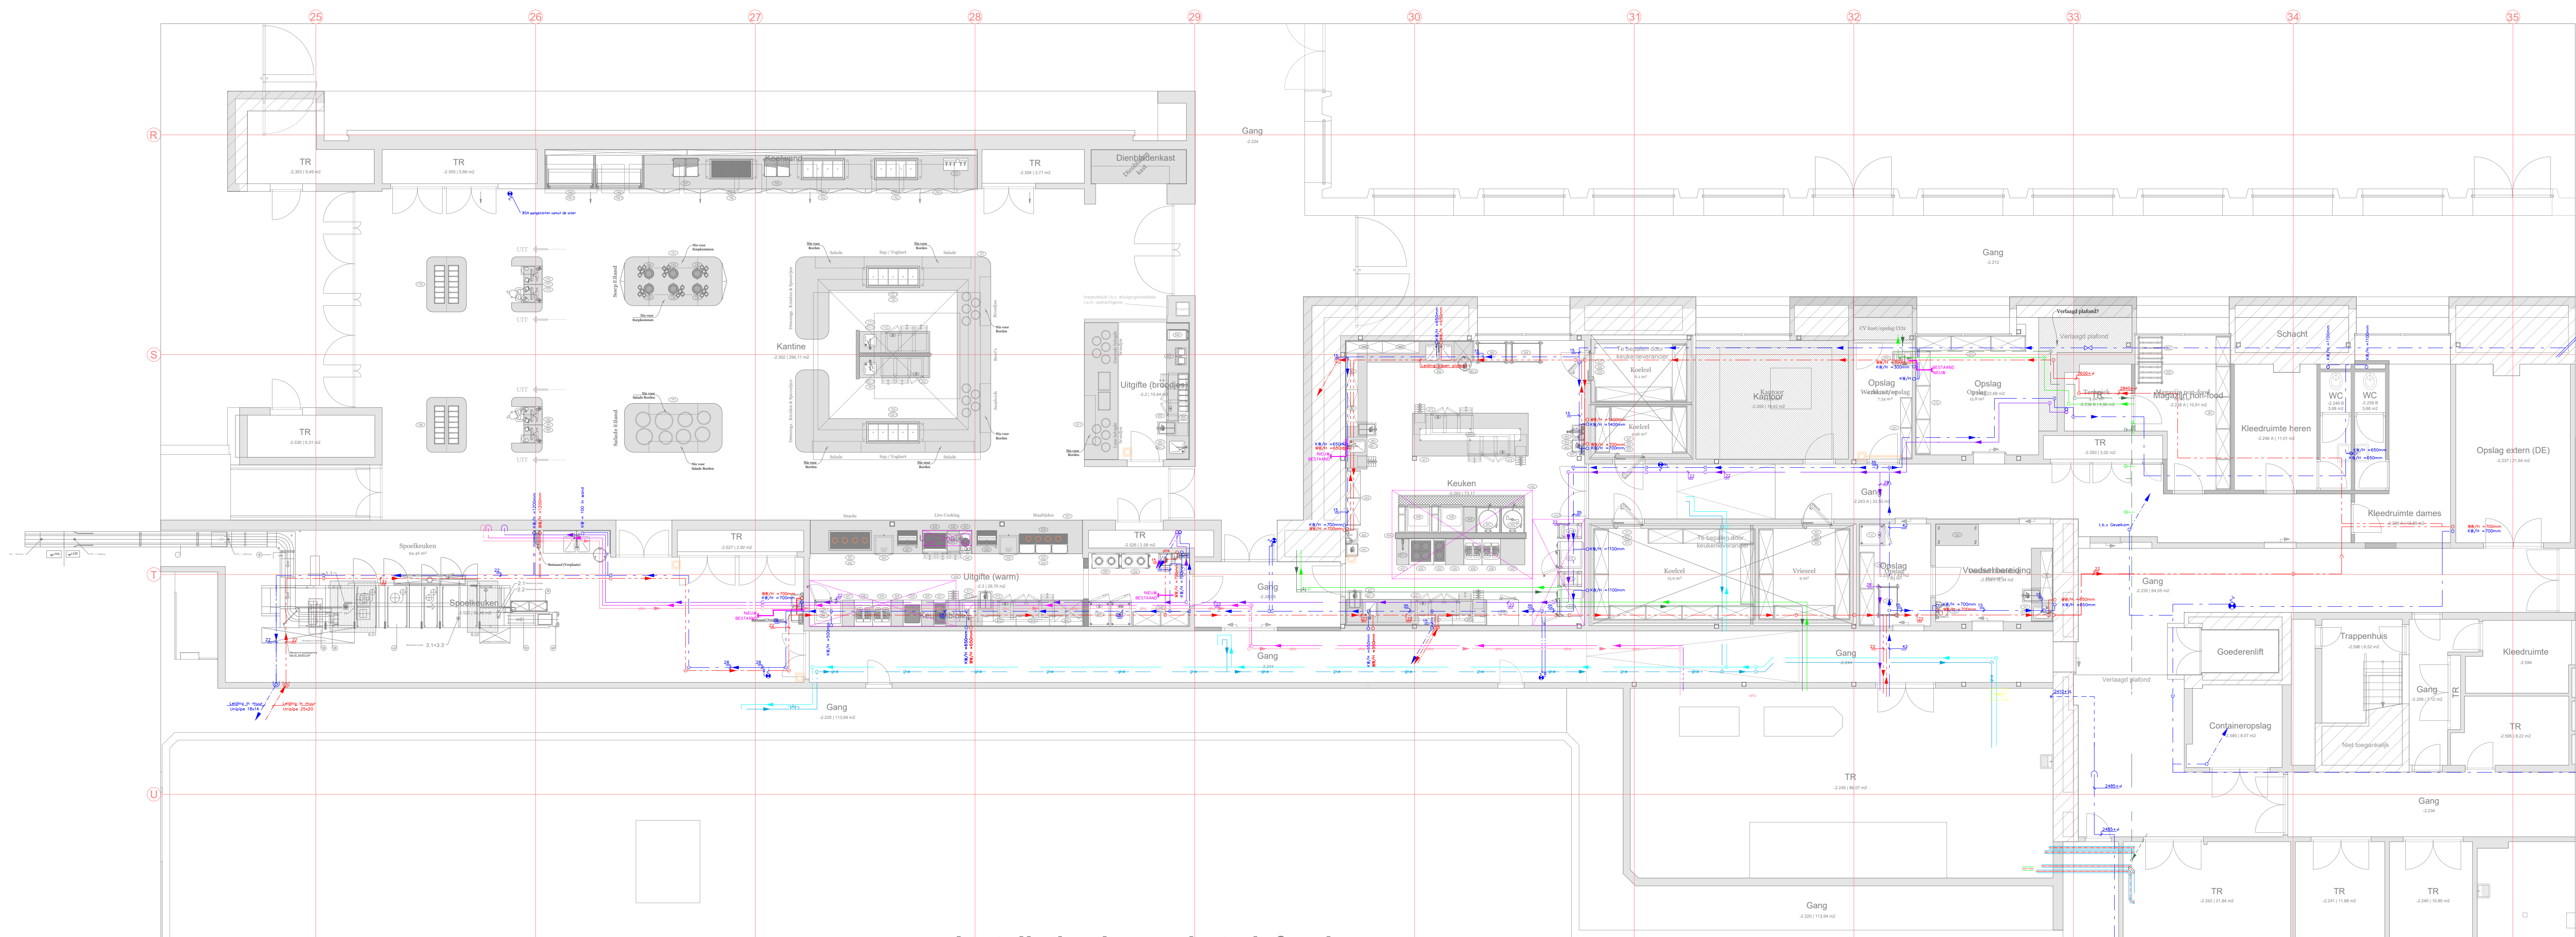

Installaties boven het plafond

RENNOOI	
	Koud tapwater - Hand
	Warm tapwater - Hand
	Koud tapwater - Onthard
	Warm tapwater - Onthard
	Circulatie tapwater - Onthard
	Centrale Verwarming - Afvoer
	Centrale Verwarming - Retour
	Gekoeld Water - Afvoer
	Gekoeld Water - Retour

Renovatie grootkeuken Walterboscomplex Apeldoorn	
Specificatie Werktuigbouwkunde Tapwaterinstallatie	
Plattegrond Kelder -1	
Datum onderlegger:	
Objectnummer: 1314_K8	Tekenaar: R. Ammerlaan
Gebruiknummer: 06	Controle: E. Heij
Projectnummer: 150 06489 00 0300	Datum: 22/10/2024
Fase: Definitief ontwerp	Schaal: 1:100
Versie:	Formaat: A0
Documentcode: 53 10-PG-K1	
Blad W02 van 4	
Druknaam: Vastleggedetail	
100 115 60 60	
www.vrijstaandbouw.nl	