


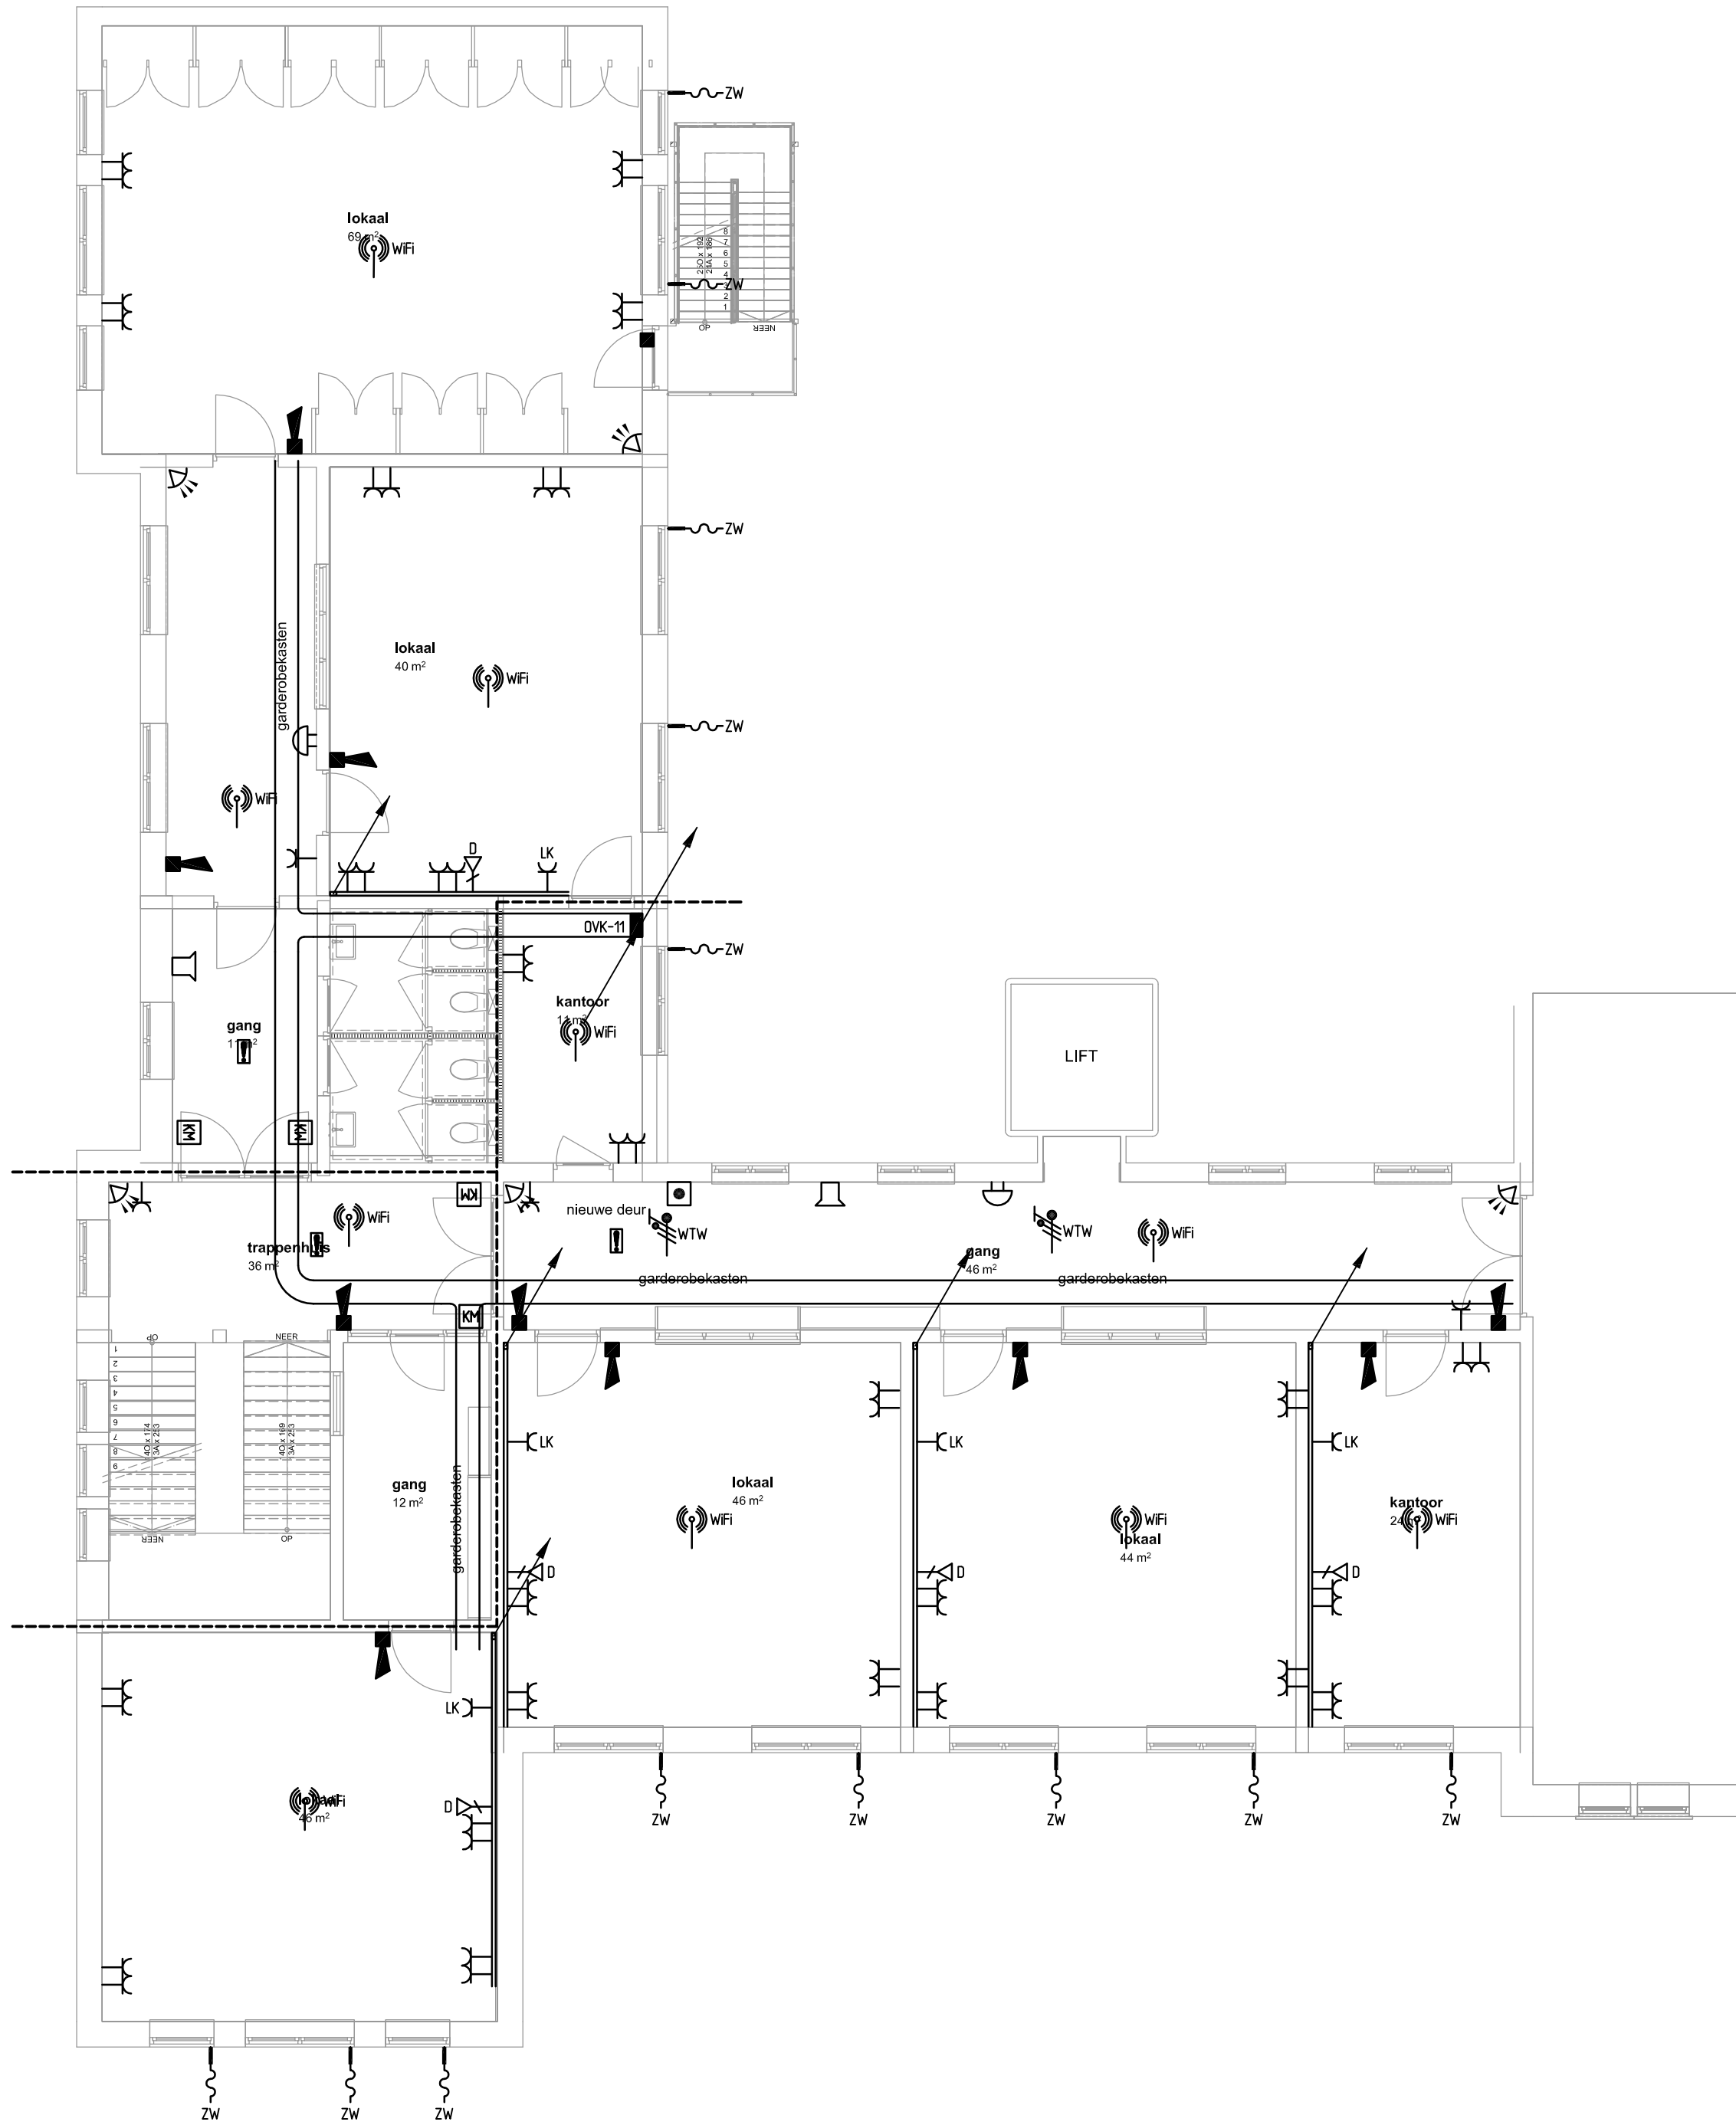

RENVOOI

- HVI HOOFDVERDEELRICHTING
- WANDGOOT
- KABELGOOT
- KLOWATUURMETER
- OMVORMER PV-INSTALLATIE (HOOG OP WAND)
- PATCHKAST
- VOEDING 230V
- VOEDING 400V
- WANDCONTACTDOOS ENKELVOLDIG 300-VL
- ENKELVOLDIGE NETWERKAANSLUITING T.B.V. WIFI
- INTERCOMPOST (GEVEL: 1500+MAANVELD)
- BEL
- BRANDMELDCENTRALE
- AUTOMATISCHE ROKMELDER
- HANDBRANDMELDER
- SLOWWHDOOP
- KLEEFMAGNEET
- PASSEF INFRAROOD DETECTOR (PIR)
- MAGNEETCONTACT
- LUIDALARMGEVER INBRAAK

OPMERKINGEN

AFKORTINGEN

- AK AFZUIGKAP
- VW VAATWASSER
- DR WARDROGER
- EK ELEKTRISCH KOOKPLAAT
- KK KOELKAST
- OV OVEN
- VK VRIESKAST
- VW VAATWASSER
- WM WASMACHINE
- KA KOFFIEZETAPPARAAT

DEFINITIEF ONTWERP AANBESTEDING

De Blaay – Van den Bogaard Raadgevende Ingenieurs B.V.

's-Gravenweg 17 2901 LA Capelle a/d IJssel Tel: 010-2757171

www.blaay.nl blaayn@blaay.nl



Schaal: 1:100	Datum: 31-10-2023	Opdrachtgever: GEMEENTE GOUDA
Geleekend: O.V.	Gecontroleerd: A.H.	Architect: ARCHITECTENBUREAU NO LABEL

Project: ISK GOUDA Formaat: Projectnr.: 3043

Omschrijving: ELEKTROTECHNISCHE INSTALLATIE KRACHT- EN ZWAKSTROOMINSTALLATIE EERSTE VERDIEPING A1 Tekening nr.: E01

Rev. Datum: dd. 20-12-2023 Copyright reserved

Bouwkundige onderlegger: E3043VER1.E01dwg

