


Detectiezone 05 Detectiezone 06 Detectiezone 07

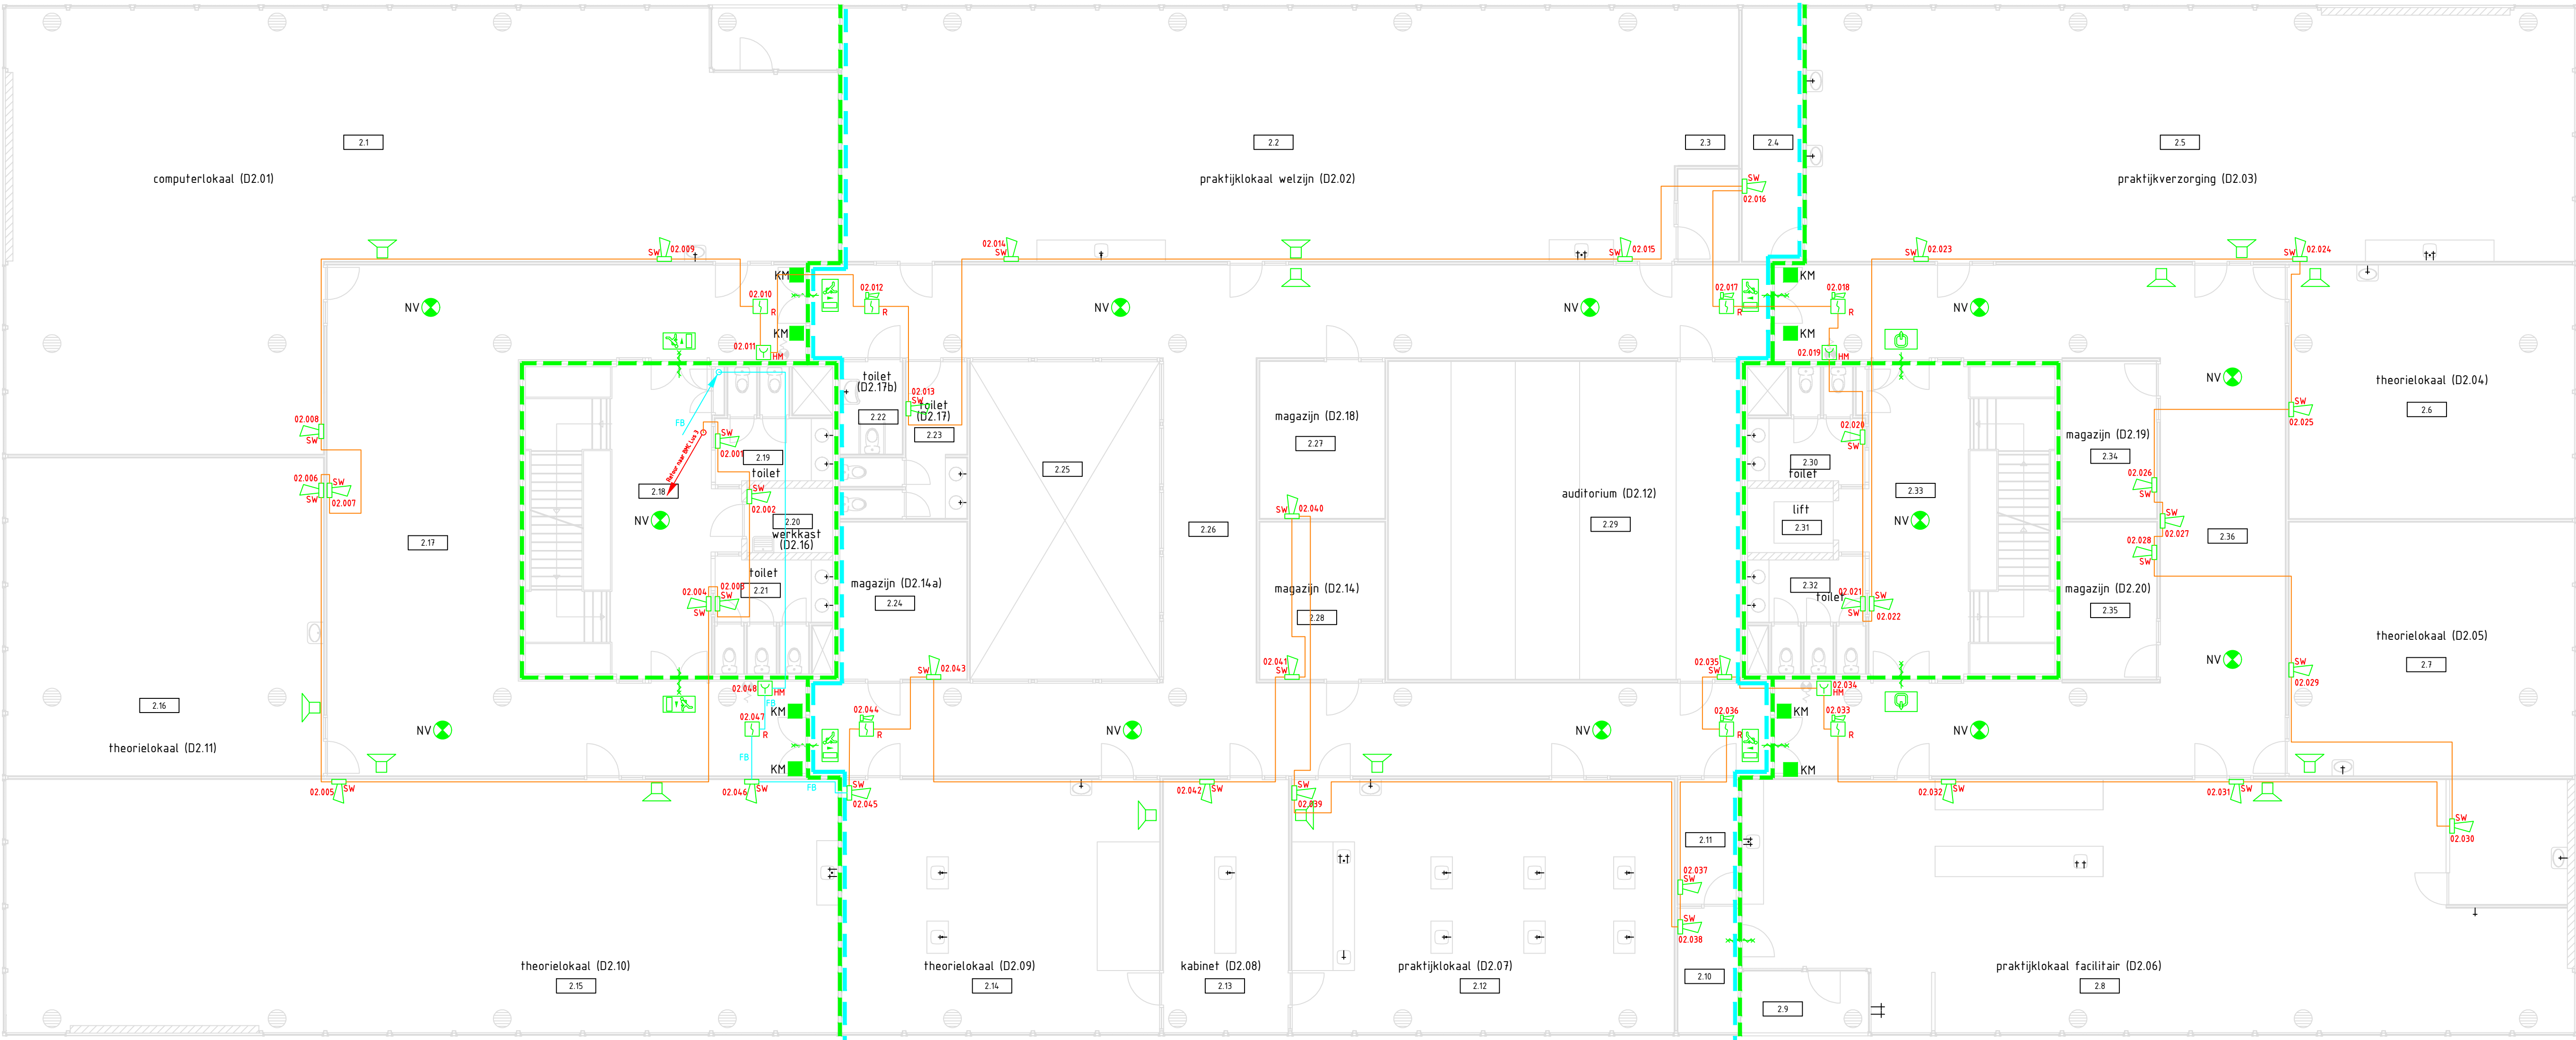

Detectiezone 05 Detectiezone 06 Detectiezone 07

Symbolenlijst		
Aantal	Symbool	Omschrijving
4		Handbrandmelder
2		Melder, rook, optisch
6		Melder, rook, optisch, ingebouwde akoestische signaalgever 2
36		Signaalgever akoestisch slow whoop

- Brandscheiding 30min. WDBO
- Brandscheiding 60min. WDBO
- ONTC
- NV
- Noodverlichtingskast
- Noodverlichtingsarmatuur Uitgang
- Noodverlichtingsarmatuur Nooduitgang
- KM
- NV
- DO
- OM
- Handbrandblusser (C02 5kg)
- Handbrandblusser (schuim 6kg)
- Lift
- Alarmgever (speaker)
- Sticker
- Op liftinstallatie



Elektravon
ELEKTROTECHNIEK

STATUS: AS BUILT
DATUM: 11-7-2022
NAAM: J.M. Zuideren P.E.

HANDTEKENING:

Project:	Offerte-nr.: P22S0131		
Johan de Witt; Helena v. Doeverenplantsoen	Status:	As built	
Omschrijving:	Ontwerp:	NEN2535:2017+NEN2575:2012	
Brandmeld/ontruimingsalarm installatie	Datum gef.:	11-7-22	
2e Verdieping	Get.	Gez.	
Tekenaar: DB	Formaat: A1	Schaal: 1:100	Get. Gez.
Tekeningsnummer:			BM102