


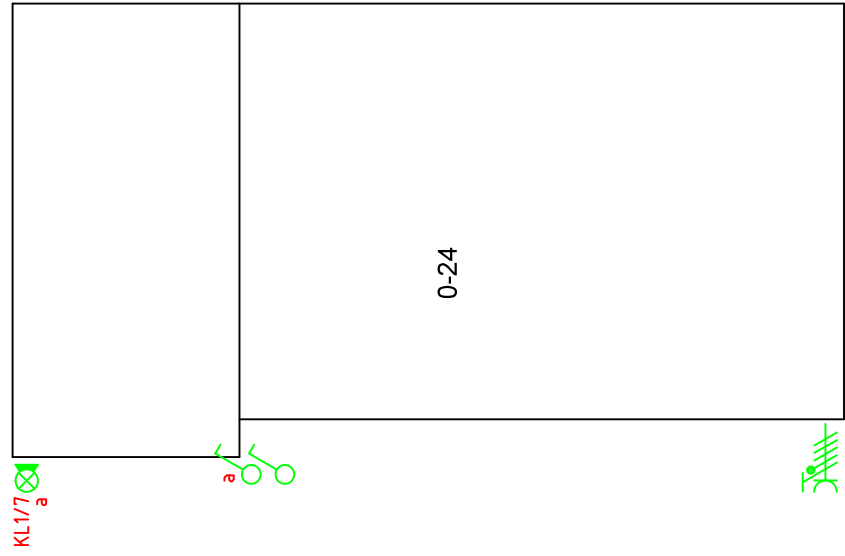

Legenda

	Armatuur
	Armatuur wandmontage
	Armatuur wandmontage waterdicht
	TL armatuur 2x36watt
	TL armatuur 2x58watt
	Enkelvoudig wandcontactdoos
	Tweevoudige wandcontactdoos
	Drievoudige wandcontactdoos
	Viervoudige wandcontactdoos
	380V wandcontactdoos
	230V aansluitpunt
	380V aansluitpunt
	Schakelaar met wandcontactdoos
	Reekschakelaar met wandcontactdoos
	Schakelaar
	Dimbare schakelaar
	Reekschakelaar
	Wijschakelaar
	Bewegingsmelder
	Ventilator
	Verplaatsbare stekker
	Verplaatsbare wandcontactdoos
	Transparante noodverlichting niet continu
	Transparante noodverlichting beneden
	Transparante noodverlichting boven
	Transparante noodverlichting rechts
	Transparante noodverlichting links
	Transparante noodverlichting beneden
	Transparante noodverlichting boven
	Transparante noodverlichting rechts
	Transparante noodverlichting links

Discipline: Elektro	Projekt:
Fase: Revisie	Werplaats: Midwolda
Type: Computer	
08-08-14 Get.NR. Gez.	Omschrijving:
28-03-19 Get.MK. Gez.	Plattegrond Elektrische installatie
Get.	Get.NR.
Tekeningnr:	Datum: 28-9-13
Schaal: 1:100	Schaal: 1:100
Formaat:	224106-200 A1
Borgtechniek b.v.	
Zeeftaan 33, 9672 BN Winschoten	