


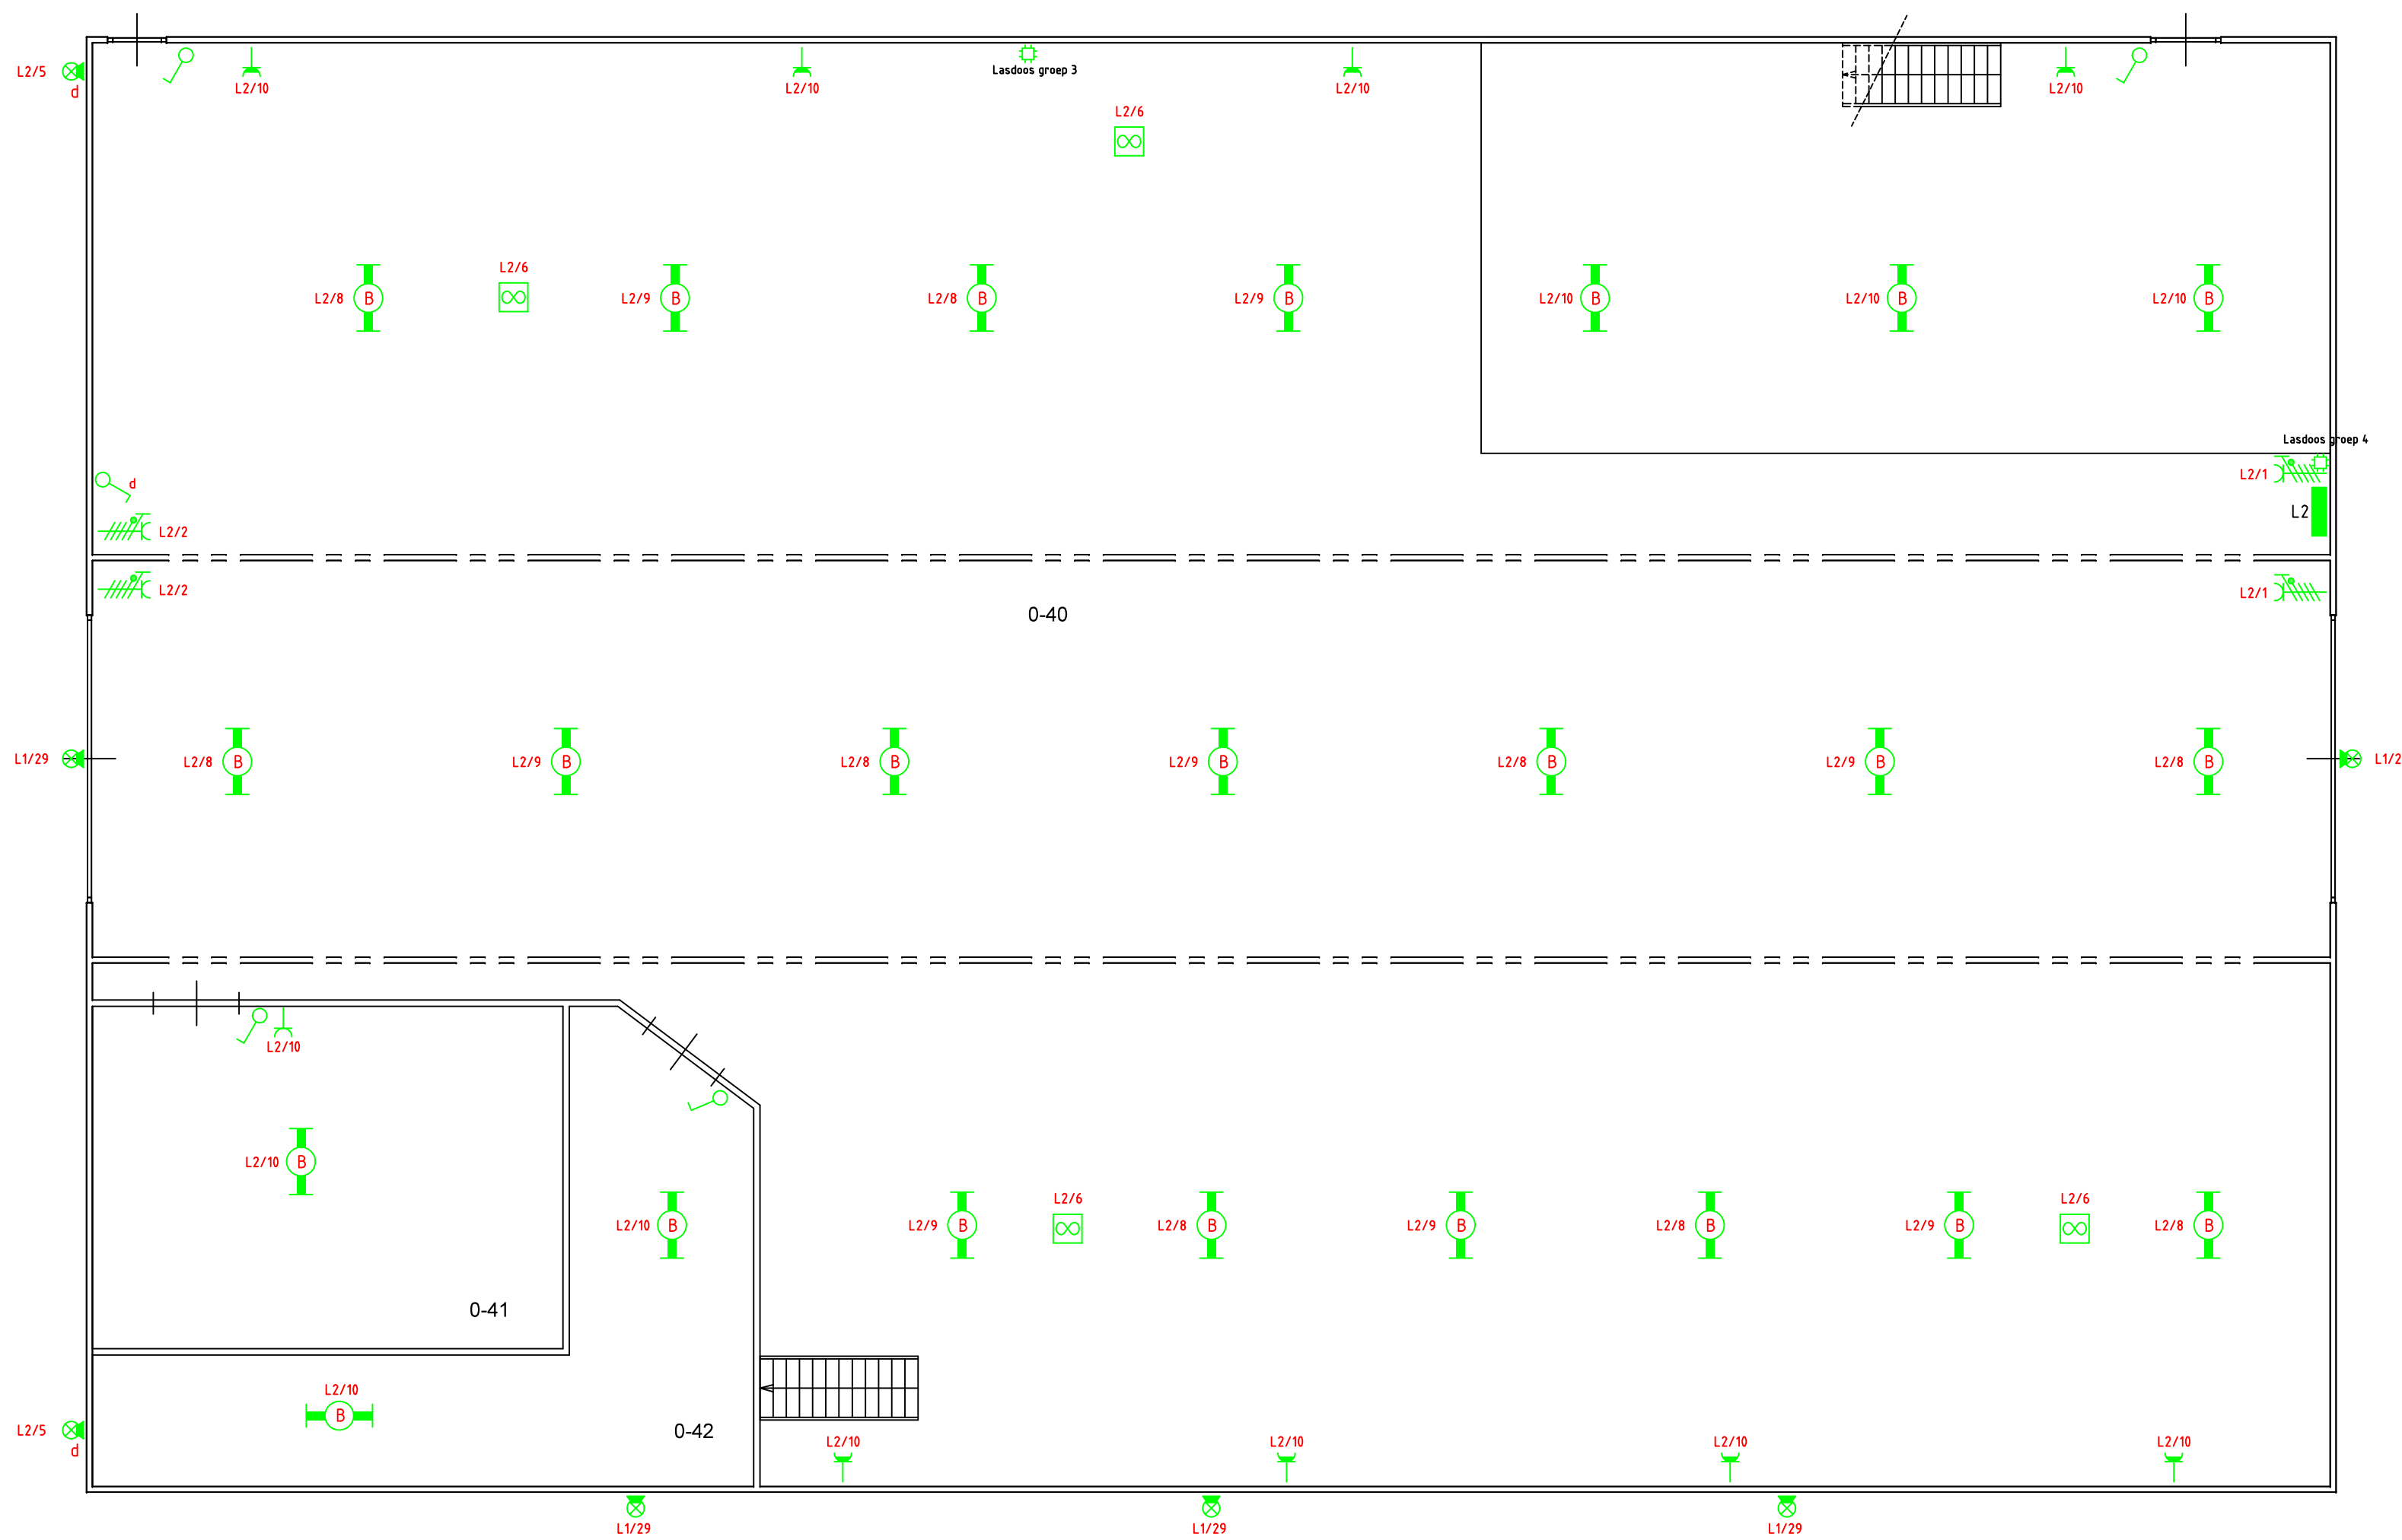

Legenda	
	Armatuur
	Armatuur wandmontage
	Armatuur wandmontage waterdicht
	Armatuur wandmontage waterdicht + PIR
	TL armatuur 2x36watt
	Eiwandvlig wandcontactdoos
	Tweevoudige wandcontactdoos
	Drievoudige wandcontactdoos
	Viervoudige wandcontactdoos
	380V wandcontactdoos
	230V aansluitpunt
	380V aansluitpunt
	Schakelaar met wandcontactdoos
	Serieschakelaar met wandcontactdoos
	Schakelaar
	Dimbare schakelaar
	Serieschakelaar
	Wisselschakelaar
	Bewegingsmelder
	Ventilator
	Verplaatsbare stekker
	Verplaatsbare wandcontactdoos
	Transparante noodverlichting niet continu
	Transparante noodverlichting beneden
	Transparante noodverlichting boven
	Transparante noodverlichting rechts
	Transparante noodverlichting links
	Transparante noodverlichting beneden
	Transparante noodverlichting boven
	Transparante noodverlichting rechts
	Transparante noodverlichting links

Project:		Discipline:	
Werkplaats Winschoten		Fase: Revisie	
Omschrijving:		Type: (Computer)	
Plattegrond Elektrische Installatie Begane Grond		09-09-19	Get.NR. Gez.
Werkplaatsen en stalling rollend materiaal		21-11-19	Get.NR. Gez.
Get.NR.		20-07-22	Get.NR. Gez.
Datum: 15-10-13		Schaal: 1:100	Tekeningnr:
Borgtechniek b.v.		190011-200	
Zeeftaan 33, 9672 BN Winschoten		A0	