


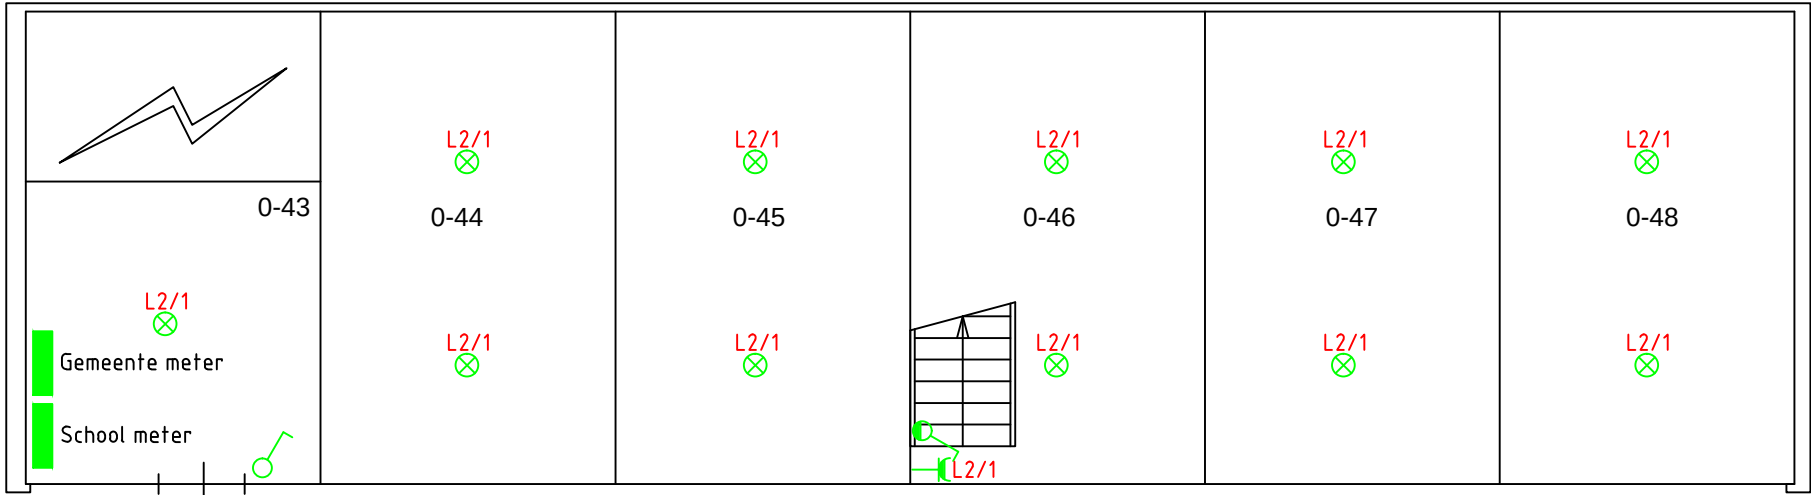

Legenda	
	Armatuur
	Armatuur wandmontage
	Armatuur wandmontage waterdicht
	Armatuur wandmontage waterdicht + PIR
	TL armatuur 2x36watt
	TL armatuur 2x58watt
	Enkelvoudig wandcontactdoos
	Tweevoudige wandcontactdoos
	Drievoudige wandcontactdoos
	Viervoudige wandcontactdoos
	380V wandcontactdoos
	230V aansluitpunt
	380V aansluitpunt
	Schakelaar met wandcontactdoos
	Serieschakelaar met wandcontactdoos
	Schakelaar
	Dimbare schakelaar
	Serieschakelaar
	Wisselschakelaar
	Bewegingsmelder
	Ventilator
	Verplaatsbare stekker
	Verplaatsbare wandcontactdoos
	Transparante noodverlichting niet continu
	Transparante noodverlichting beneden
	Transparante noodverlichting beneden

Projekt: Werkplaats Winschoten	Discipline:	
	Fase: Revisie	
	Type: (C)omputer	
Omschrijving: Plattegrond Elektrisch Installatie Begane Grond Houtloods	Get.	Gez.
	Get.	Gez.
	Get.	Gez.
Get:NR	Datum:16-10-13	Schaal:1:100
Tekeningnr:		Forma
1900011-201A3		

Borgtechniek b.v.
Zeefbaan 33, 9672 BN Winschoten