 
 

 


RENVODI


 Buiten scope

LEGENDA

-  Armatuur vervangen volgens armaturen vervangingslijst
-  Armatuur demonteren
-  Armatuur permanent uitschakelen
-  Armatuur reeds LED niet vervangen


OPMERKINGEN

- Deze tekening is opgesteld op basis van bouwkundige onderleggers zoals aangeleverd door de opdrachtgever. De aangeleverde onderleggers zijn niet gecontroleerd op juistheid of volledigheid.

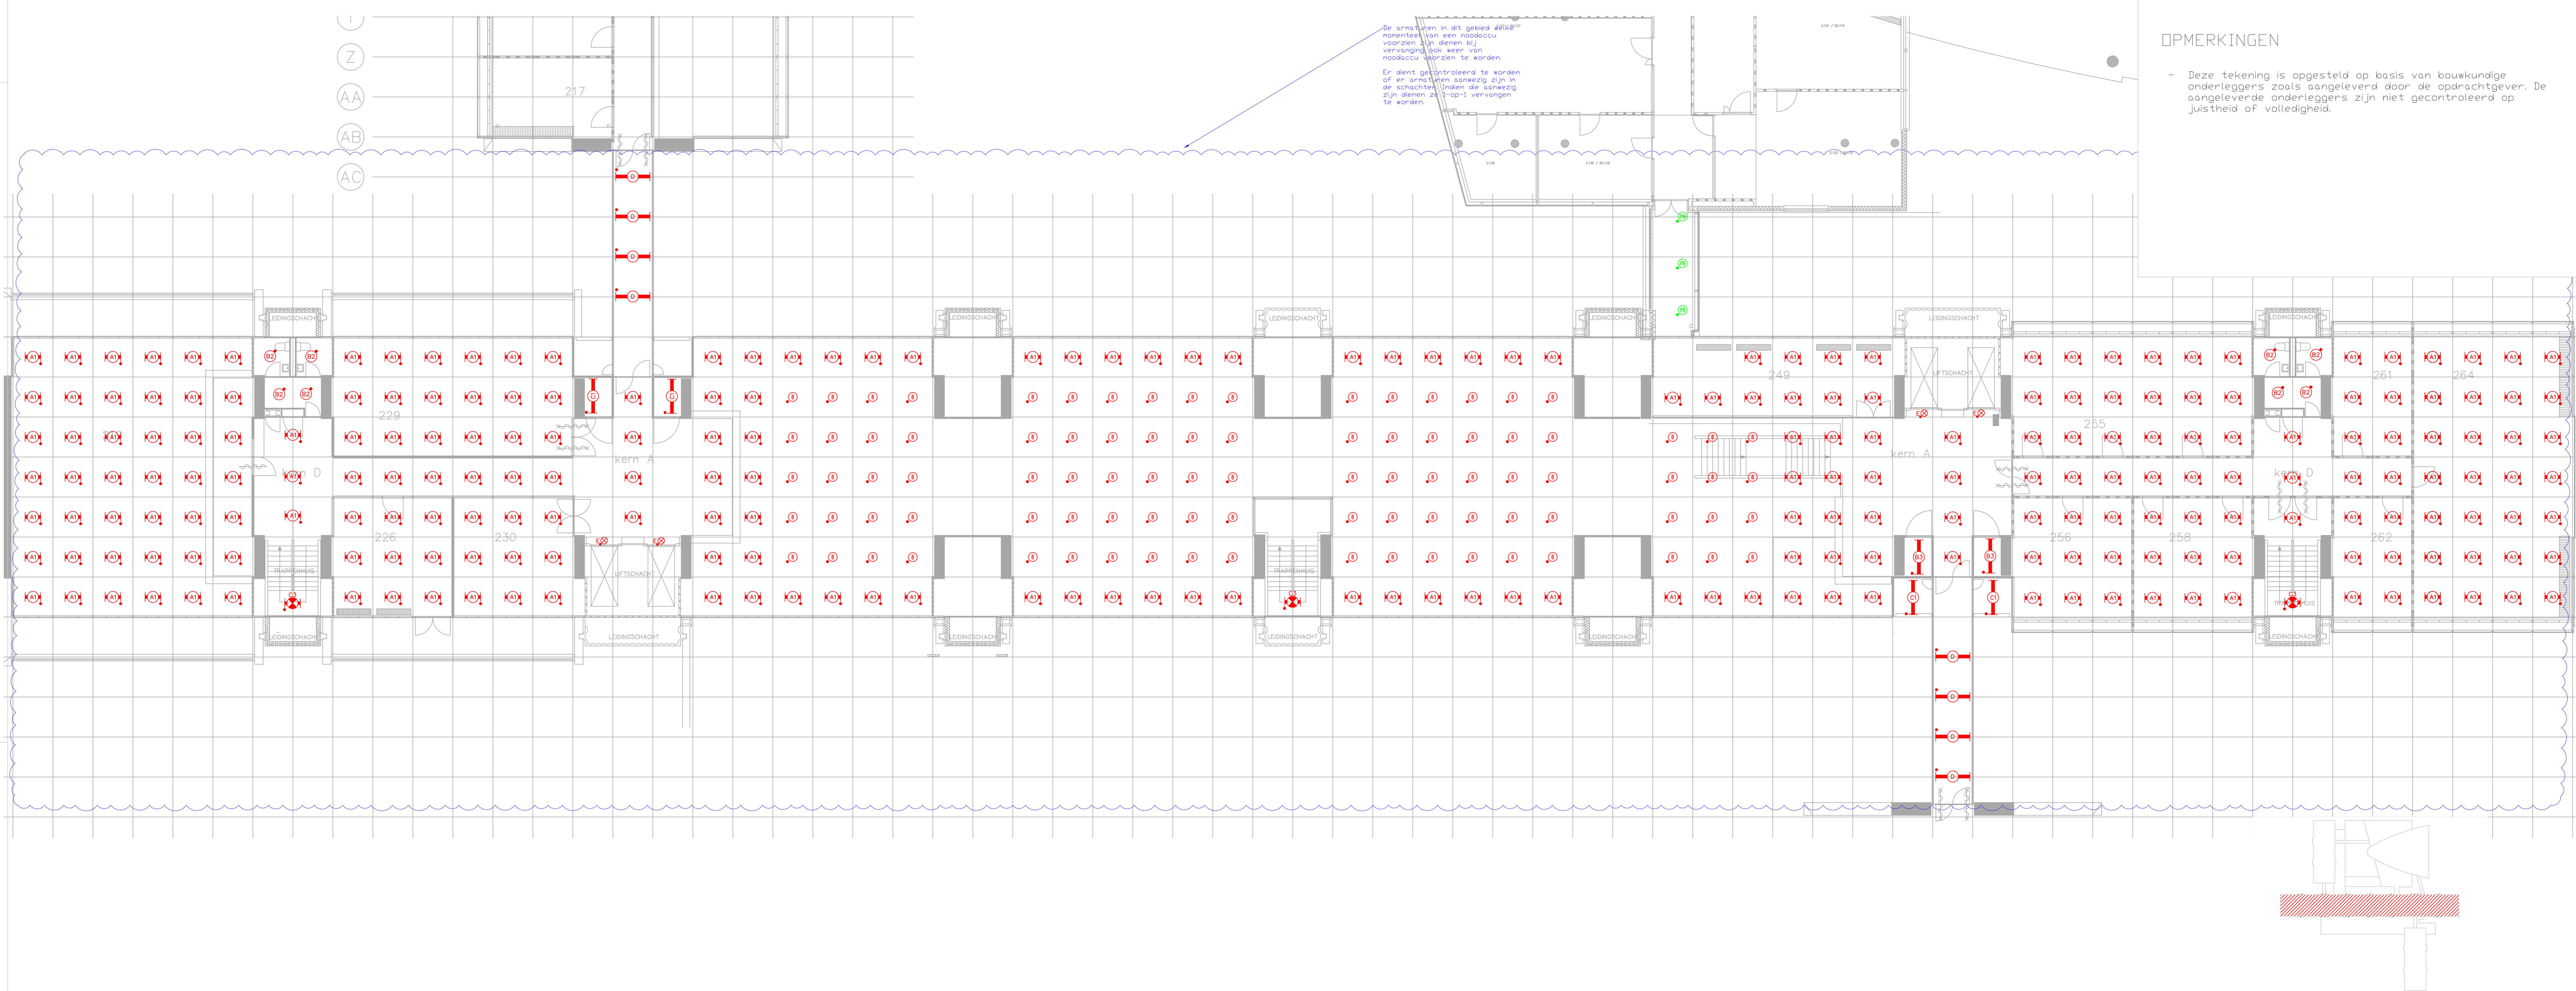

Opdrachtgever: **Rijksvastgoedbedrijf**
 Ministerie van Volkshuisvesting en Ruimtelijke Ordening
 Architect: -

Postbus 16169
2500 BD Den Haag
T
F

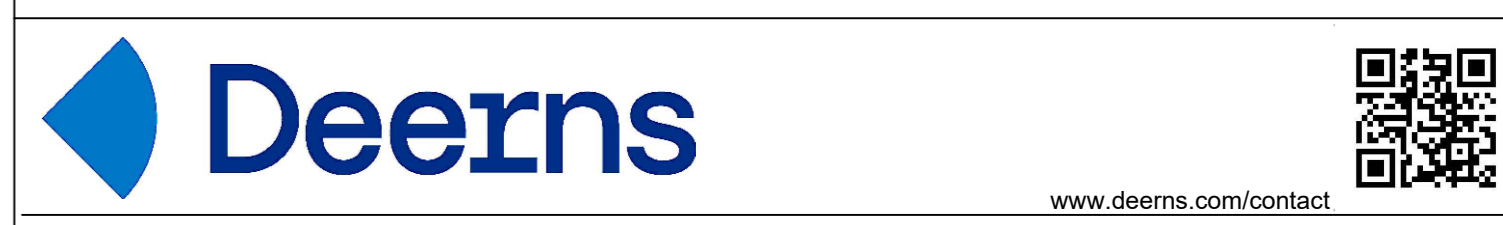

Smedinghuis Lelystad
 Vervanging verlichtingsinstallatie

ELEKTROTECHNISCHE INSTALLATIES
 Verlichtingsinstallatie
 Plattegrond
 Noord en Zuid - Verdieping 2

SCHAAL 1:100	FORMAAT A0	DATE 15-01-2026	GETEKEND Rm1	REVISIE	WUZ-DATUM
WERKNUMMER RNL150 07352 0300	GECONTR. Lba	GEZEEN Eln	GEZEEN		
BESTANDSNAAM 07352_NLD_6300_FLP_NZ_02_NS_-_20260115			BLADNUMMER 07352_NLD_6300_FLP_NZ_02_NS_...		